


REFERENCIAS SEGÚN IT 05 D.N.B.

PROTECCIÓN ACTIVA FUA SISTEMA DE HIDRANTES	REGISTRO HIDRANTE / BOCA DE INCENDIO EXTERIOR (BIEx)	
	ACCIONADOR DE BOMBA DE INCENDIO (BOTONERA TIPO ARRANQUE-PARE)	
	BOMBA DE INCENDIO	
	RESERVA DE INCENDIO	
	BOCA DE INCENDIO EQUIPADA (BIE) H=1 a 1.5m	

NIVEL	PLANTA BAJA	
	CANT.	OBS.
EXTINTORES		
ABC 4KG	8	
ABC 8KG	5	
CO2 3.5KG	-	
SEÑALIZACION		
SALIDA DE EMER.	2	
SALIDA LUMINOSO	8	CON O SIN FLECHA
CARTEL EXTINTOR	13	
BOCA DE INCENDIO	2	
LUMINARIA DE EMER.	15	
DETECCION		
DETEC. DE HUMO	41	INCLUYE ENTRE CIELOFRASO
DETEC. TERMICO	-	
SIRENA CIESTROBO	2	
PULSADOR	2	
HIDRAULICA		
BOCAS DE INC.	2	

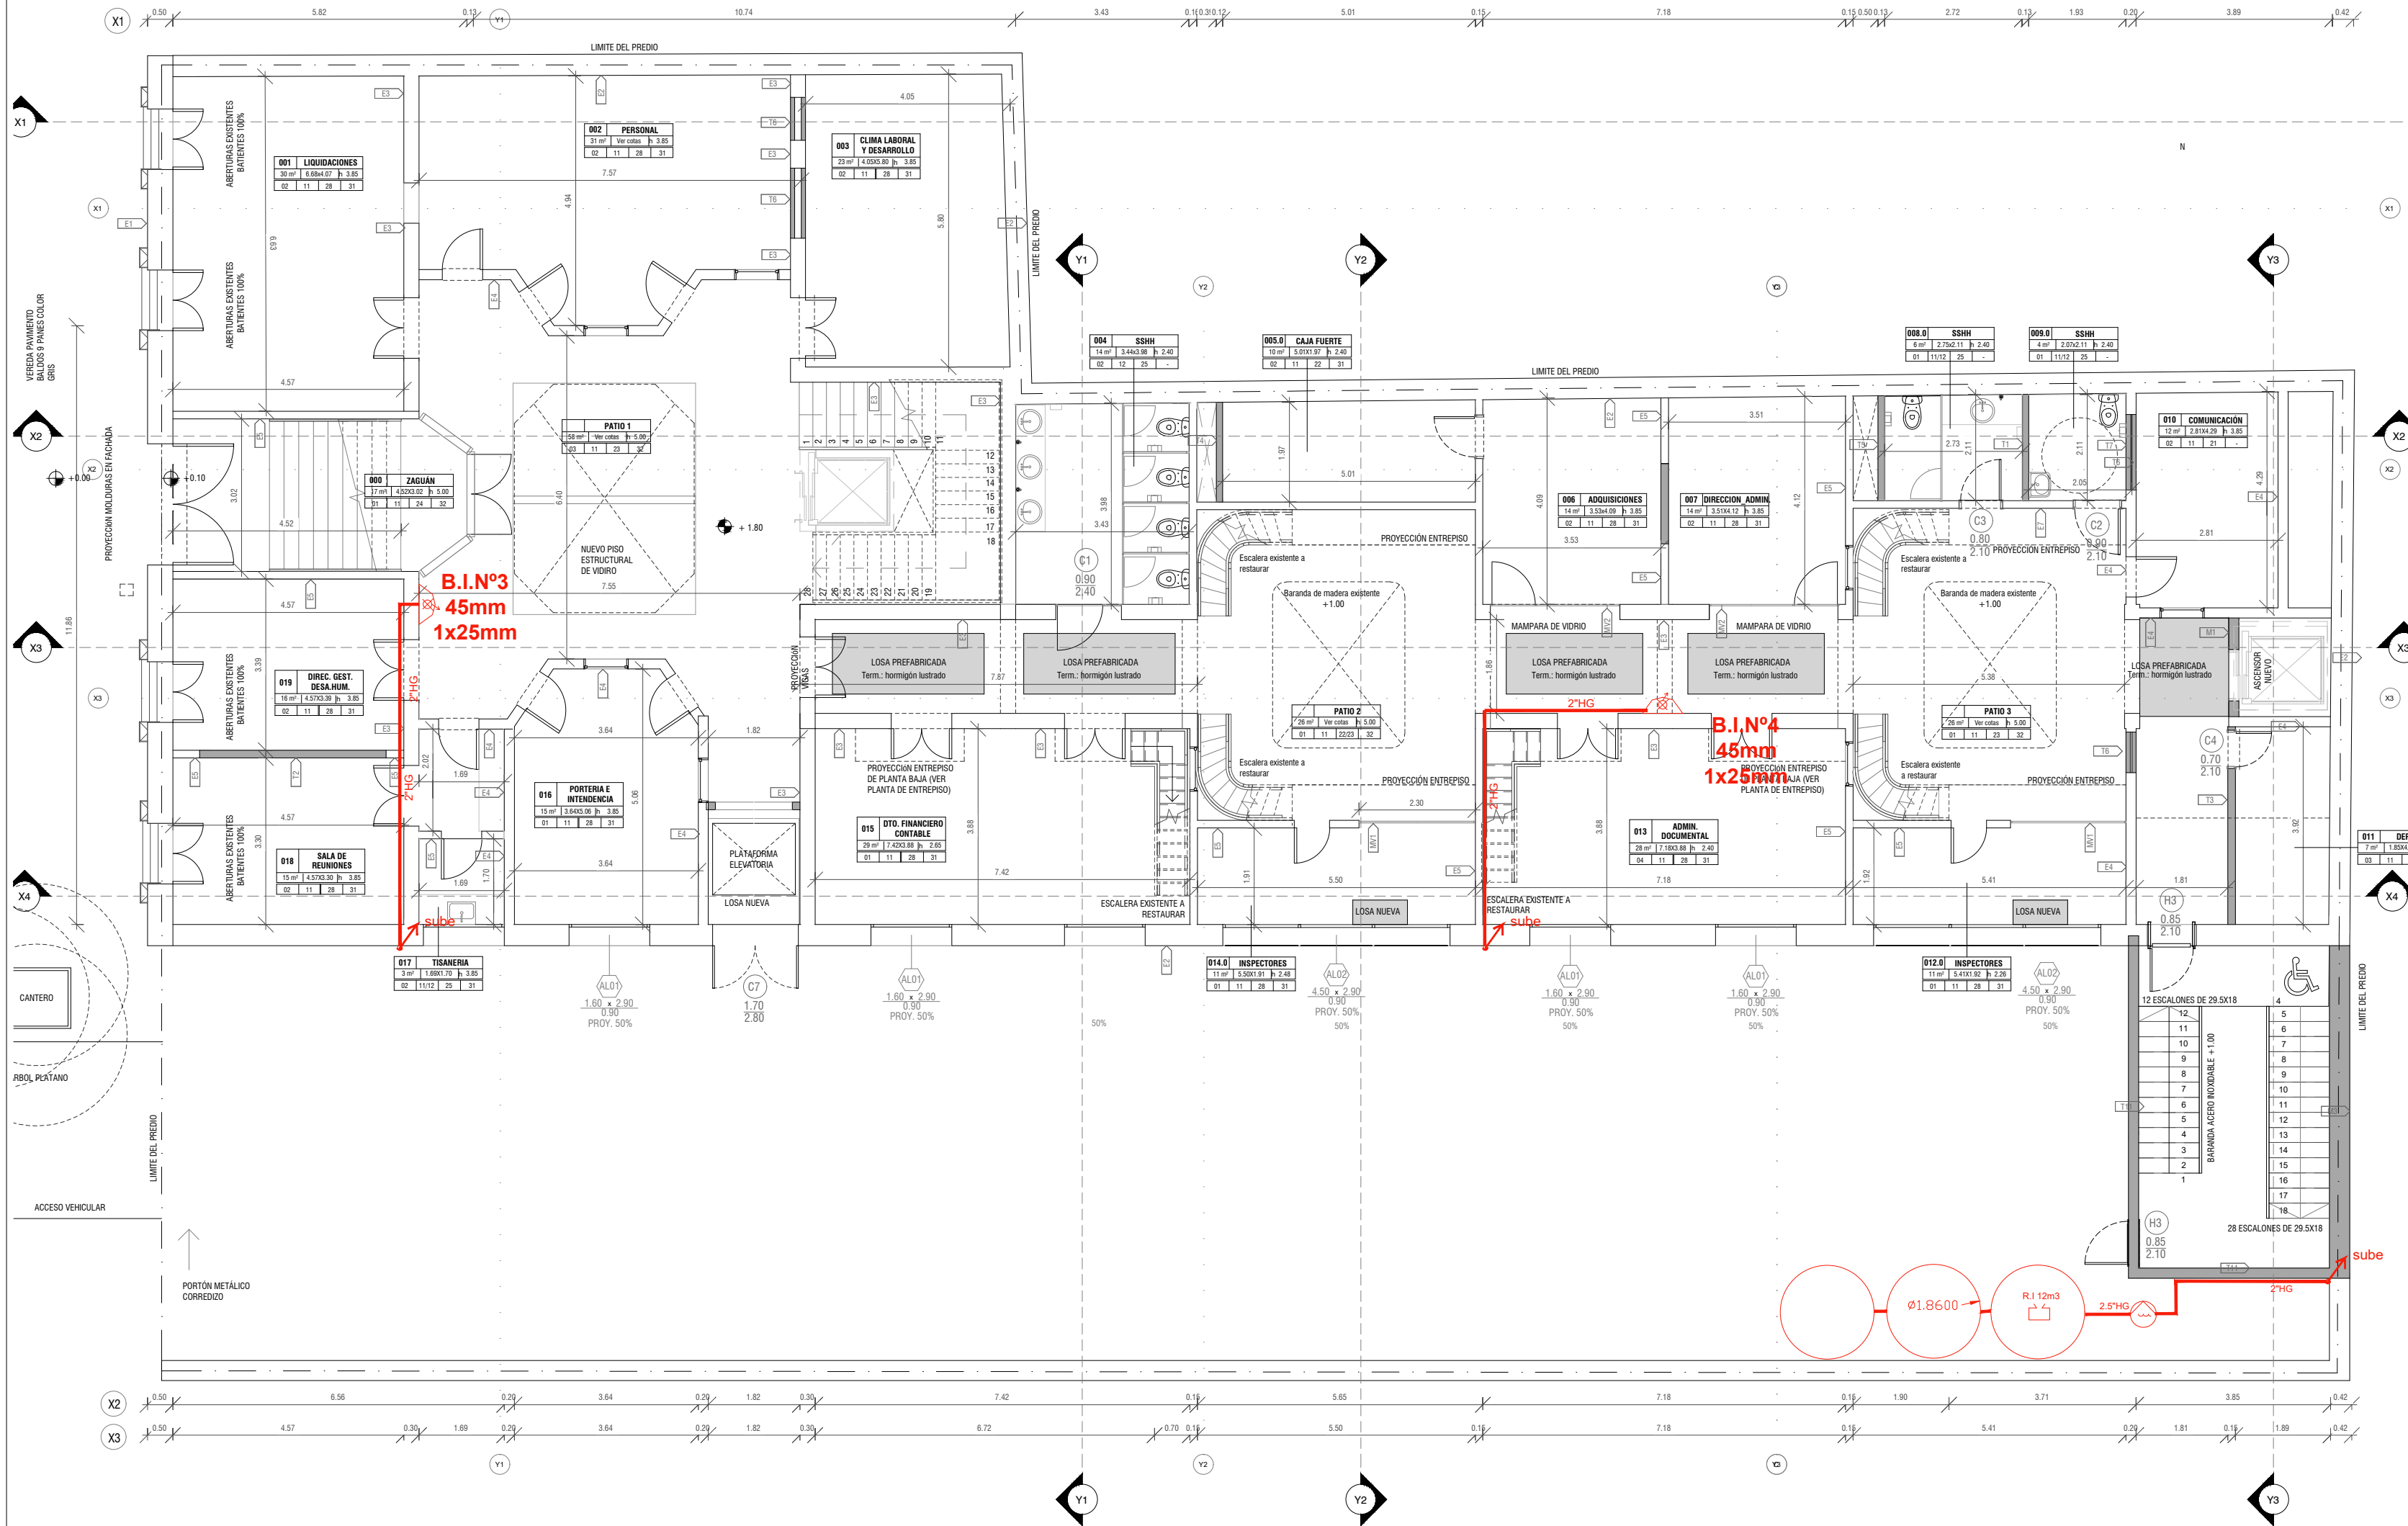

REFERENCIAS

Nº	NOMBRE LOCAL	0.1	0.2	0.3
m2	Dim.	Altura		
0.1	1.0	2.0	3.0	
0.1. Cielorrasos				
1.1. Paramento				
2.1. Pavimento				
3.1. Zócalo				
0.1 Original a recuperar_pintura y molduras altura: 5m				
0.2 Placas de Yeso desmontable tipo Armstrong 60x60 de fibra natural				
0.3 Piso estructural de Vidrio				
2.1 Original a recuperar_Pintotes + plastificado				
2.2 Original a Recuperar_Cerámico con diseños				
2.3 Hormigón visto lileado y pulido				
2.4 Original a Recuperar_Mármoles con diseños				
2.5 Porcelanato PEI grado IV, 60x60				
2.6 Piso estructural de Vidrio				
2.7 Losetones de hormigón 60x60 sobre empalmado				
3.1 Zócalo de Pino color blanco altura: 7cm				
3.2 Original a Recuperar_zócalo de Mármol				
3.3 Porcelanato PEI grado IV altura: 7cm				
3.4 Aluminio natural anodizado				
1.1 Pintura + enduido ó revoque (segun sea necesario) hasta nivel de cenefa/cielorraso.				
1.2 Cerámico color blanco 60x30cm_altura: 2.10m				



PROYECTO

SHEET NAME		SENADA	
RUBRO	INCENDIO HIDRAULICA	SHEET NUMBER	IH02
DIRECCIÓN	Soriano 882	FECHA	16/06/2021
ESCALA	1 : 100		
ARCHIVO	Checker		
REVISIÓN			
OFICINA DE PROYECTOS DE ARQUITECTURA			