


REFERENCIAS Y NOTAS


CAÑERIAS DE DESAGÜE

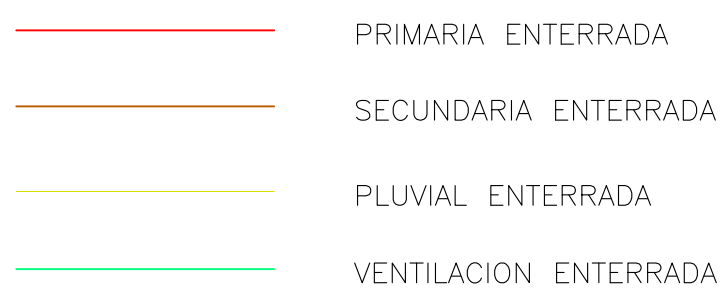

CAMARAS DE INSPECCION

NOMBRE CAMARA	5	CI 60x60	SECCION
		CT: -6,65	COTA
		Cze: -7,29	TAPA
		Czs: -7,32	ZAMPEADO ENTRADA
		Prof: 0.67	ZAMPEADO SALIDA
			PROFUNDIDAD

CAÑERIAS DE ABASTECIMIENTO E INCENDIO

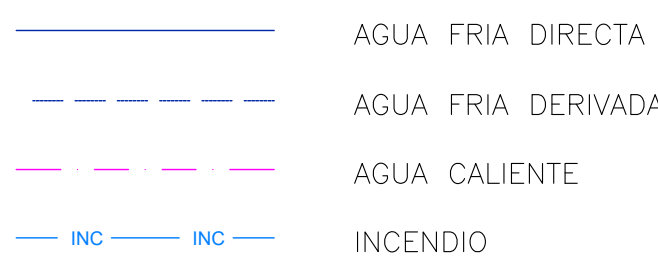

- 1) TODAS LAS TUBERIAS DE ABASTECIMIENTO DE AGUA FRIA Y CALIENTE EN POLIPROPILENO DEGRADADO AL RANDOM (PPR) SERAN CON UNION TERMOSUFICIENTE Y CUMPLIRAN CON LA NORMA UNIT 799.
- 2) LAS LLAVES DE PASO SERAN DE IGUAL DIAMETRO QUE LA CARNERA QUE CIERRA.
- 3) LAS TUBERIAS DE AGUA FRIA DE DIAMETRO IGUAL O MENOR A 32 SERAN EN PPR SERIE 3,2, 4065-1996, AL IGUAL QUE TODAS LAS TUBERIAS DE AGUA CALIENTE.
- 4) LAS TUBERIAS DE AGUA FRIA DE DIAMETRO MAYOR A 32 SERAN DE PPR SERIE 5,0, SEGUN LO INDICADO EN LA NORMA ISO 4065-1996
- 5) LAS CARNERAS Y ACCESORIOS EXPUESTAS A LA CORROSION DEBERAN SER DE MATERIALES METALICOS.

REFERENCIAS PARA ABREVIACIONES

MI	MONITORIO
IP	INOODRO PEDESTAL
Bt	BIDET
Ls	LAVATORIO
Du	DUCHA
Ba	BANERA
PC	PILETA DE COCINA
BS	BOCA DE INCENDIO EQUIPAD
CI	INTERCEPTOR DE GRASA
CS	CAJA SIFONADA
PBT	PILETA DE PAPIO TAPADA
BOD	BOCA DE DESAQUE TAPADA
BA	BOCA DE DESAQUE ABIERTA
CI	INTERCEPTOR DE GRASA
CA	CAMARA DE INSPECCION
RA	REJILLA DE ASPIRACION
TI	TAPA DE INSPECCION
AL	ALUMINIO DE PROTECCION
VAA	VALVULA ADMISION DE AIRE
LXP	LLAVE DE PASO
AG	AGUA FRIA
AC	AGUA CALIENTE
RET	RETORNO AC
PPR	POLIPROPILENO RANDOM
GH	HIERRO GALVANIZADO
PVC	POLICLORURO DE VINILO
PS	PROPILENO SANITARIO
CT	COTA DE TERRENO O TAPA
CZ	COTA DE ACERCO
P	PENDIENTE
CON	CONCRETO



MARTIN BERTOCCHI

Matias Alvarez 3836 Ap 1403
Montevideo - Uruguay
T. 2337 59 54
C. 094 64 25 77
mb@ingenieromb.com
www.ingenieromb.com

REVISION	DESCRIPCION	FECHA	APROBADO

COMPONENTE PLANTA FISICA		LAMINA
AREA DE PROYECTOS		L47
OBRA	ESCUELA 224 ROGER BALET MONTEVIDEO	TIPOS S06
DESCRIPTION	PLANTA - ABASTECIMIENTO E INCENDIO	FECHA 2020
		ESCALA 1/100

ARCHIVO	-
COORD. PLANTA FISICA ARQ. MERCEDES VAZQUEZ	CO COORDINADORA DE PROYECTO ARQ. LUCIA LOMBARDI
PROYECTISTA ING. MARTIN BERTOCCHI	COLABORADORA

PLANTA BAJA
ESCALA 1:100