




CORTE F=F esc: 1/100

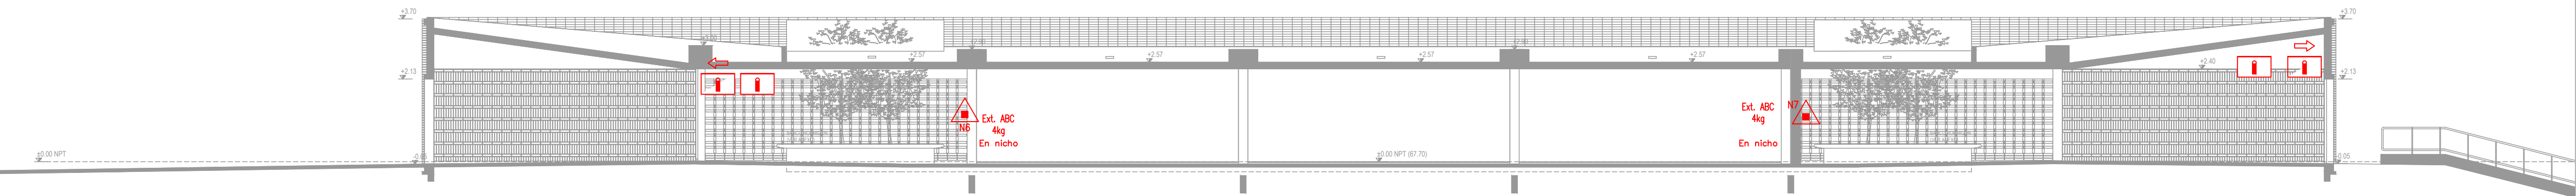

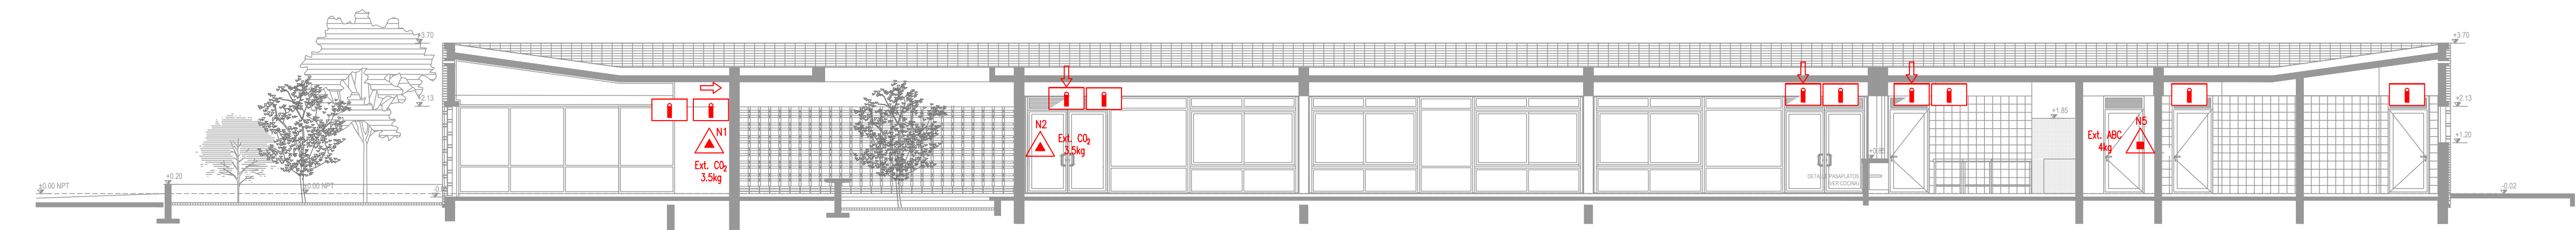





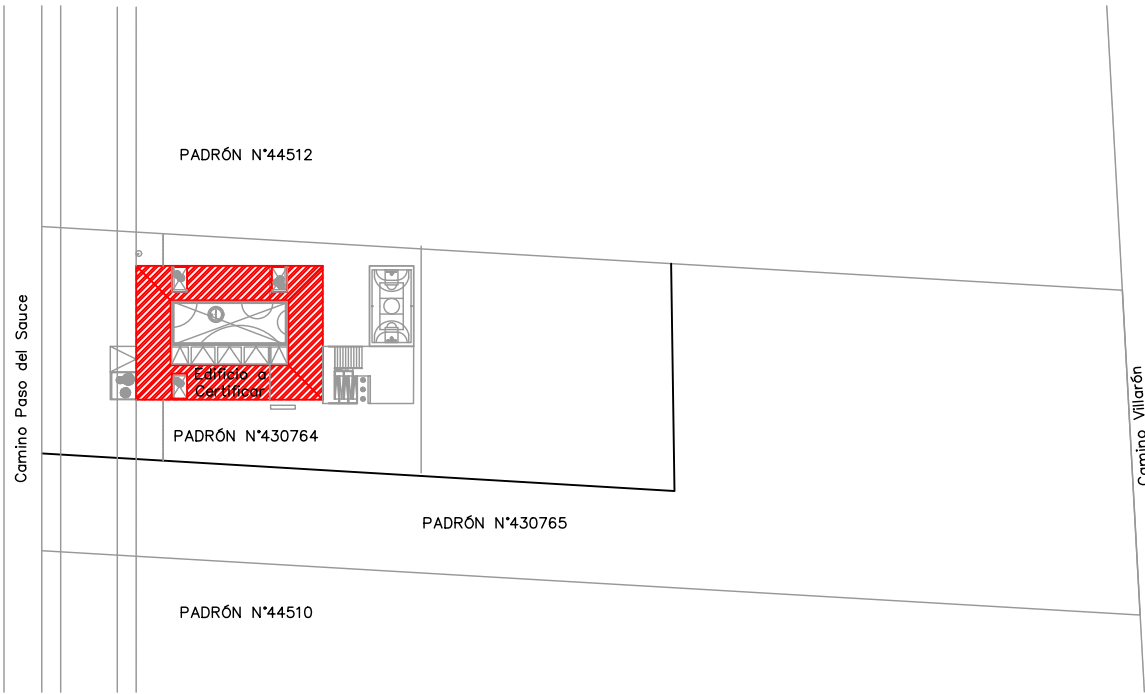




CORTE E-E esc: 1/100



CORTE H-H esc: 1/100



PLANTA DE UBICACIÓN  
esc: 1/2000

REFERENCIA EN PLANO – MEDIDAS DE PROTECCION CONTRA INCENDIO					
 <b>SALIDA</b>	 <b>CARTEL DE SALIDA LUMINISCENTE</b>	 <b>Ext. ABC 4kg</b>	 <b>Ext. CO<sub>2</sub> 3.5kg</b>	 <b>Ext. K 6Lts</b>	 <b>10°</b>
 <b>EXTINTOR</b>	 <b>BOCA DE INCENDIO</b>	 <b>SEÑALIZACION DE MEDIDAS</b> (EXTINTORES, BOCA DE INCENDIO, PROHIBIDO FUMAR, PULSADOR DE ALARMA)	 <b>ILUMINACION DE EMERGENCIA</b>	 <b>PUNTO DE ENCUENTRO</b>	

SEÑALIZACIÓN EN PLANTA DEL SISTEMA DE EVACUACIÓN POR SALIDA	
 <b>S1</b>	IDENTIFICACIÓN DE NÚMERO DE SALIDA EN PLANTA

ÁREA DE LA EDIFICACIÓN: 708,6 m<sup>2</sup>  
ÁREA DE RIESGO: 298,10 m<sup>2</sup>  
ÁREA DE CÁLCULO: 1006,8 m<sup>2</sup>

GRUPO E  
E1 CENTRO DE ESTUDIOS EN GENERAL  
CARGA DE FUEGO X IT12 300 MJ/m<sup>2</sup>

POR TABLA V CLASIFICACIÓN POR DESTINO:

- \* ACCESO DE VEHÍCULOS DE EMERGENCIA A LA EDIFICACIÓN
- \* SEGURIDAD ESTRUCTURAL CONTRA INCENDIOS
- \* CONTROL DE MATERIALES Y REVESTIMIENTOS
- \* SALIDAS DE EMERGENCIA
- \* PLAN DE EVACUACIÓN

- \* CAPACITACIÓN DE INCENDIO
- \* ILUMINACIÓN DE EMERGENCIA
- \* DETECCIÓN DE INCENDIO
- \* ALARMA DE INCENDIO
- \* SEÑALIZACIÓN DE EMERGENCIA
- \* EXTINTORES
- \* BOCAS DE INCENDIO

A.N.E.P		P.A.E.P.U	
COMPONENTE PLANTA FISICA AREA DE PROYECTOS			
OBRA	ESCUELA 224 ROGER BALET MONTEVIDEO		LAMINA L68  TIPOS B02
DESCRIPCION PLANTA DNB MEDIDAS PASIVAS			FECHA 2021 ESCALA 1/100
ARCHIVO	-		
COORD. PLANTA FISICA ARQ. M. VAZQUEZ		CO-COORDINADORA DE PROYECTO ARQ. LUCIA LOMBARDI	
PROYECTISTA ARQ. LUCIA LOMBARDI / ARQ. NATALIE CORDERO		ASESOR DNB ARQ. VERÓNICA SUÁREZ	