



SECTOR A INTERVENIR

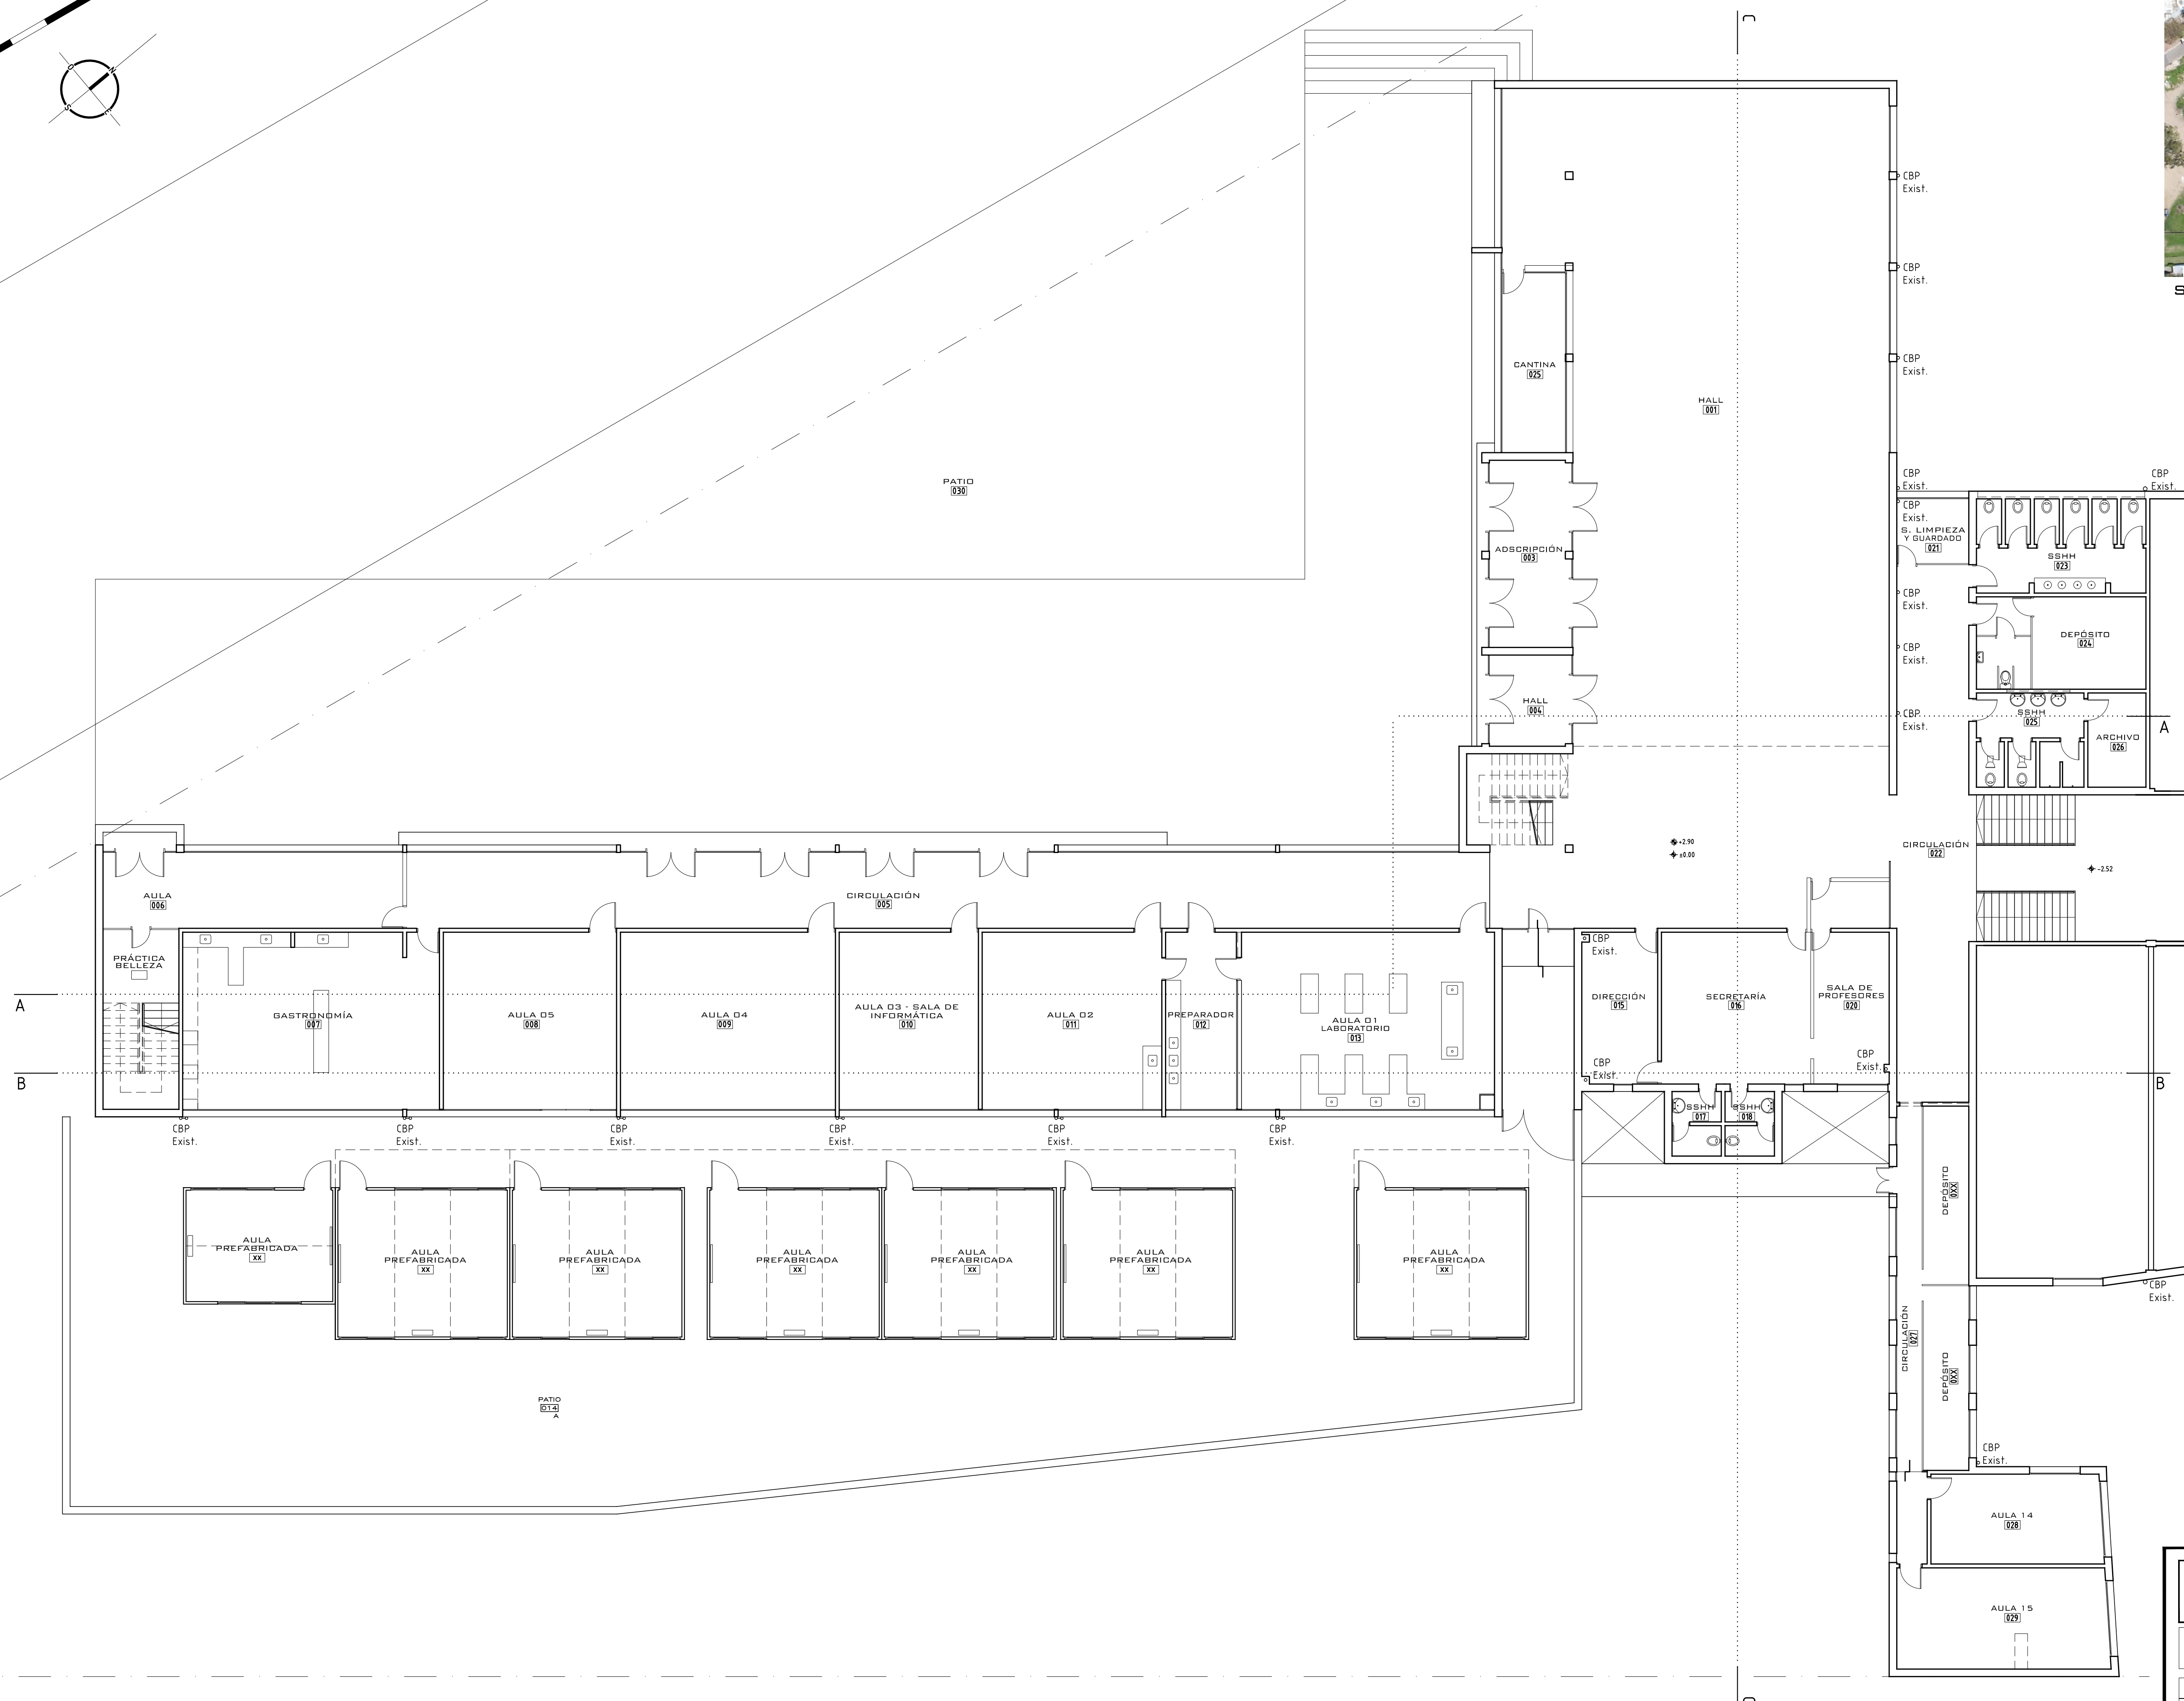

PLANTA BAJA
ESCALA 1/125

| | | |
|---|---|---|
|  | ÁREA DE PROYECTOS DIRECCIÓN SECTORIAL DE INFRAESTRUCTURA <u>CONSEJO DIRECTIVO CENTRAL</u> | |
| | ORIGEN: ESCUELA TÉCNICA CANELONES CALLE: Calle José Enrique Rodó 608 | LOCALIDAD: CANELONES DEPARTAMENTO: CANELONES |
| PLANO DE: <div style="text-align: center;"> ALBANILERÍA PLANTA BAJA </div> | LÁMINA No: <div style="text-align: center;"> 03 </div> | |
| ARQUITECTO: ERNESTO MARTÍNEZ PUONZO | FIRMA: | |
| AYTE DE ARQUITO: ROSSANA GONZÁLEZ | FIRMA: | |
| TÉCNICO: | FIRMA: | |
| DESUJANTE: | FIRMA: | |