




PLANTA BAJA
escala 1:100

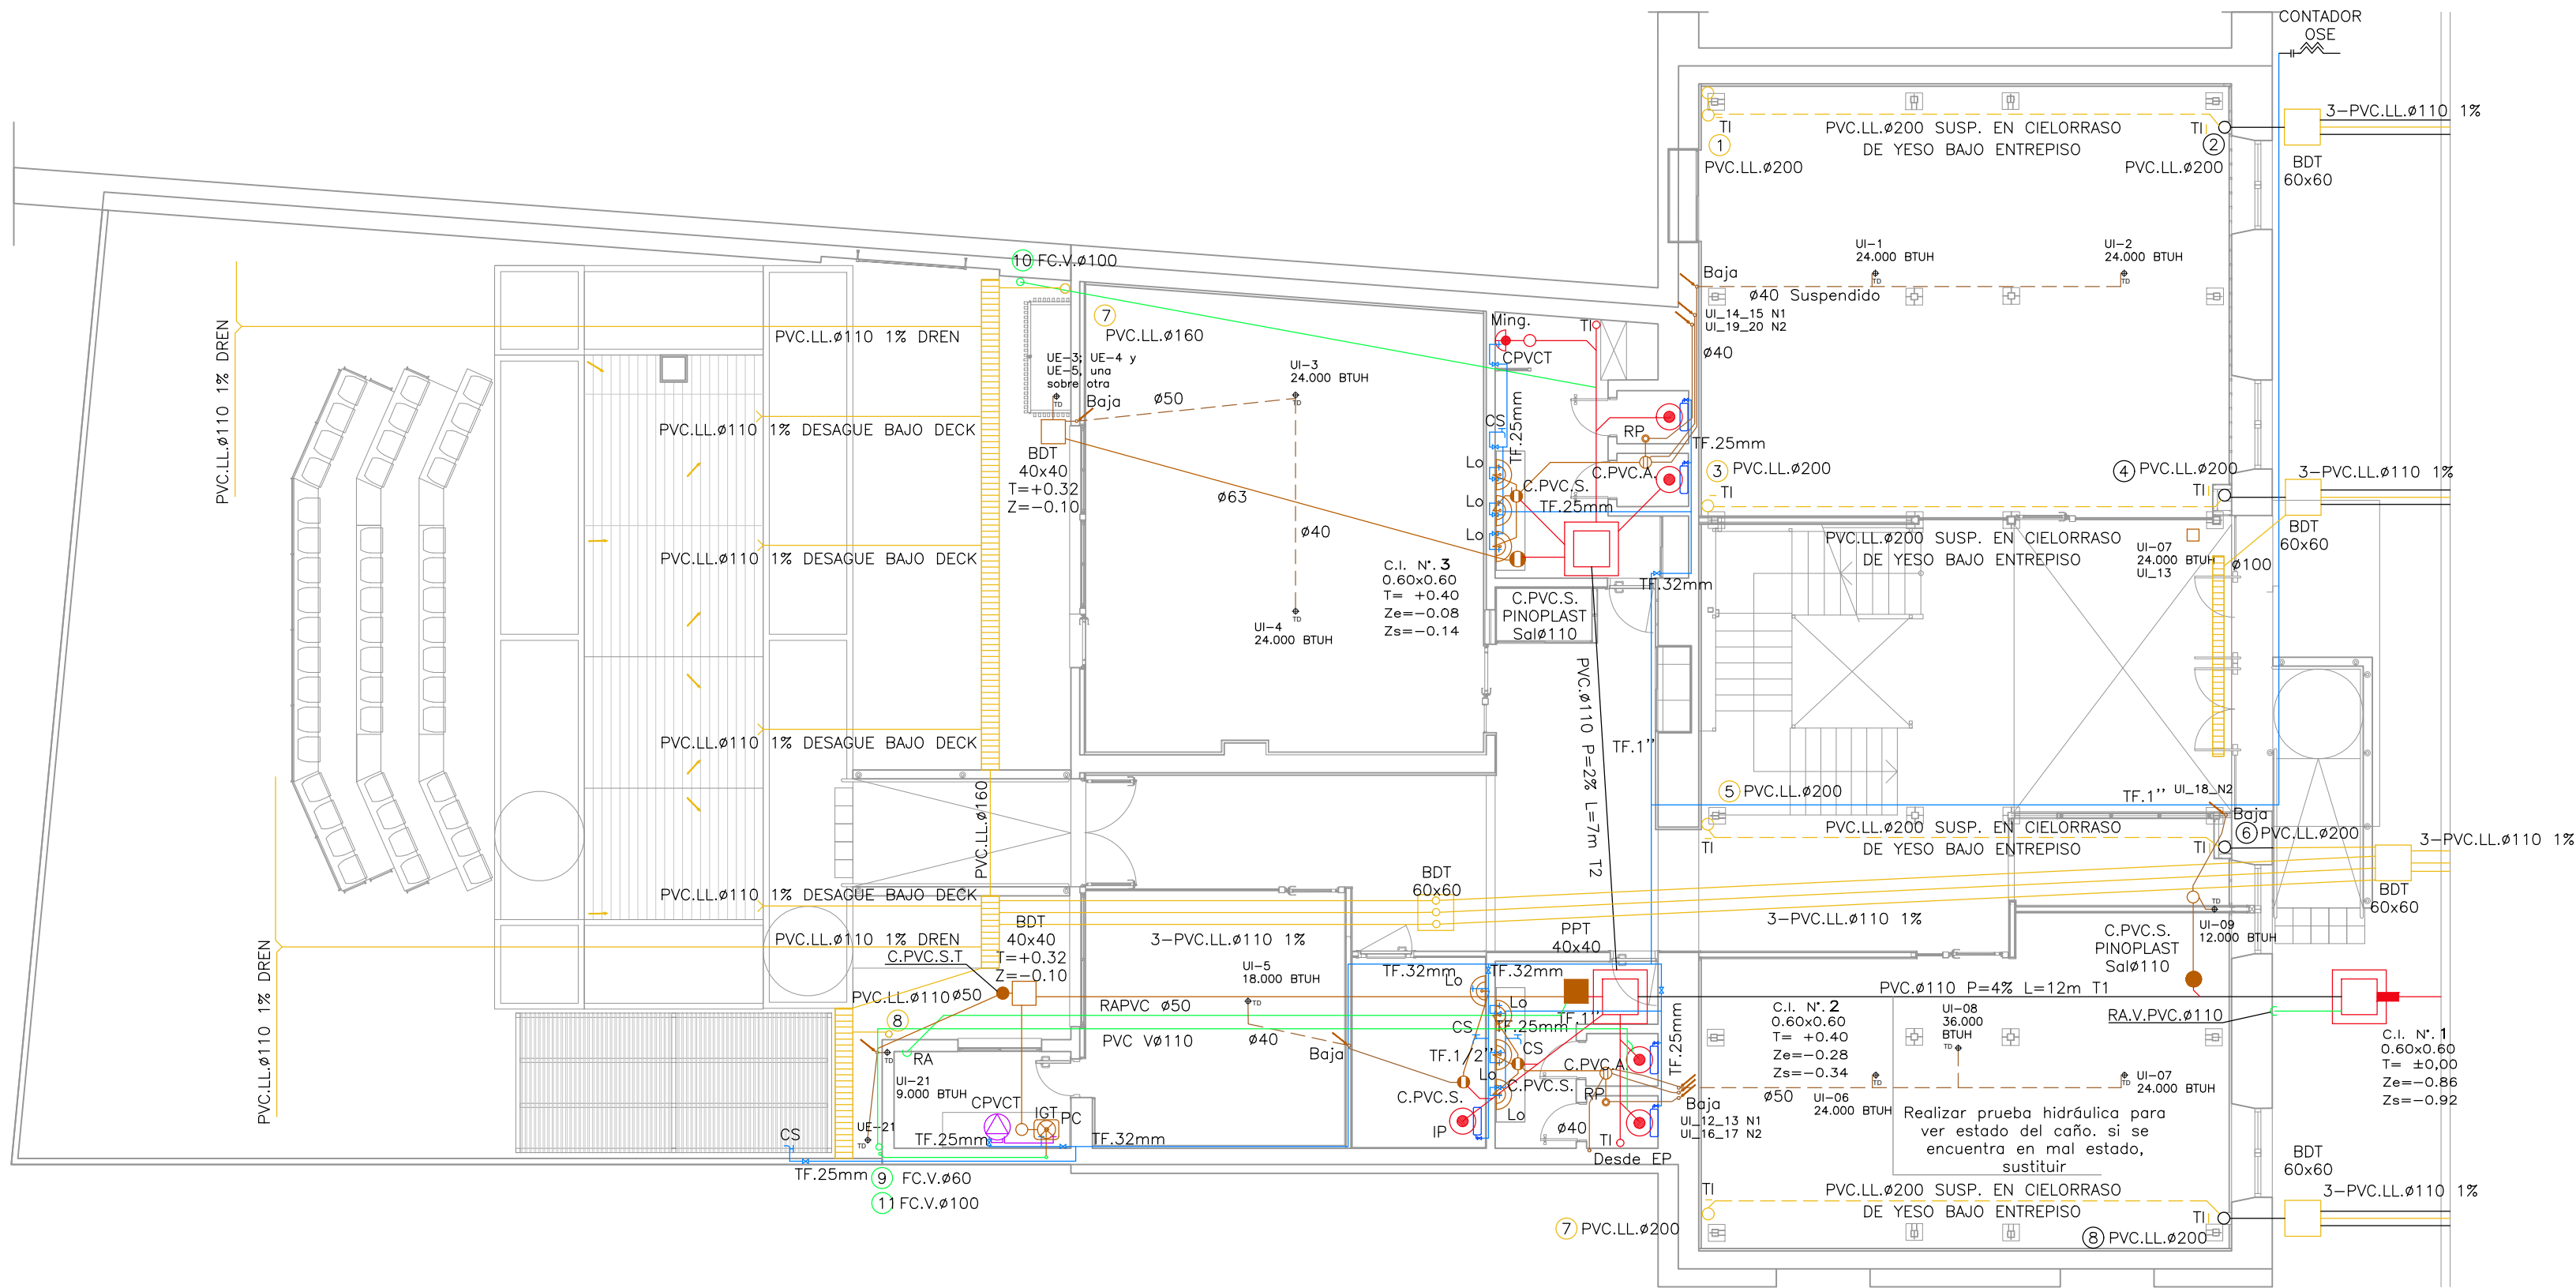


PLANTA DE TECHOS
escala 1:100

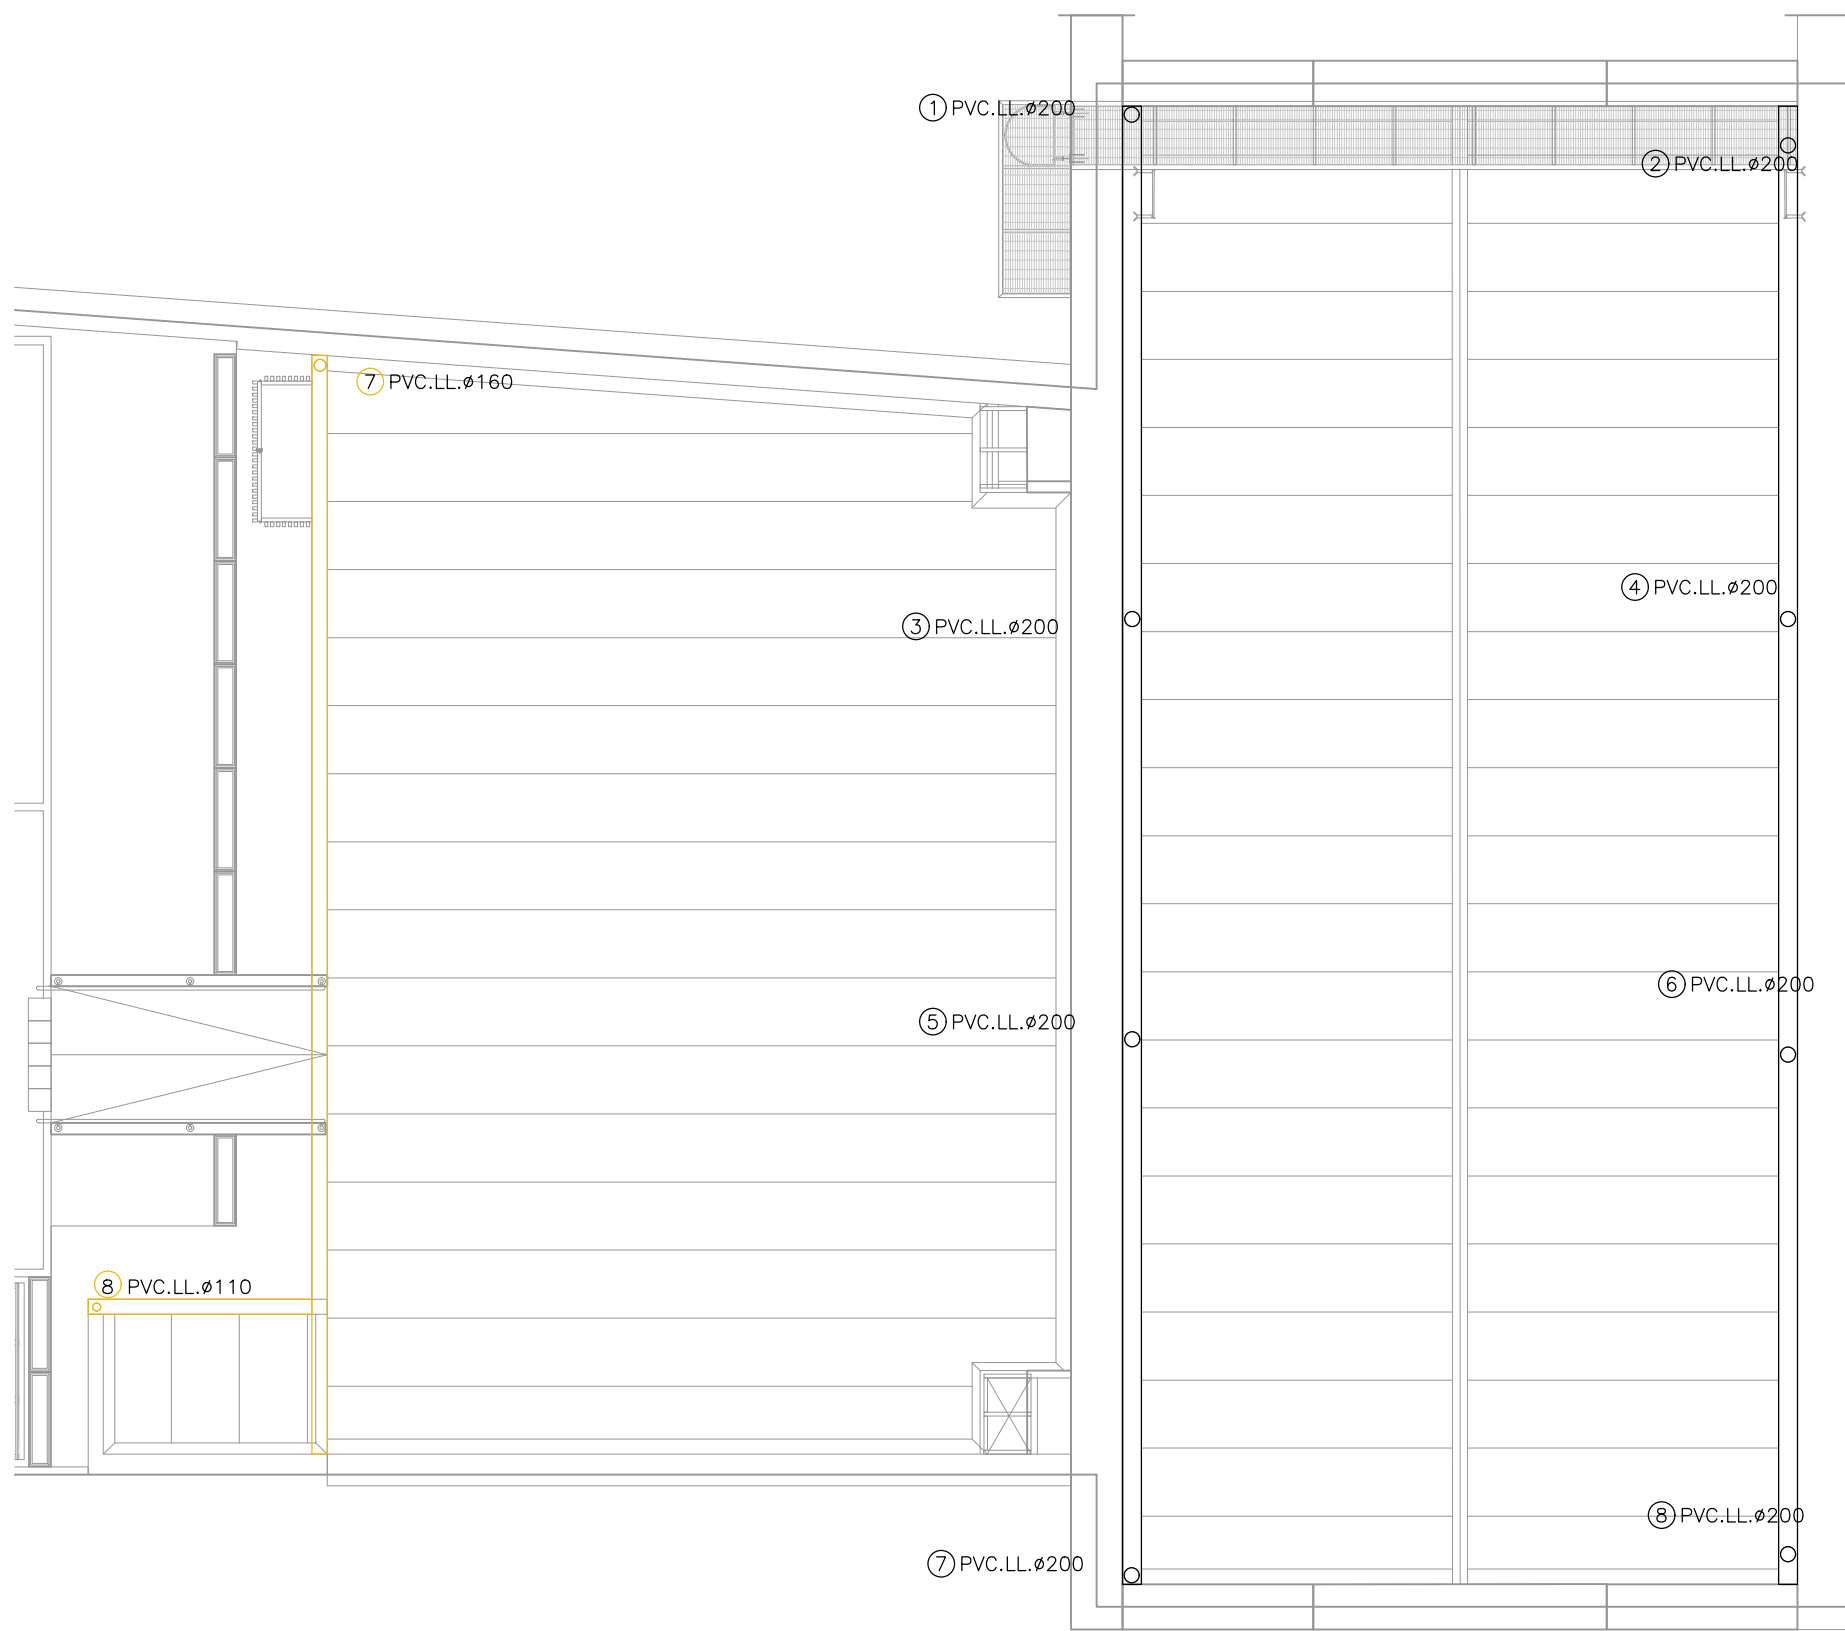


CORTE A_A
escala 1:100

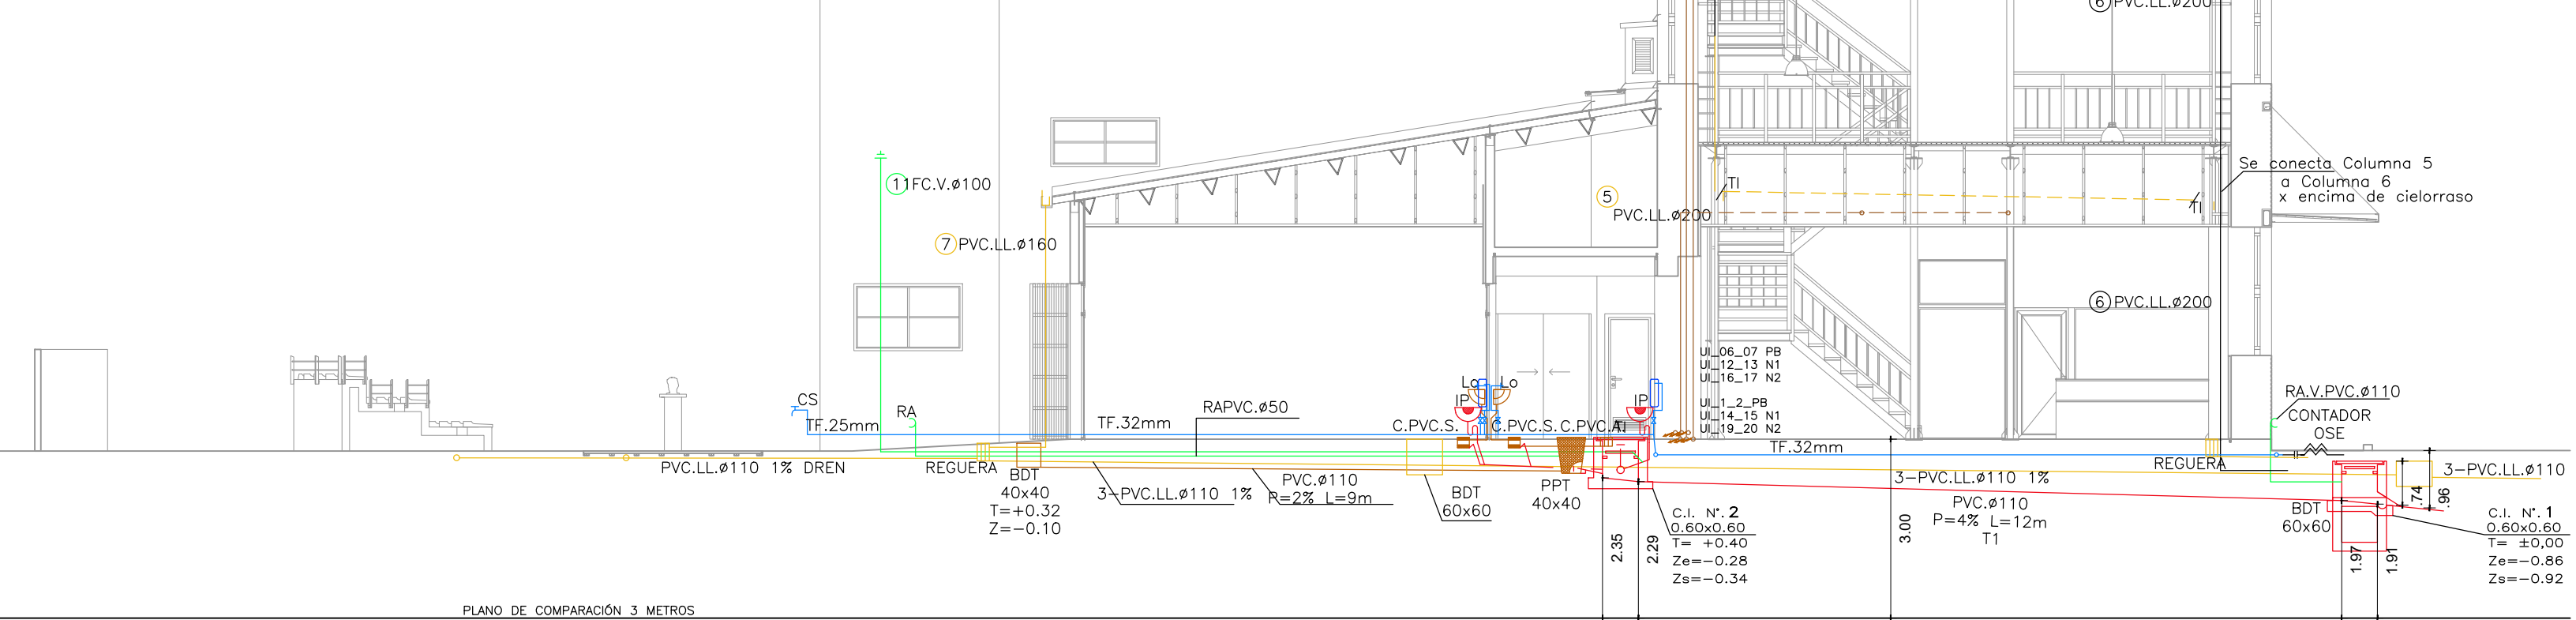

SECTOR PLANTA ENTREPISO
SALA RACK
escala 1:100

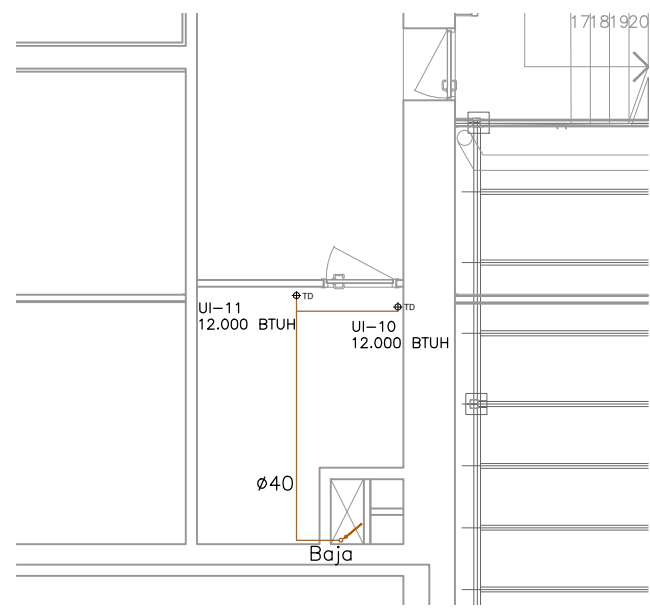

CORTE B_B
escala 1:100

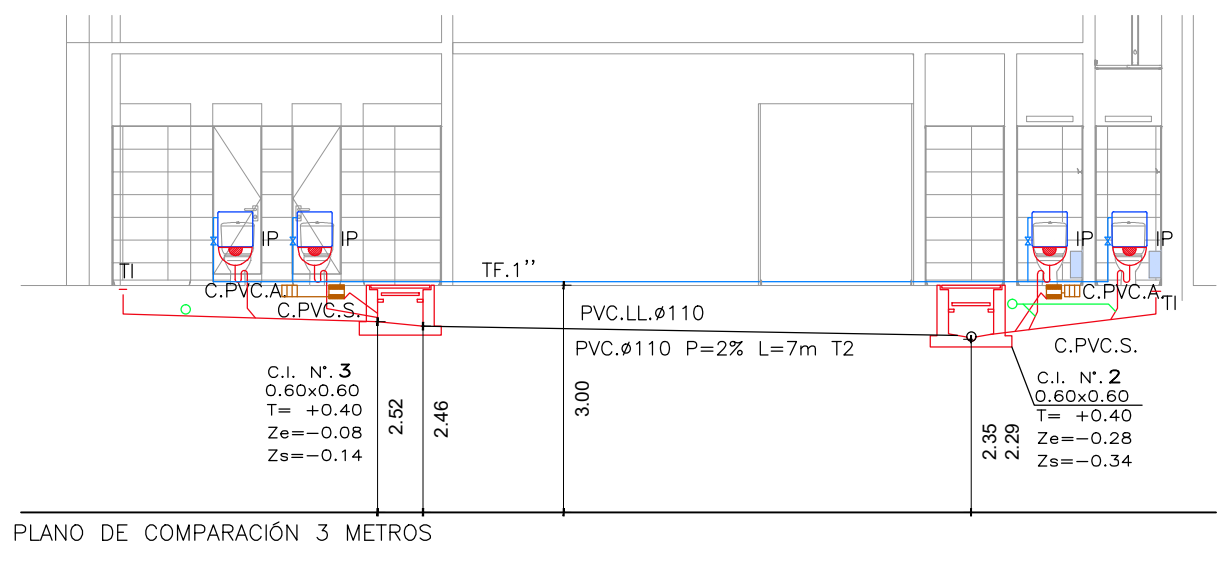

REFERENCIAS INSTALACIÓN
DE DESAGÜE

- CÁMARA DE INSPECCIÓN 60x60
- CÁMARA DE INSPECCIÓN 60x60 CON SIFÓN DESCONECTOR
- MINGITORIO
- C.PVC.T_Caja de PVC tapada
- La_ Lavatorio
- PPT_ Pileta de patio tapada
- IGT_ Interruptor de Grasa
- C.PVC.S_ Caja de PVC Sifonada
- IGT_ Interruptor de Grasa
- SOMBRETERO DE VENTILACIÓN
- REJA DE ASPIRACIÓN

- PLUVIAL ENTERRADA
- PLUVIAL SUSPENDIDA
- SECUNDARIA ENTERRADA
- SUSPENDIDA SUSPENDIDA
- PRIMARIA ENTERRADA

REFERENCIAS INSTALACIÓN
DE ABASTECIMIENTO

- TUBERÍA DE AGUA FRÍA
- TUBERÍA DE AGUA CALIENTE
- LLAVE DE PASO ESFÉRICA O COLISA PARA AGUA FRÍA
- ACOMETIDA DE OSE
- CALEFÓN ELÉCTRICO
- CS_ Canilla de servicio

NOTA_

DIÁMETROS NO EXPRESADOS
HASTA 3 TOMAS Ø13 mm
ENTRE 4 y 6 TOMAS: Ø19 mm
MAS DE 6 TOMAS: Ø25 mm

SE UTILIZARÁ CODO TERMINAL DE 25 c/
REDUCCIÓN A MEDIA PULGADA, CON INJERTO
MACHO PARA CISTERNAS, LAVATORIOS Y
HEMBRA PARA CANILLA DE SERVICIO Y
COCINA

	UTEC			
	CIUDAD:		DEPARTAMENTO:	
	MELO		CERRO LARGO	
	PROYECTO INSTALACIÓN SANITARIA PLANTAS _ ALZADOS			
	CONSULTORÍA			
ARQUITECTA:				
ARQ. VERÓNICA SUÁREZ				
Tel: 099 179 037				
e-mail: arqveronica@gmail.com				
ASISTENTE TÉCNICO:				
VALERY COTA				
ASESOR TÉCNICO:		REVISIÓN:	FECHA:	ESCALA:
TÉCNICO SANITARIO JULIO ENSEÑAT		REV.00	04/2022	1:100
PLANO:				S1_108