




PLANTA DE UBICACION
Esc: 1/500

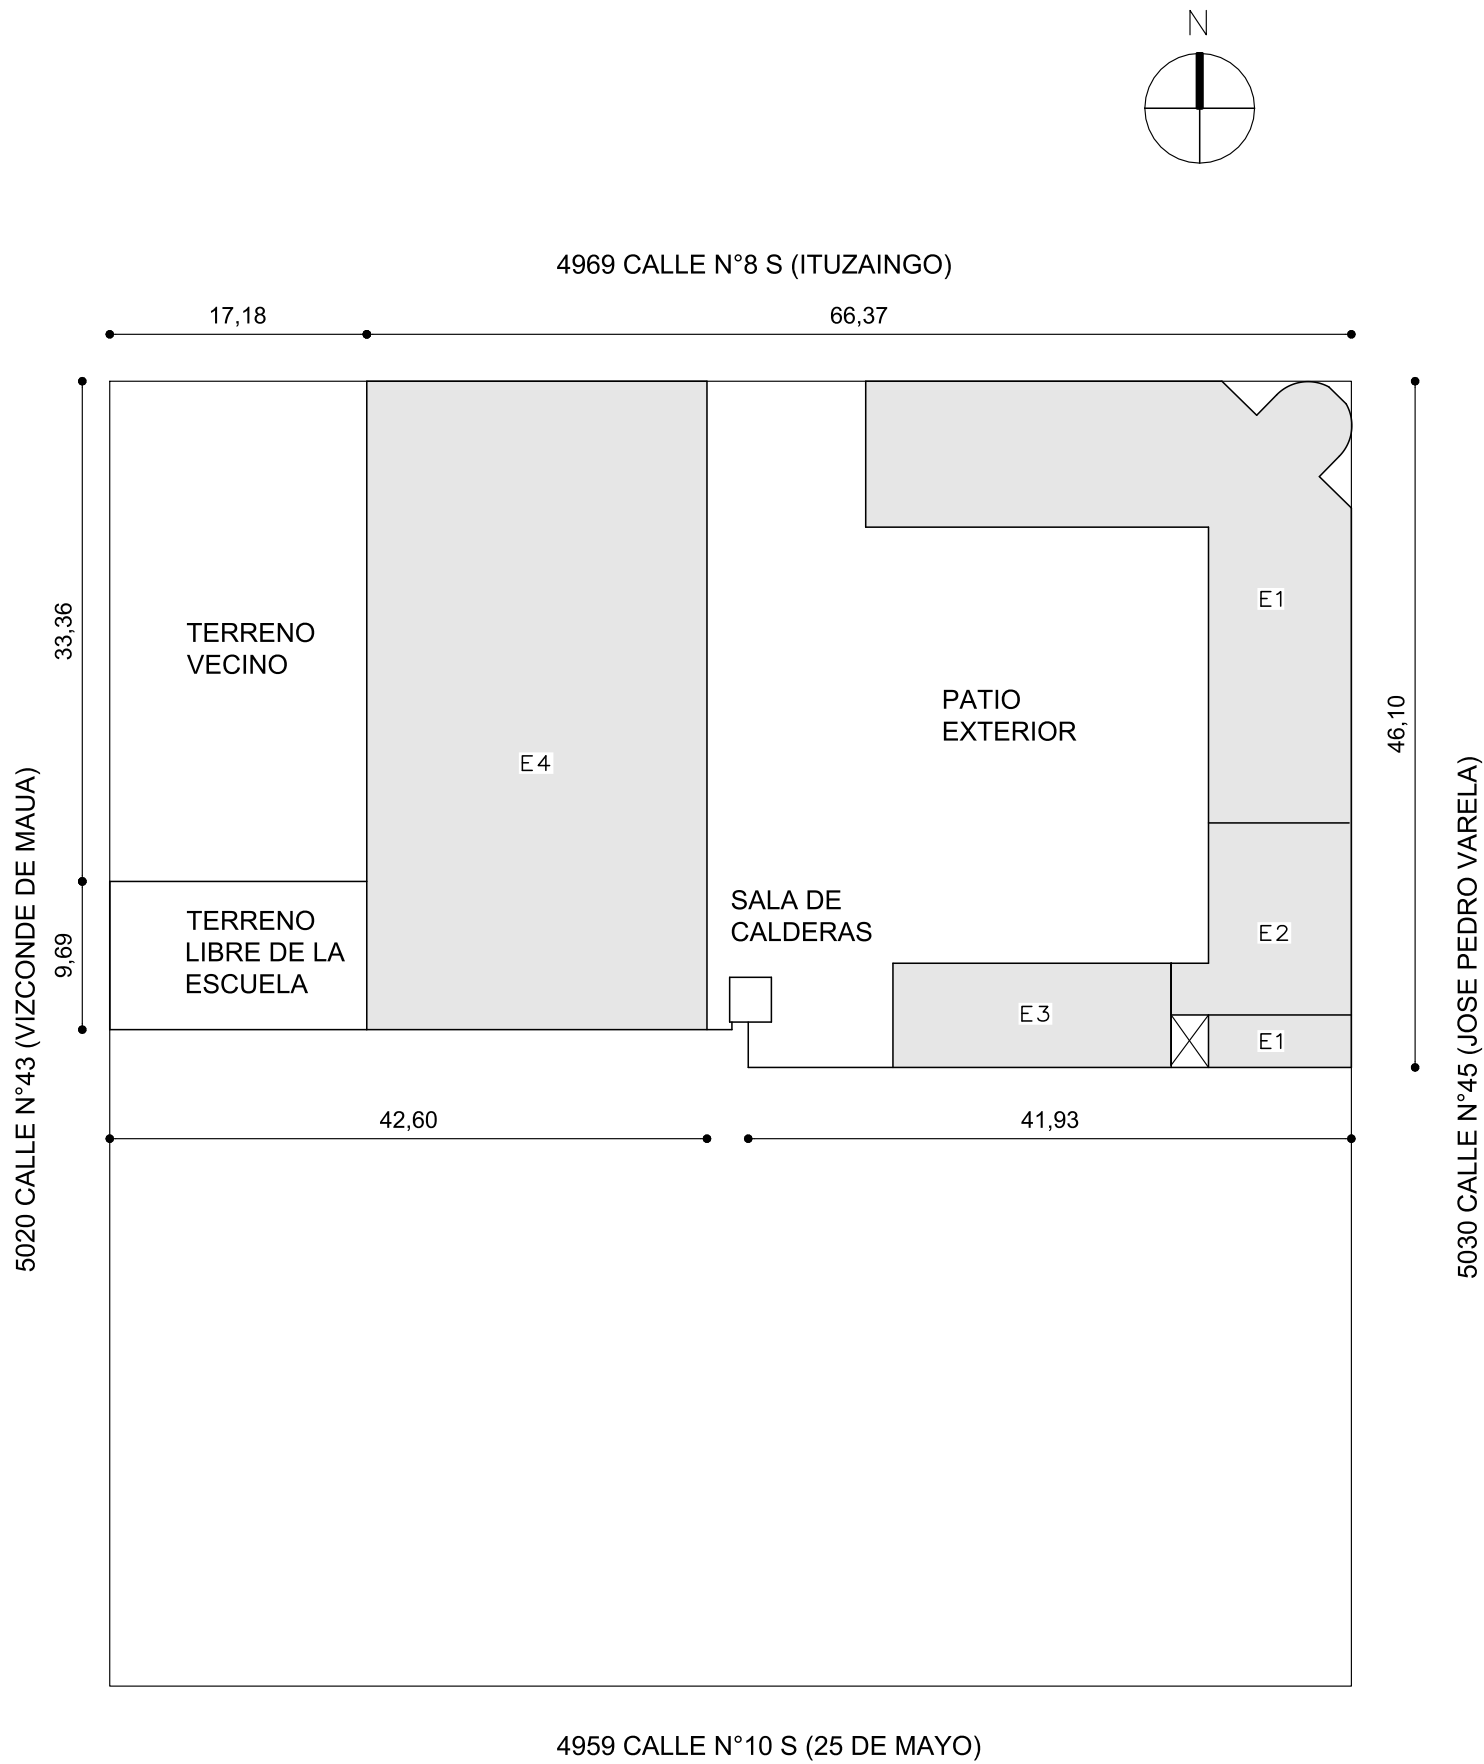


PLANTA ALTA
SECTORES DE INTERVENCION
Esc: 1/200

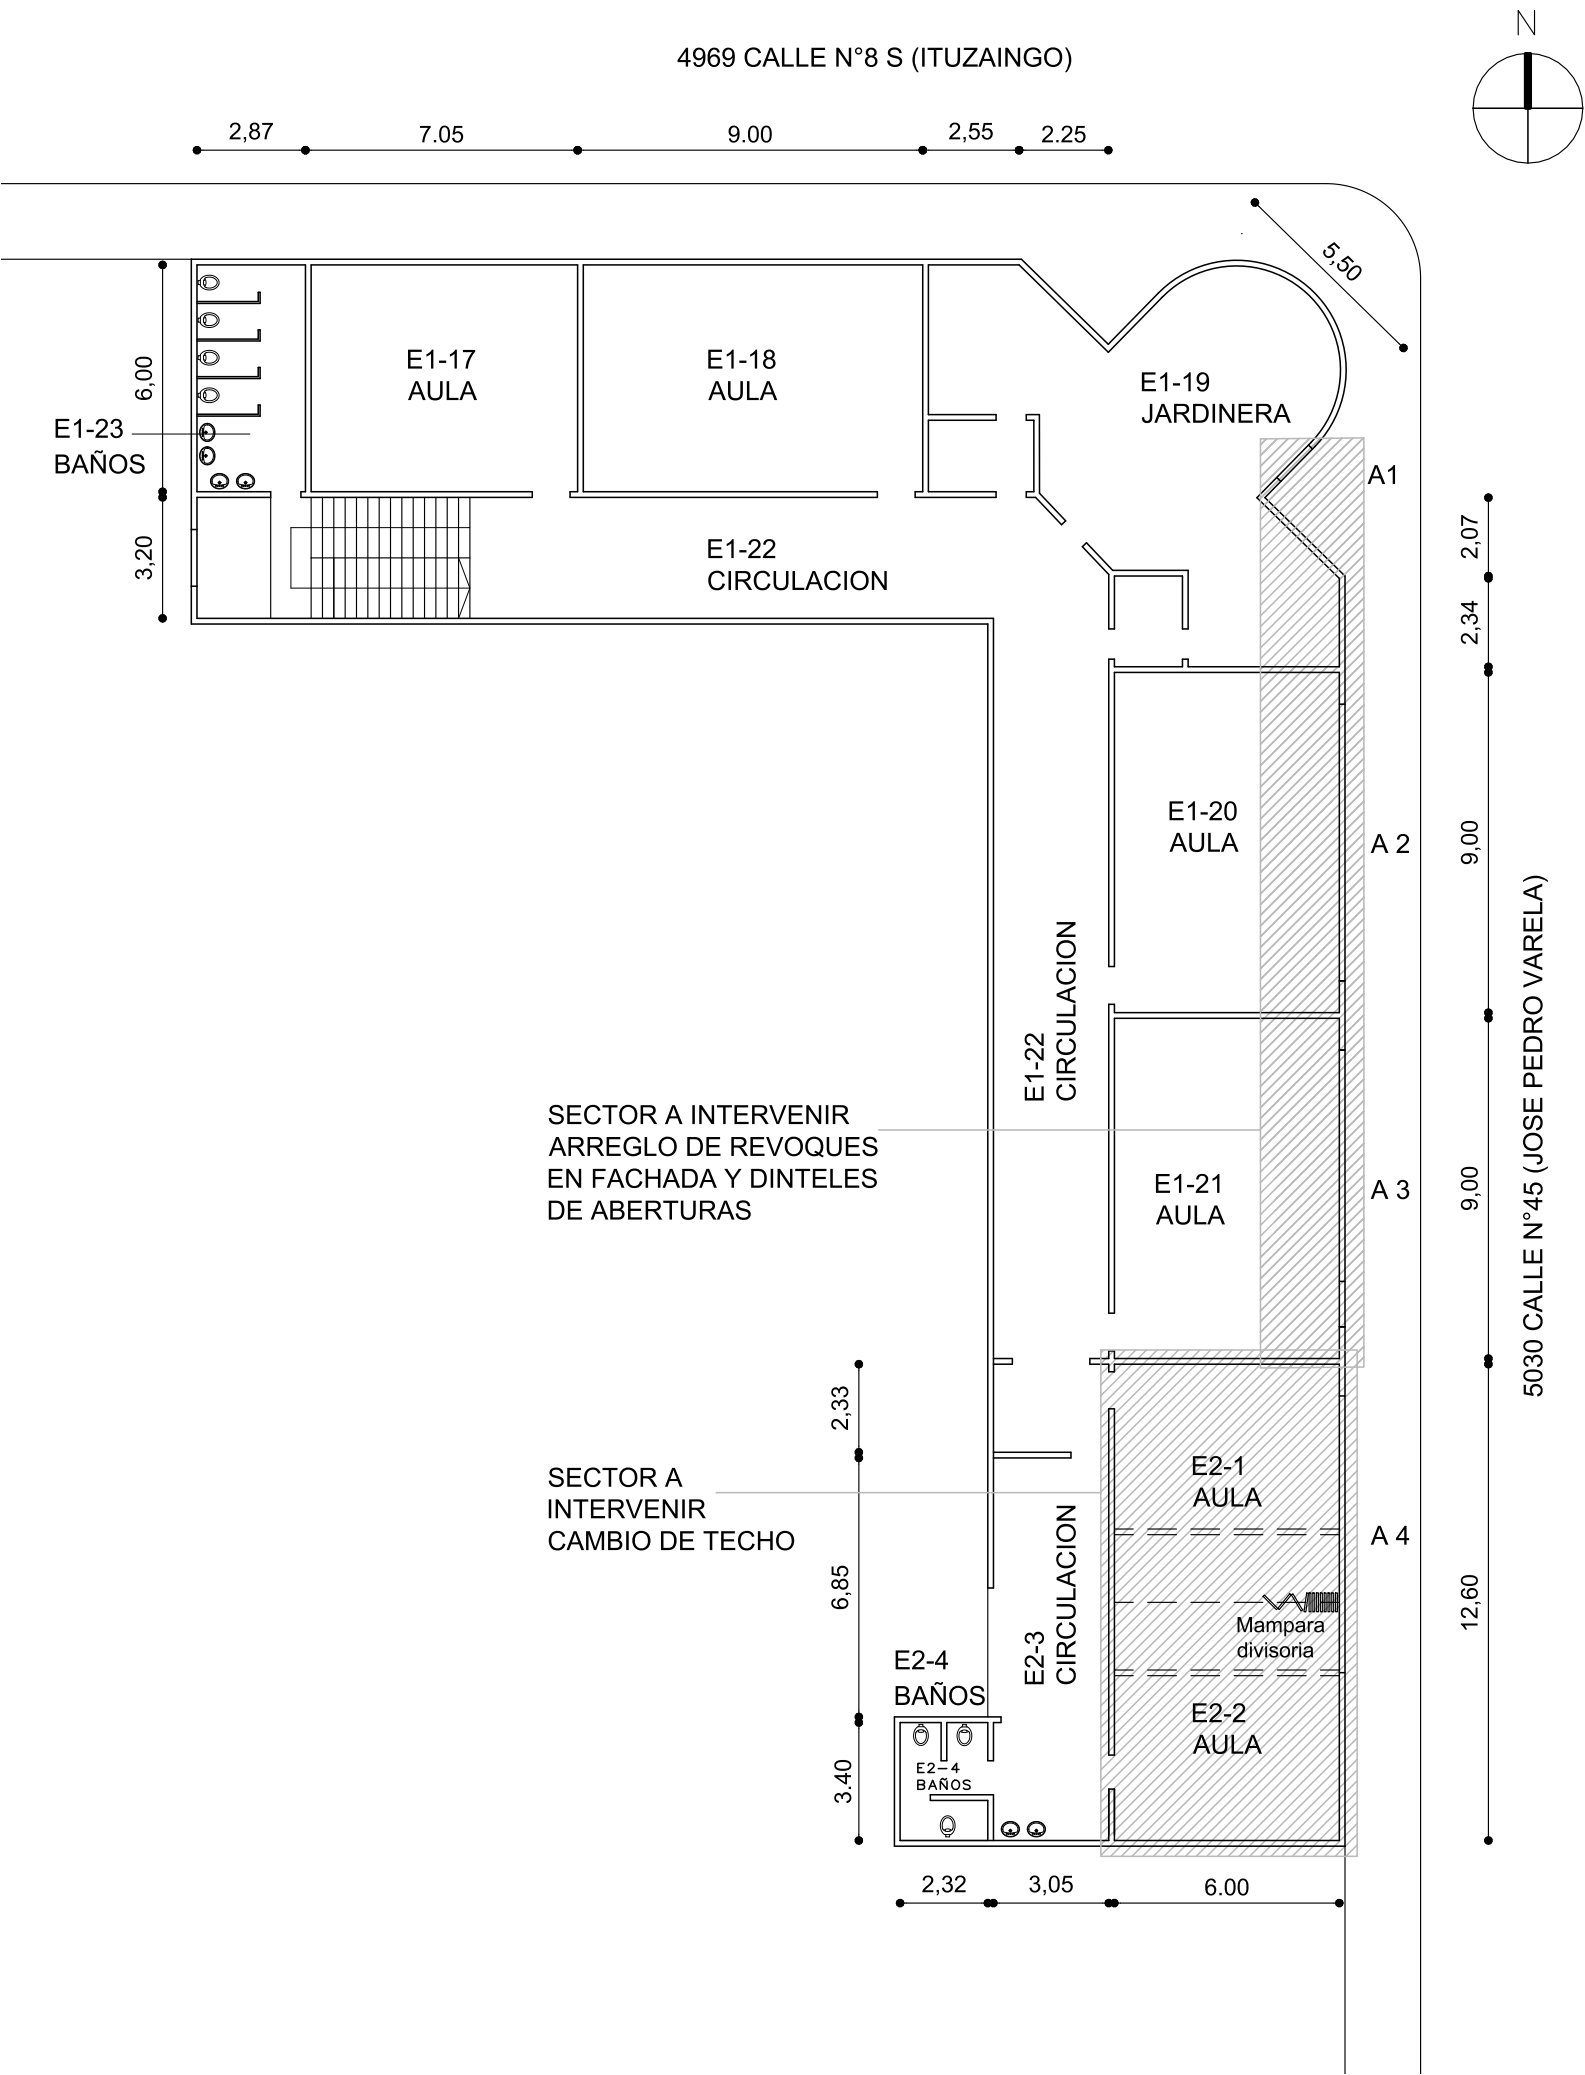

PLANTA ALTA
RELEVAMIENTO SECTOR DE CAMBIO DE TECHO
Esc: 1/100

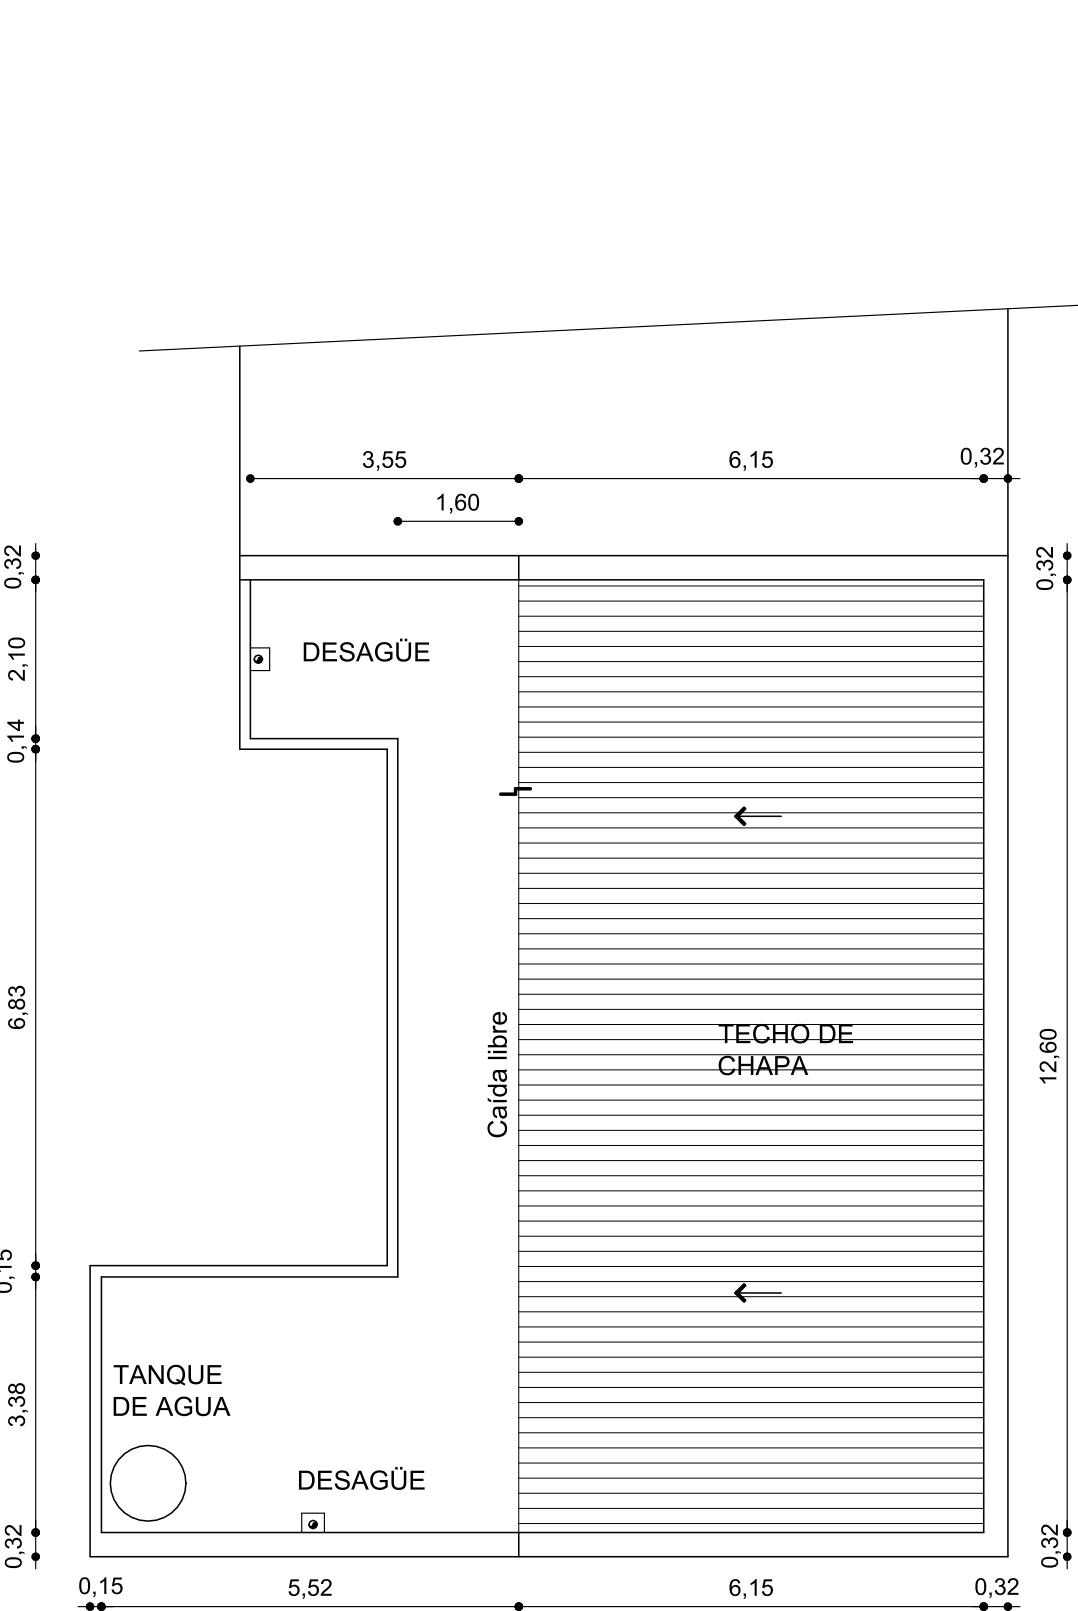

		CONSEJO DIRECTIVO CENTRAL		COMISIÓN DESCENTRALIZADA DEL PAYSANDU	
OBRA: ESCUELA 2		LOCALIDAD: PAYSANDU		FECHA: 08/2021	
		DEPARTAMENTO: PAYSANDU		ESCALA: 1/500 1/200 1/100	
PLANO DE: UBICACION				LAMINA Nro: L1	
SECTORES DE INTERVENCION					
ARQUITECTO: FERNANDA ALVES		FIRMA:			
TÉCNICO ELECTRICISTA:		FIRMA:			
TÉCNICO SANITARIO:		FIRMA:			

U01