


PLANTA BAJA
Esc. 1:50

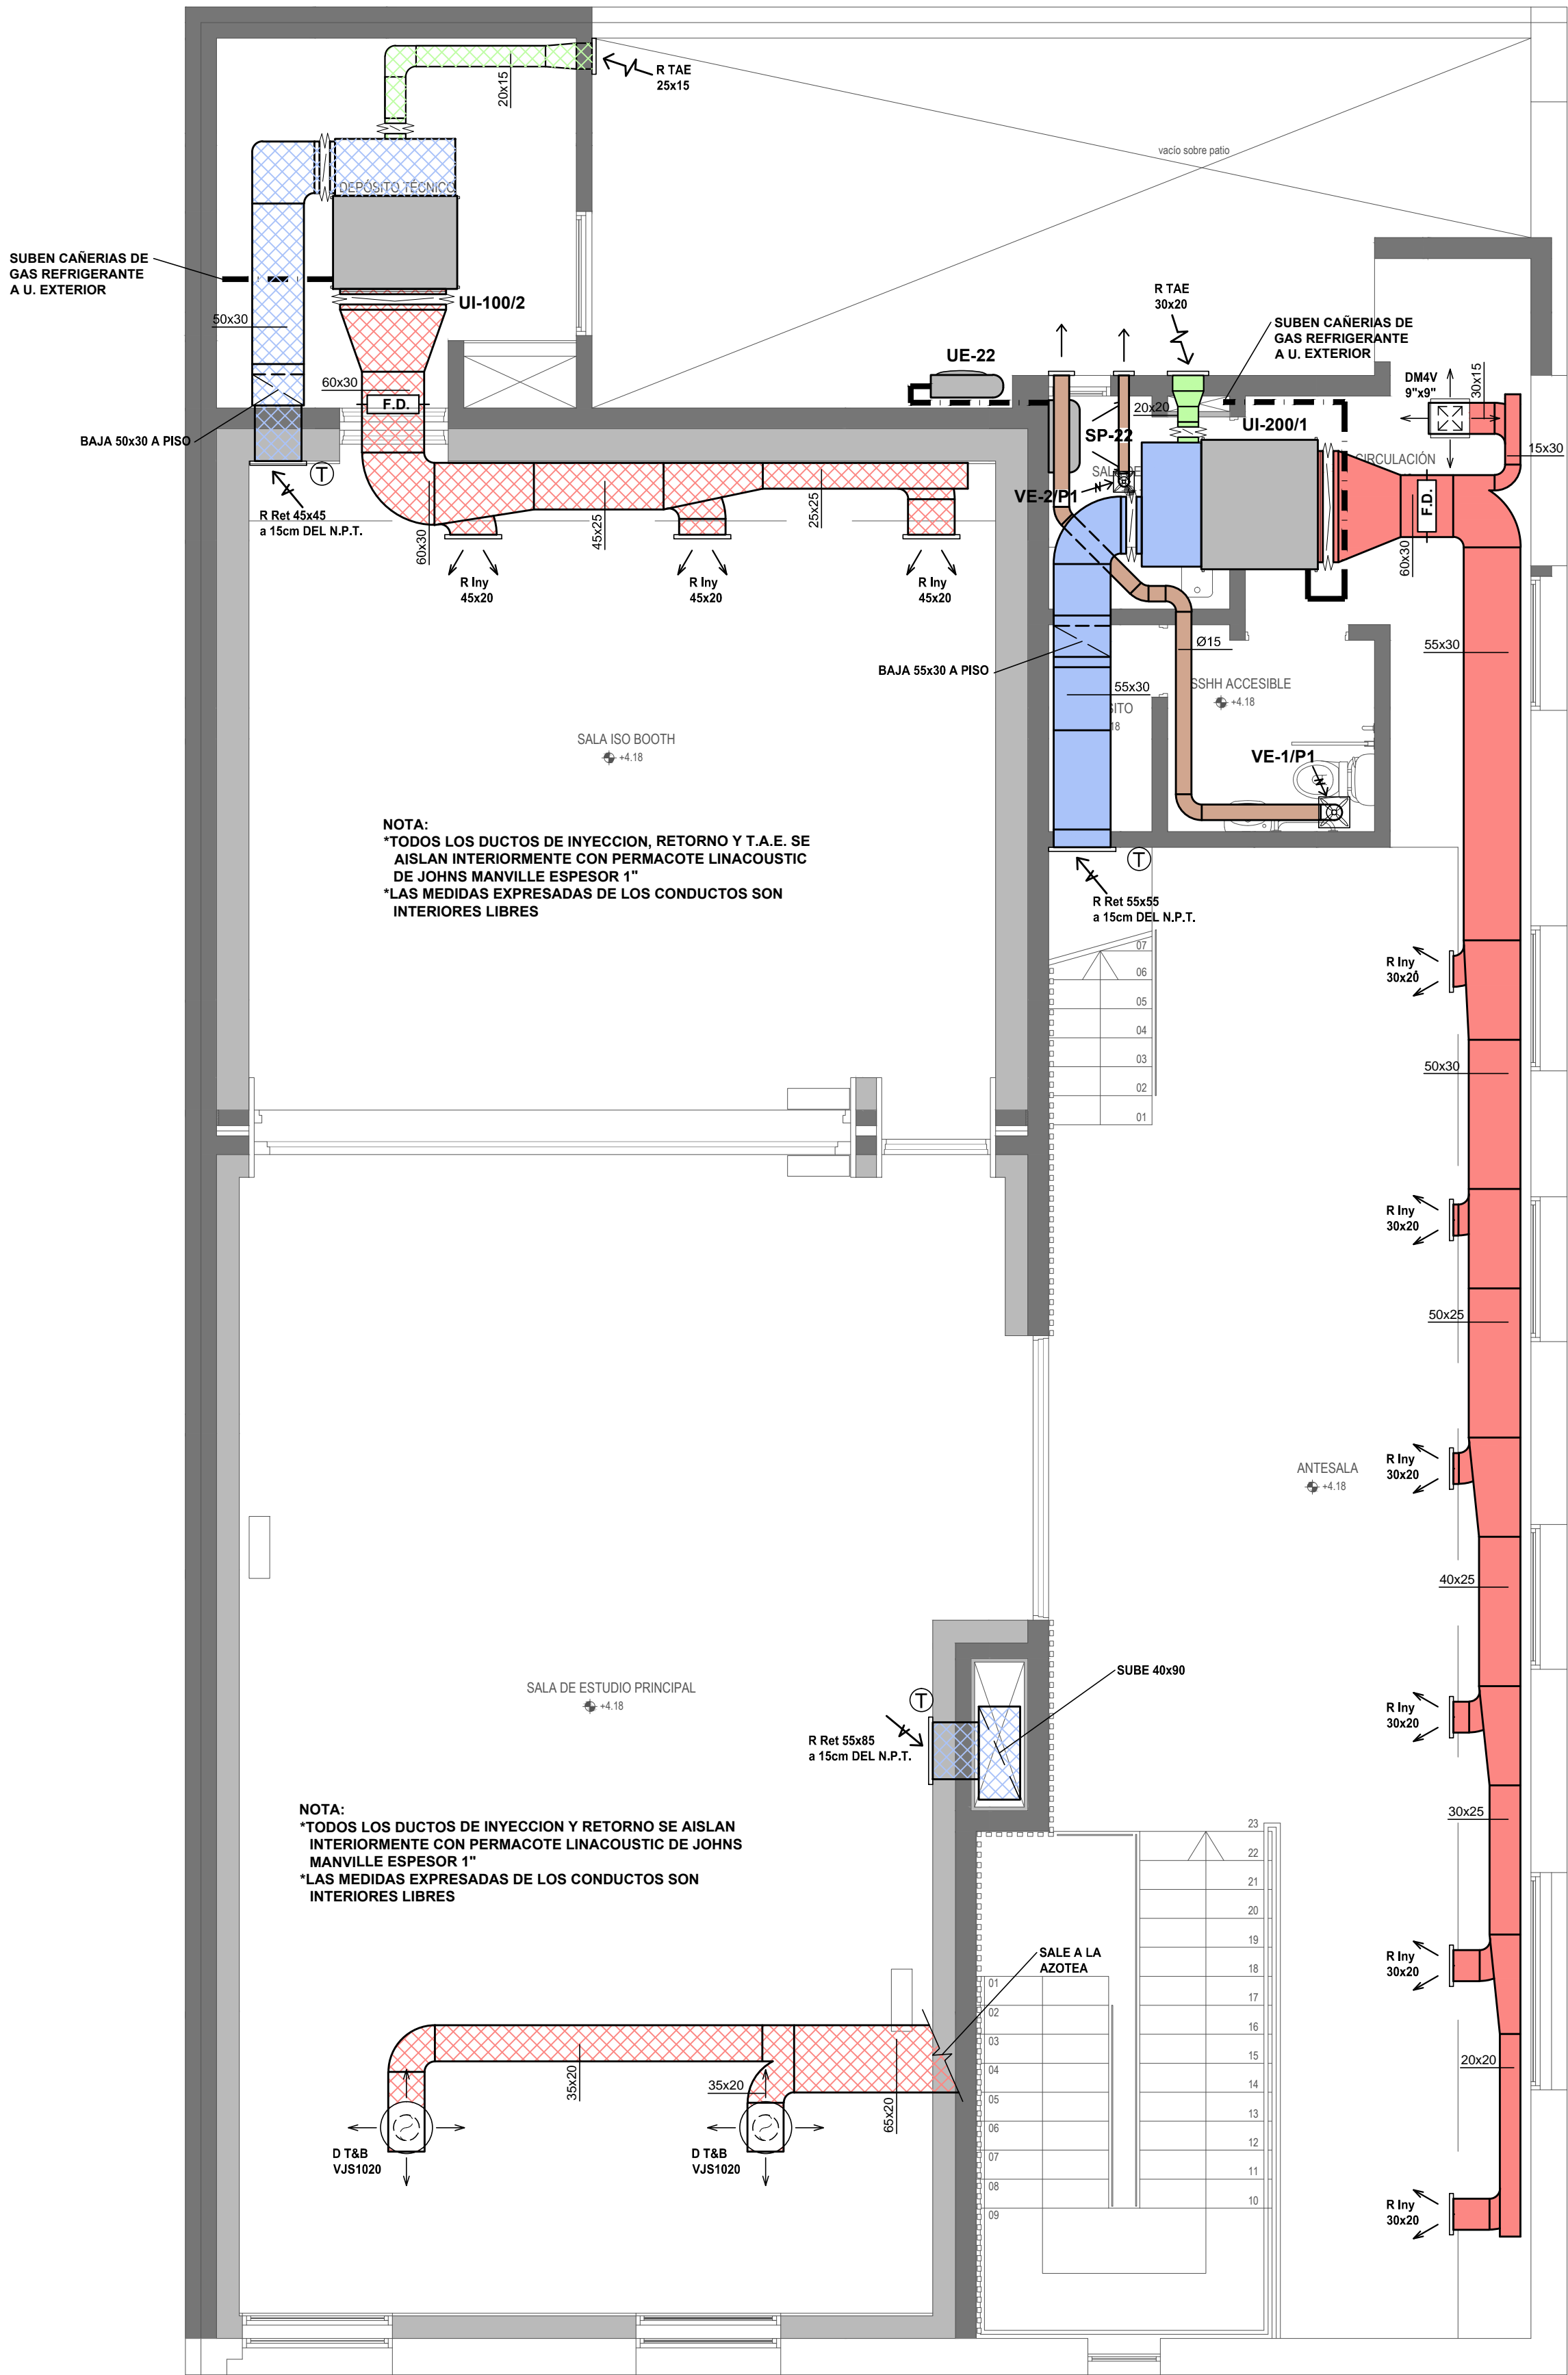

PLANTA PRIMER NIVEL
Esc. 1:50

REFERENCIAS:

- DUCTO DE INYECCION
- DUCTO DE RETORNO
- DUCTO DE EXTRACCION
- DUCTO DE T.A.E.
- DUCTO DE INYECCION CON AISLACION ACUSTICA
- DUCTO DE RETORNO CON AISLACION ACUSTICA
- DUCTO DE T.A.E. CON AISLACION ACUSTICA
- CONEXION FLEXIBLE
- REGISTRO CON SECTOR
- REGISTRO MOTORIZADO
- REGISTRO CORTAFUEGO
- TERMOSTATO, $t_r = 1.60$ mts
- UI-## POR 100 Kcal/h
- UE-## POR 100 Kcal/h
- SP-## POR 100 Kcal/h

UTEC
Universidad Tecnológica

PROYECTO: Centro de Estudios
Lic. y Tec. en Jazz y Música Creativa

UBICACION: Calle Leandro Gómez N°792
Mercedes - Soriano

COMPRATE: Utec - Universidad Tecnológica
DISEÑO: Arq. Martín Acosta Jaurena

LEYENDA: ACONDICIONAMIENTO TÉRMICO
PLANTA BAJA Y PRIMER NIVEL

ESCALA: 1:50
FECHA: AGO. 2022

MODELO: T

NÚMERO: 01