


RFI: NORMA UNIT 504 A1 (504 x 841 mm)



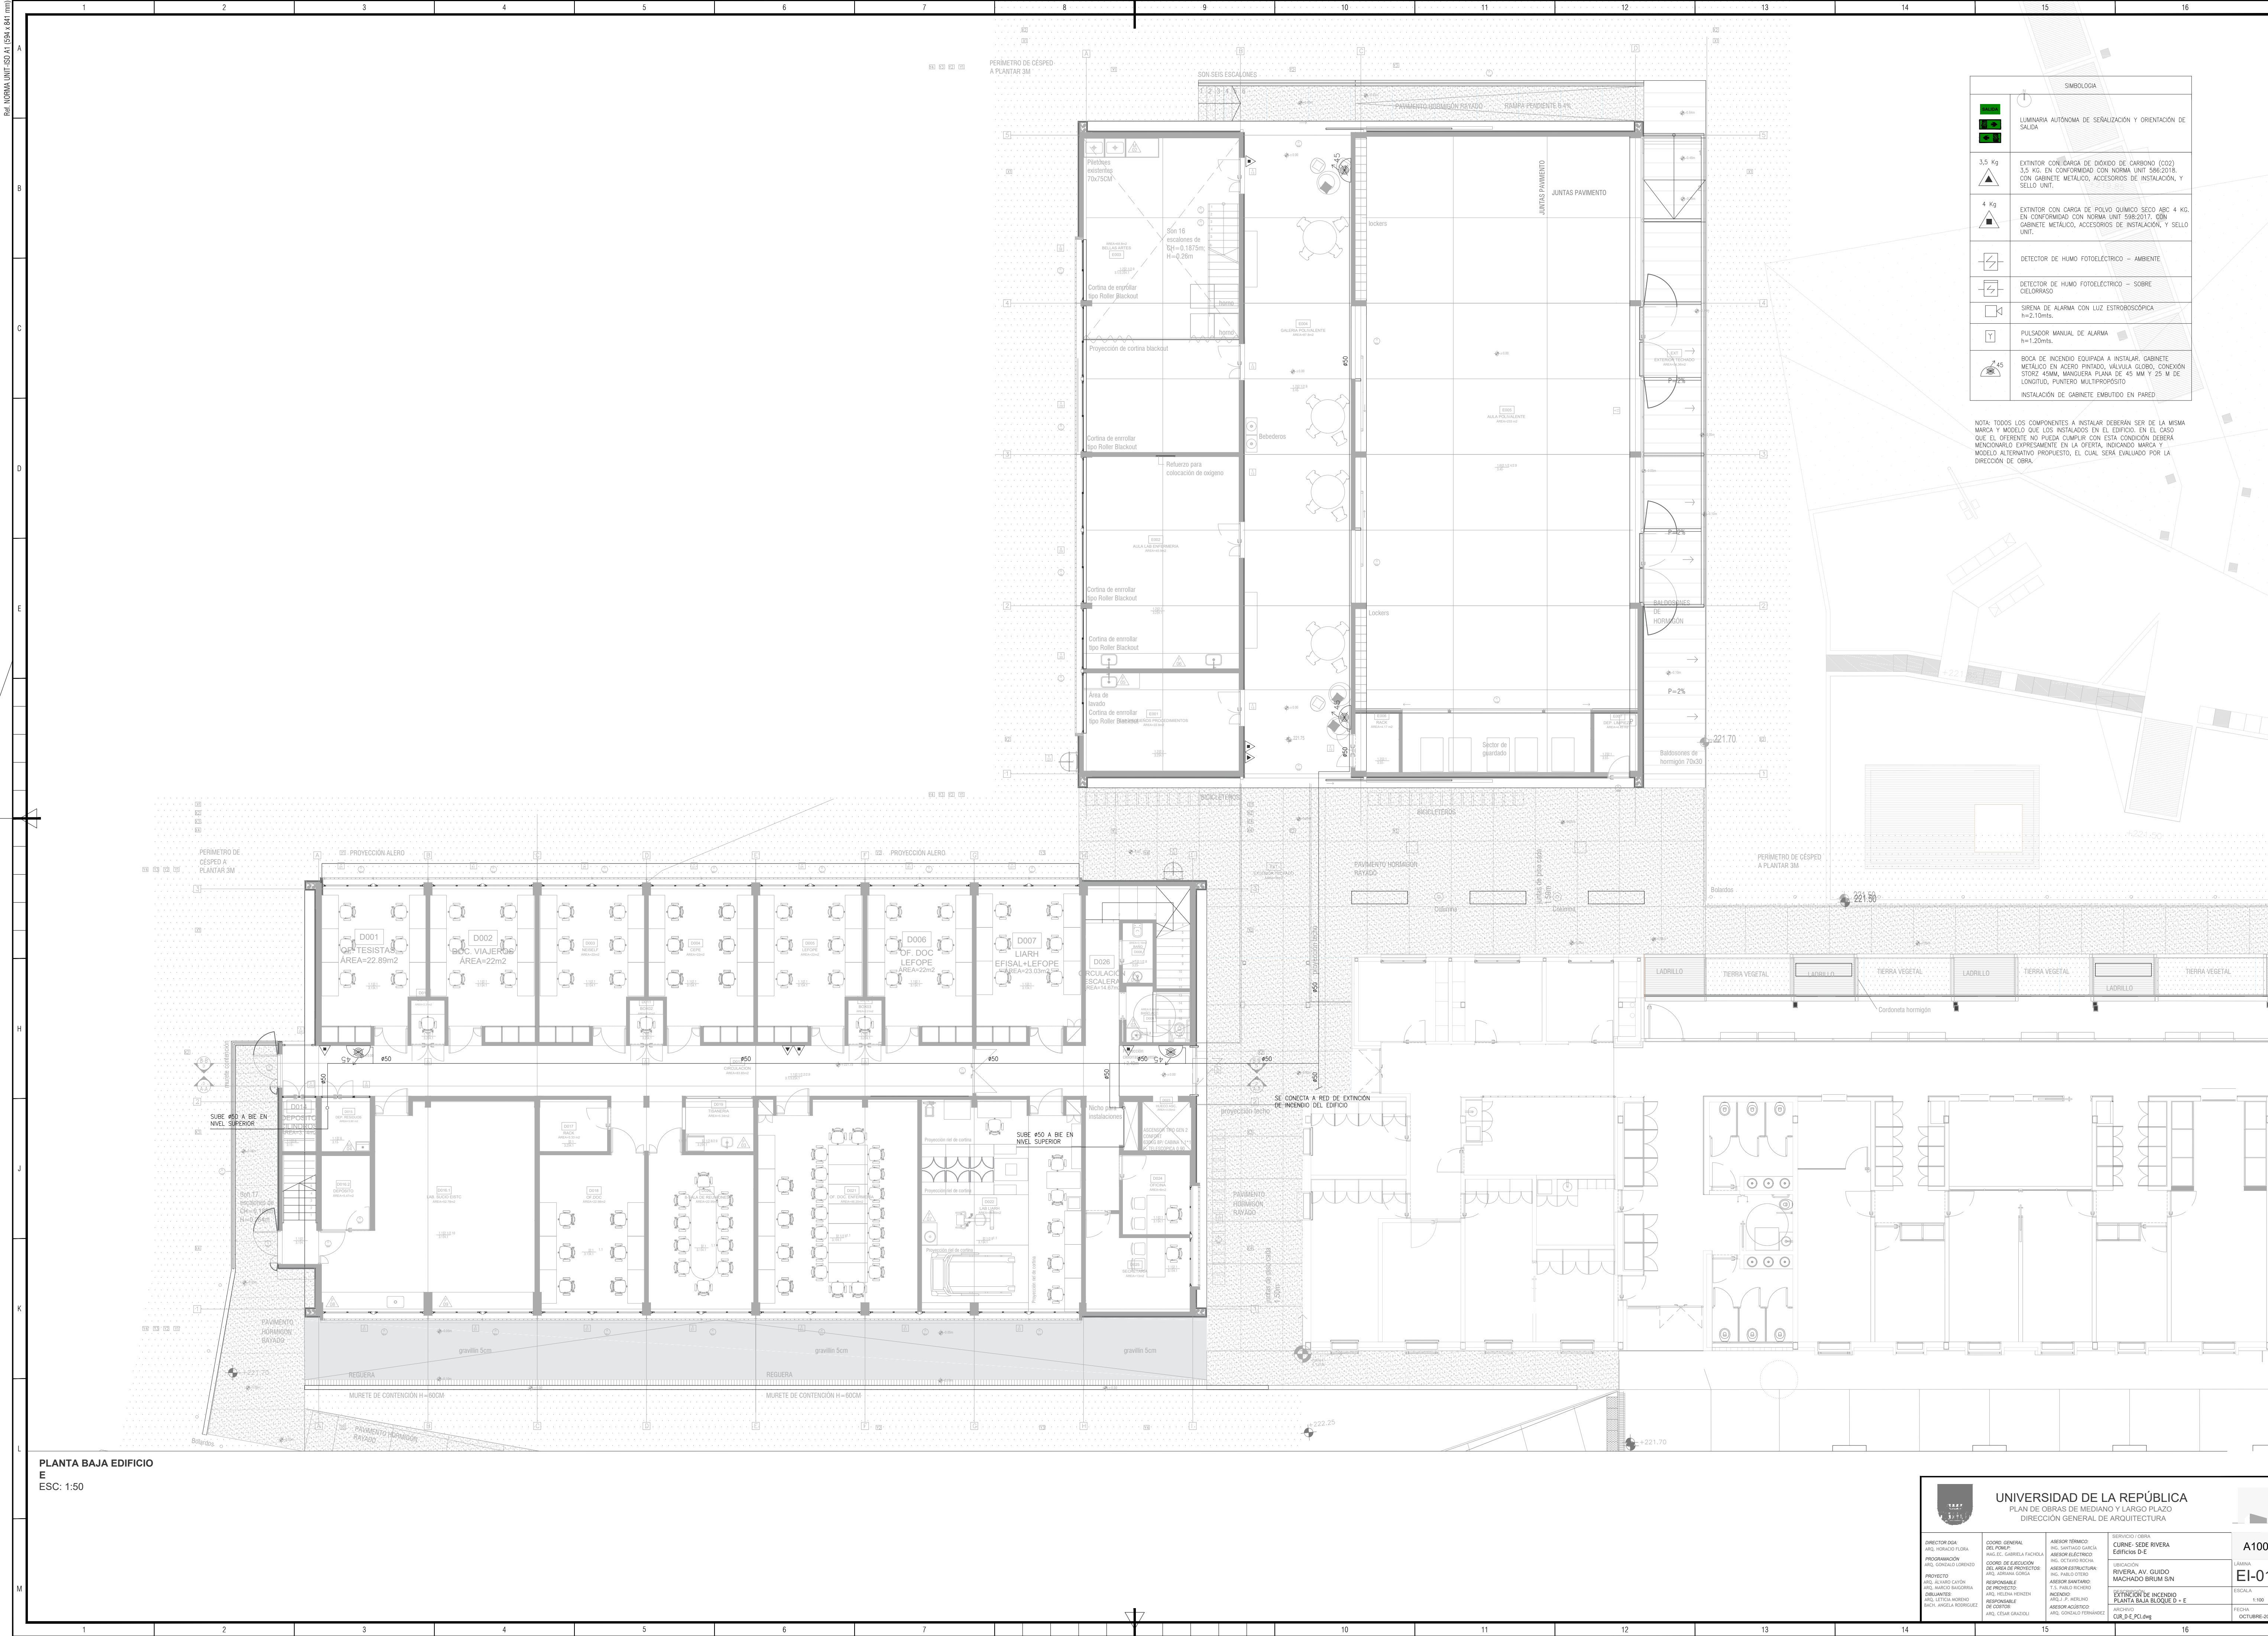

UNIVERSIDAD DE LA REPÚBLICA
PLAN DE OBRAS DE MEDIANO Y LARGO PLAZO
DIRECCIÓN GENERAL DE ARQUITECTURA

DIRECTOR DGA: ARQ. IGNACIO FLORES	COORD. GENERAL: ARQ. E. GABRIELA FACHOLA	ASESOR TÉCNICO DEL PROYECTO: ARQ. ESTEBAN RIVERA	SERVICIO DE OBRA: CURNE: SEDE RIVERA EDIFICIO D-E
PROGRAMACIÓN: ARQ. GONZALO LORENZO	COORD. DE SECCIÓN DEL AREA DE PROYECTO: ARQ. ROSA GARCIA	ASESOR ESTRUCTURAL: ARQ. RAFAEL RIVERA	ASESOR ESTRUCTURAL: RIVERA, AV. GUIDO MACHADO BRUM SIN
PROYECTO: ARQ. ALVARO CAYON	RESPONSABLE DE PROYECTO: ARQ. HELENA HERNANDEZ	ASESOR SANITARIO: ARQ. J. P. MELLER	EXTINCIÓN DE INCENDIO: PLANTA BAJA BLOQUE D + E
DESEÑO: ARQ. LETICIA RODRIGUEZ	DESEÑO: ARQ. LETICIA RODRIGUEZ	ASESOR ACUSTICO: ARQ. GONZALO TRINARREZ	FECHA: OCTUBRE-2022

A1003

EI-01

ESCALA 1:100

OCTUBRE-2022