


PLANTA ALTA EDIFICIO D y E
ESC: 1:100

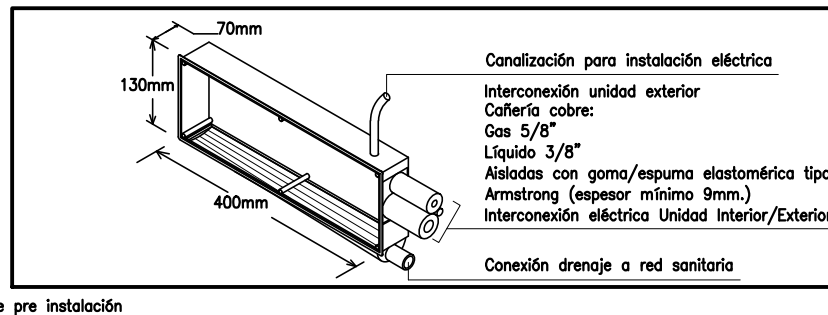

UNIVERSIDAD DE LA REPÚBLICA PLAN DE OBRAS DE MEDIANO Y LARGO PLAZO DIRECCIÓN GENERAL DE ARQUITECTURA			
DIRECTOR GENERAL ING. JORGE LÓPEZ	COORDINADOR GENERAL ING. GABRIELA FACHA	ASESOR GENERAL ING. GABRIELA FACHA	SERVIDOR / OBRA CURNE - SEDE RIVERA
PROGRAMADOR ING. GONZALO LÓPEZ	COORDINADOR DE OBRAS ING. GABRIELA FACHA	ASESOR ELECTRICO ING. OCTAVIO RIVERA	UBICACIÓN RIVERA, AV. GUIDO
PROYECTISTA ING. ALVARO CAYÓN	COORDINADOR DE PROYECTOS ING. GABRIELA FACHA	ASESOR ESTRUCTURAL ING. GABRIELA FACHA	MACHADO BRUM SIN
RESPONSABLE ING. ALVARO CAYÓN	COORDINADOR DE PROYECTOS ING. GABRIELA FACHA	ASESOR SANITARIO ING. GABRIELA FACHA	DESCRIPCIÓN ACOND. TECNICO DE
ELABORANTE ING. ALVARO CAYÓN	COORDINADOR DE PROYECTOS ING. GABRIELA FACHA	ASESOR ACUSTICO ING. GABRIELA FACHA	PLANTA ALTA EDIFICIO D Y E
REVISOR ING. ALVARO CAYÓN	COORDINADOR DE PROYECTOS ING. GABRIELA FACHA	ASESOR ACUSTICO ING. GABRIELA FACHA	ARCHIVO CUR D-E-PHAC-004

A1102

LAJUNA

AT-02

ESCALA

1:100

FECHA

OCTUBRE-2022