

NIVEL PLANTA BAJA

ESCALA 1/50

LUMINARIAS

L 1 - RIEL ELECTRIFICADO DE 16A
TOTAL: 2 (DOS) UNIDADES

L 2 - UNIÓN RECTA PARA RIEL
TOTAL: 10 (DIEZ) UNIDADES

L 3 - PROYECTOR ORIENTABLE PARA RIEL,LED
DE 35W
TOTAL: 20 (VEINTE) UNIDADES

L 4 - PLAFÓN LED CIRCULAR DE ADOSAR 24W
TOTAL: 10 (DIEZ) UNIDADES

L 5 - PLAFÓN LED CUADRADO DE 48W
TOTAL: 2 (DOS) UNIDADES

L 6 - LUMINARIA COLGANTE DE 15W
TOTAL: 3 (TRES) UNIDADES

L 7 - PLAFÓN LED CIRCULAR DE ADOSAR 7W
TOTAL: 12 (DOCE) UNIDADES

L 8 - PLAFÓN LED CUADRADA DE ADOSAR 24W
TOTAL: 5 (CINCO) UNIDADES

L 9 - RIEL ELECTRIFICADO DE 16W
TOTAL: 4 (CUATRO) UNIDADES

L 10 - UNIÓN RECTA PARA RIEL
TOTAL: 4 (CUATRO) UNIDADES

L 11 - PLAFÓN LED CIRCULAR DE ADOSAR 18W
TOTAL: 1 (UNA) UNIDAD

L 12 - PLAFÓN LED CIRCULAR DE ADOSAR DE 24 W
TOTAL: 3 (TRES) UNIDADES


L 13 - PLAFÓN LED CIRCULAR DE ADOSAR DE 7 W
TOTAL: 3 (TRES) UNIDADES

L 14 - APLIQUE DE PARED INIDIRECTO LED DE 18 W
TOTAL: 1 (UNA) UNIDAD

L 15 - APLIQUE DE ADOSAR BIDIRECCIONAL DE 5 W
TOTAL: 13 (TRECE) UNIDADES

L 16 - PROYECTOR INTERPERIE LED DE 5 W
TOTAL: 2 (DOS) UNIDADES

L 17 - PLAFÓN INT/EXT LED DE 7 W
TOTAL: 3 (TRES) UNIDADES

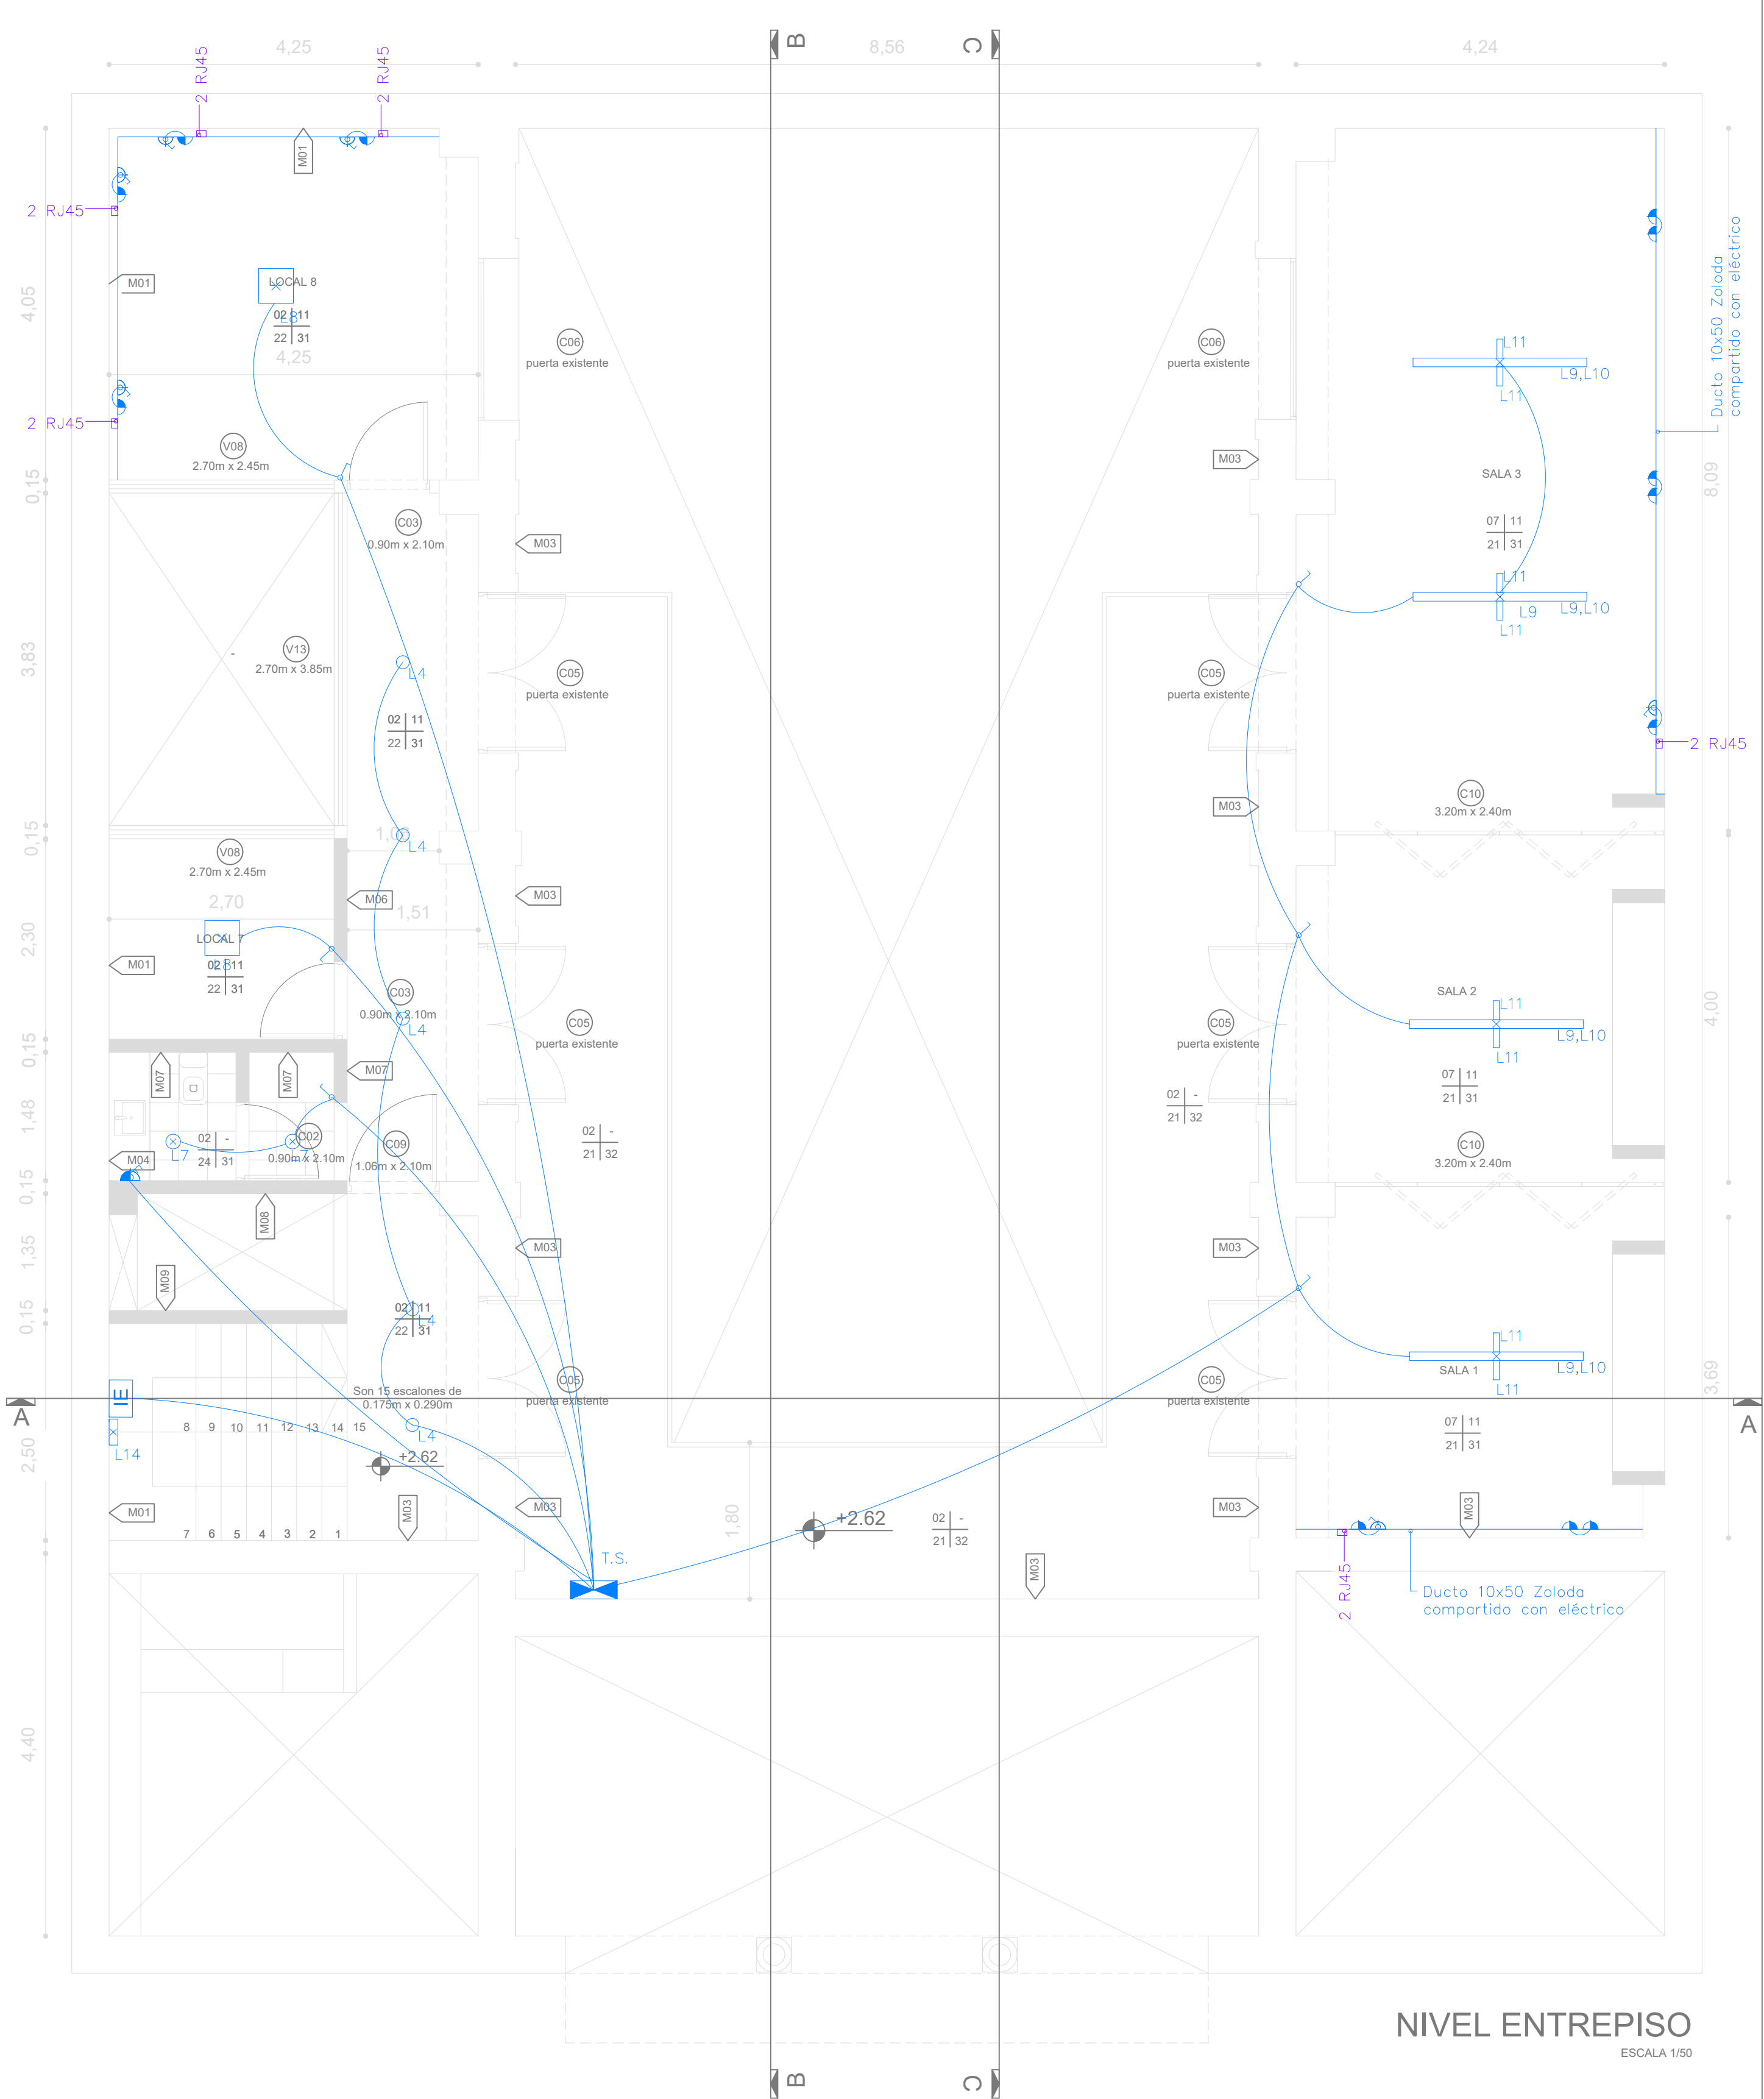

NIVEL ENTREPISO

ESCALA 1/50

NOTA: Los presentes gráficos corresponden a Proyecto Básico de Eléctrica. No son "Proyecto Ejecutivo".	
Intendencia de Canelones	
Proyecto:	TEATRO COLÓN
Ubicación:	TOMÁS BERRETA 325
Padrón:	775
PLANO: ALBAÑILERÍA NIVEL DE PLANTA BAJA Y ENTREPISO	ETAPA: Licitación XX 2022
LAMINA: L13-E01	



**Gobierno de
Canelones**