



PLANTA BAJA

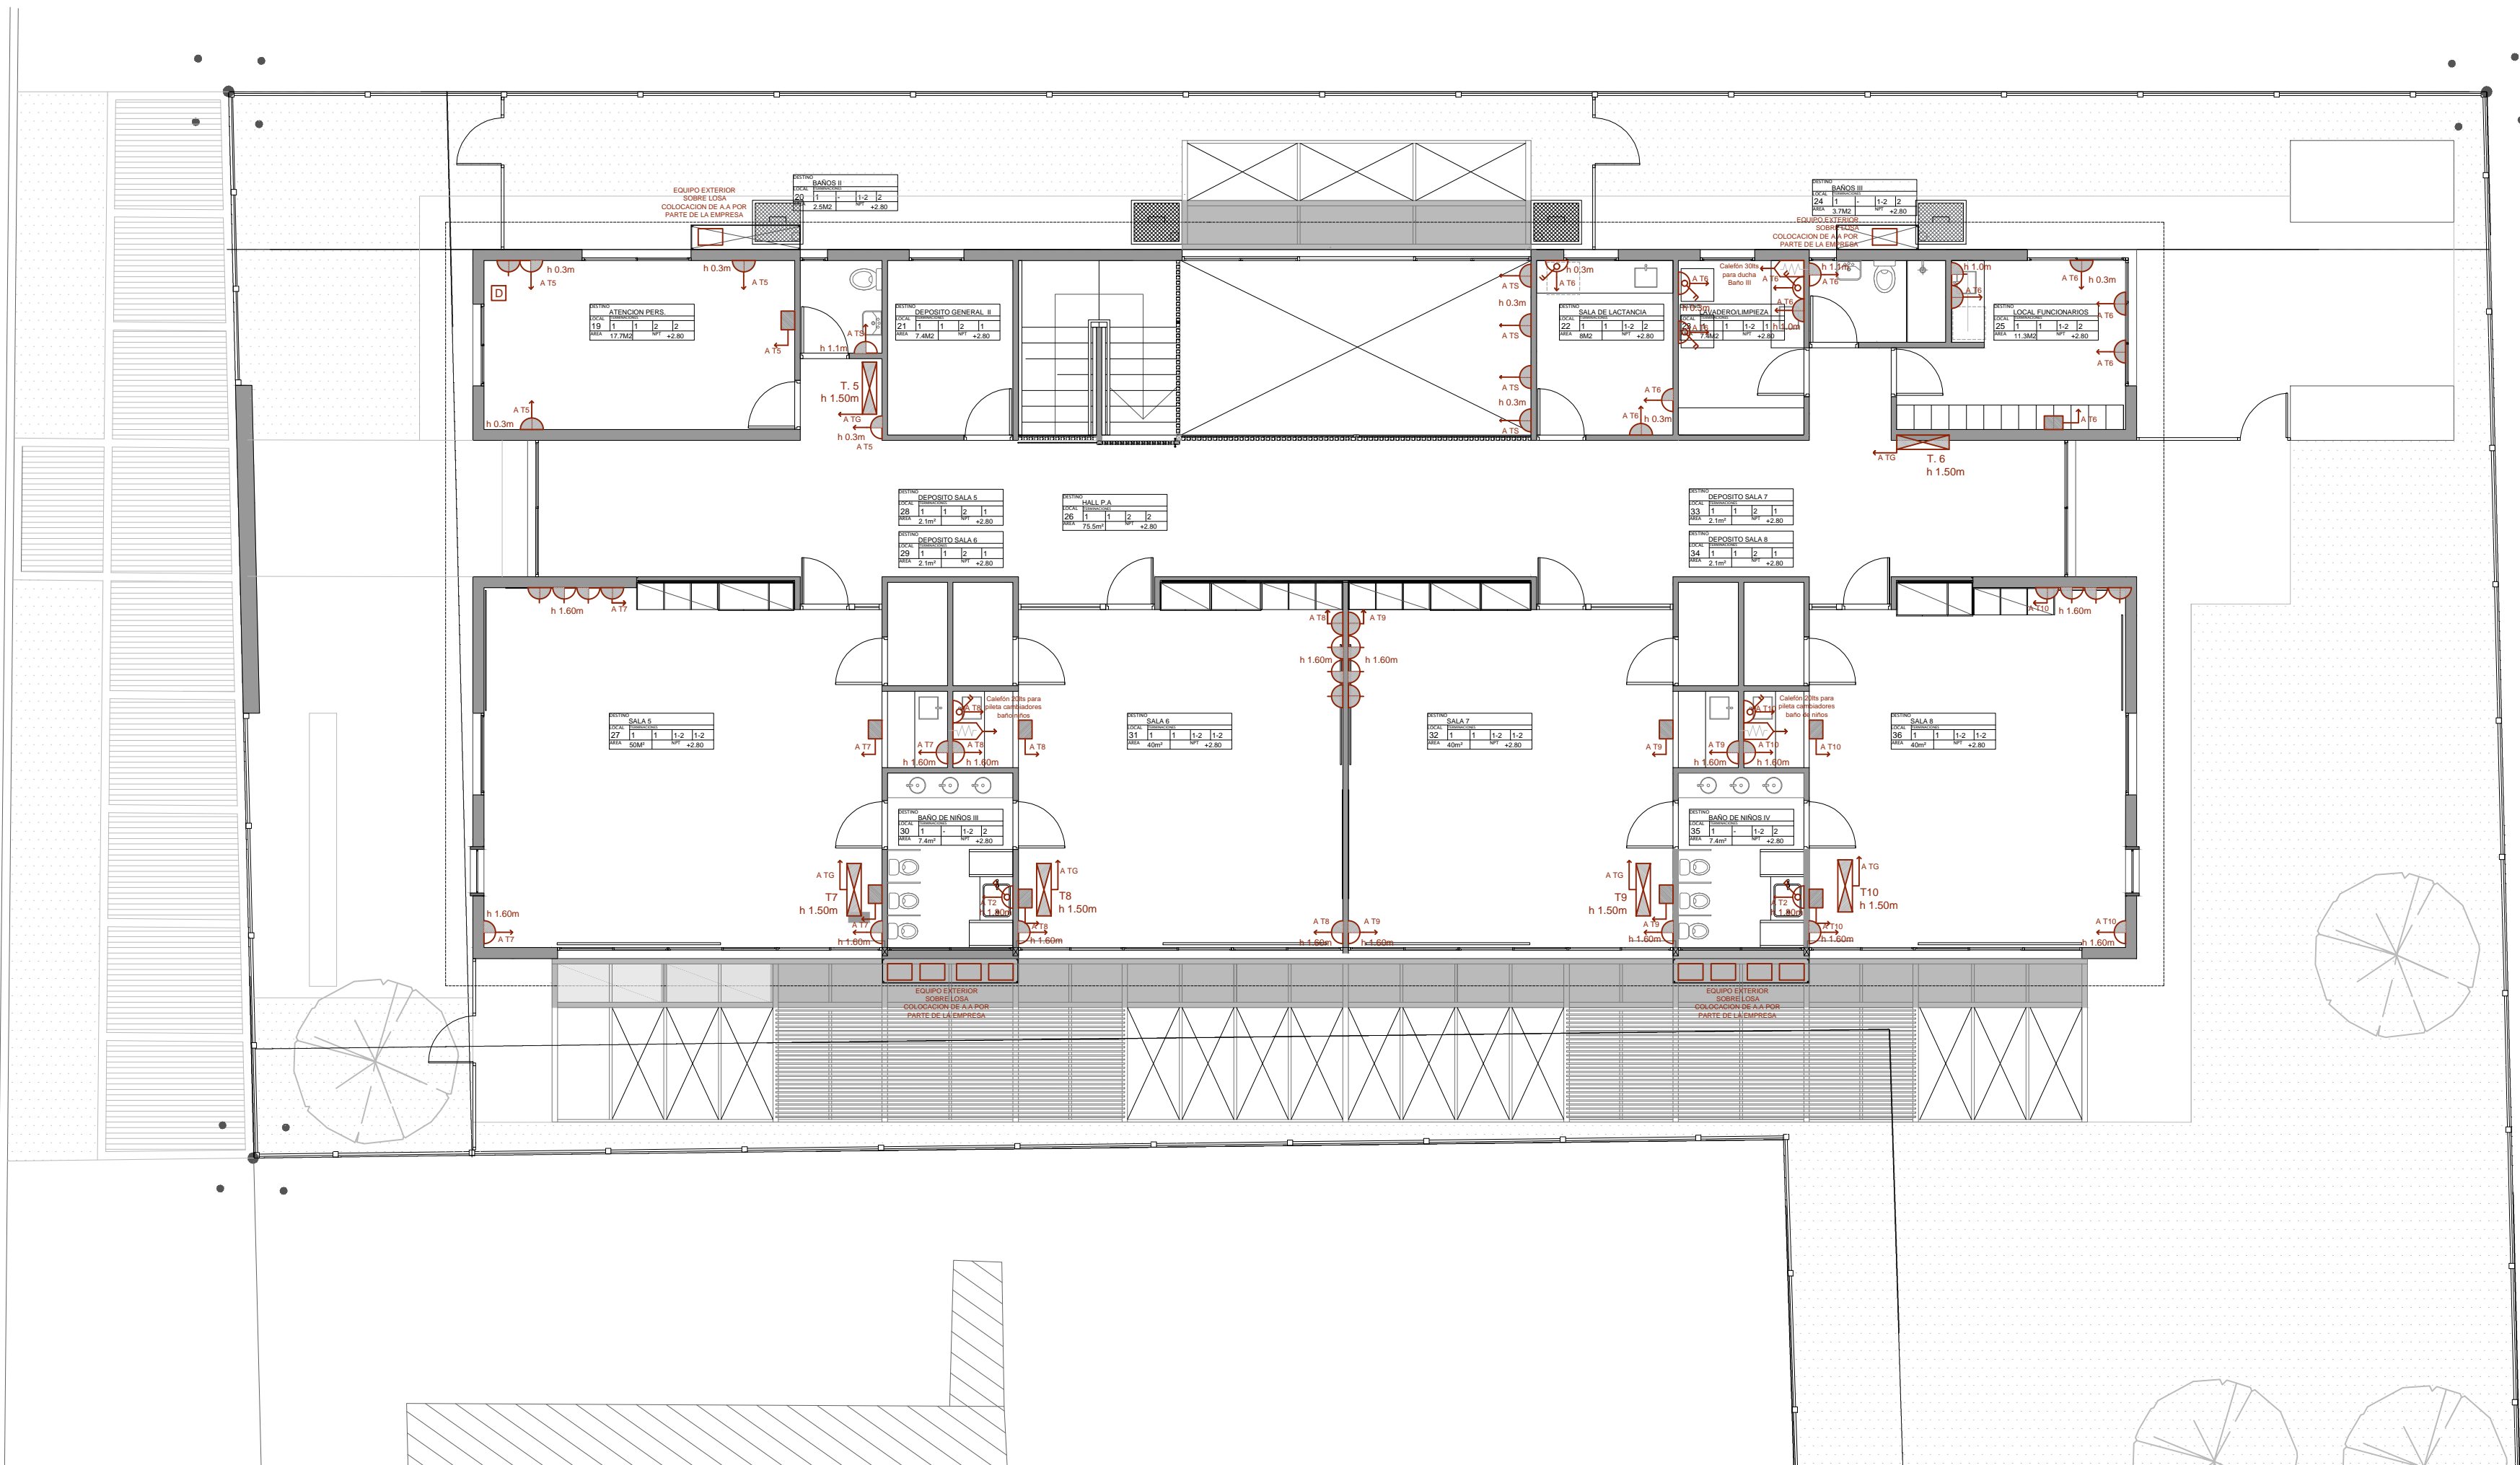

PLANTA ALTA

- SIMBOLOGÍA**
- TABLERO
 - INTERRUPTOR UNIPOLAR
 - INTERRUPTOR BIPOLAR
 - INTERRUPTOR COMBINACIÓN
 - INTERRUPTOR BIPOLAR 2 SECCIONES
 - CANALIZACIÓN
 - CANALIZACIÓN EMBUTIDA
 - ENLACE ANTEL
 - TOMA TELEFÓNICO
 - TIMBRE CALLE
 - TERMOTANQUE
 - CÁMARA 20 X 20
 - CÁMARA 40 X 40
 - CÁMARA 60 X 60
 - CAJA DE CONEXION APARENTE
 - REGISTRO APARENTE
 - CONEXIÓN AIRE ACONDICIONADO
 - DATOS
 - EXTRACTOR
 - BANADOR DE SUELO
 - PROYECTOR
 - LUMINARIA DE PISO
 - PUNTO DE LUZ (CENTRO)
 - PUNTO DE LUZ (BRAZO)
 - LUMINARIA DE EMBUTIR
 - BANADOR DE PARED
 - COLUMNA EXTERIOR
 - TOMACORRIENTE 3 EN LINEA
 - TOMACORRIENTE SCHUKO
 - TOMACORRIENTE 3 EN LINEA CON INTERRUPTOR BIPOLAR
 - TOMACORRIENTE SCHUKO CON INTERRUPTOR BIPOLAR

LUMINARIAS EXTERIORES SE PRENDERAN CON CELULA FOTOELÉCTRICA

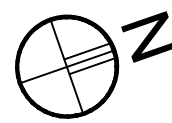

Anteproyecto		
CAIF SAN CARLOS - MALDONADO		
DIRECCIÓN: Calle Andalucía2 (ex Quintrín Correa) esp. Carlos Cal (ex Cipriano Payan)		
PADRÓN: 9674		RESPONSABLE TÉCNICO
LLAMADO:	CÓDIGO DE OBRA: 99 FT TP MA	NOMBRE:
FECHA REALIZACIÓN:		Mai: MAIL
REVISIÓN 1		Tel: TEL_CEL
2		TÉCNICO ASESOR
3		NOMBRE:
4		Mai: XIB.COM
5		Tel: TEL_CEL
Rubro		
ELECTRICO		
ESCALA: 1:100	ARCHIVO: CAIF SAN CARLOS_Electrico	
Lámina		
POTENCIA 1:100		

EL02