



PLANTA TECHOS

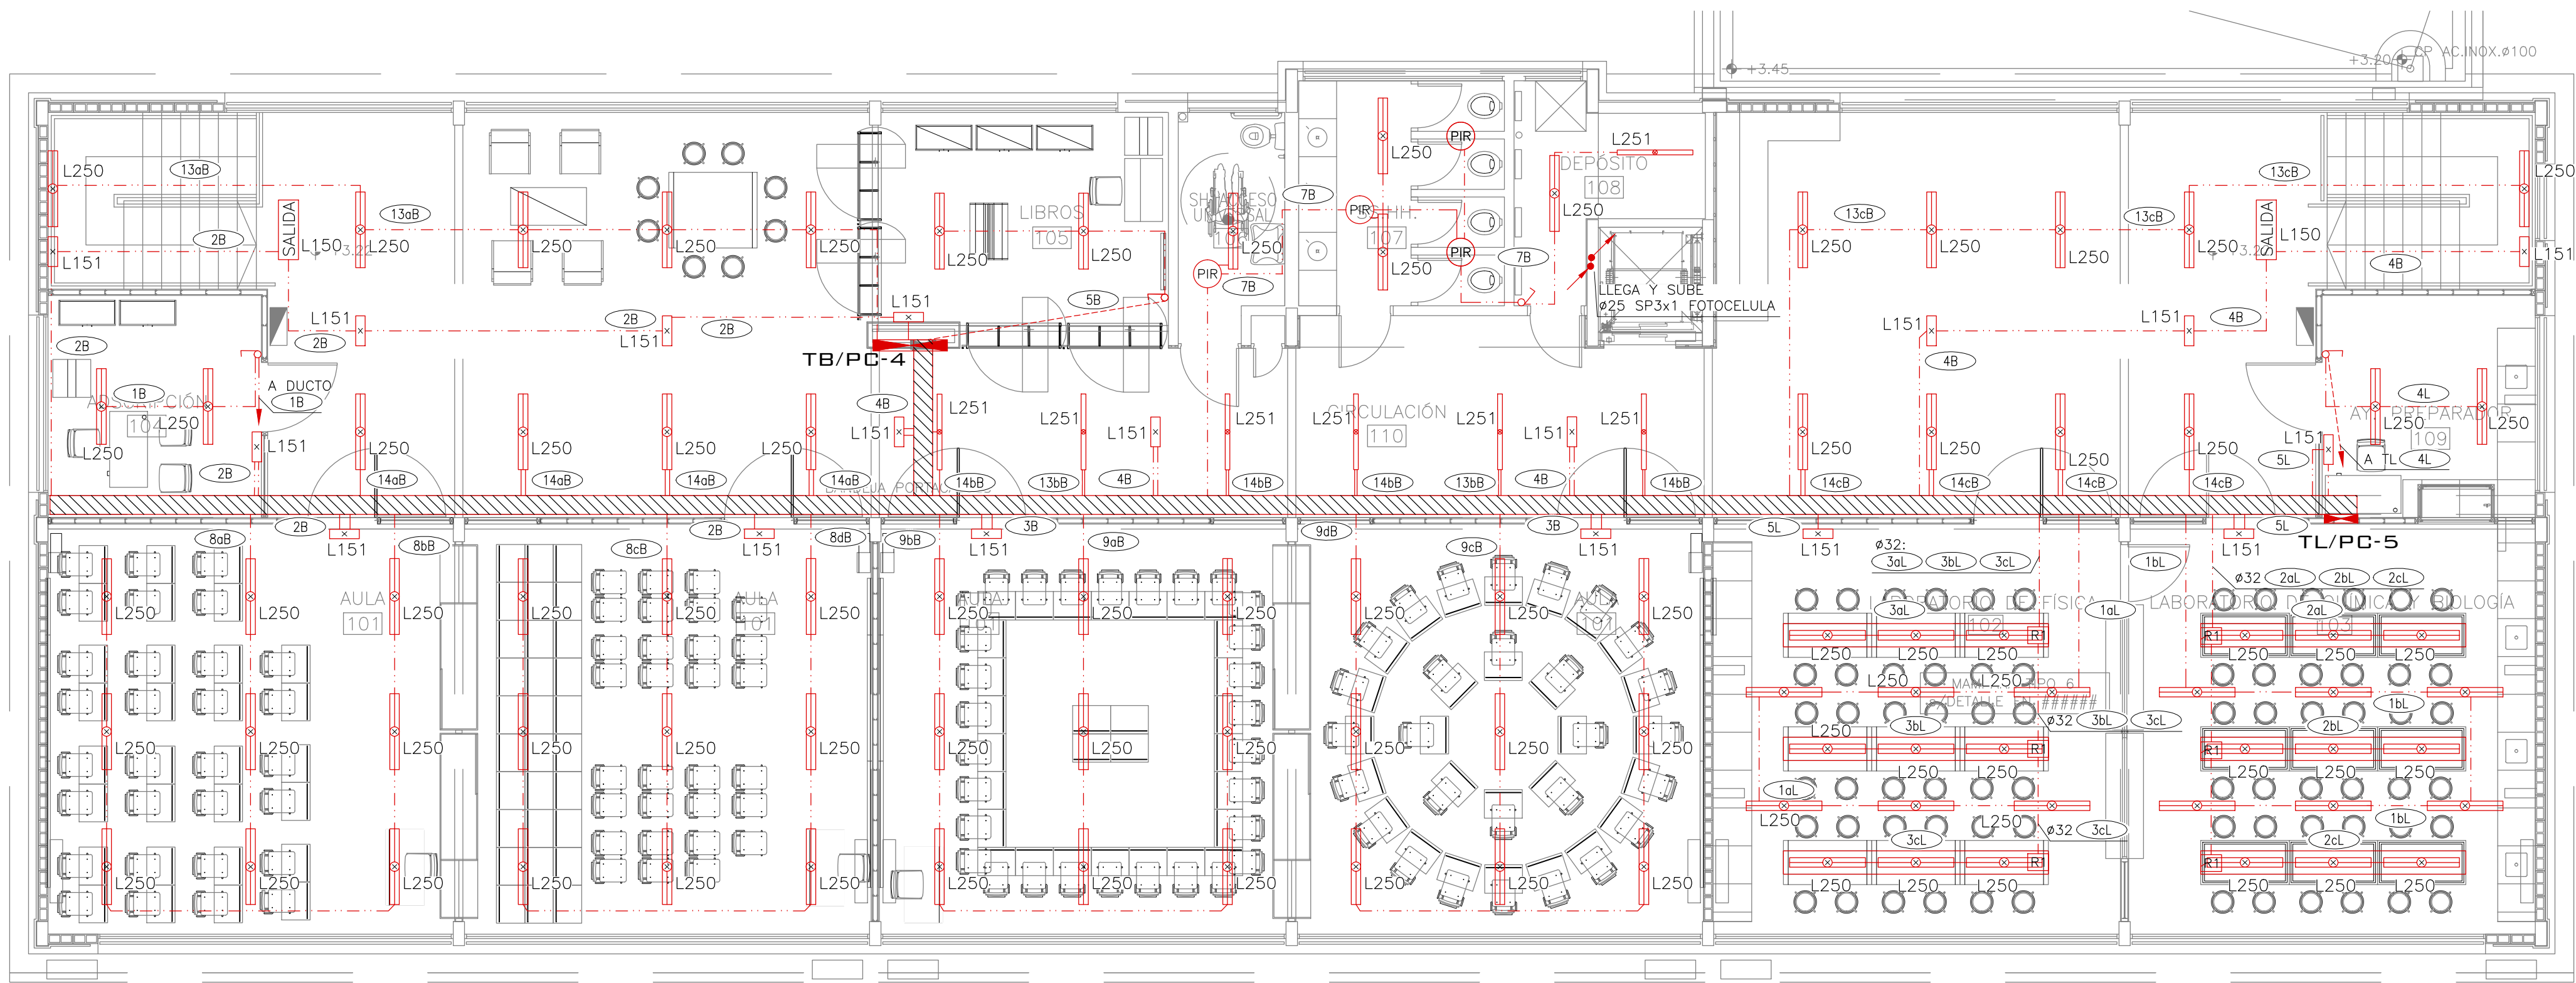

PLANTA ALTA

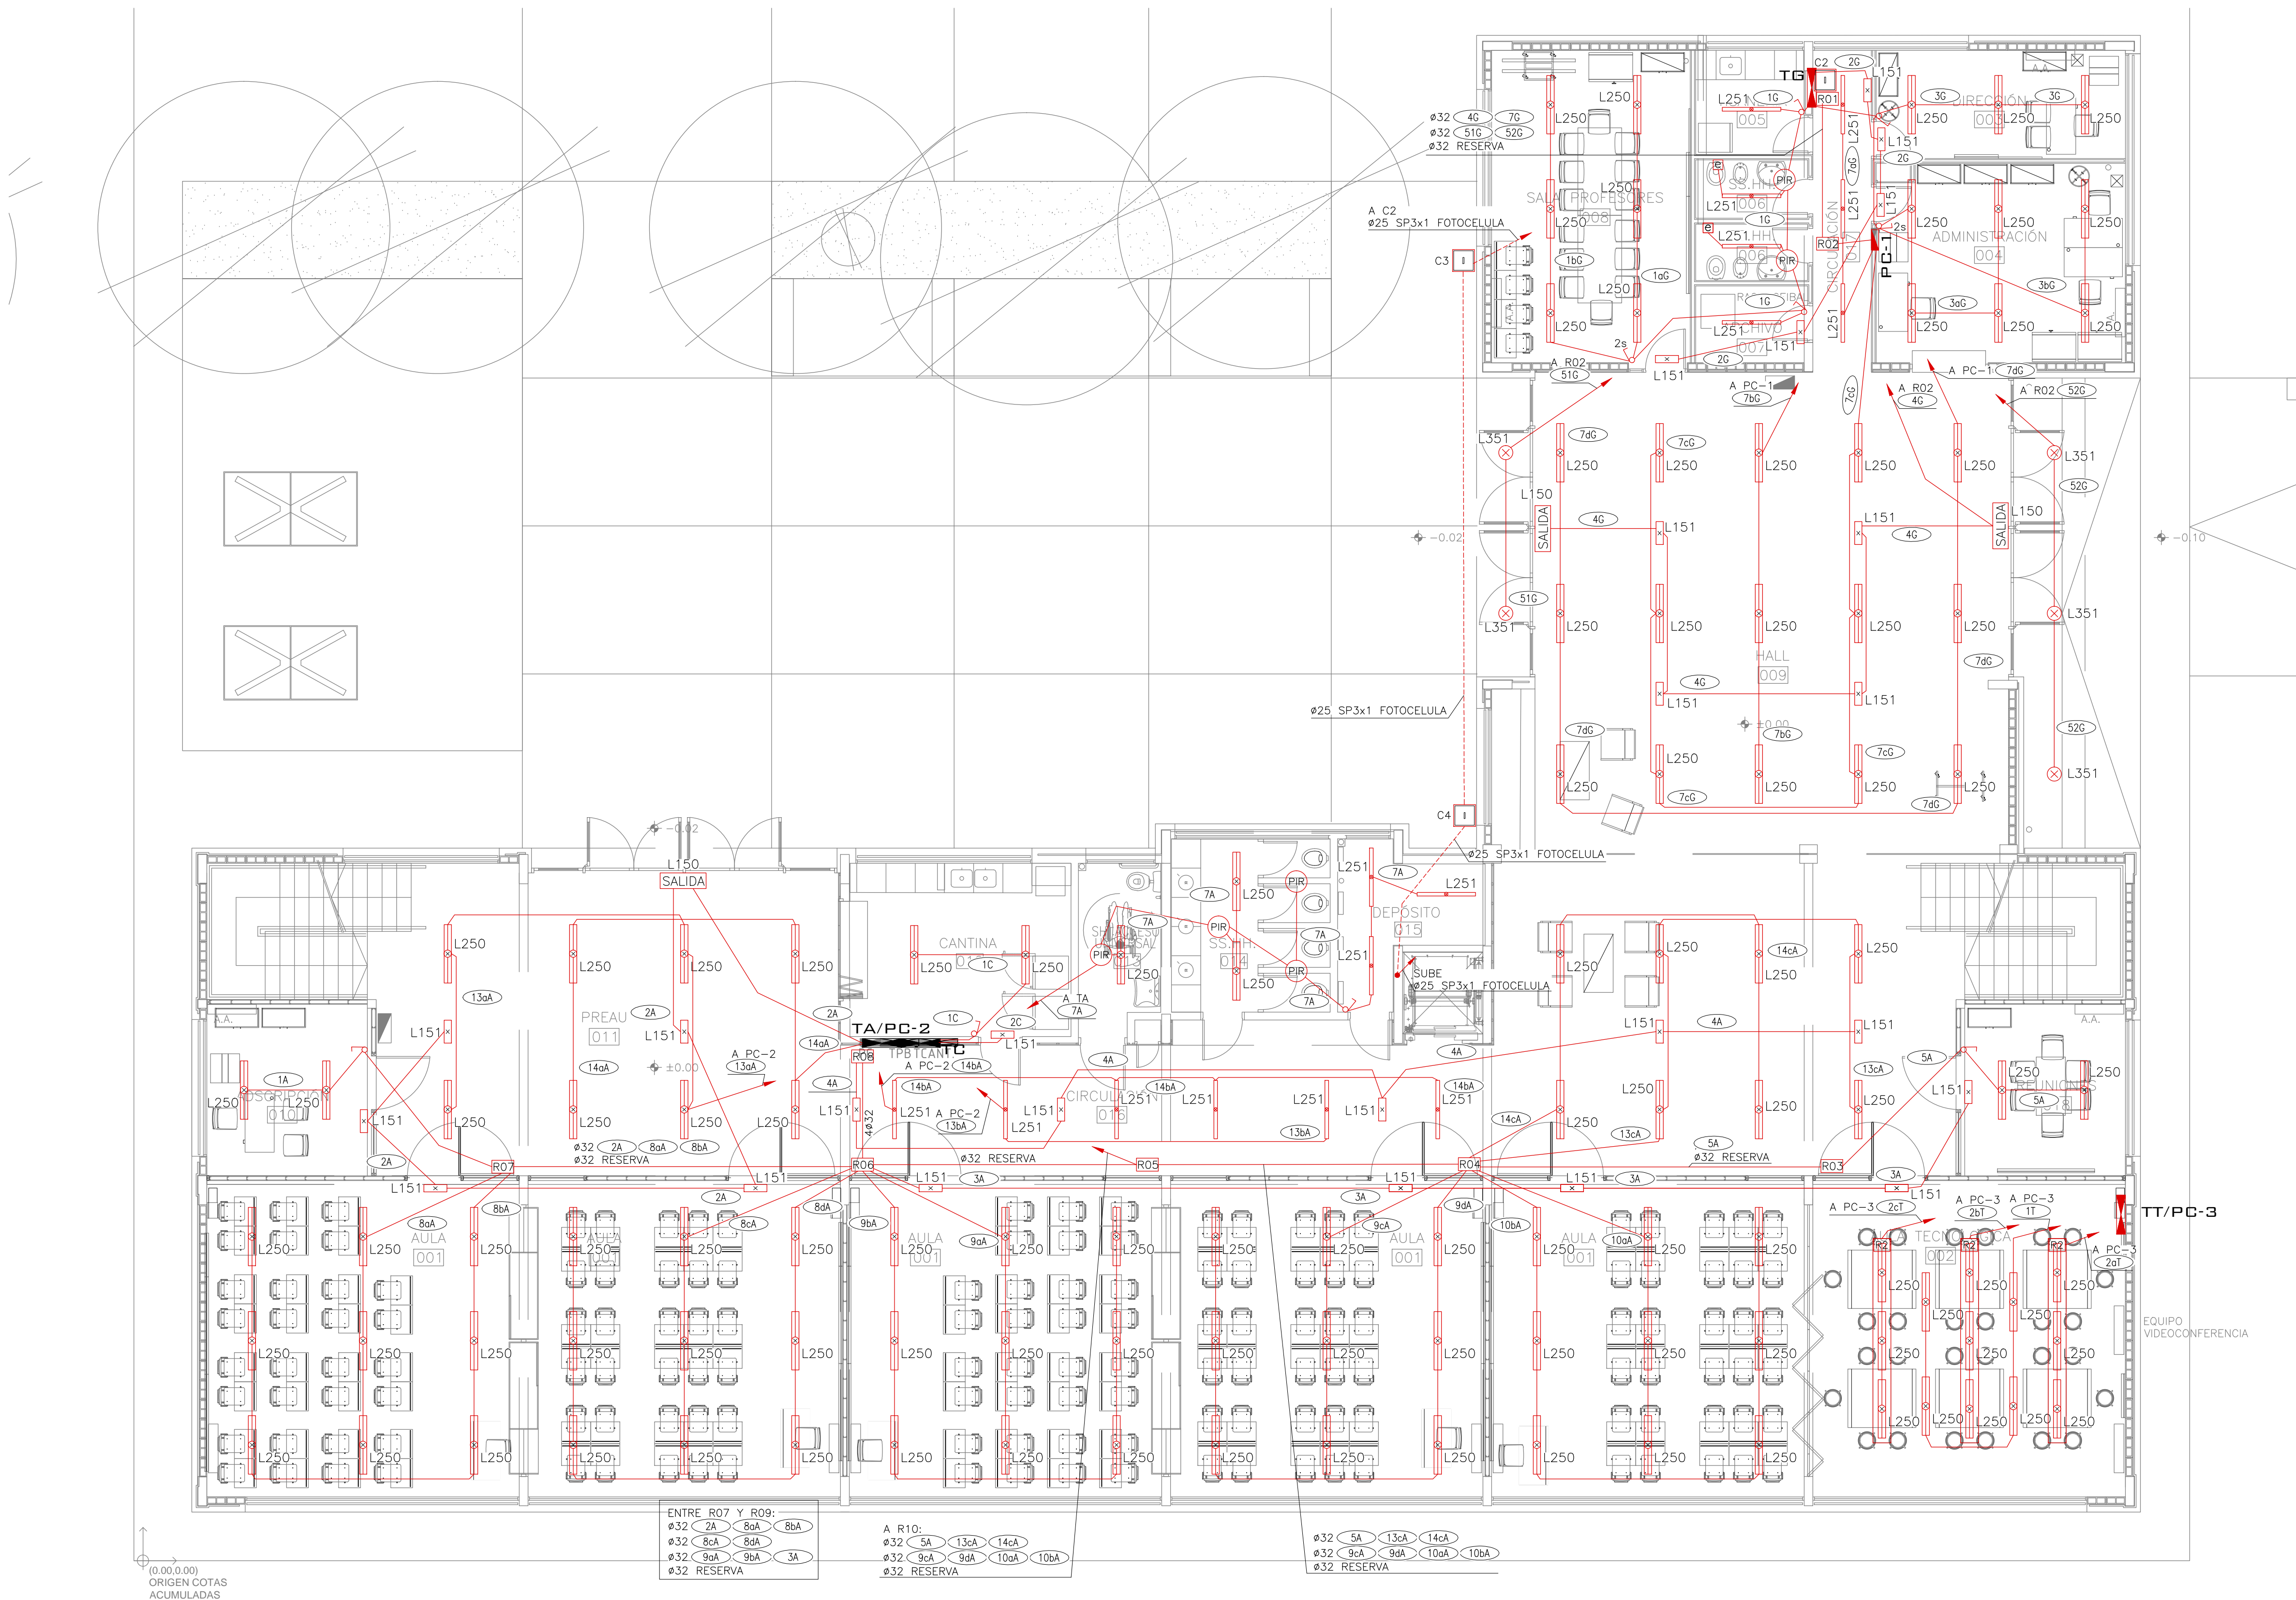

PLANTA BAJA

SIMBOLOGIA:

- CAÑERÍA EMBUTIDA.
- CAÑERÍA APARENTE EN HIERRO GALVANIZADO
- CAÑERÍA POR CONTRAPISO O PLATEA.
- DUCTO METALICO 300x65mm, EXCLUSIVO POTENCIA
- LLAVE DE CORTE UNIPOLAR EN CAJA DE LLAVE, h=1,20m
- LLAVE DE CORTE UNIPOLAR DOBLE EN CAJA DE LLAVE, h=1,20m
- LLAVE DE COMBINACION DE EXTREMIDAD EN CAJA DE LLAVE, h=1,20m.
- CONEXION EXTRACTOR
- SENSOR DE MOVIMIENTO OMNIDIRECCIONAL INSTALADO EN CAJA DE LLAVE
- CAJA DE LLAVE, CONEXION FOTOCELULA, UBICACION EXACTA A COORDINAR EN OBRA.
- PANEL DE CONTROL (VER MEMORIA)
- LUMINARIA EN DUCTO, VER LAMINA DETALLE DUCTOS COLGANTES
- CAMARA 40x40
- CAMARA 60x60
- REGISTRO EN LOSA DE 40x40cm, CON TAPA ABSORBIDA

NOTAS:

- SALVO QUE SE INDIQUE LO CONTRARIO:
- TODAS LAS CAÑERÍAS SERÁN EN Ø20, EN CASO DE SER EMBUTIDAS, SERÁN EN PVC Y EN CASO DE SER APARENTES EN CAÑO DE HIERRO GALVANIZADO, NO PERMITIÉNDOSE UNIONES DE CAÑO DE HIERRO Y PVC.
- TODAS LAS CAJAS INSTALADAS EN TABIQUES DE YESO SERÁN CONSTRUCTAS EN CHAPA DE HIERRO ESPECIALES PARA ESTE TIPO DE PANELES MARCA DISTRICT.
- TODAS LAS CAÑERÍAS METÁLICAS SERÁN PUESTAS A TIERRA.
- TODAS LAS UBICACIONES SERÁN CONFIRMADAS EN OBRA.
- TODAS LAS CAJAS, REGISTROS Y ACCESORIOS PARA INSTALACION APARENTES SERÁN CONSTRUCTOS EN FUNDICION DE ALUMINIO MARCA DAKA O SIMILAR.
- TODAS LAS CAÑERÍAS SE DEJARÁN ENHEBRADAS CON GUIA DE ALAMBRE GALVANIZADO.
- TODOS LOS CAÑOS LLEVARÁN BUJES EN SUS EXTREMOS.

| MODIFICACIONES | | |
|-------------------------------------|------|-------------------------|
| FECHA | NOTA | AUTORIA |
| | | |
| | | |
| | | |
| OBRA: LICEO N°3 SOLYMAR - CANELONES | | FECHA: 2022 |
| Calle 71 esq. Mar de Ajó | | ESCALA: 1:50 |
| PLANO: ILUMINACION | | LAMINA |
| ELECTRICA | | LXXELOS |
| PRESTAMO BID 3773 / BID - UR | | POEMPE |
| ANEP - CODICEN | | ÁREA DE INFRAESTRUCTURA |
| | | TALLER DE DISEÑO |