



VIVIENDA TIPO 2 - 1 DORMITORIO  
PLANTA

ESCALA 1:50

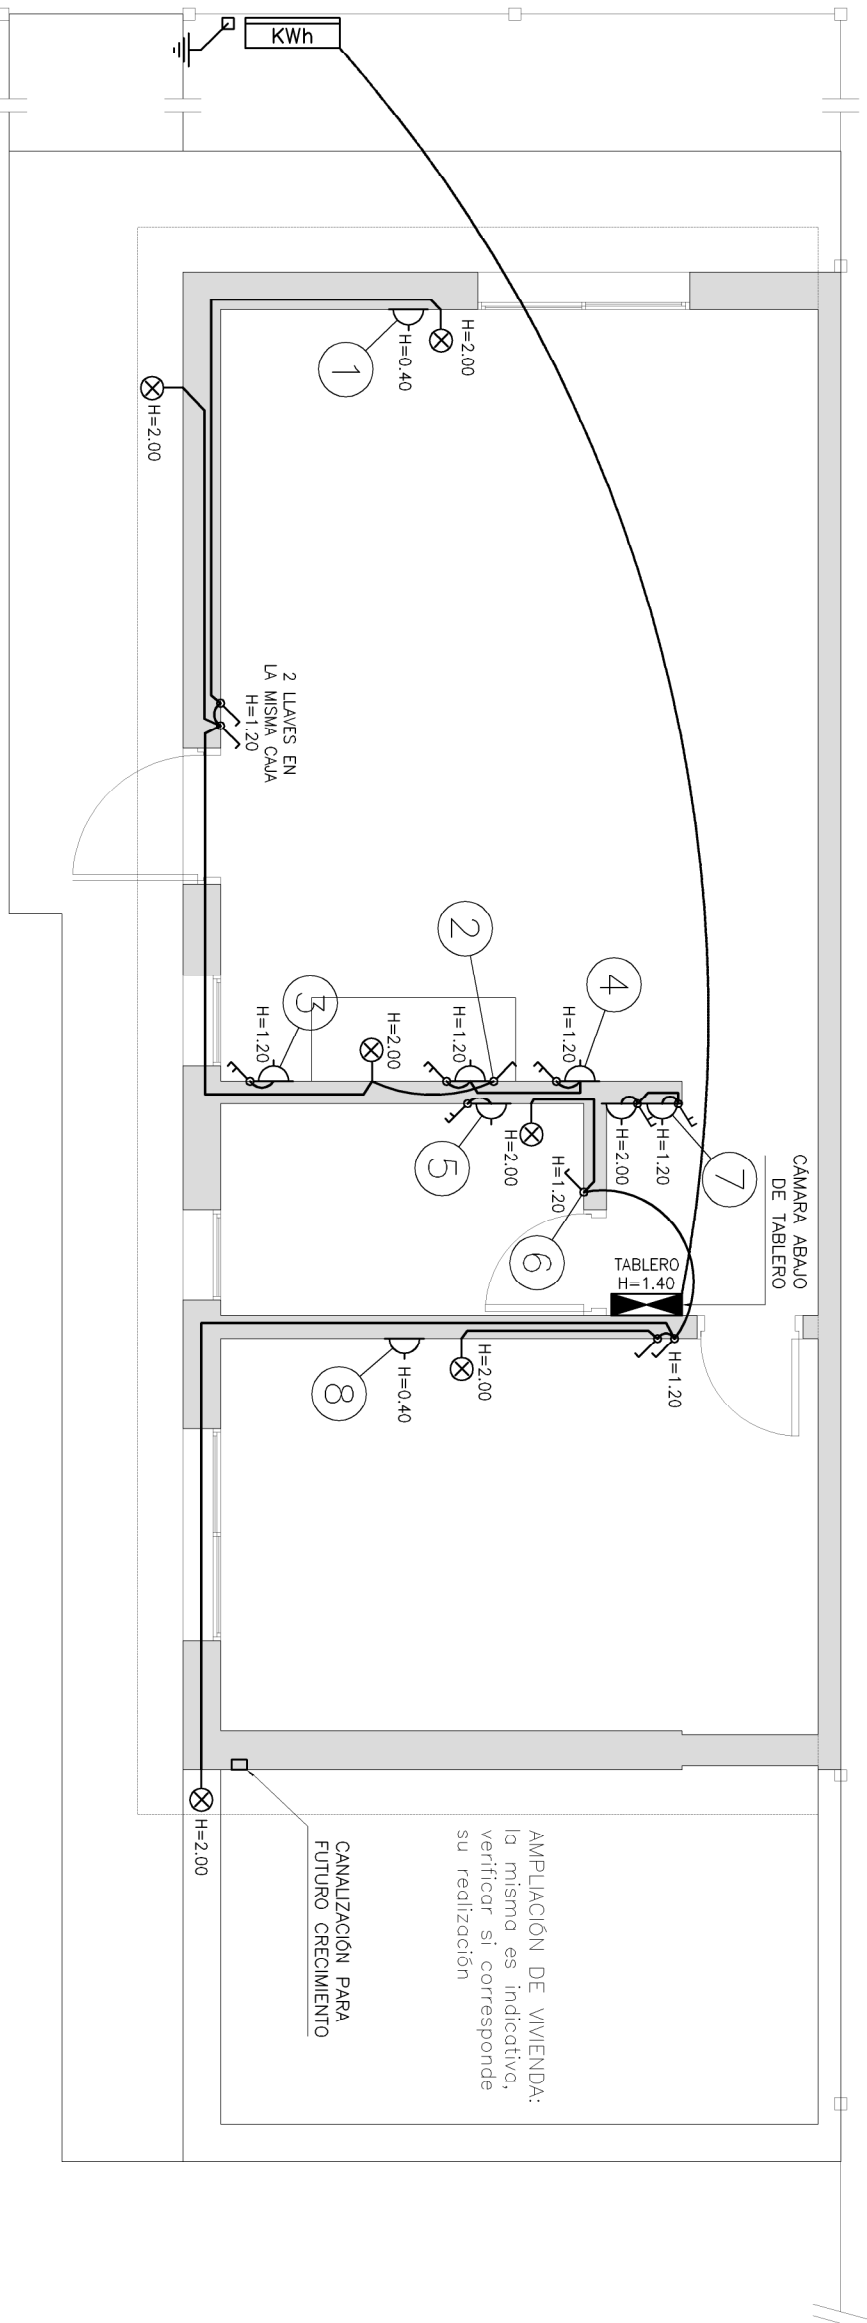


VIVIENDA DE 1 DORMITORIO:  
DIAGRAMA UNIFILAR

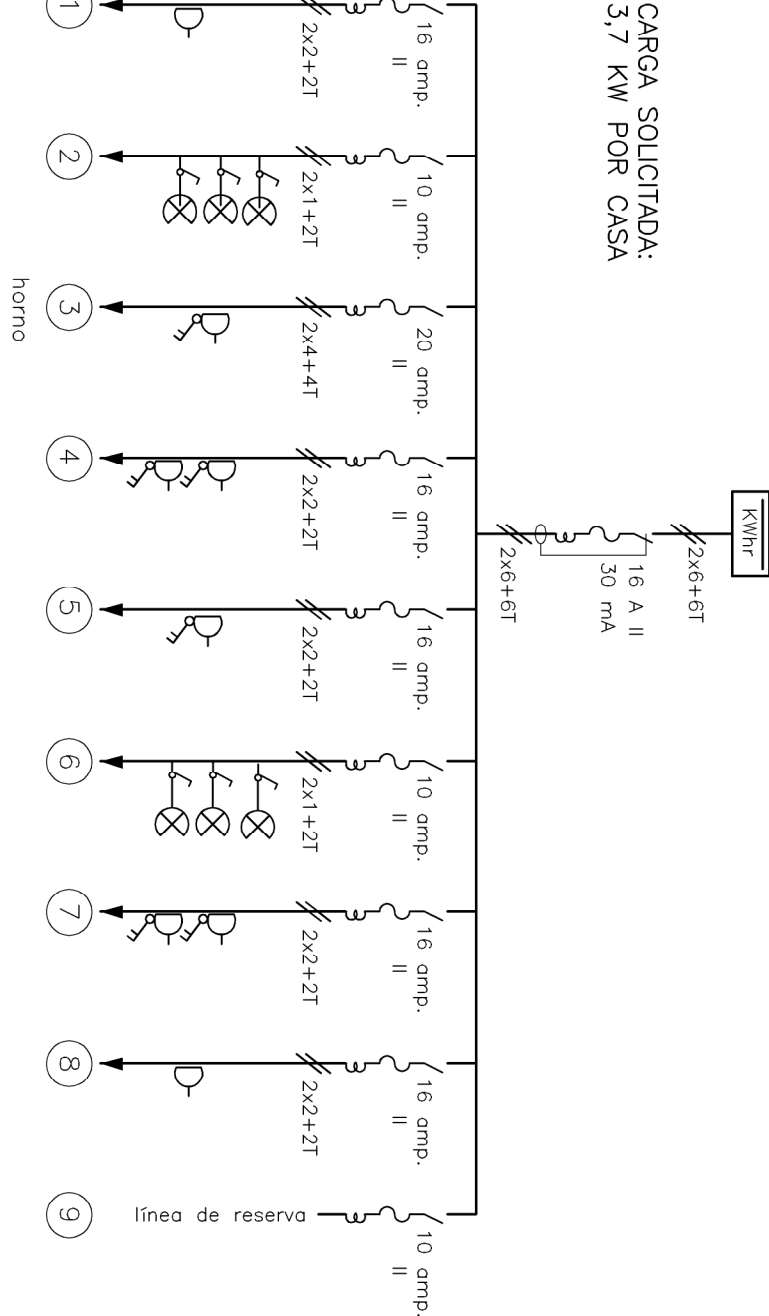


PLANILLA

No.	V.A.	CONDUCTOR	INT.	OBSERVACIONES
01	500	2x2+2T	19	luzes
02	180	2x1+2T	19	luzes
03	3300	2x4+4T	25	tomos anillo con llave
04	1500	2x2+2T	19	tomos con llave, uno anillo
05	500	2x2+2T	19	tomos con llave
06	180	2x1+2T	19	luzes
07	500	2x2+2T	19	tomos con llave
08	500	2x2+2T	19	luzes
09	500	2x2+2T	19	línea de reserva
GRAL.		2x6+6T	25	diferenciál 30 mA 16 A

TABLERO

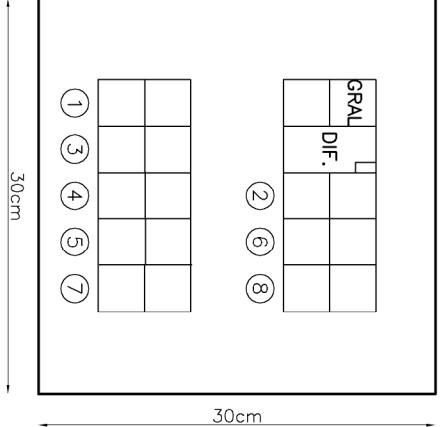


VIVIENDA DE 2 DORMITORIOS:  
DIAGRAMA UNIFILAR

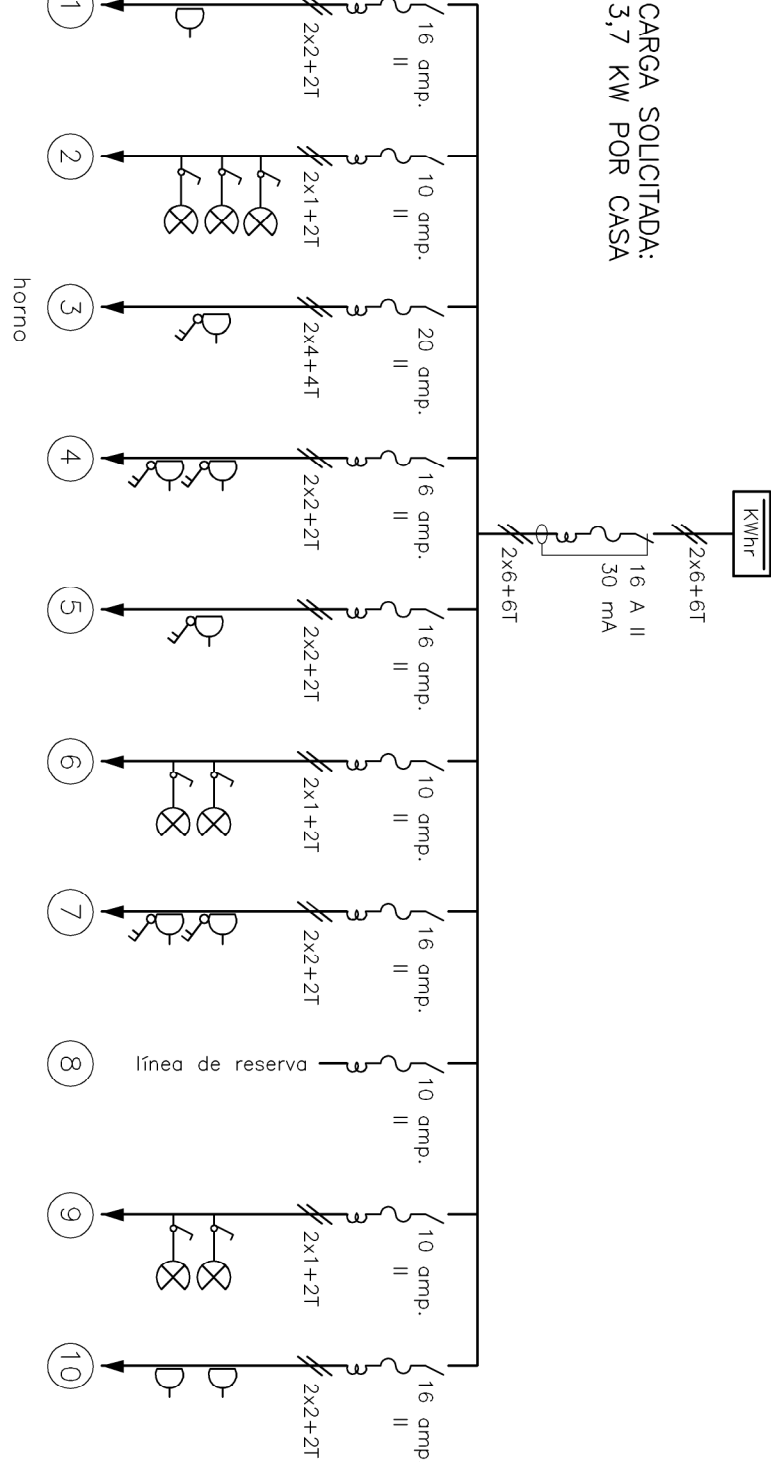

PLANILLA


No.	V.A.	CONDUCTOR	INT.	OBSERVACIONES
01	500	2x2+2T	19	luzes
02	180	2x1+2T	19	luzes
03	3300	2x4+4T	25	tomos anillo con llave
04	1500	2x2+2T	19	tomos con llave, uno anillo
05	500	2x2+2T	19	tomos con llave
06	180	2x1+2T	19	luzes
07	500	2x2+2T	19	tomos con llave
08	500	2x2+2T	19	línea de reserva
09	180	2x1+2T	19	luzes
10	500	2x2+2T	19	tomos
GRAL.		2x6+6T	25	diferenciál 30 mA 16 A

TABLERO

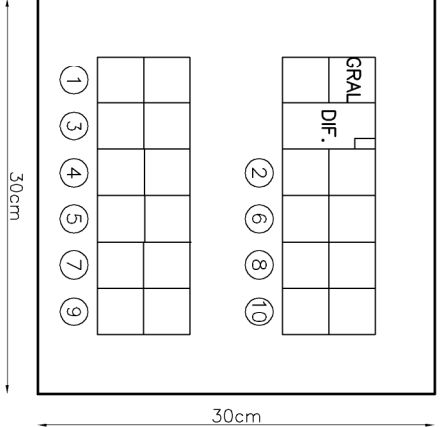


VIVIENDA TIPO 2 - 2 DORMITORIOS  
PLANTA

ESCALA 1:50

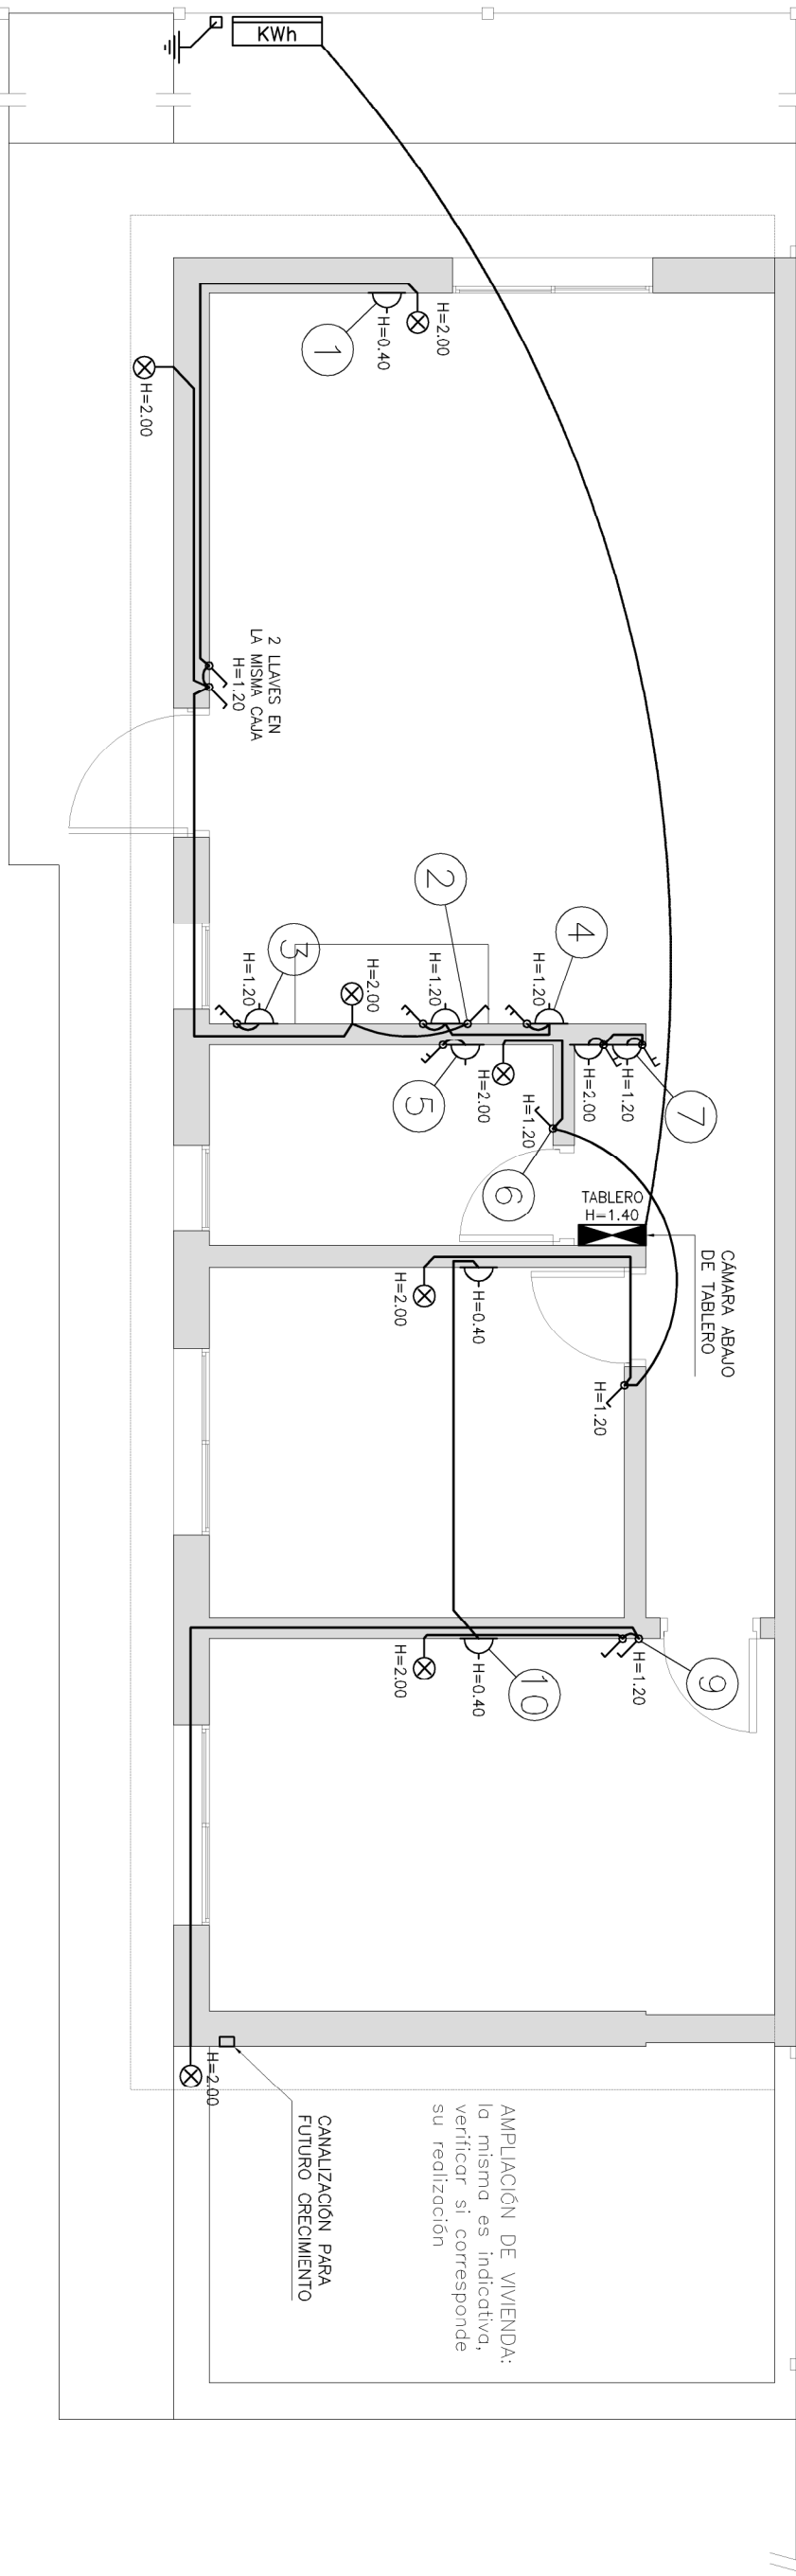


VIVIENDA DE 3 DORMITORIOS:  
DIAGRAMA UNIFILAR

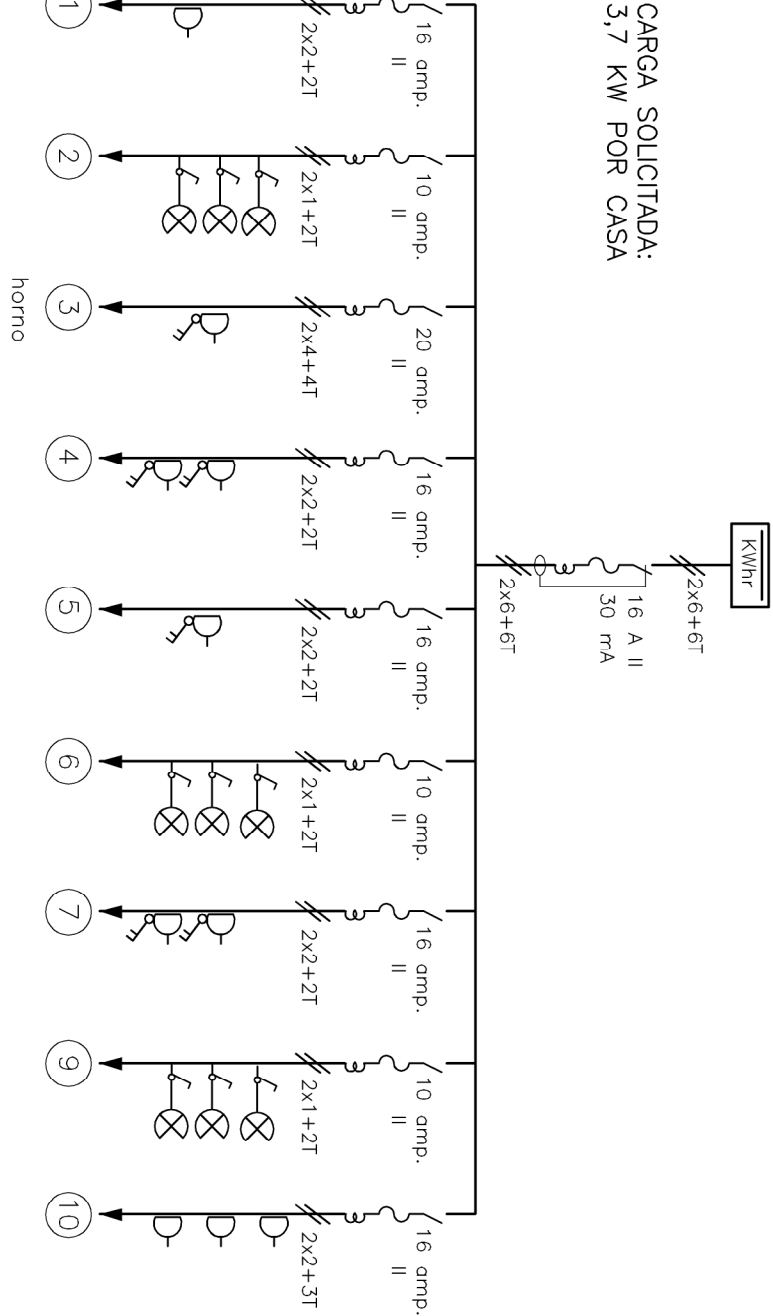

PLANILLA


No.	V.A.	CONDUCTOR	INT.	OBSERVACIONES
01	500	2x2+2T	19	luzes
02	180	2x1+2T	19	luzes
03	3300	2x4+4T	25	tomos anillo con llave
04	1500	2x2+2T	19	tomos con llave, uno anillo
05	500	2x2+2T	19	tomos con llave
06	180	2x1+2T	19	luzes
07	500	2x2+2T	19	tomos con llave
08	500	2x2+2T	19	línea de reserva
09	180	2x1+2T	19	luzes
10	500	2x2+2T	19	tomos
GRAL.		2x6+6T	25	diferenciál 30 mA 16 A

TABLERO

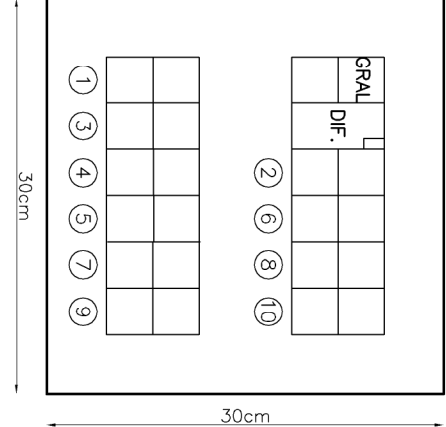

VIVIENDA TIPO 2 - 3 DORMITORIOS  
PLANTA

ESCALA 1:50

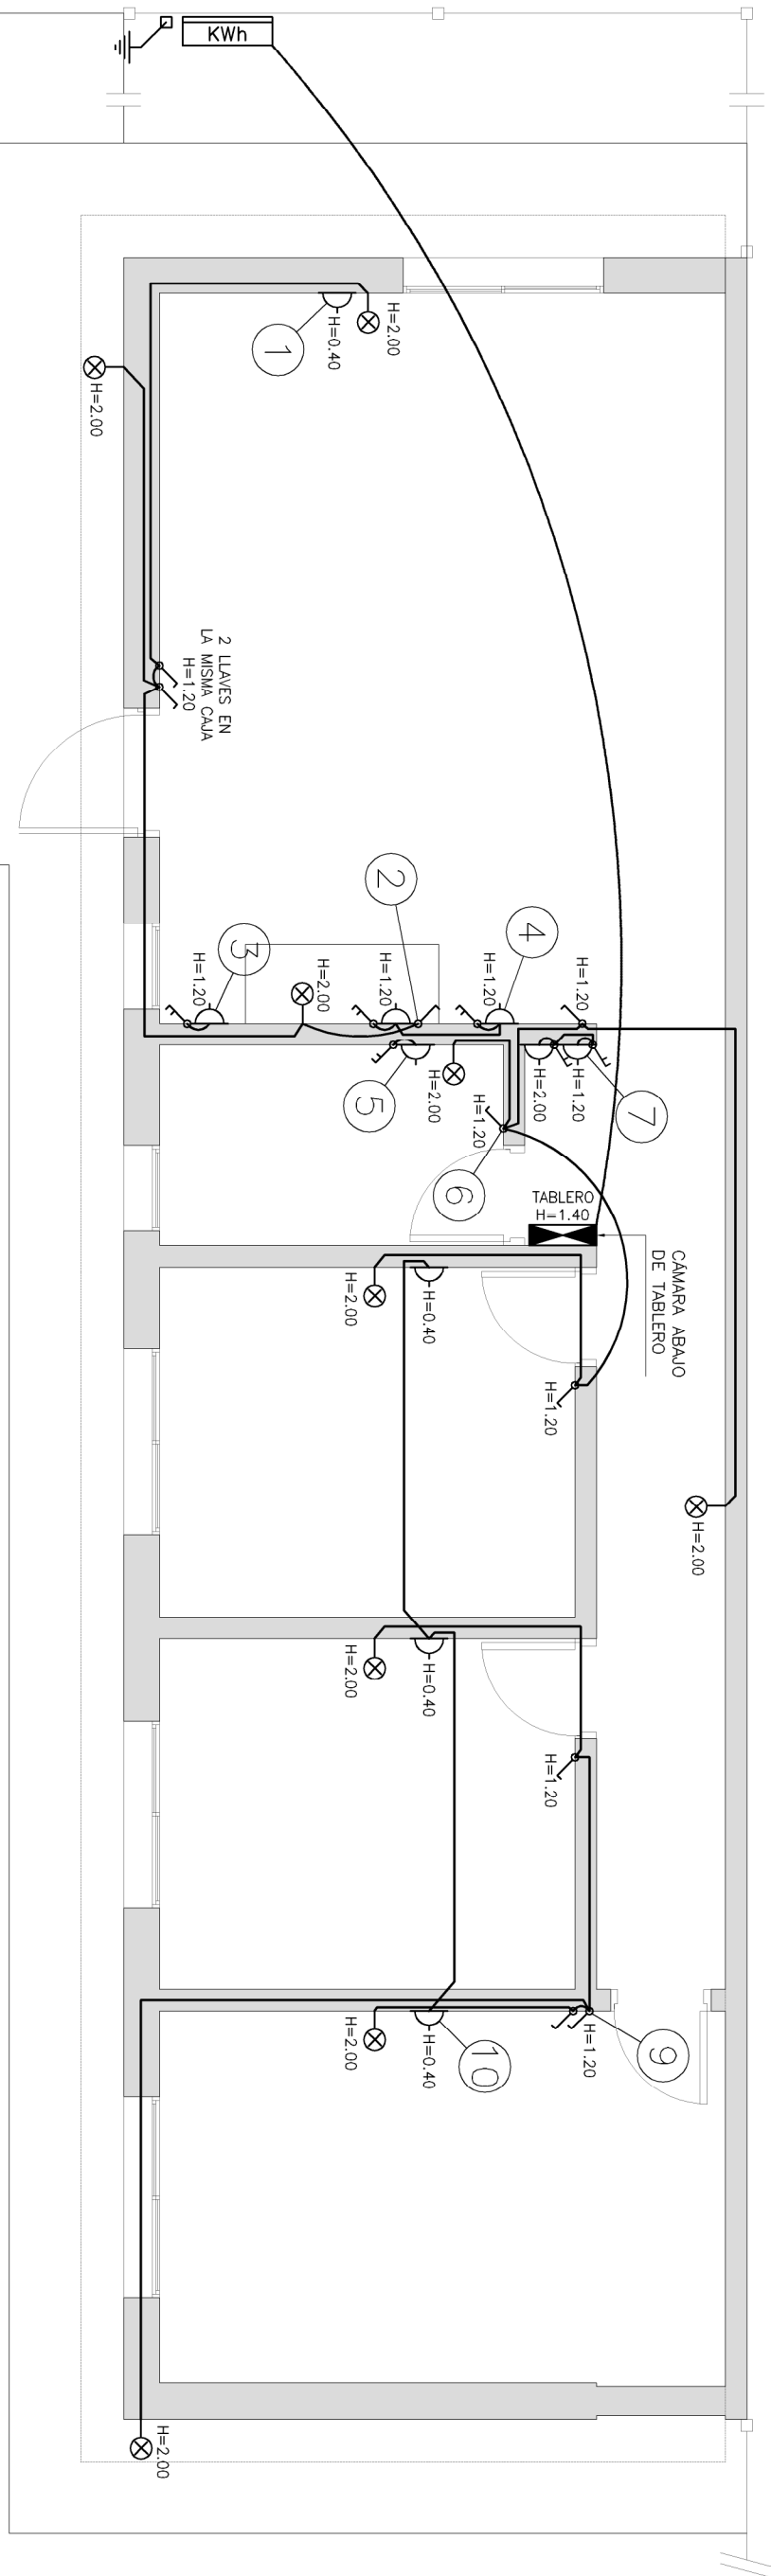

SVSULO	DESIGNACION
⊗	INTERRUPTOR TERMOMAGNETICO CON DIFERENCIAL
⊗	LAMPARA INCANDESCENTE DE 100W EN TECHO
⊗	BRAZO C/LAMPARA INCANDESCENTE DE 100W
⊗	TOMACORRIENTES MONOFASICO
⊗	TOMACORRIENTES MONOFASICO CON LLAVE BIPOLAR

<b>MVOTMA</b>	<b>PMB</b>	<b>COMARCA</b>
Ministerio de Vivienda Ordenamiento Territorial y Medio Ambiente	Programa de Mejoramiento de Barrios	Comarca Canelones
INTENDENCIA DE CANELONES		

VIVIENDA TIPO PLANTA BAJA  
INSTALACIÓN ELÉCTRICA

Proyecto:	MEJORAMIENTO INTEGRAL AREA PRECARIA PANDO NORTE	Nº Plano:	VA04-1
Ubicación:	Pando, Canelones	Fecha:	Septiembre 2013
Escala:	1:50	Revisión:	
Técnico:	Arq. LAURA C. BOZZO	Coordinador:	Ing. PAULA ROMAY
Firma:	Ing. MARCELO FODERE	Firma:	

Equipo Técnico:	CAESU-IPRU-CSI	Logo:	Logo of the project team
Equipo Técnico:	CAESU-IPRU-CSI	Logo:	Logo of the project team