



CONEXIÓN A DESIFONAJE SUPERIOR
ESCALA 1:20

DETALLE INDICATIVO: PIEZAS A SER AJUSTADAS EN OBRA

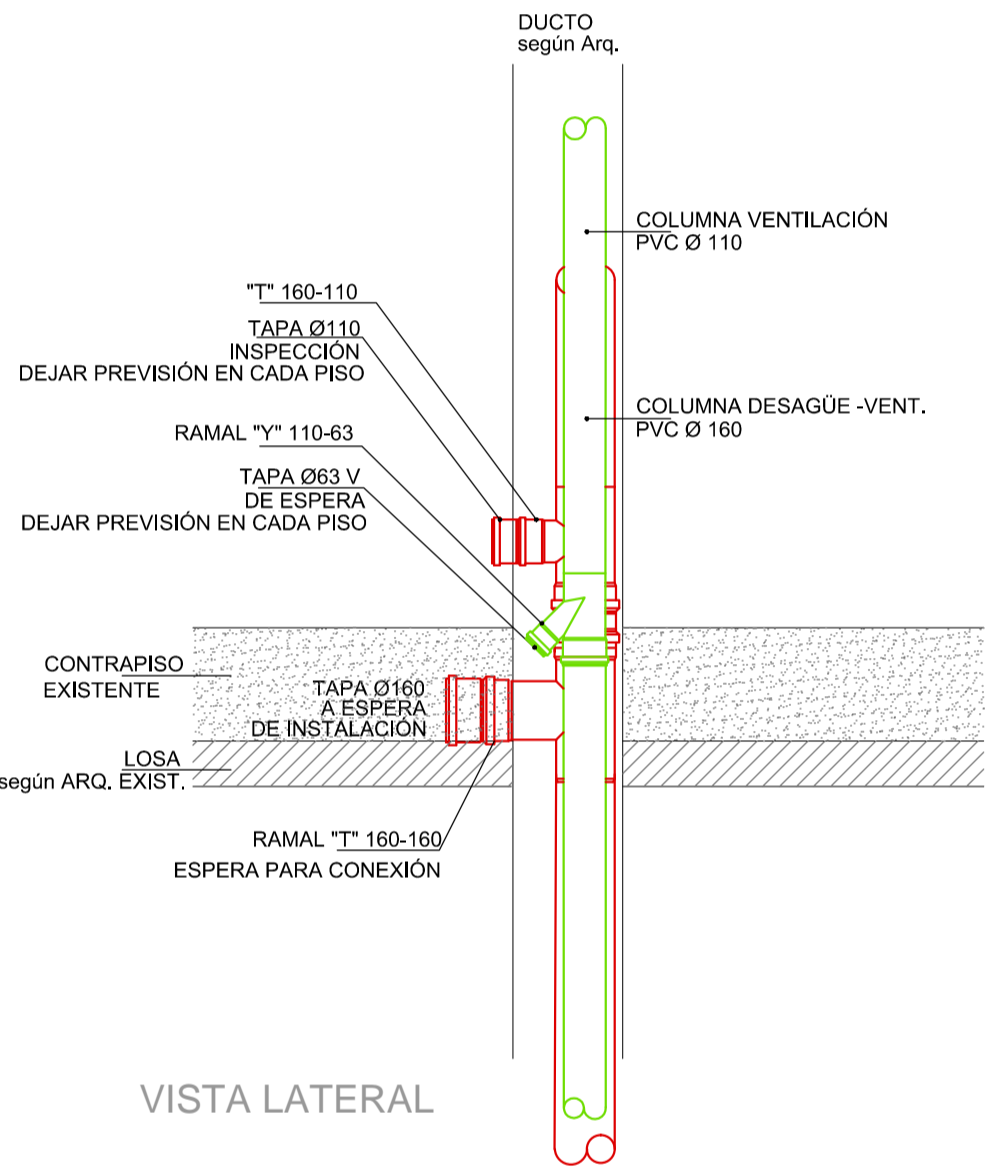


VISTA LATERAL

DETALLES INDICATIVOS: PIEZAS A SER AJUSTADAS EN OBRA

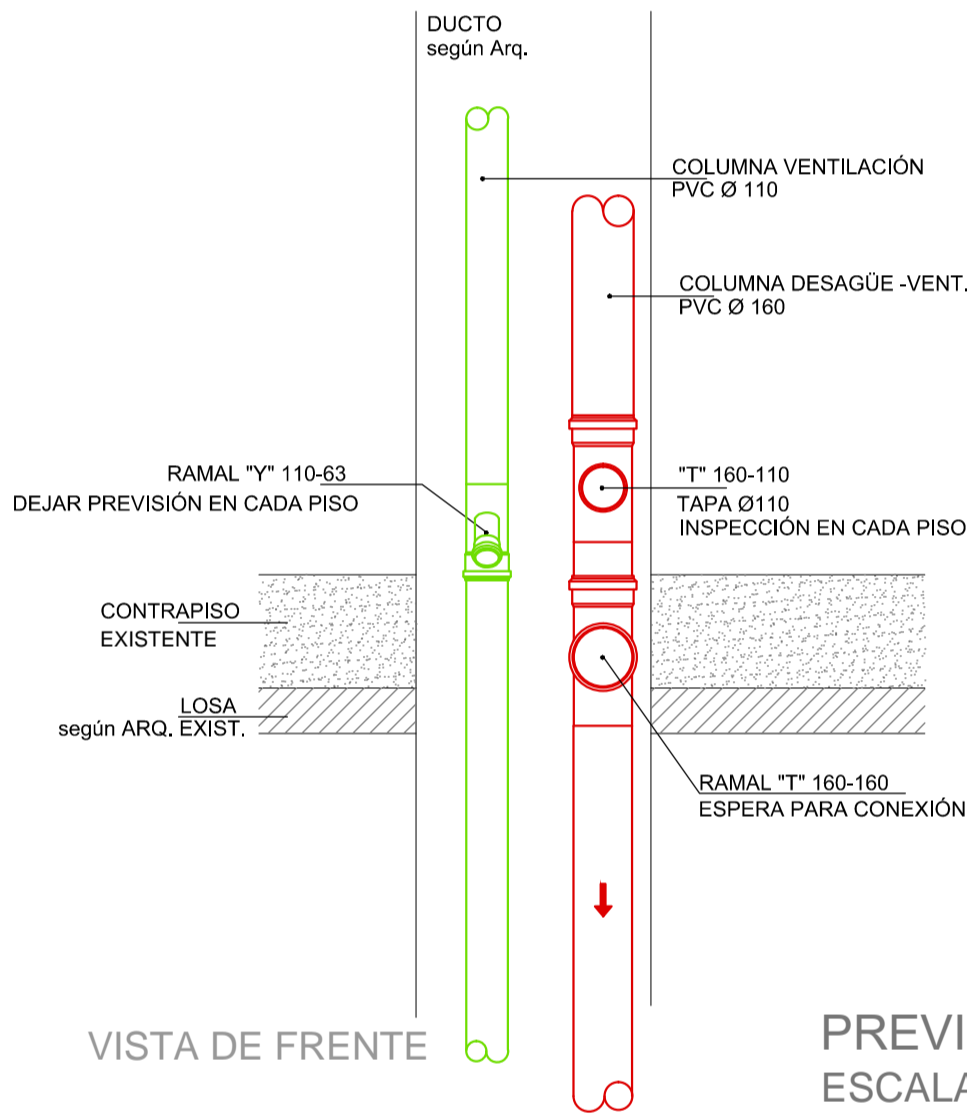

VISTA DE FRENTE

PREVISIÓN POR PISO
ESCALA 1:20

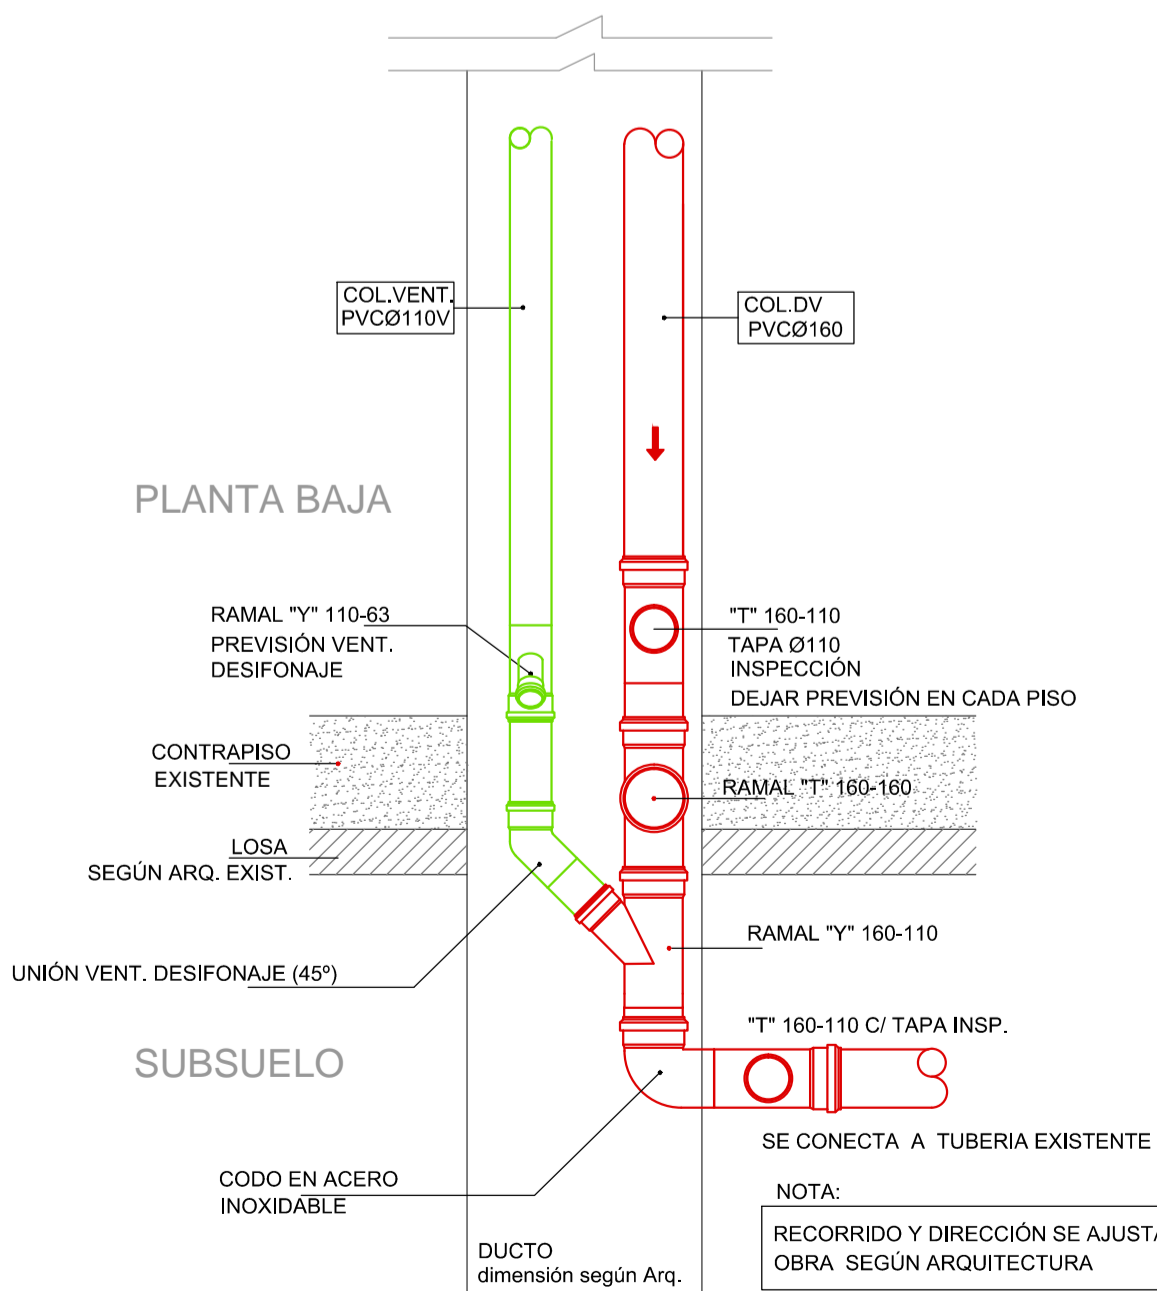


PLANTA BAJA


SUBSUELO

SE CONECTA A TUBERÍA EXISTENTE
NOTA:
RECORRIDO Y DIRECCIÓN SE AJUSTARÁ EN OBRA SEGÚN ARQUITECTURA

CONEXIÓN INFERIOR A DESIFONAJE
ESCALA 1:20

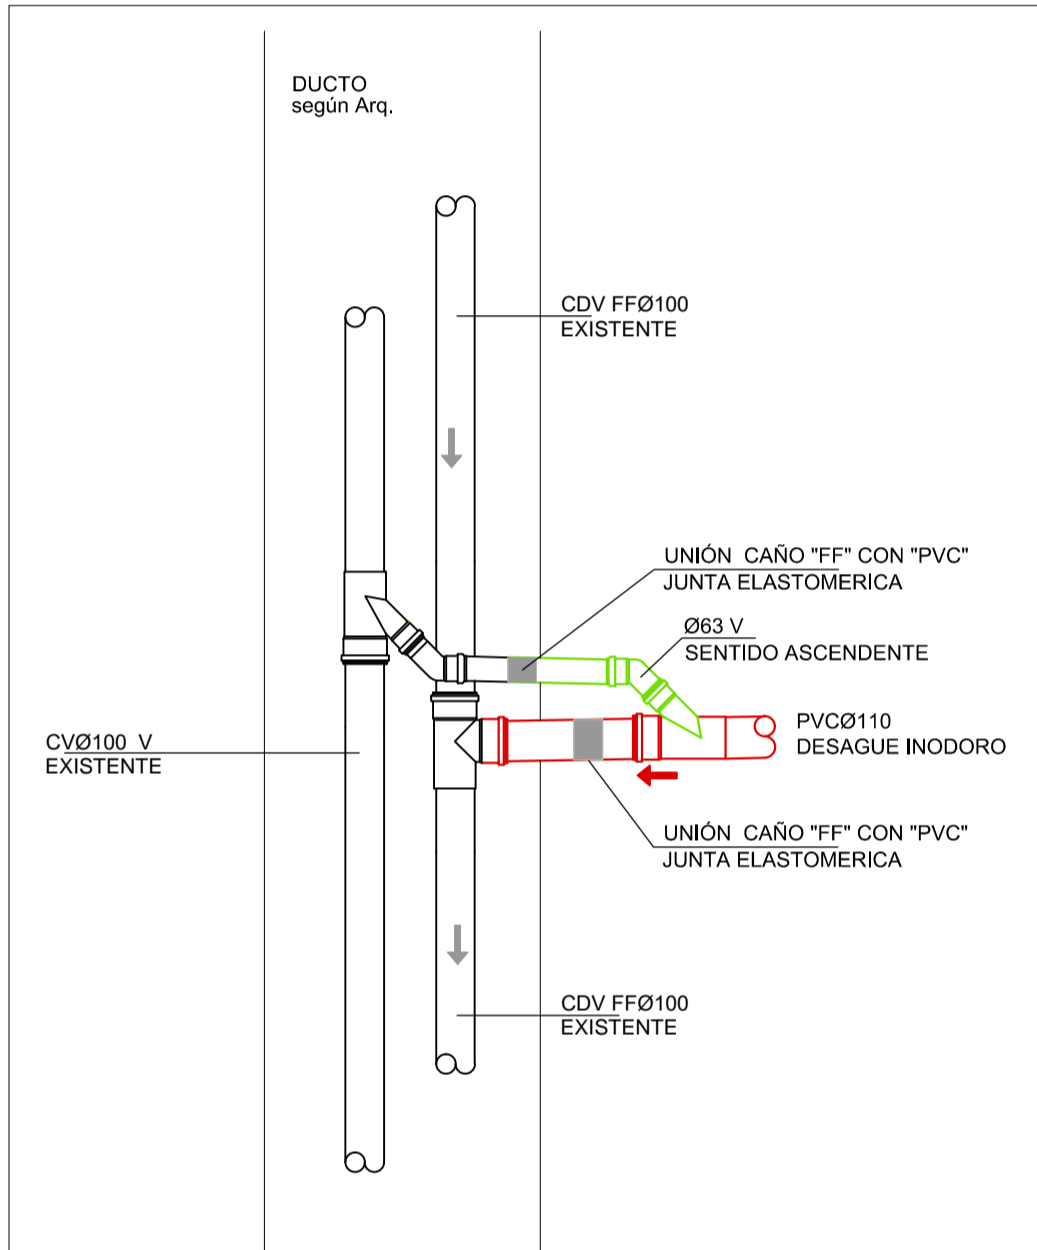

COL. EXIST. CON PIEZAS PARA CONEXIÓN
ESCALA 1:20

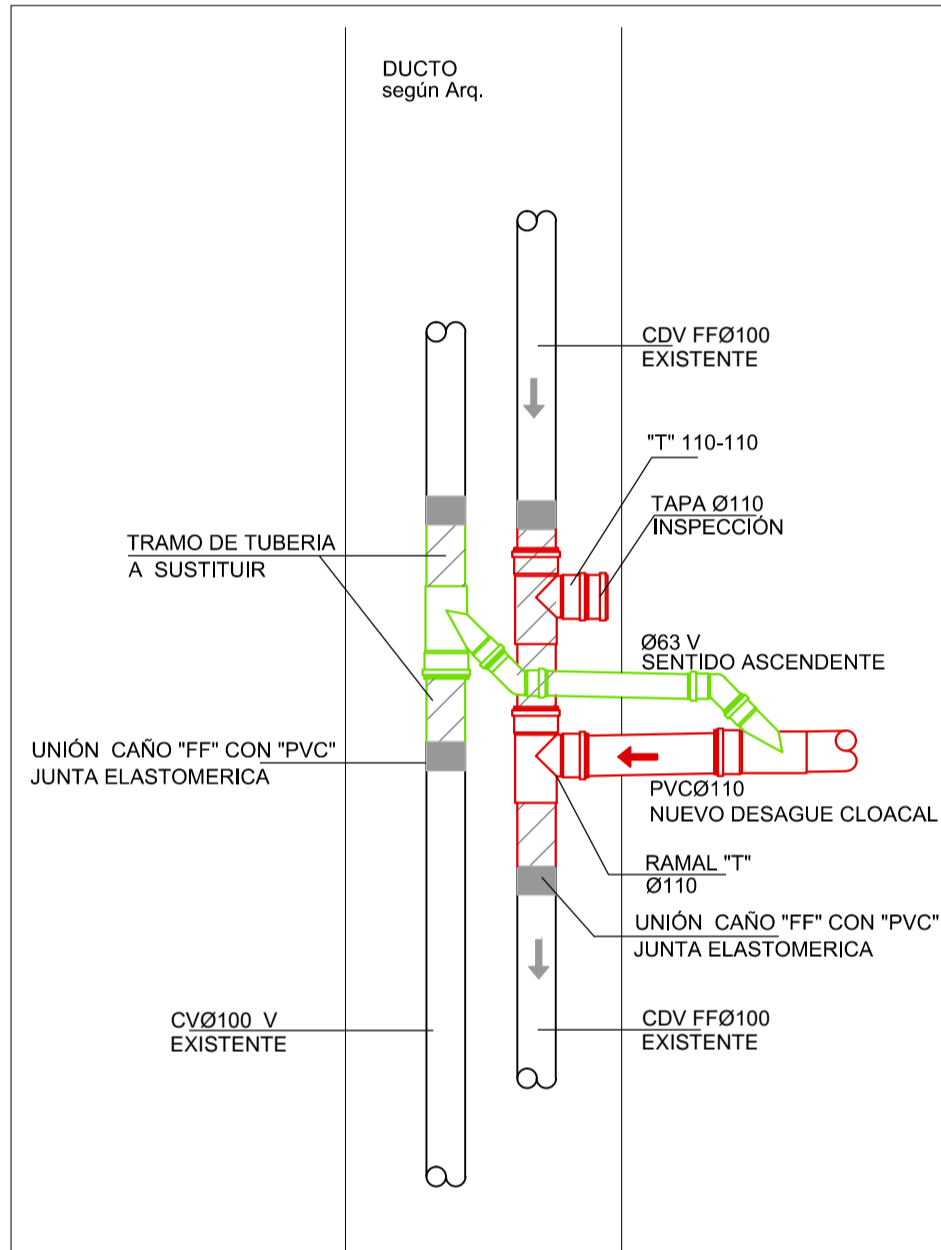

COL. EXIST. SIN PIEZA DE TOMA PARA CONEXIÓN
ESCALA 1:20

NOTA:
DE NO EXISTIR TOMA DE COLUMNA QUE PERMITA CONECTAR CON LA NUEVA INSTALACIÓN, DEBERÁ REALIZARSE EL EMPLAME DE LA COLUMNA EN "FF" CON LAS PIEZAS QUE HABILITEN LA CONEXIÓN
PARA EL CASO DE LA COLUMNA DE VENTILACIÓN PARA DESIFONAJE Y DE NO EXISTIR TOMA, SE DEBERÁ TAMBIÉN REALIZAR EL EMPLAME PARA PODER RESOLVER LA VENTILACIÓN DE LA INSTALACIÓN
DETALLE INDICATIVO: PIEZAS A SER AJUSTADAS EN OBRA