


BLOQUE C- PLANTA BAJA ESC. 1/100

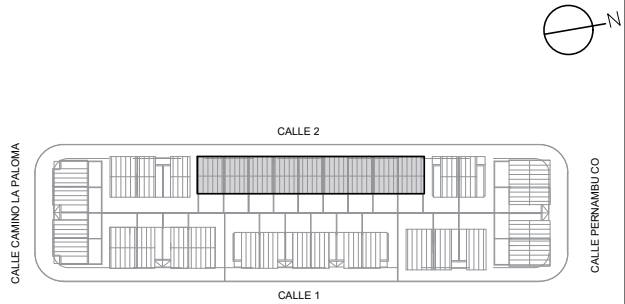

BLOQUE C	TOTAL VIVIENDAS = 09
----------	----------------------

Referencias	
	Centro de luz
	Caja de brazo
	Interruptor unipolar
	Interruptor de combinación
	Interruptor bipolar
	Pulsador
	Timbre
	Tablero del apartamento
	Tomacorriente tres en línea
	Tomacorriente schuko con interruptor bipolar
	Central de Telefono
	ICP ■ Caja exterior de 2 modulos con riel DIN

Intendencia de Montevideo Departamento de Desarrollo Urbano División Tierras y Habitat SERVICIO DE TIERRAS Y VIVIENDA		
PROGRAMA: Realojo "El Che"	PADRÓN N°: Fracción 5493	
SECTOR: Barrio La Palma	CONCEPTO: Obra Nueva	
UBICACIÓN: Cno.La Palma-Calle1-Pernambuco-Calle 2	REGIMEN: P.Horizontal	
PROPIETARIO: Intendencia de Montevideo	FECHA: 3/2023	
PLANO: Instalación Eléctrica- Bloque C	ESCALA: 1/100	
PROPIETARIO: _____		BLOQUE C
TÉCNICO: _____		LÁMINA: IE3