



BLOQUE E- PLANTA BAJA ESC. 1/100

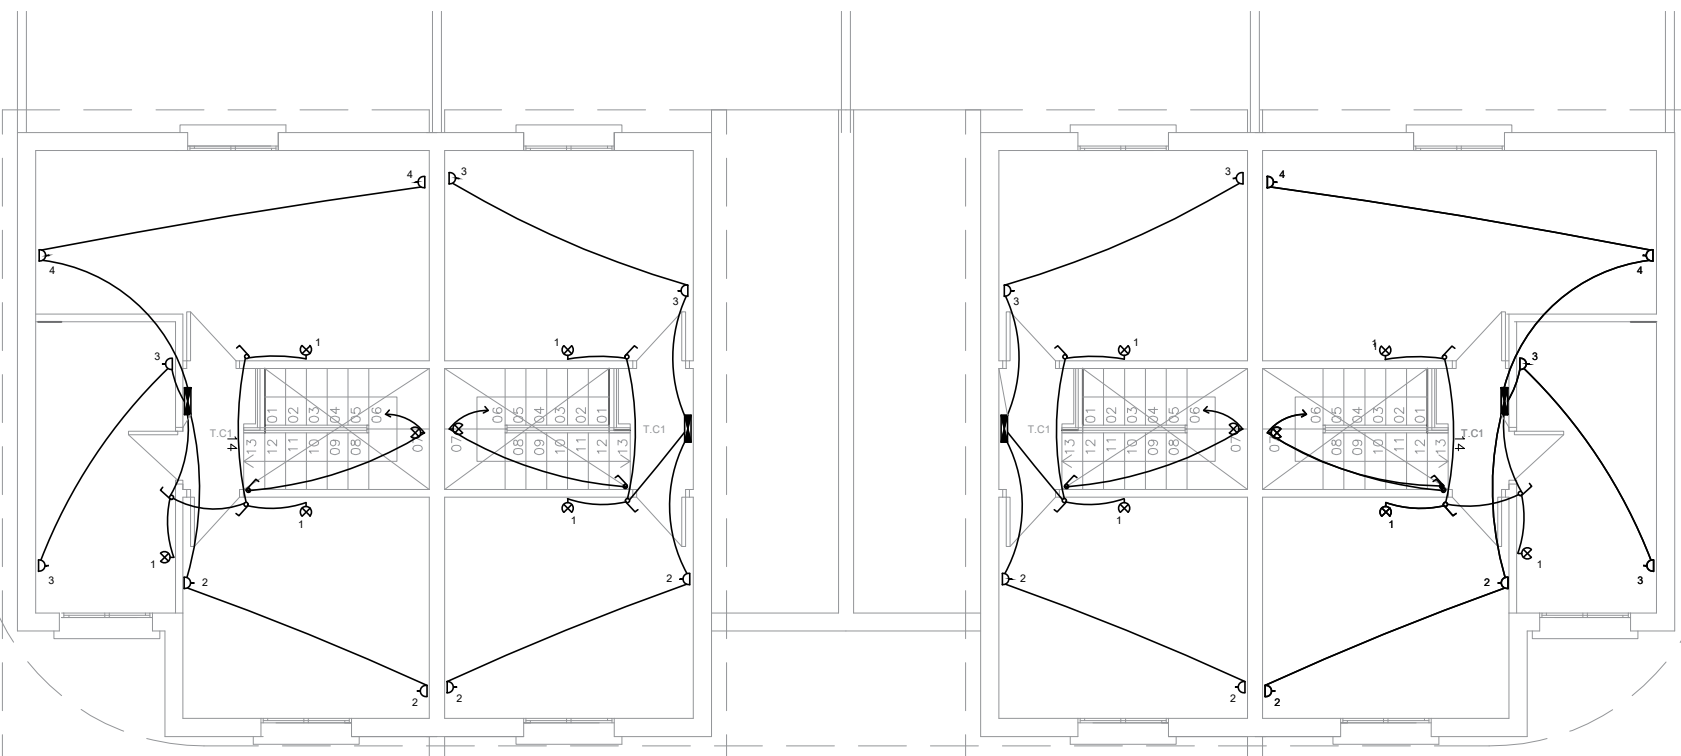

BLOQUE E- PLANTA ALTA ESC. 1/100

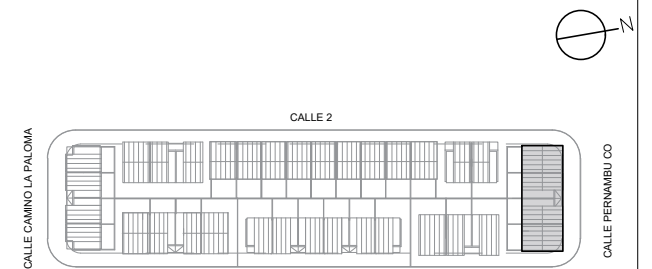

BLOQUE E	TOTAL VIVIENDAS = 04
----------	----------------------

Referencias	
⊗	Centro de luz
⊗	Caja de brazo
⊗	Interruptor unipolar
⊗	Interruptor de combinación
⊗	Interruptor bipolar
⊗	Pulsador
⊗	Timbre
⊗	Tablero del apartamento
⊗	Tomacorriente tres en línea
⊗	Tomacorriente schuko con interruptor bipolar
⊗	Central de Telefono
ICP	Caja exterior de 2 modulos con riel DIN

Intendencia de Montevideo
Departamento de Desarrollo Urbano
División Tierras y Habitat
SERVICIO DE TIERRAS Y VIVIENDA



PROGRAMA: Realajo "El Che"	PADRÓN Nº: Fracción 5493
SECTOR: Barrio La Paloma	CONCEPTO: Obra Nueva
UBICACIÓN: Cno. La Paloma - Calle 1 - Pernambuco - Calle 2	REGIMEN: P. Horizontal
PROPIETARIO: Intendencia de Montevideo	FECHA: 3/2023
PLANO: Instalación Eléctrica - Bloque E	ESCALA: 1/100
PROPIETARIO: _____	BLOQUE E
TÉCNICO: _____	LÁMINA: IE5