



BLOQUE G- PLANTA BAJA ESC. 1/100

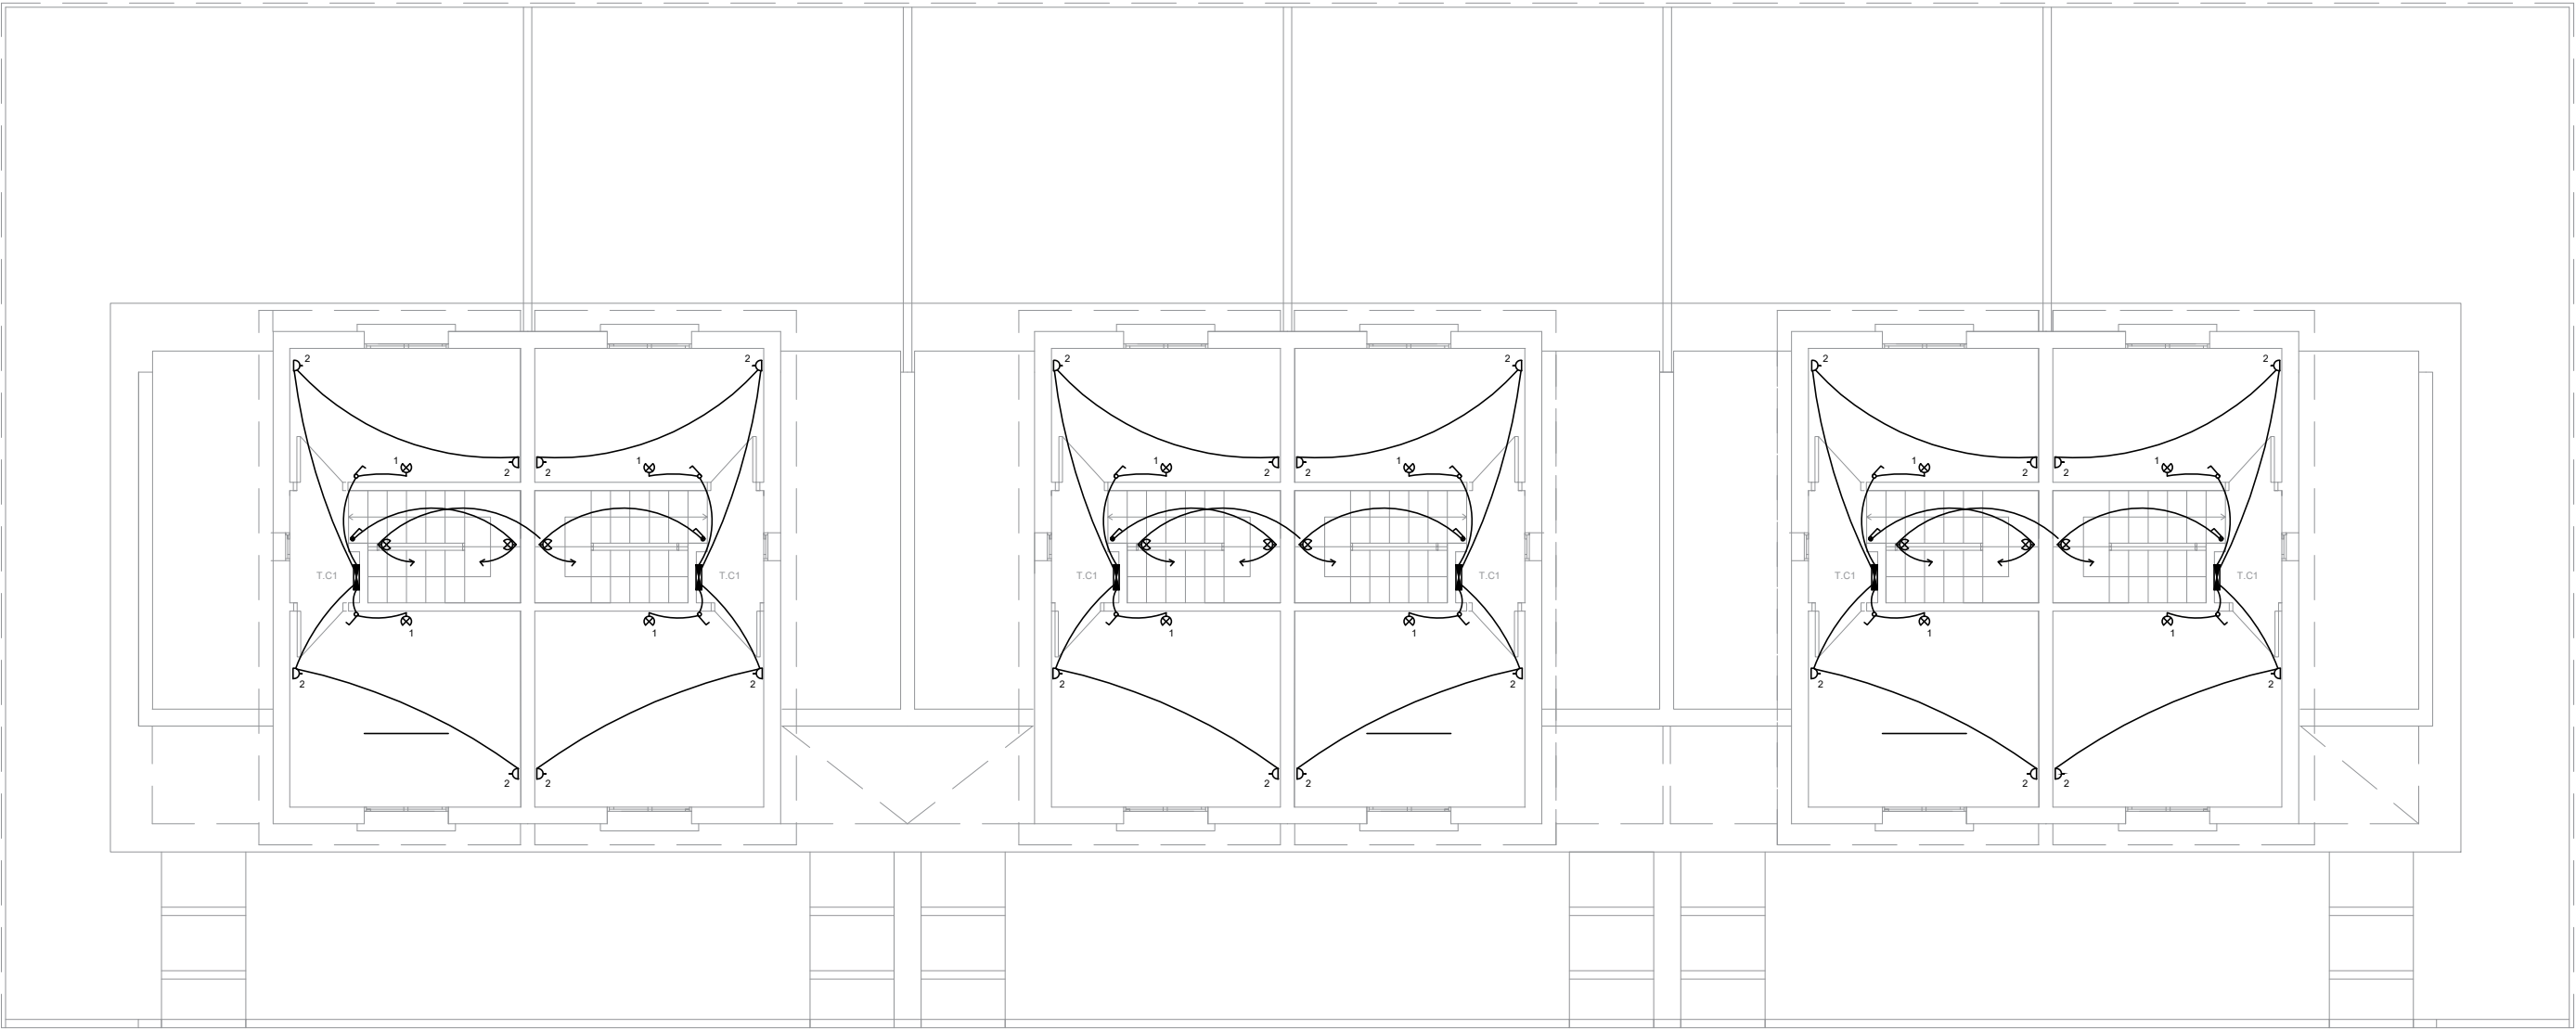

BLOQUE G- PLANTA ALTA ESC. 1/100

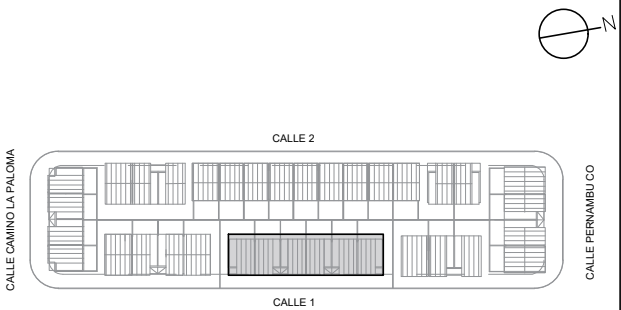

BLOQUE G	TOTAL VIVIENDAS = 06
----------	----------------------

Referencias
Centro de luz
Caja de brazo
Interruptor unipolar
Interruptor de combinación
Interruptor bipolar
Pulsador
Timbre
Tablero del apartamento
Tomacorriente tres en línea
Tomacorriente enchufe con interruptor bipolar
Central de Telefono
ICP Caja exterior de 2 modulos con riel DIN

Intendencia de Montevideo Departamento de Desarrollo Urbano División Tierras y Habitat SERVICIO DE TIERRAS Y VIVIENDA	
PROGRAMA: Realojo "El Che"	PADRÓN Nº: Fracción 5493
SECTOR: Barrio La Paloma	CONCEPTO: Obra Nueva
UBICACIÓN: Cno.La Paloma-Calle1-Pernambuco-Calle 2	REGIMEN: P.Horizontal
PROPIETARIO: Intendencia de Montevideo	FECHA: 3/2023
PLANO: Instalación Eléctrica- Bloque G	ESCALA: 1/100
BLOQUE G	
PROPIETARIO:	LÁMINA:
TÉCNICO:	IE7