




CIRCUITOS UNIFILARES

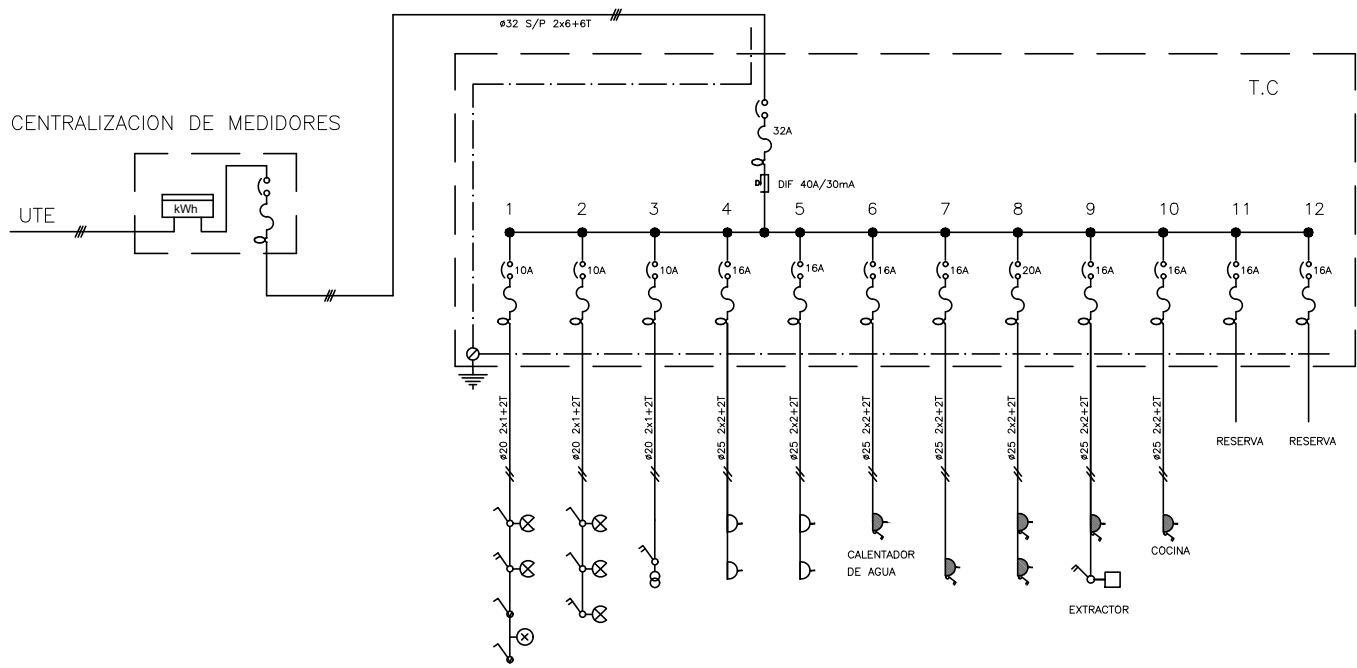


TIPOLOGÍA 1D - BLOQUE C

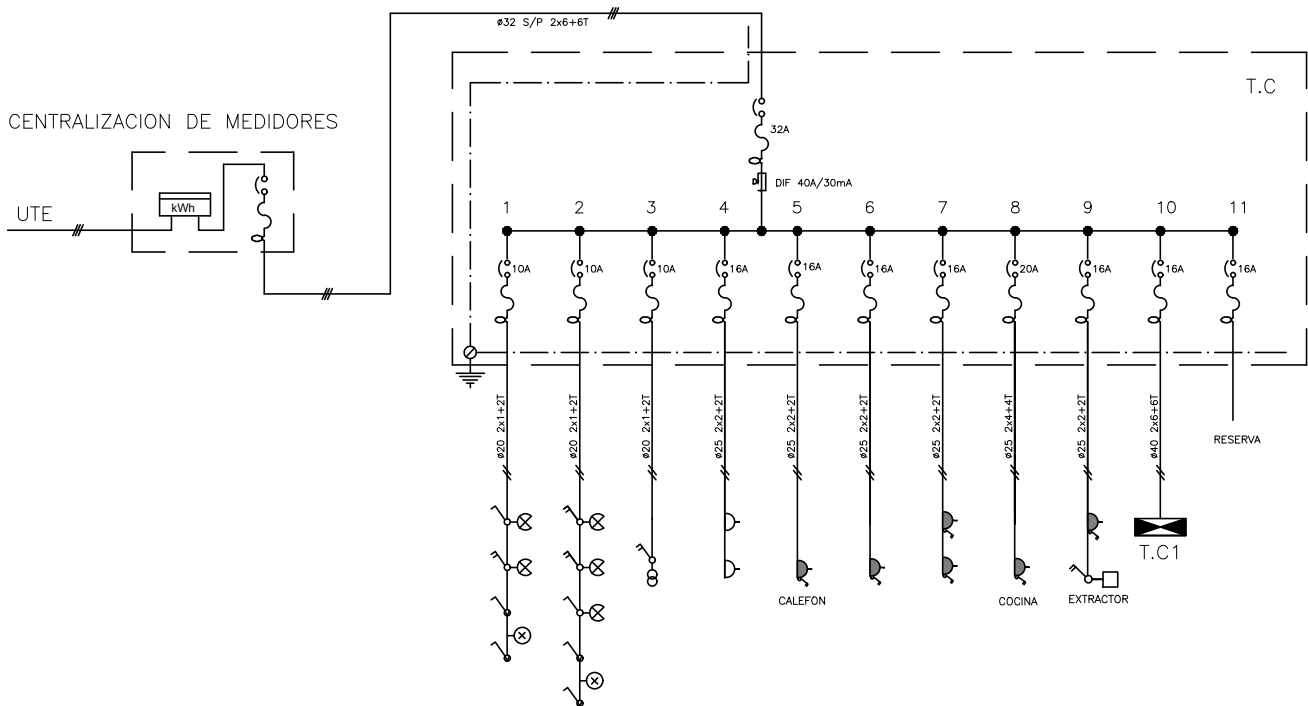


TIPOLOGÍA 2D - PLANTA BAJA: BLOQUES A Y G

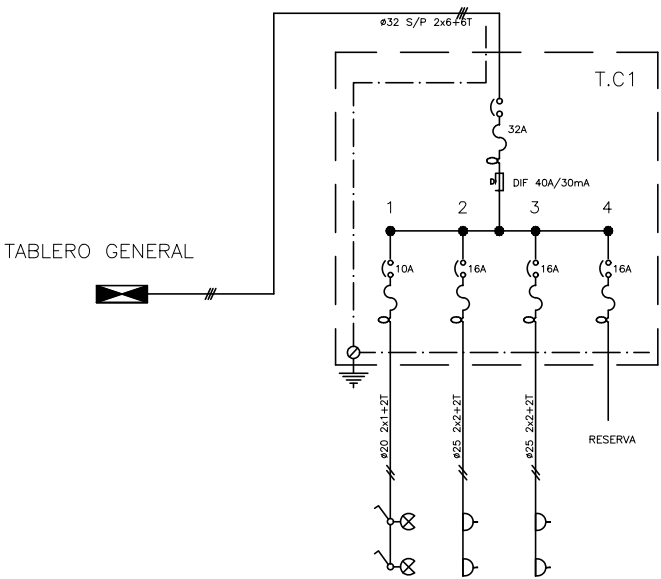


TIPOLOGÍA 2D - PLANTA ALTA: BLOQUES A Y G

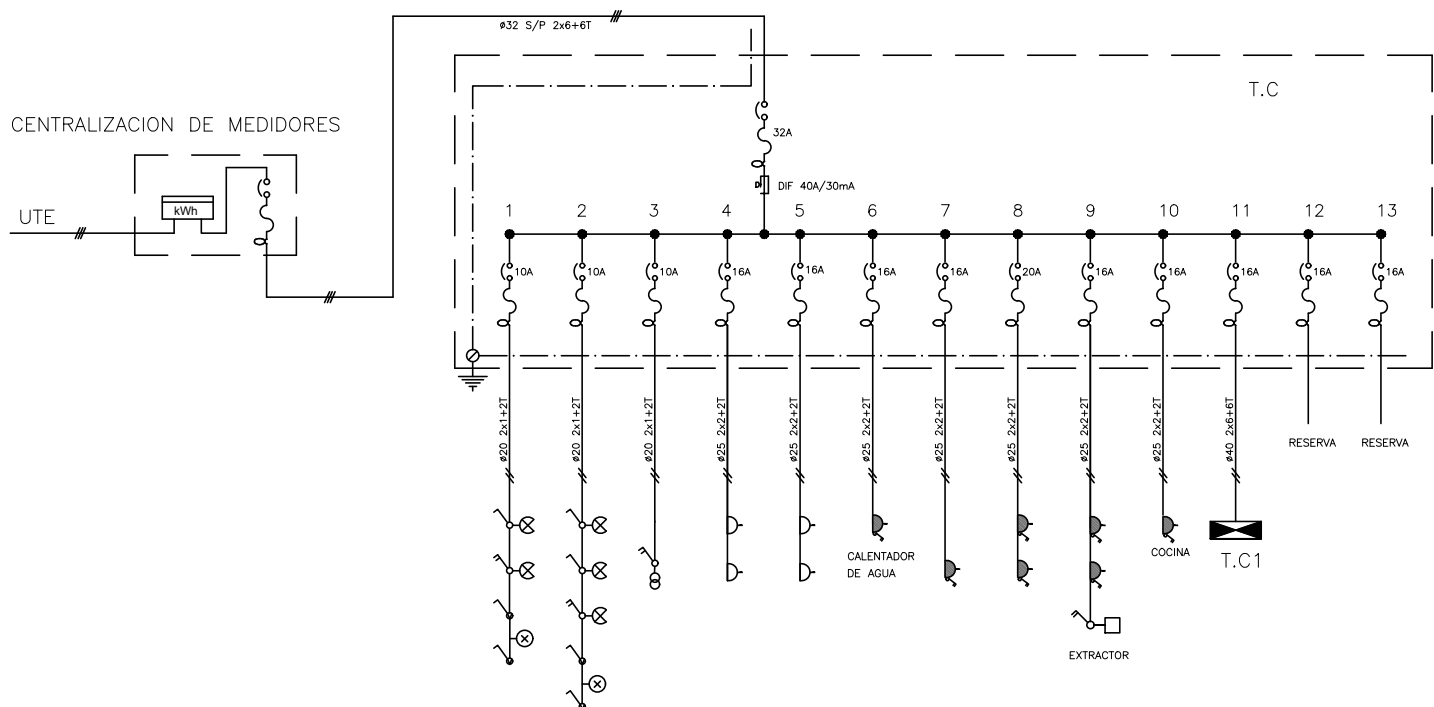

TIPOLOGÍAS 3D Y 4D - PLANTA BAJA: BLOQUES B, D, E, F, H

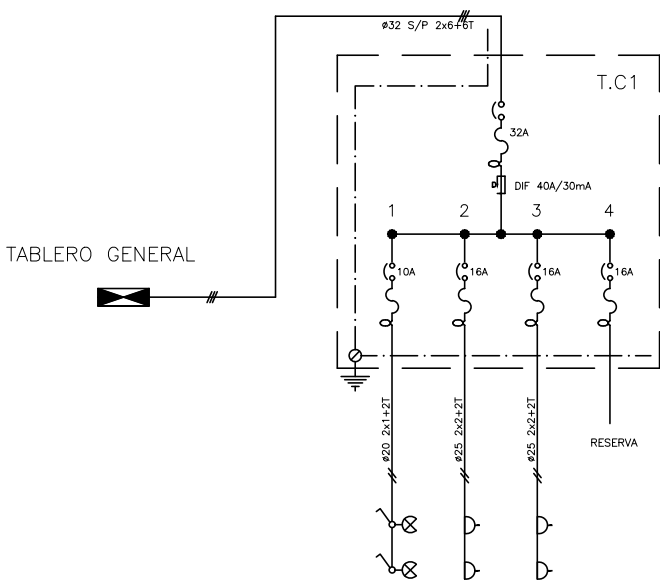

TIPOLOGÍAS 3D - PLANTA ALTA: BLOQUES B, D, E, F, H

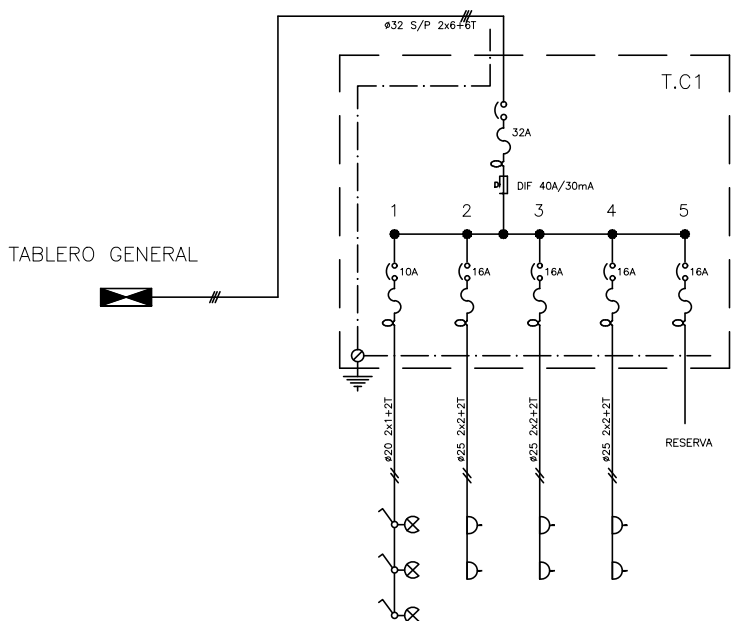

TIPOLOGÍAS 4D - PLANTA ALTA: BLOQUES B, D, E, F, H

Referencias	
	Centro de luz
	Caja de brazo
	Interruptor unipolar
	Interruptor de combinación
	Interruptor bipolar
	Pulsador
	Timbre
	Tablero del apartamento
	Tomacorriente tres en línea
	Tomacorriente schuko con interruptor bipolar
	Central de Telefono
	Caja exterior de 2 modulos con riel DIN

TIPOLOGÍAS

	área	cant.
1D	35 m2	9
2D	54 m2	10
3D	66 m2	8
4D	80 m2	8
Total viviendas		35

Intendencia de Montevideo Departamento de Desarrollo Urbano División Tierras y Habitat SERVICIO DE TIERRAS Y VIVIENDA	
PROGRAMA: Realojo Servando Gómez	PADRÓN Nº: Fracción 5493
SECTOR: Servando Gómez	CONCEPTO: Obra Nueva
UBICACIÓN: Cno.La Paloma-Calle 1-Pernambuco-Calle 2	REGIMEN: P.Horizontal
PROPIETARIO: Intendencia de Montevideo	FECHA: 3/2023
PLANO: Instalación Eléctrica- UNIFILARES	ESCALA: 1/15
PROPIETARIO: _____	LÁMINA: -
TÉCNICO: _____	IE9