



**PLANTA NIVEL PB** escala 1/50

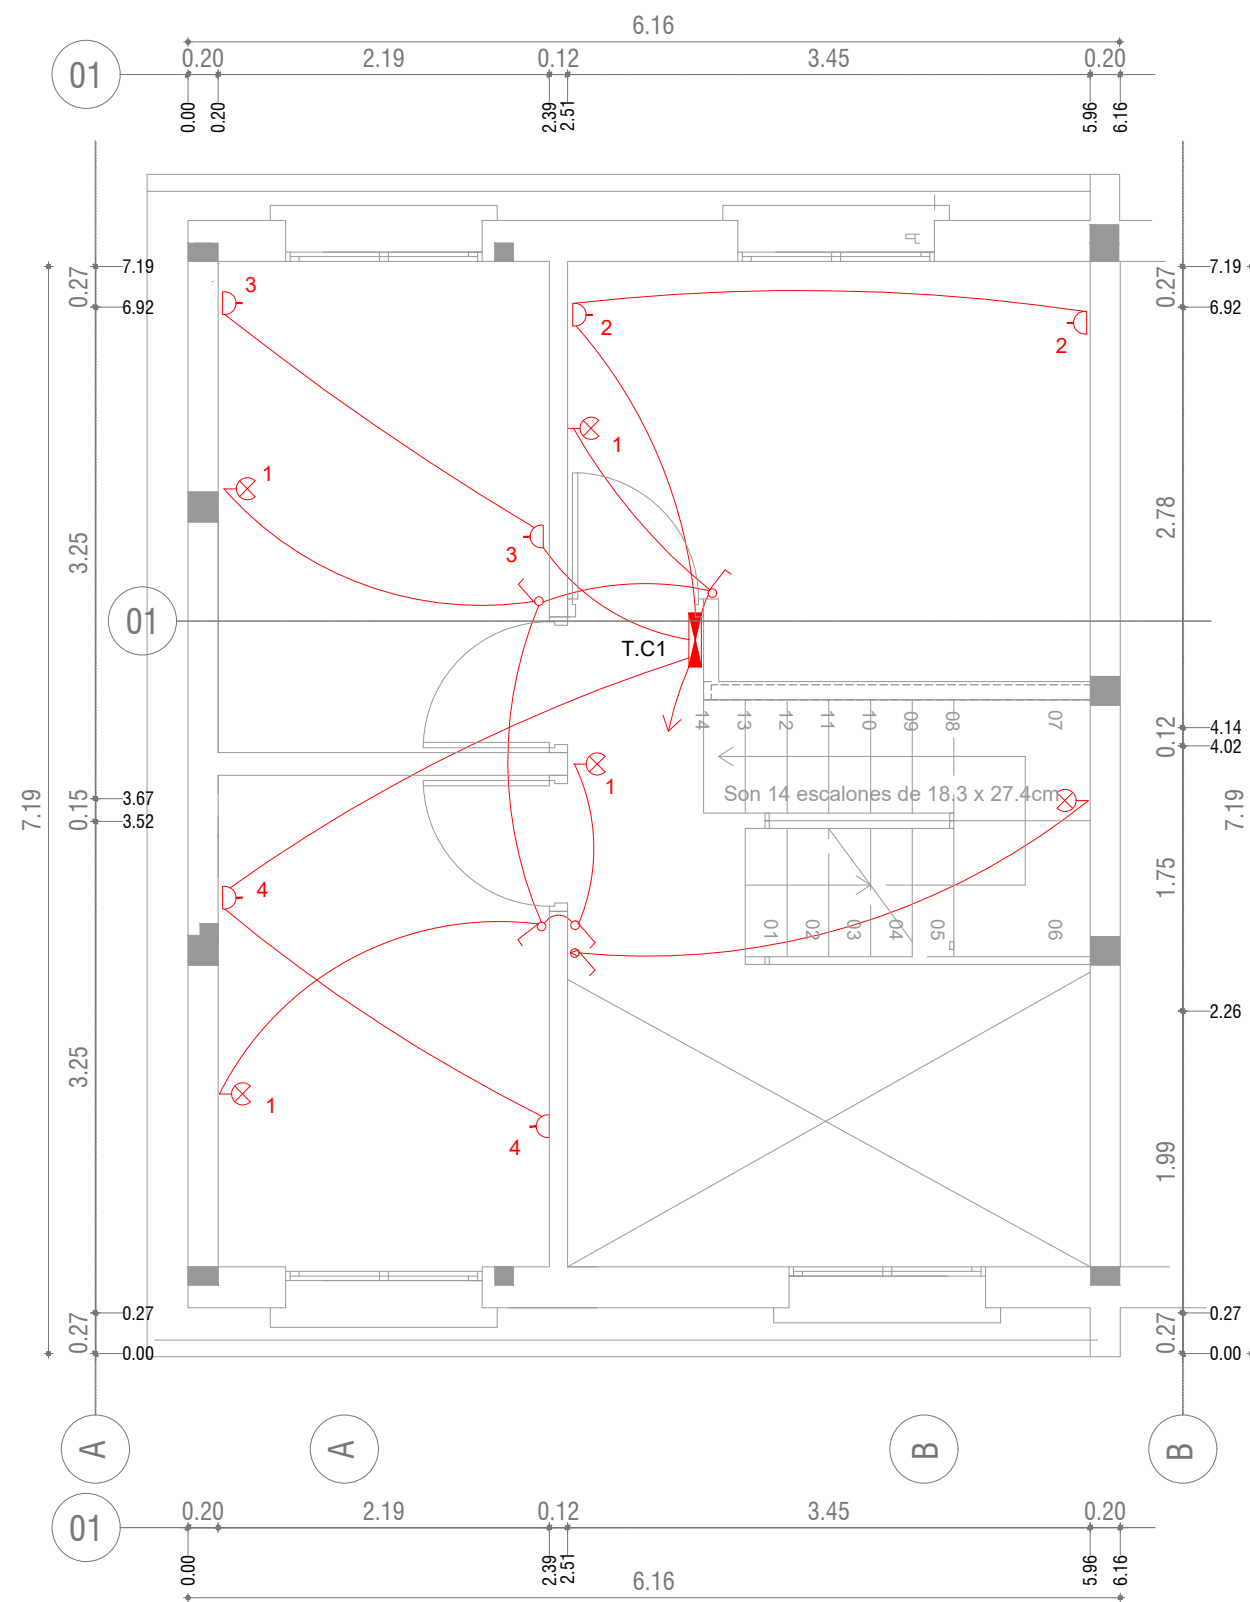

**PLANTA NIVEL 1** escala 1/50

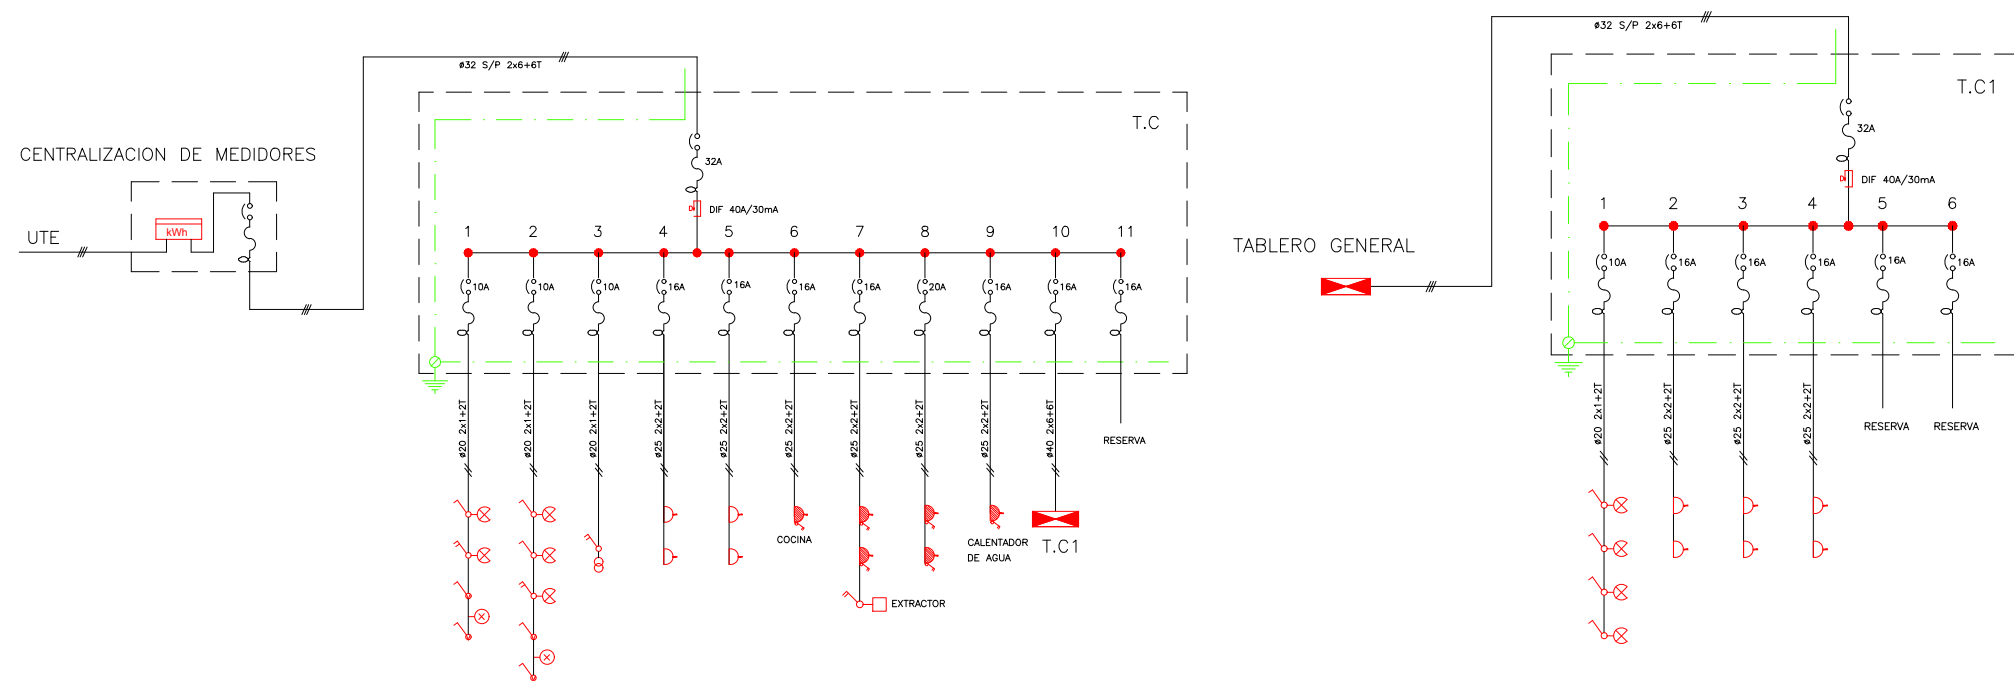

**CIRCUITO UNIFILAR PB**  
escala 1/50

**CIRCUITO UNIFILAR NIVEL 1**  
escala 1/50

- CENTRO
- BRAZO
- INTERRUPTOR UNIPOLAR
- INTERRUPTOR BIPOLAR
- INTERRUPTOR 2 SECCIONES
- INTERRUPTOR DE COMBINACIÓN
- TOMACORRIENTE
- TOMACORRIENTE 3 EN LINEA CON INTERRUPTOR BIPOLAR
- TOMACORRIENTE SCHUKO CON INTERRUPTOR BIPOLAR
- CALENTADOR DE AGUA
- REGISTRO EXTRACTOR
- PULSADOR TIMBRE
- CAMPANILLA
- TABLERO
- MEDIDOR
- PUESTA A TIERRA
- CAMARA 20x20
- FAROLA LED
- Caja de telefono

Intendencia de Montevideo Departamento de Desarrollo Urbano División Tierras y Habitat SERVICIO DE TIERRAS Y VIVIENDA	
PROGRAMA: Realojamiento Antares	PADRÓN Nº: 431.277
SECTOR: Antares	CONCEPTO: Obra Nueva
UBICACIÓN: Congreso-Chon-Hordeñana-Mazarino	REGIMEN: P.Horizonta
PROPIETARIO: Intendencia de Montevideo	FECHA: 03/2023
PLANO: Alcantarilla Bloque A Planta Baja	ESCALA: 1/50
PROPIETARIO: _____	BLOQUE A
TÉCNICO: _____	LÁMINA: E04