




PLANTA NIVEL PB escala 1/50

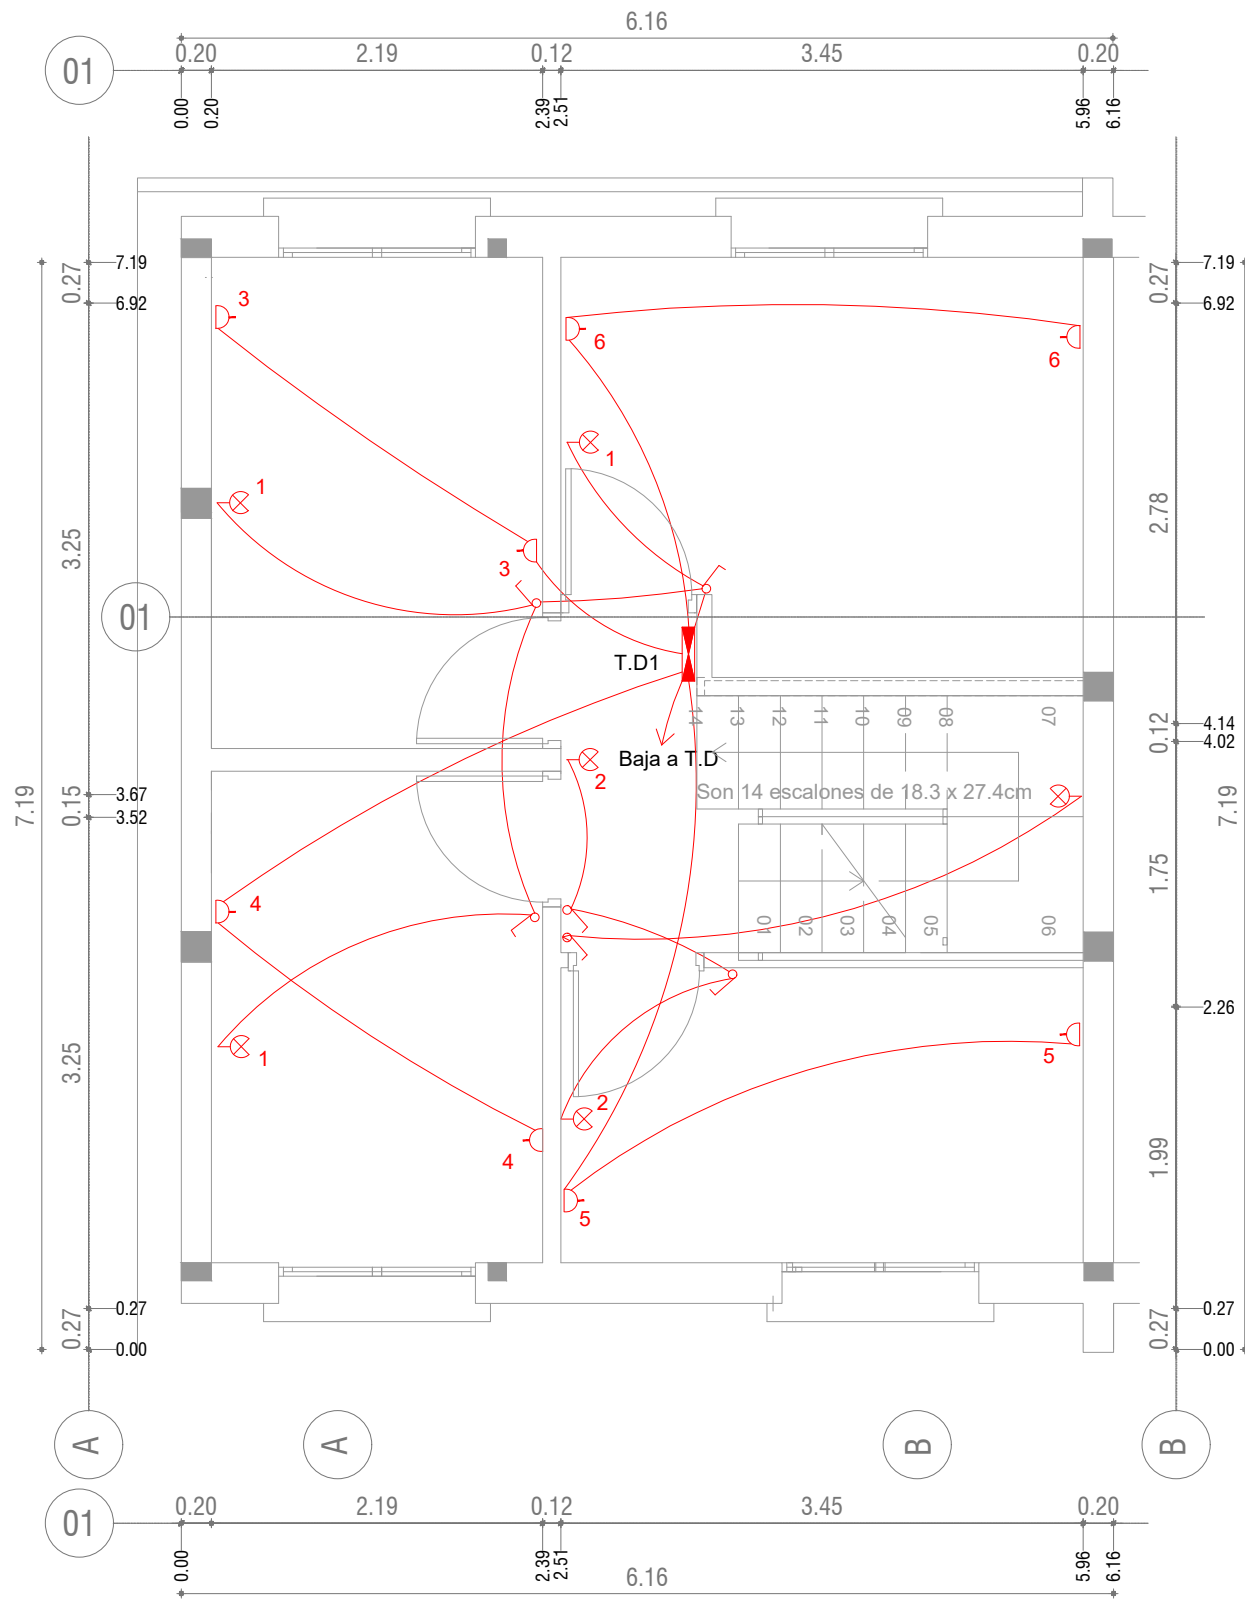

PLANTA NIVEL 1 escala 1/50

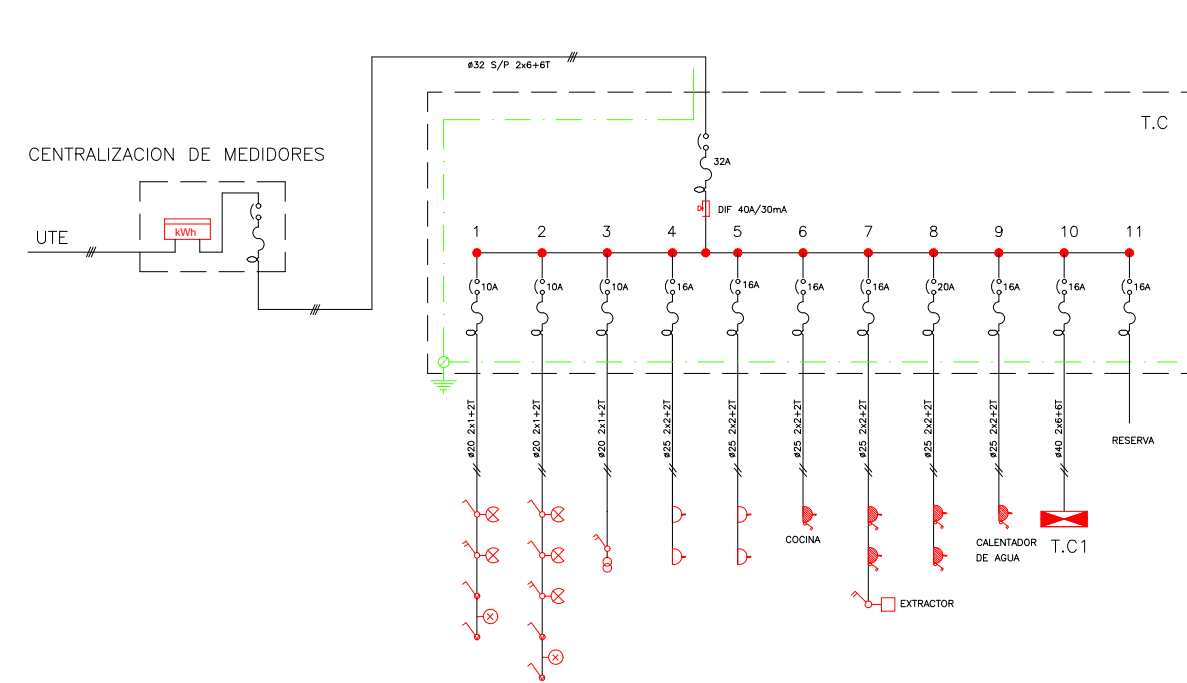

CIRCUITO UNIFILAR PB escala 1/50

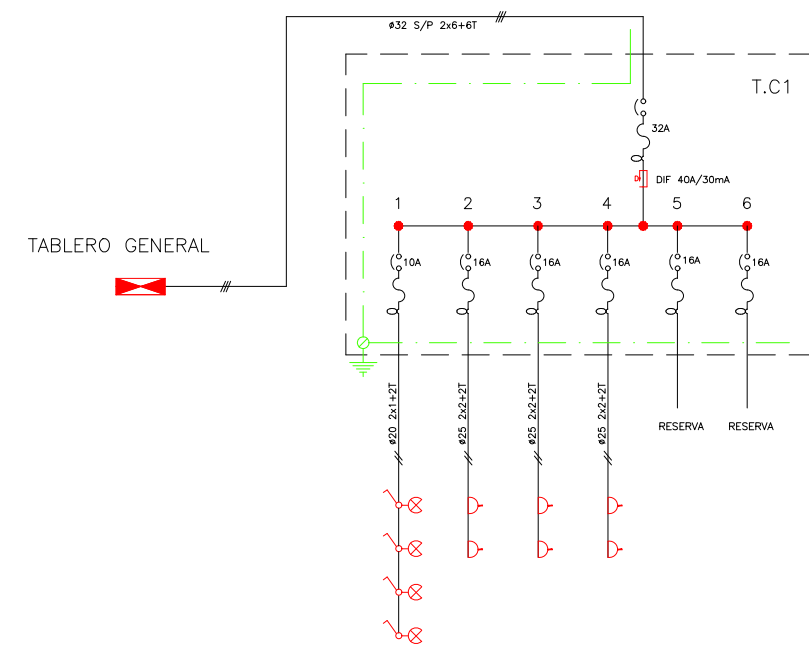

CIRCUITO UNIFILAR NIVEL 1 escala 1/50

- CENTRO
- BRAZO
- INTERRUPTOR UNIPOLAR
- INTERRUPTOR BIPOLAR
- INTERRUPTOR 2 SECCIONES
- INTERRUPTOR DE COMBINACIÓN
- TOMACORRIENTE
- TOMACORRIENTE 3 EN LINEA CON INTERRUPTOR BIPOLAR
- TOMACORRIENTE SCHUKO CON INTERRUPTOR BIPOLAR
- CALENTADOR DE AGUA
- REGISTRO EXTRACTOR
- PULSADOR TIMBRE
- CAMPANILLA
- TABLERO
- MEDIDOR kWh
- PUESTA A TIERRA
- CAMARA 20x20
- FAROLA LED
- Caja de telefono CT

Intendencia de Montevideo Departamento de Desarrollo Urbano División Tierras y Habitat SERVICIO DE TIERRAS Y VIVIENDA	
PROGRAMA: Realojo Antares	PADRÓN N°: 431.277
SECTOR: Antares	CONCEPTO: Obra Nueva
UBICACIÓN: Congreve-Chon-Hordeñana-Mazarino	REGIMEN: P.Horizontal
PROPIETARIO: Intendencia de Montevideo	FECHA: 03/2023
PLANO: Eléctrica Tipología 4D	ESCALA: 1/50
PROPIETARIO: _____	LÁMINA: _____
TÉCNICO: _____	E05