


TIPOLOGÍAS DUPLEX:


4D TIPOLOGÍA 4 DORMITORIOS

3D TIPOLOGÍA 3 DORMITORIOS

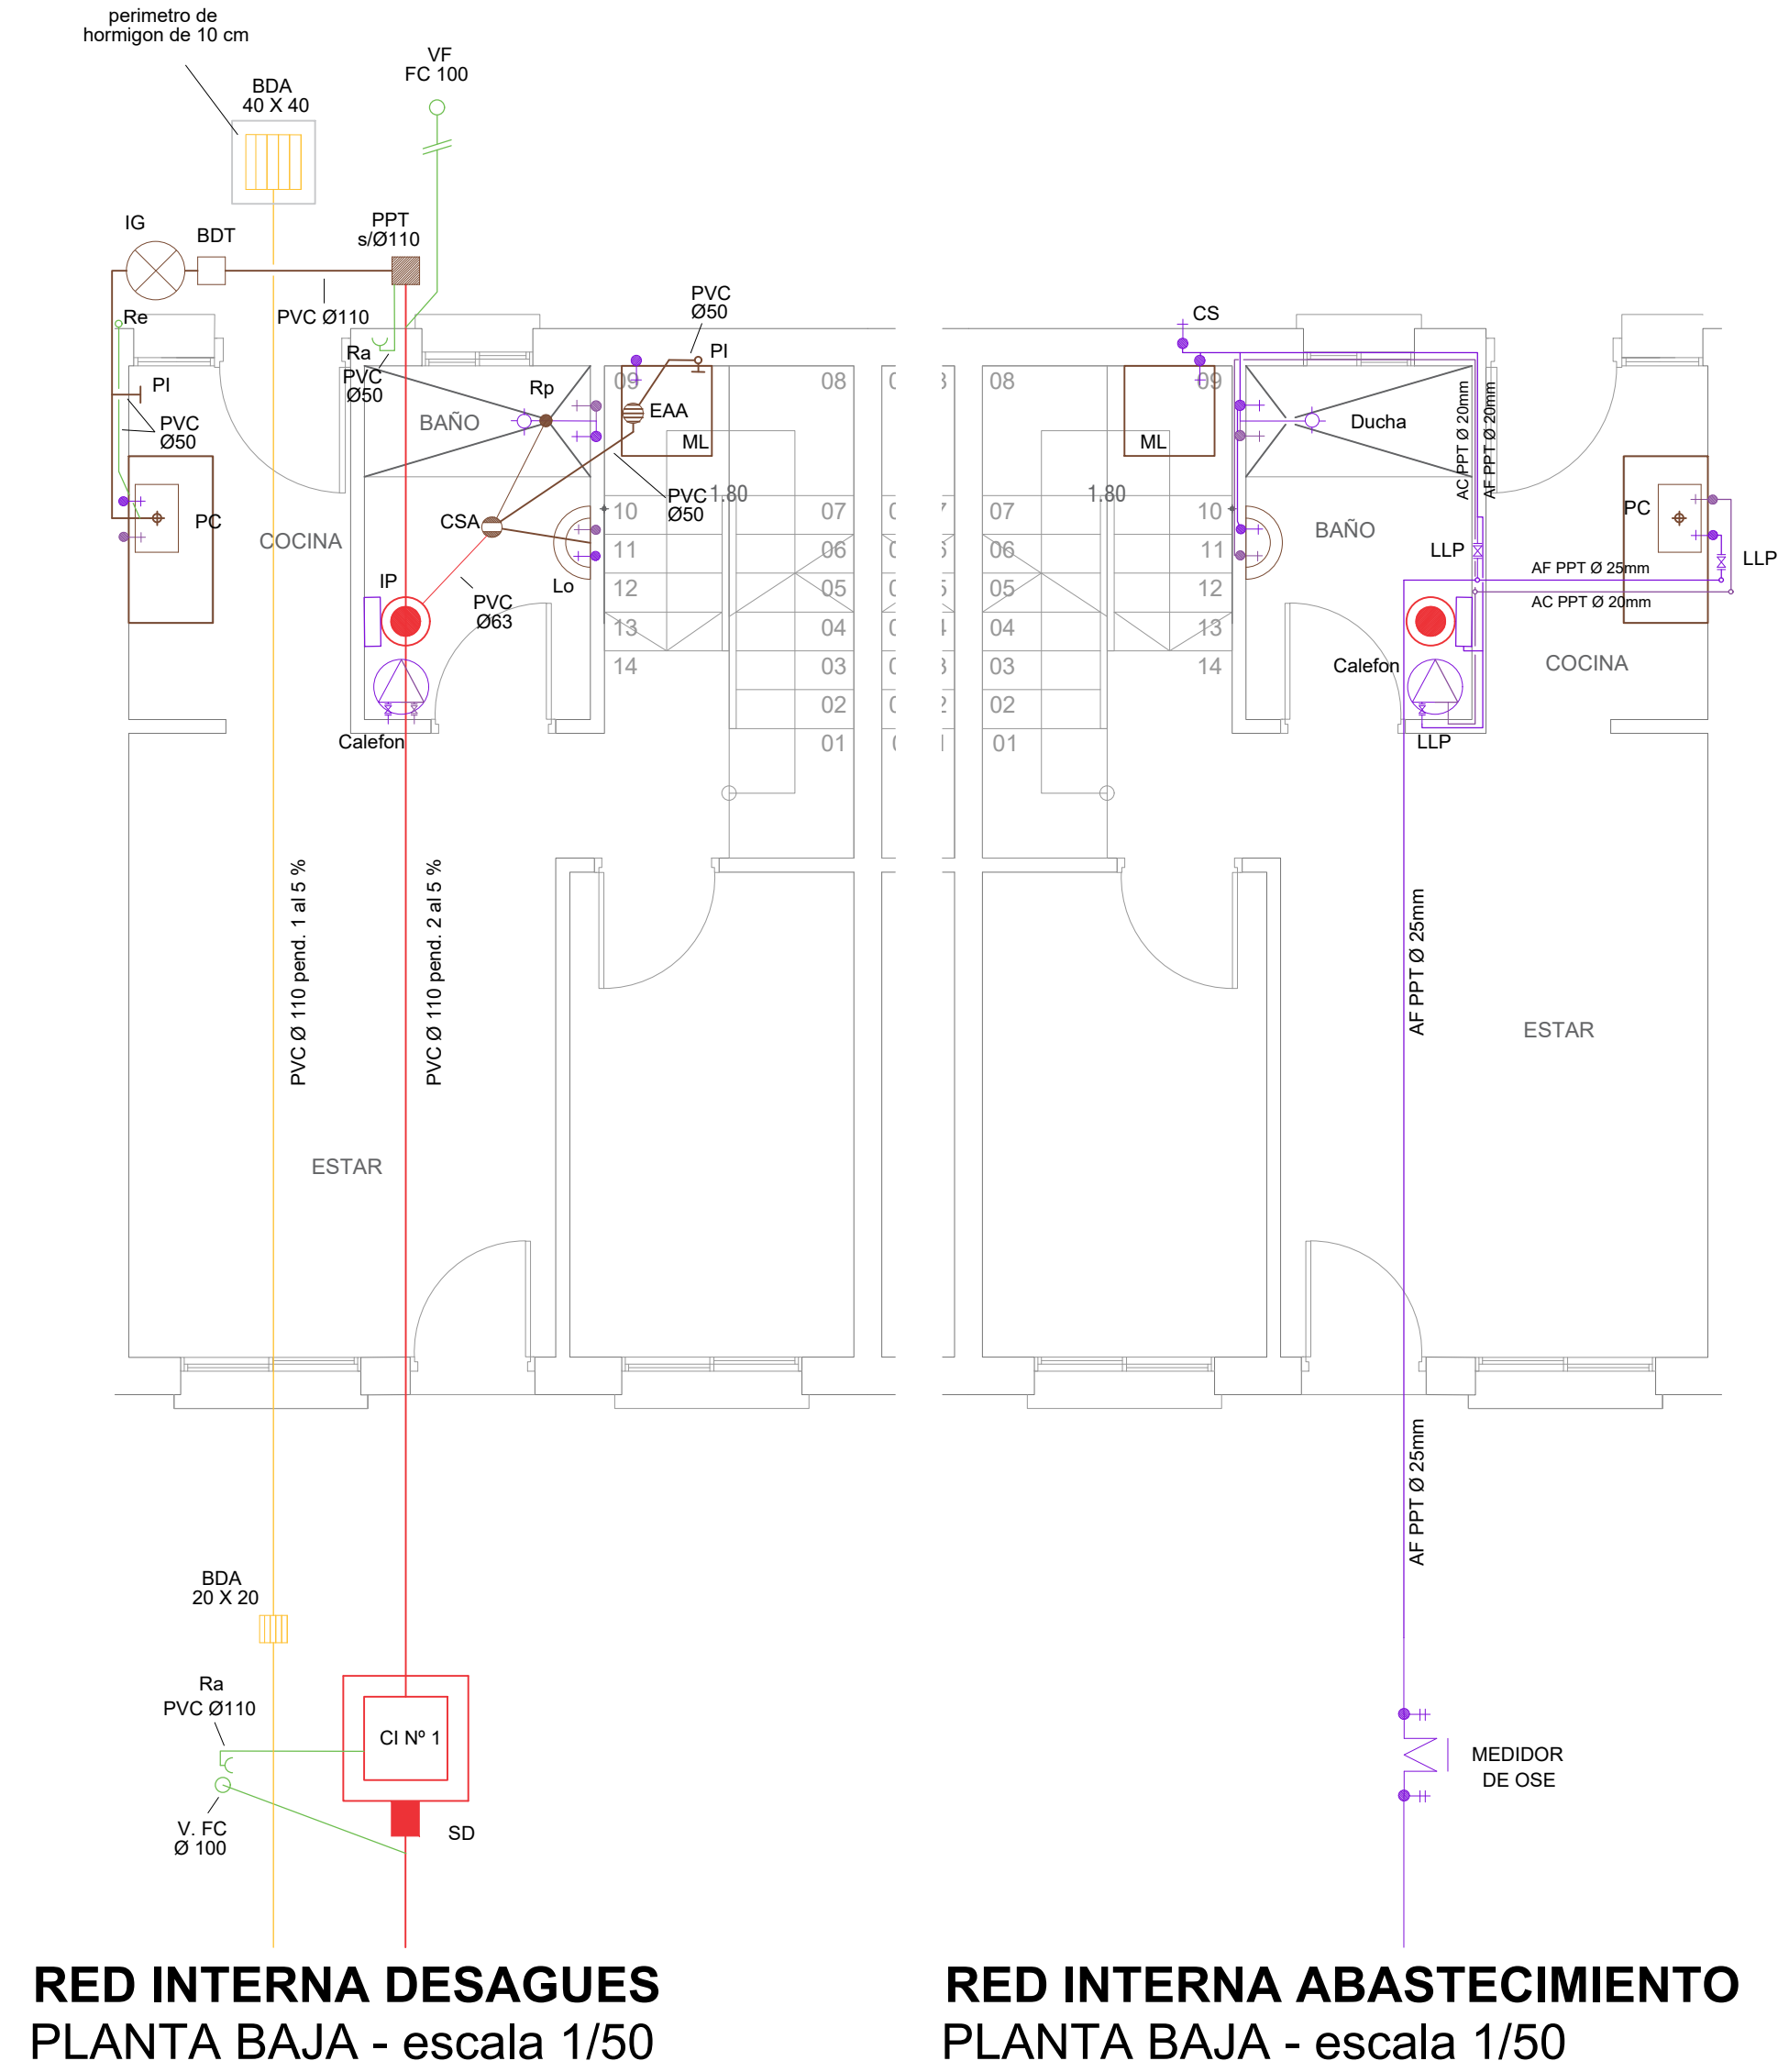


RED INTERNA DESAGUES
PLANTA BAJA - escala 1/50


RED INTERNA ABASTECIMIENTO
PLANTA BAJA - escala 1/50

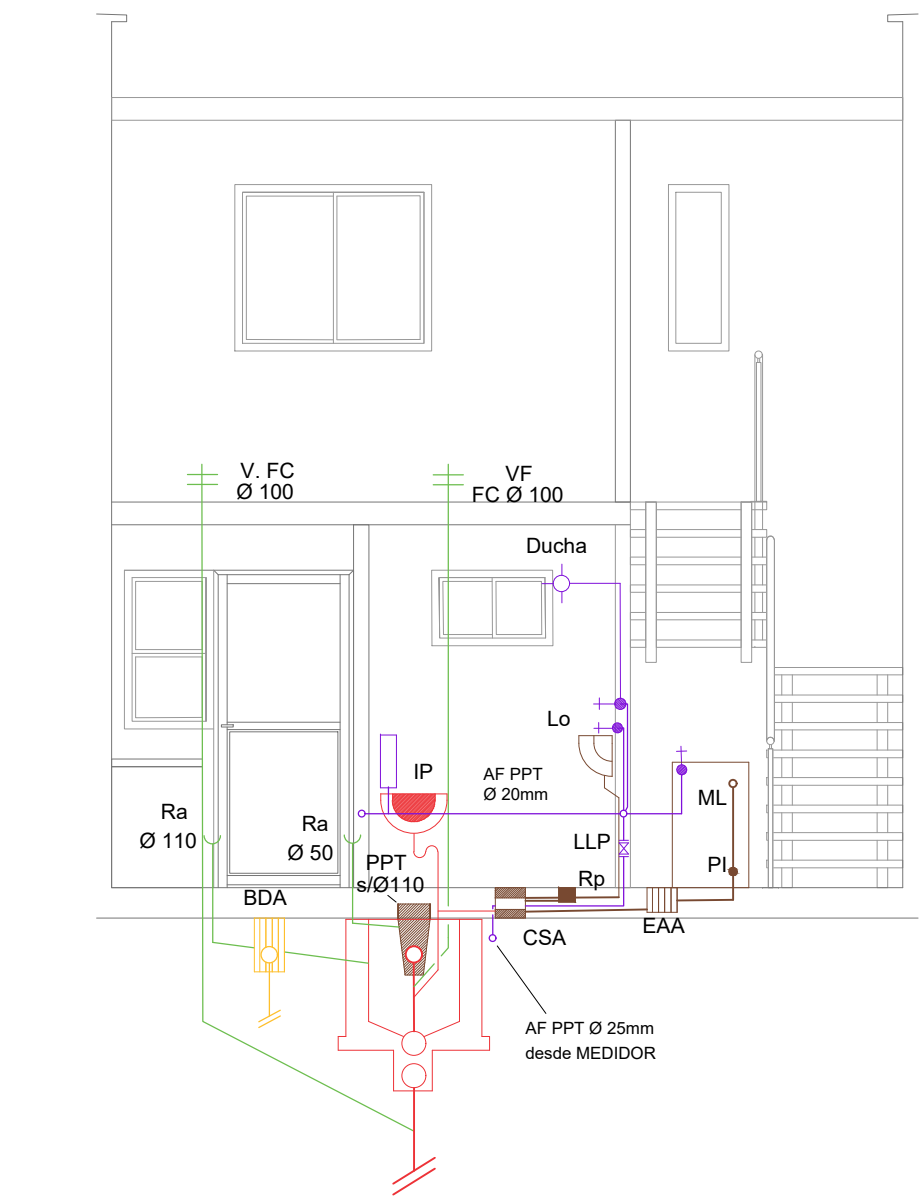


CORTE 1-1 - escala 1/50

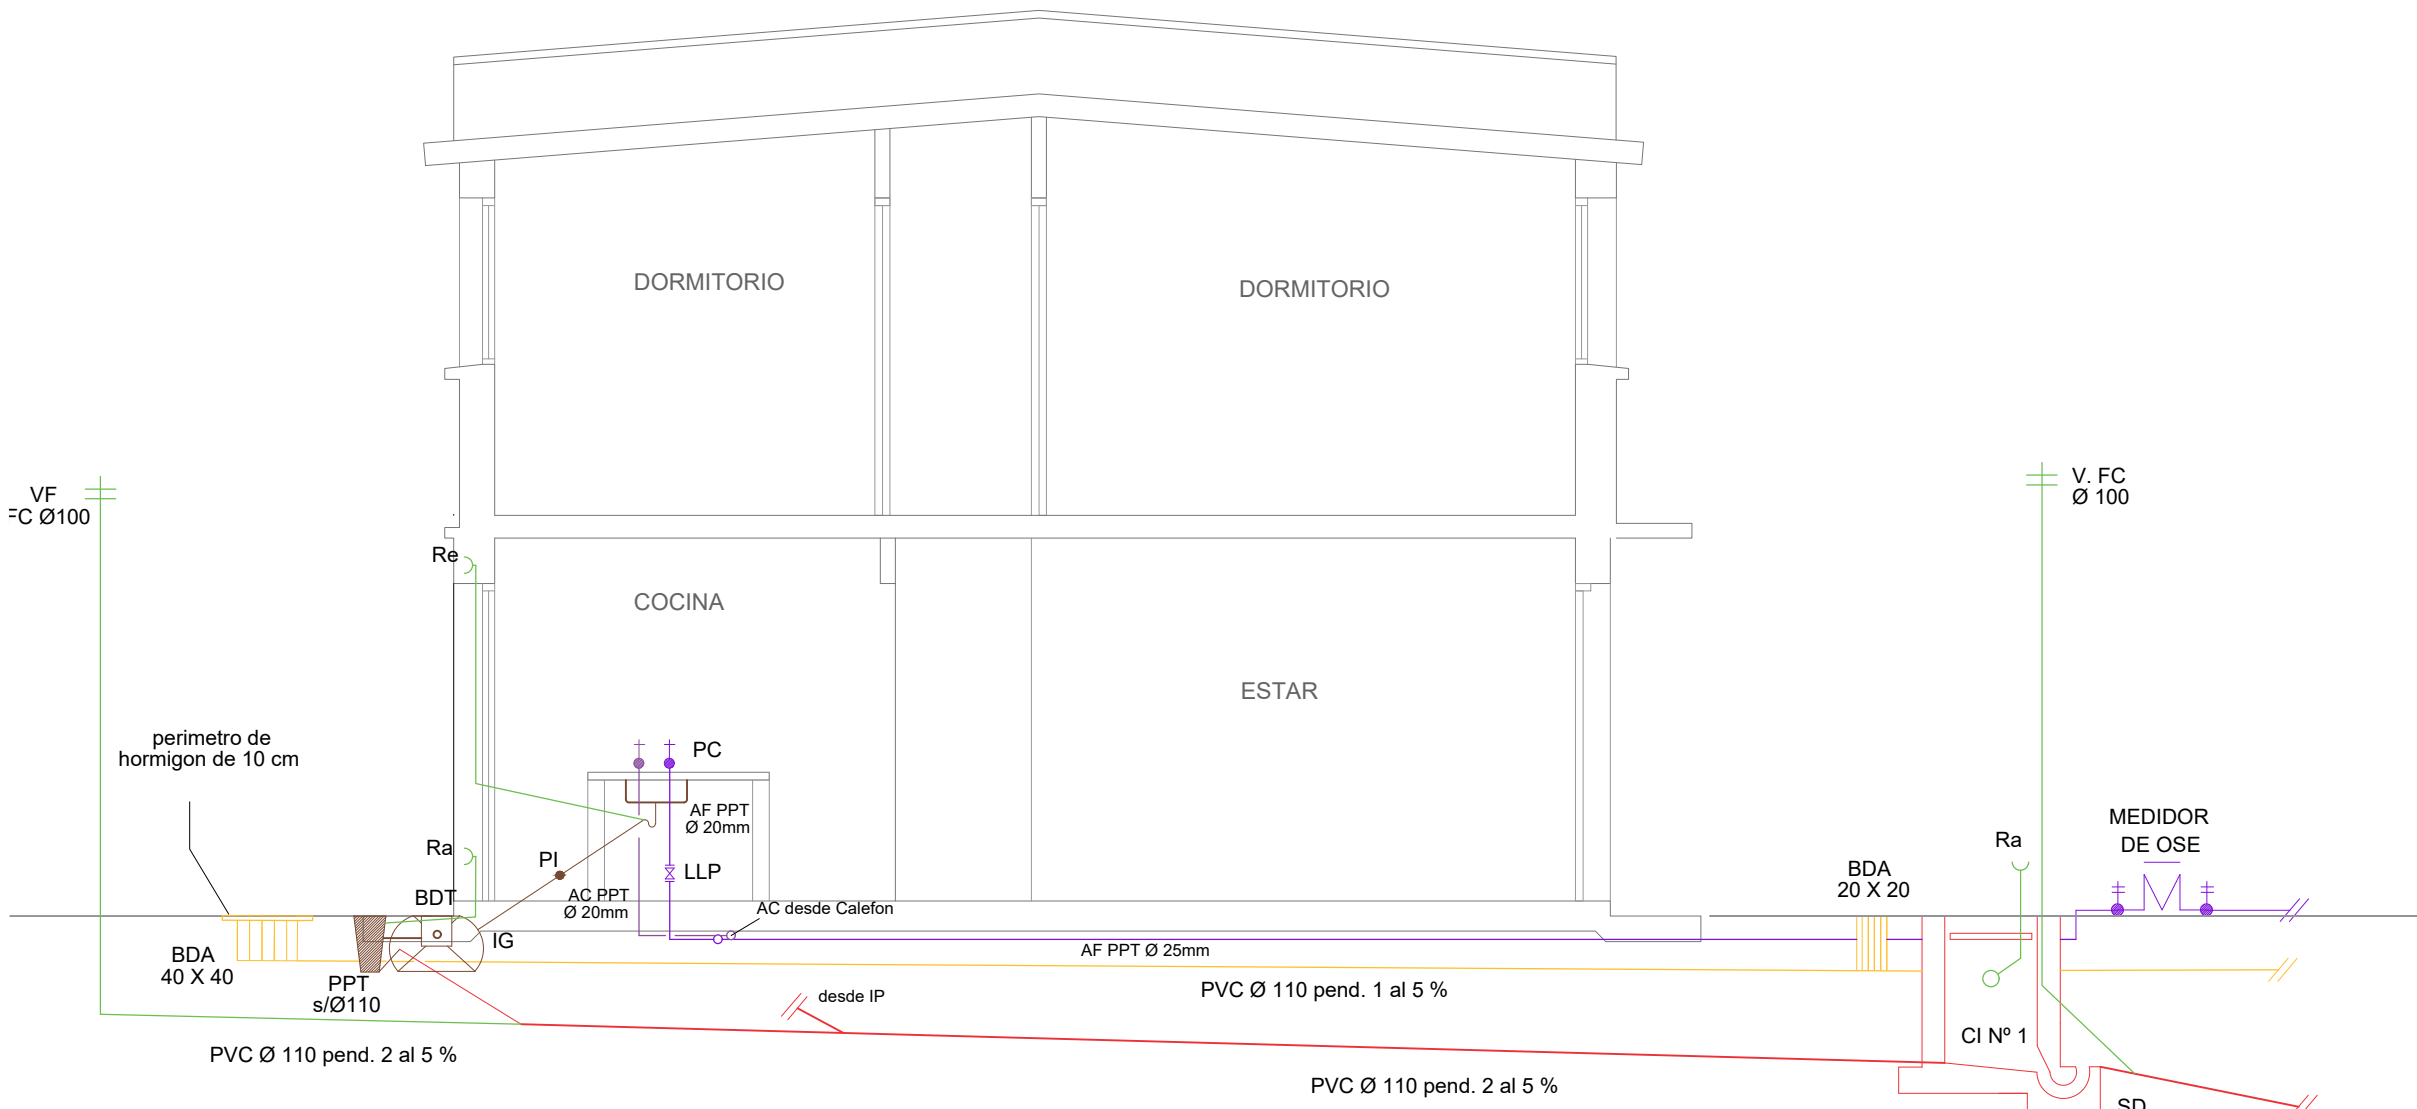

CORTE AA - escala 1/50

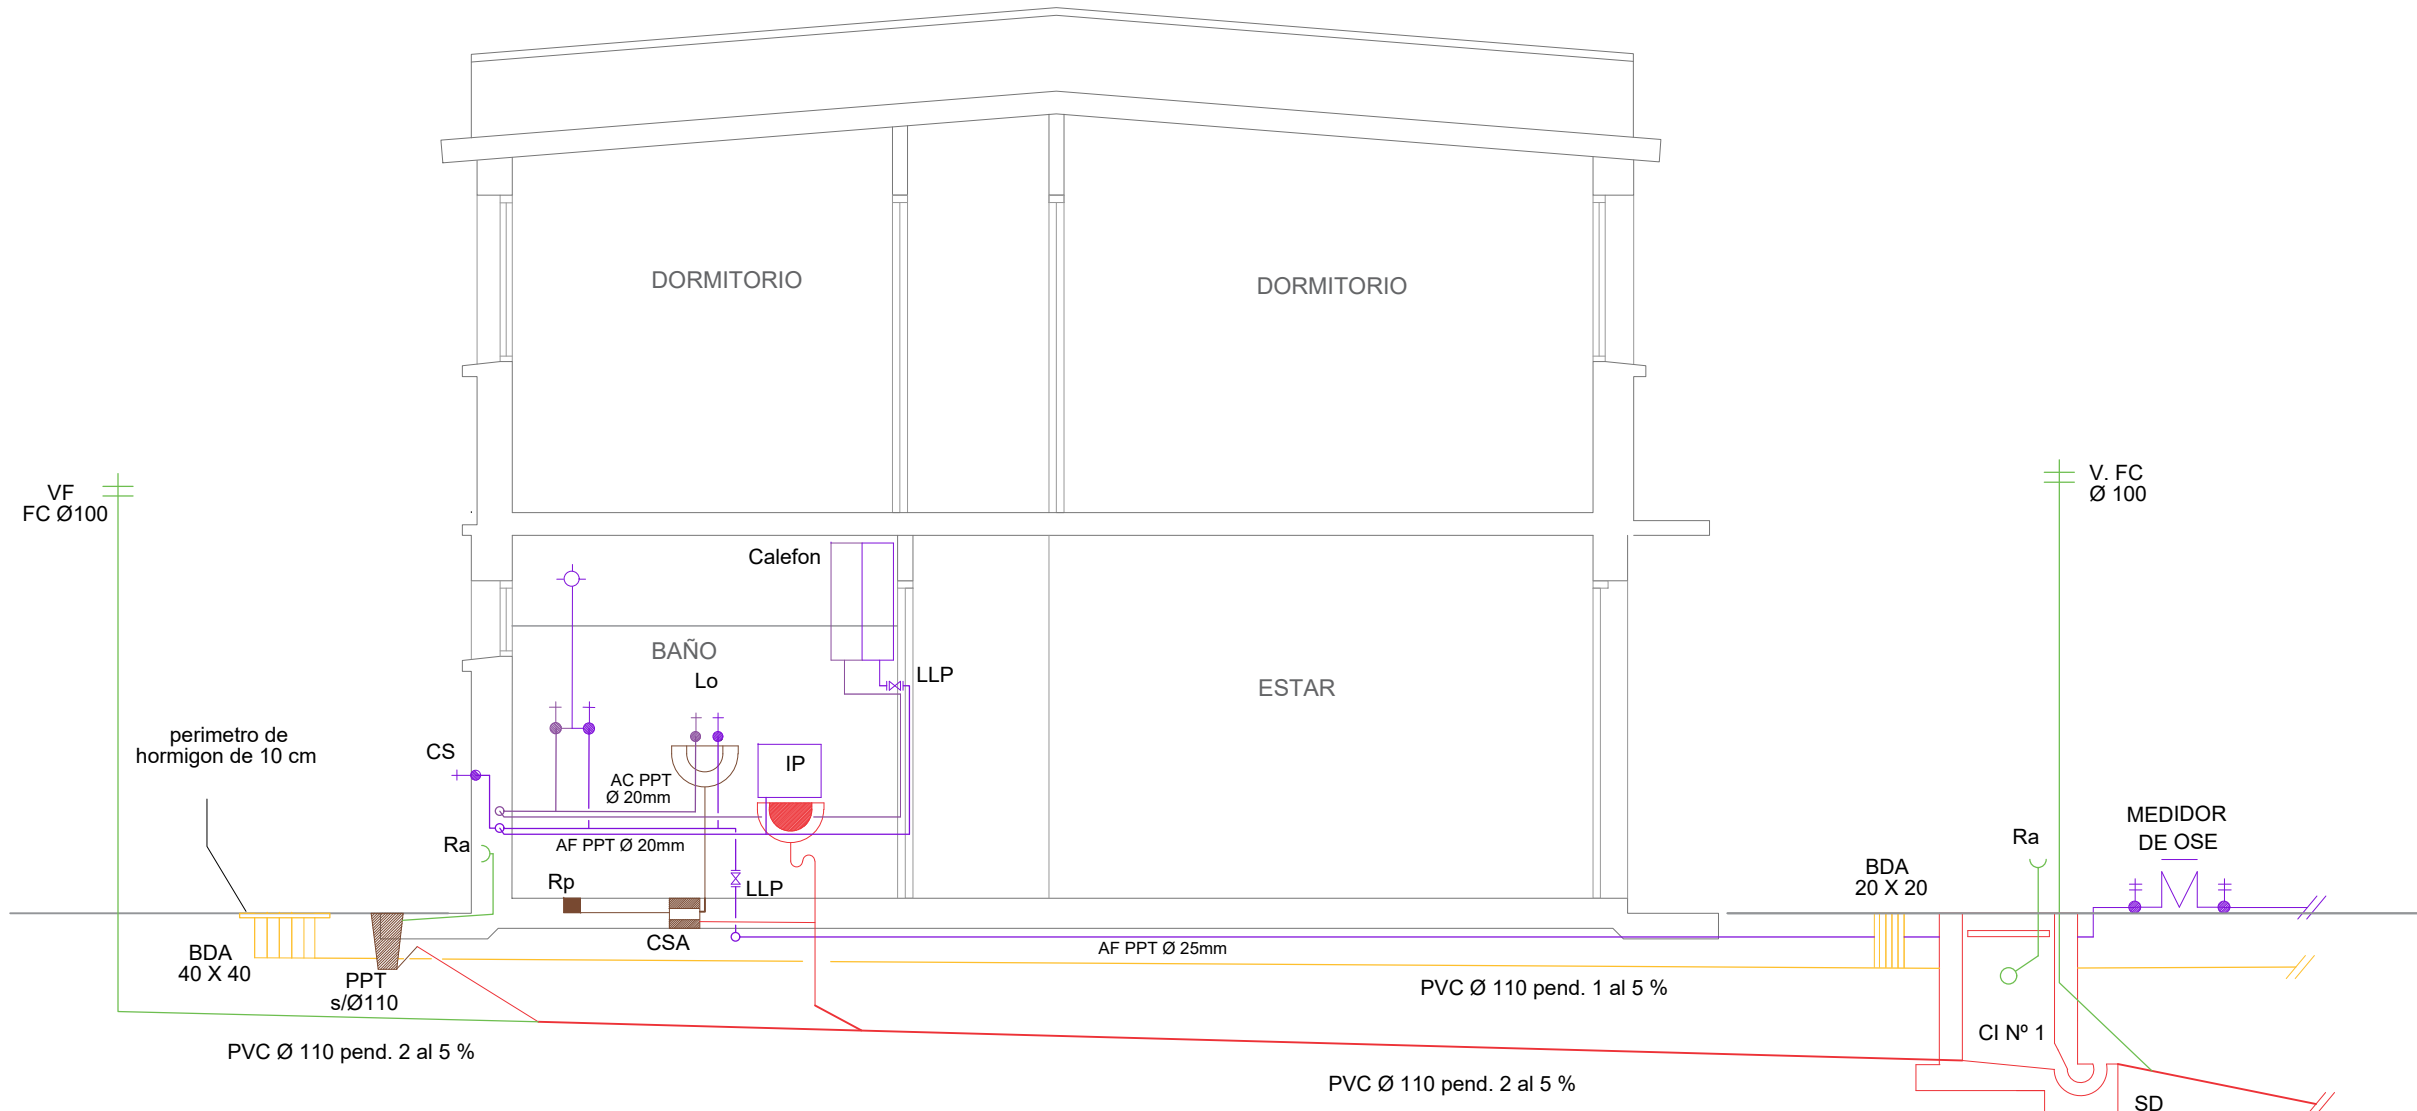

CORTE BB - escala 1/50

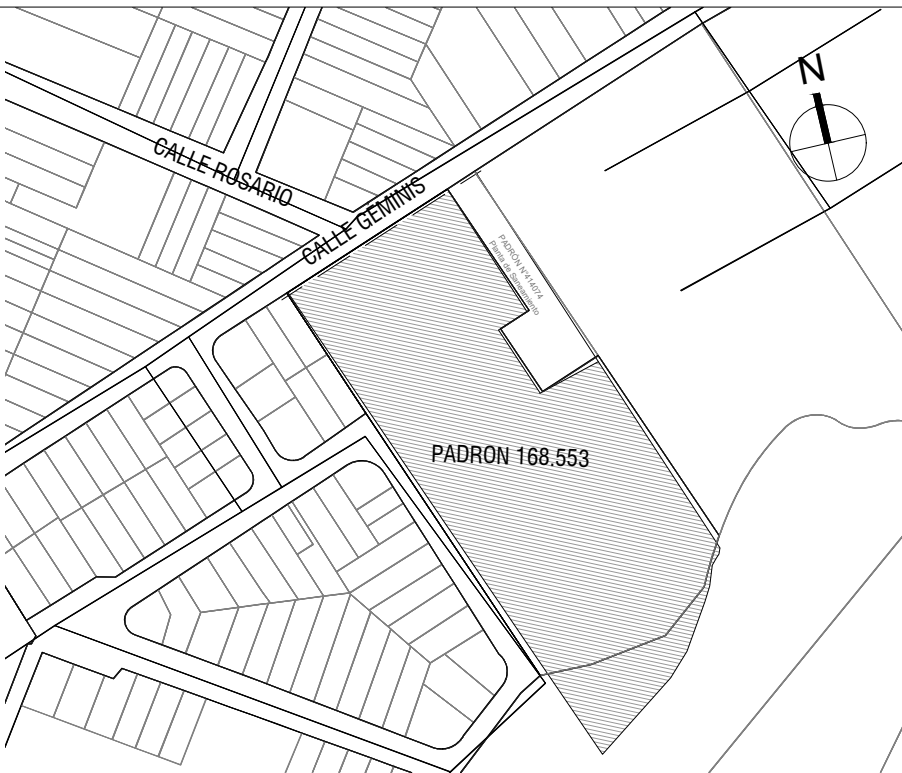

PLANO DE UBICACIÓN
escala 1/4000

INSTALACIÓN DE DESAGÜE

- CAÑERÍA PRIMARIA
- CAÑERÍA SECUNDARIA
- CAÑERÍA PLUVIAL
- CAÑERÍA DE VENTILACIÓN
- CÁMARA DE INSPECCIÓN 60x60
- CÁMARA DE INSPECCIÓN 60x110 CON SIFÓN
- INODORO PEDESTAL
- LAVABO
- PILETA DE COCINA
- MAQUINA DE LAVAR
- INTERCEPTOR DE GRASA INDIVIDUAL
- PILETA DE PATIO ABIERTA SALIDA 110mm
- PILETA DE PATIO CERRADA SALIDA 110mm
- CAJA SIFONADA ABIERTA SALIDA 63mm
- CAJA SIFONADA CERRADA SALIDA 63mm
- RESUMIDERO DE PISO
- BOCA DE DESAGUE CERRADA 20 x 20
- BOCA DE DESAGUE ABIERTA 20 x 20
- REJA DE ASPIRACIÓN
- COLUMNA DE VENTILACIÓN
- COLUMNA DE PLUVIAL

INSTALACIÓN DE ABASTECIMIENTO

- TUBERÍA DE AGUA FRIA
- TUBERÍA DE AGUA CALIENTE
- LLAVE DE PASO ESFERICA O COLISA PARA AGUA FRIA
- CANILLA DE SERVICIO
- MEDIDOR DE OSE
- CALEFÓN ELECTRICO
- DUCHERO

Intendencia de Montevideo
Departamento de Desarrollo Urbano
División Tierras y Habitat
Servicio de Tierras y Vivienda



PROGRAMA: Relocalización Chacarita de los Padres	PADRÓN Nº: 168.553
BARRIO:	CONCEPTO: Obra Nueva
UBICACIÓN: calle Geminis y Rosario	REGIMEN: P.Horizontal
PROPIETARIO: Intendencia de Montevideo	FECHA: 03/2023
PLANO: SANITARIA TIPOLOGIAS DUPLEX	ESCALA: 1/50
PROPIETARIO:	LÁMINA:
TÉCNICO:	

S04

DETALLE CONEXION LAVARROPAS - escala 1/20

