


1D TIPOLOGÍA 1 DORMITORIO



INSTALACIÓN DE DESAGÜE



INSTALACIÓN DE ABASTECIMIENTO

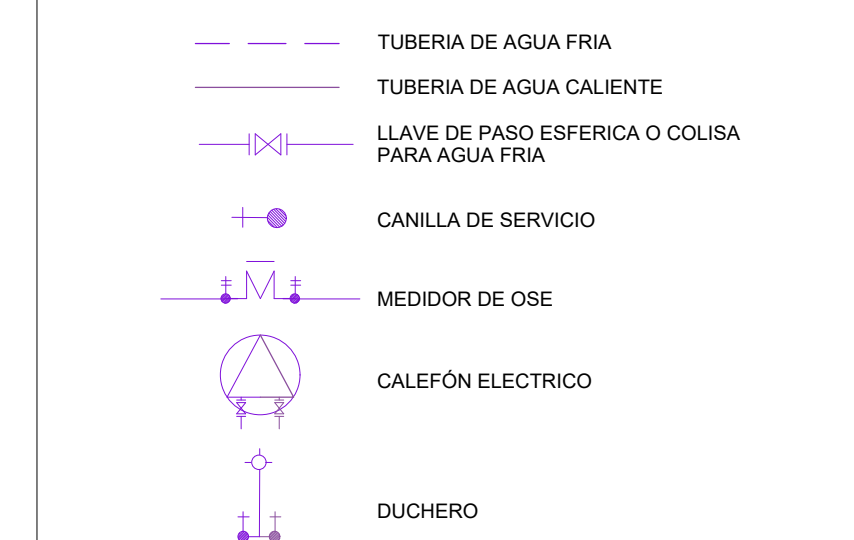

Intendencia de Montevideo
Departamento de Desarrollo Urbano
Division Tierras y Habitat
Servicio de Tierras y Vivienda



PROGRAMA: Relocalización Chacarita de los Padres	PADRÓN Nº: 168.553
---	--------------------

BARRIO:	CONCEPTO: Obra Nueva
---------	----------------------

UBICACIÓN: calle Géminis y Rosario

PROPIETARIO: Intendencia de Montevideo	REGIMEN: P.Horizontal
--	-----------------------

PLANO: SANITARIA TIPOLOGIAS: 1 x 2dormitorios	FECHA: 03/2023
---	----------------


	ESCALA: 1/50
--	--------------

PROPIETARIO:	LÁMINA:
--------------	---------


PROPIETARIO: _____

TÉCNICO: S03


--	--	--

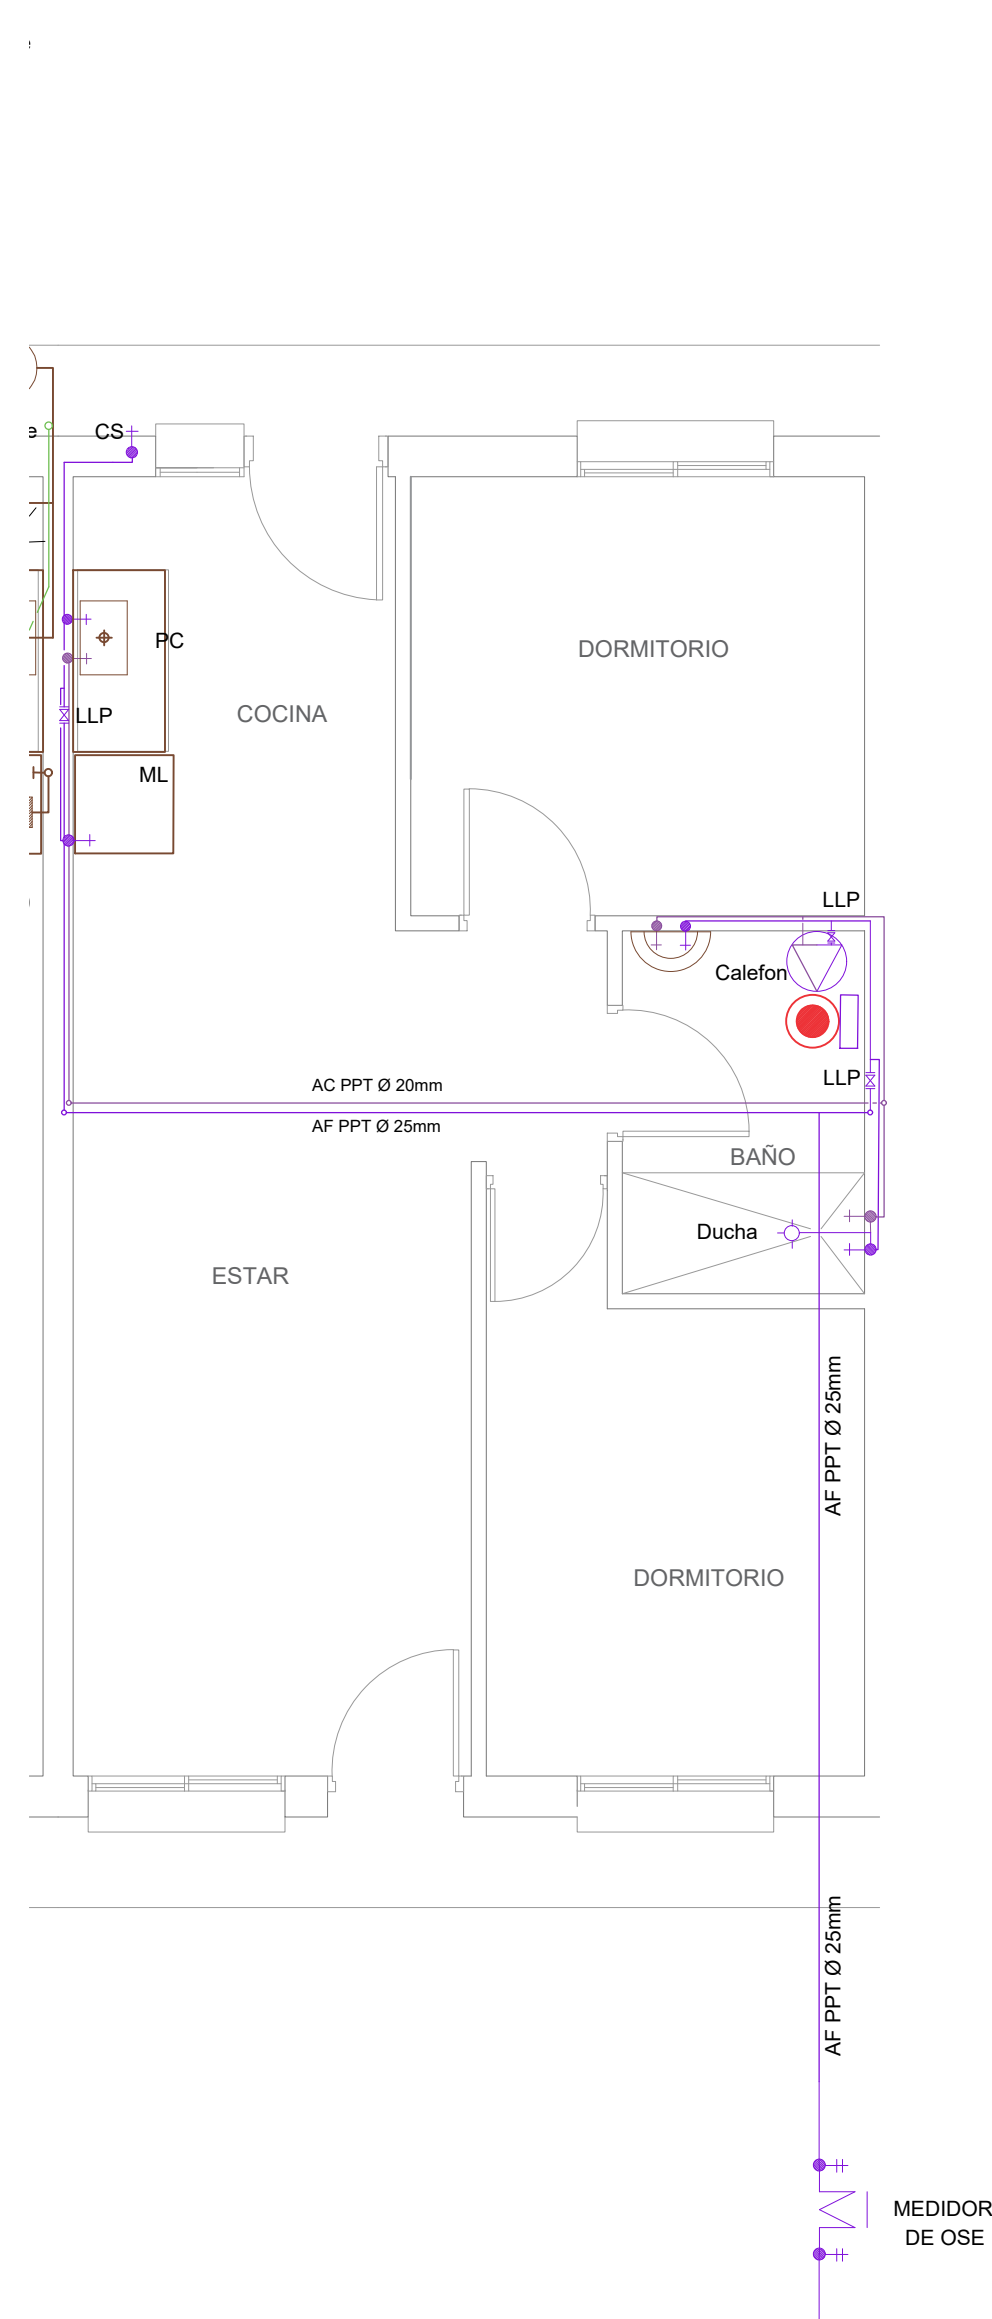

RED INTERNA ABASTECIMIENTO
PLANTA BAJA - escala 1/50

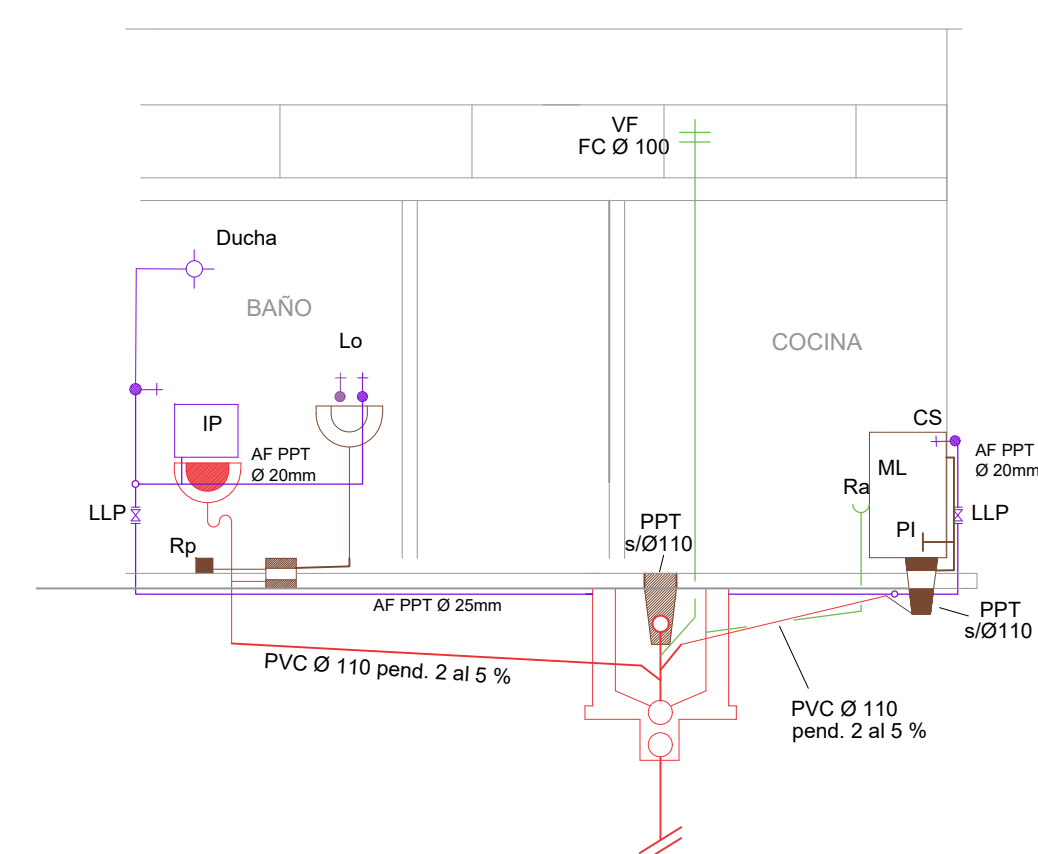

CORTE 1-1 - escala 1/50

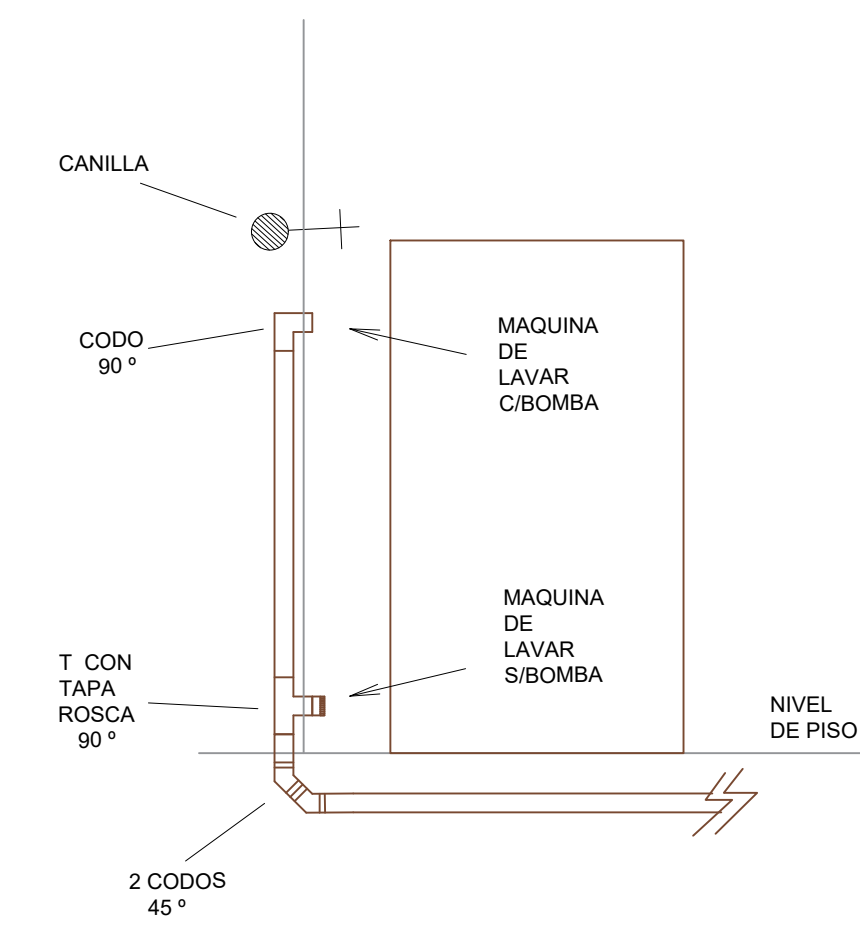

DETALLE CONEXION LAVARROPAS - escala 1/20

