


TIPOLOGÍAS 1 NIVEL:


2D TIPOLOGÍA 2 DORMITORIOS

PLANTA BAJA - escala 1/50

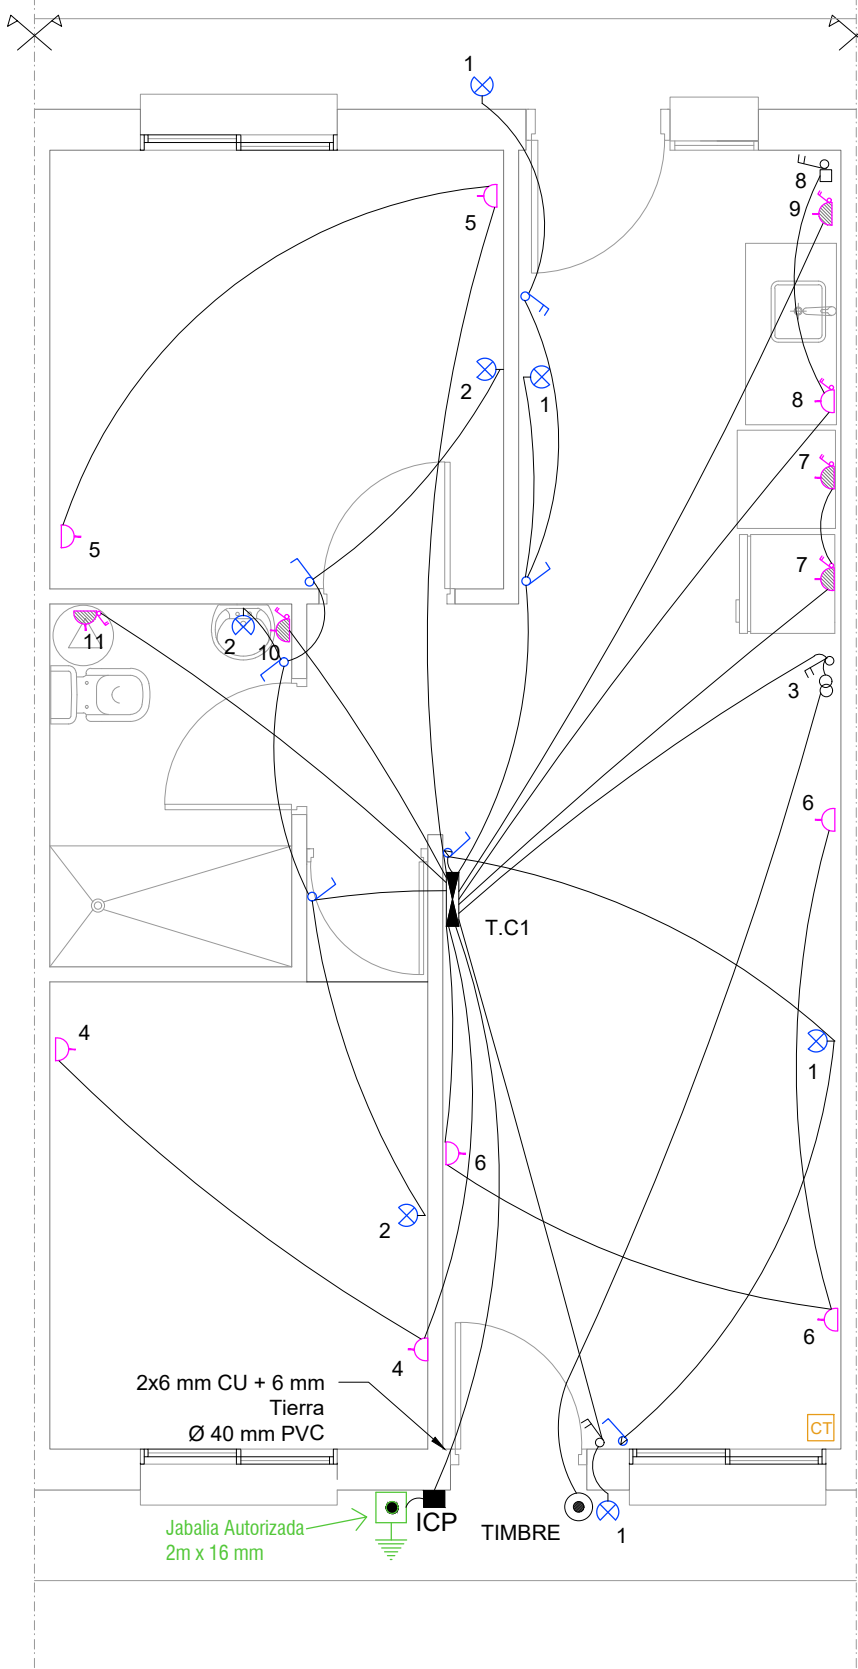


1D TIPOLOGÍA 1 DORMITORIO



PLANTA BAJA - escala 1/50

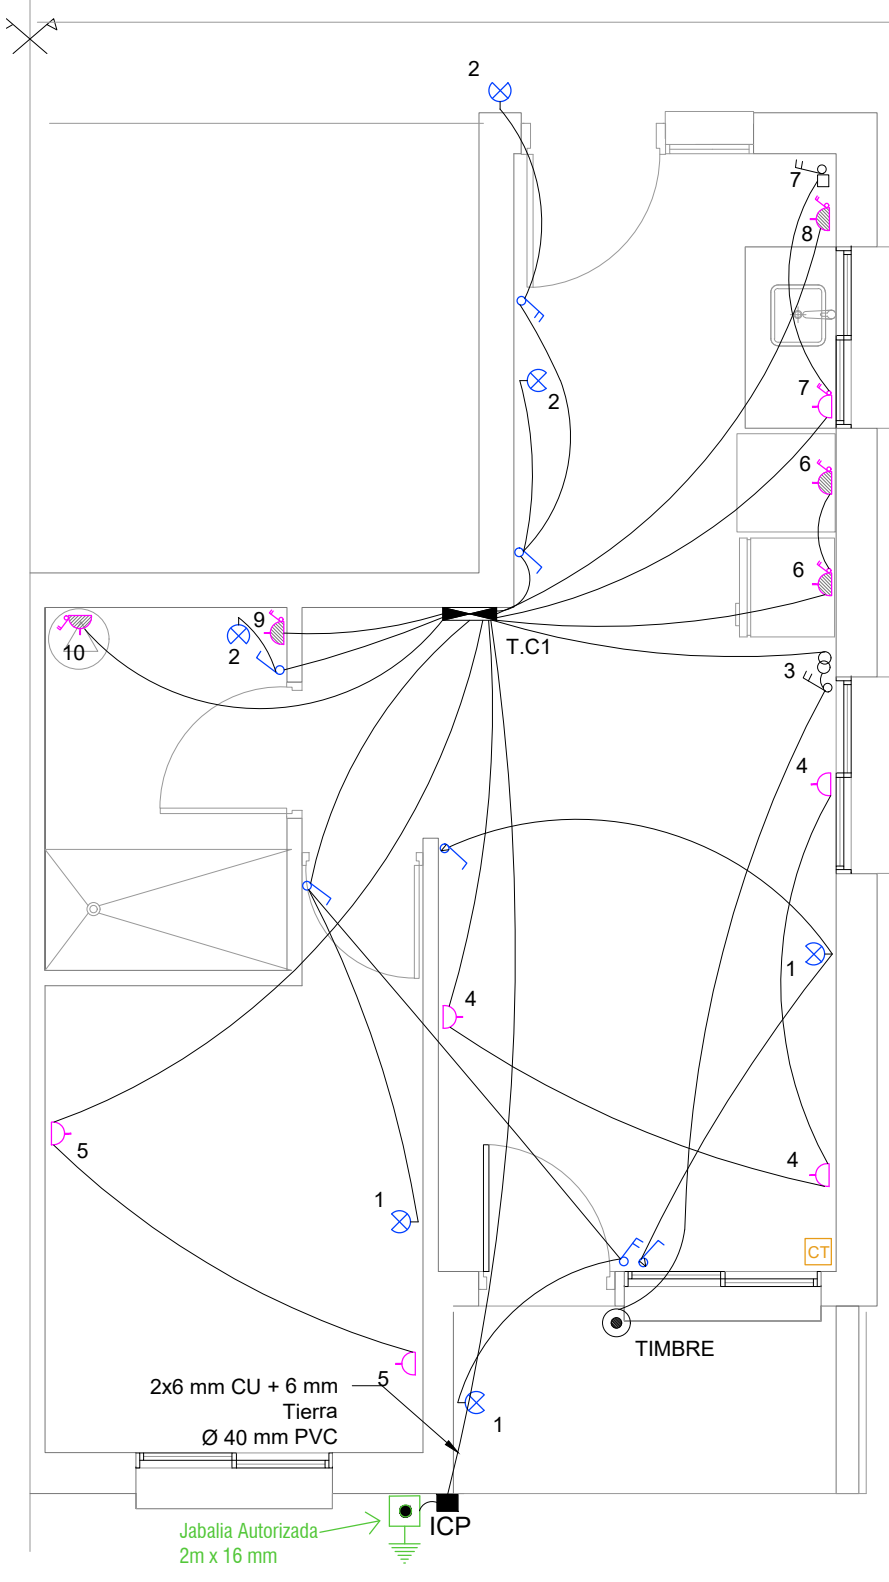

2D Unifilar-PLANTA BAJA

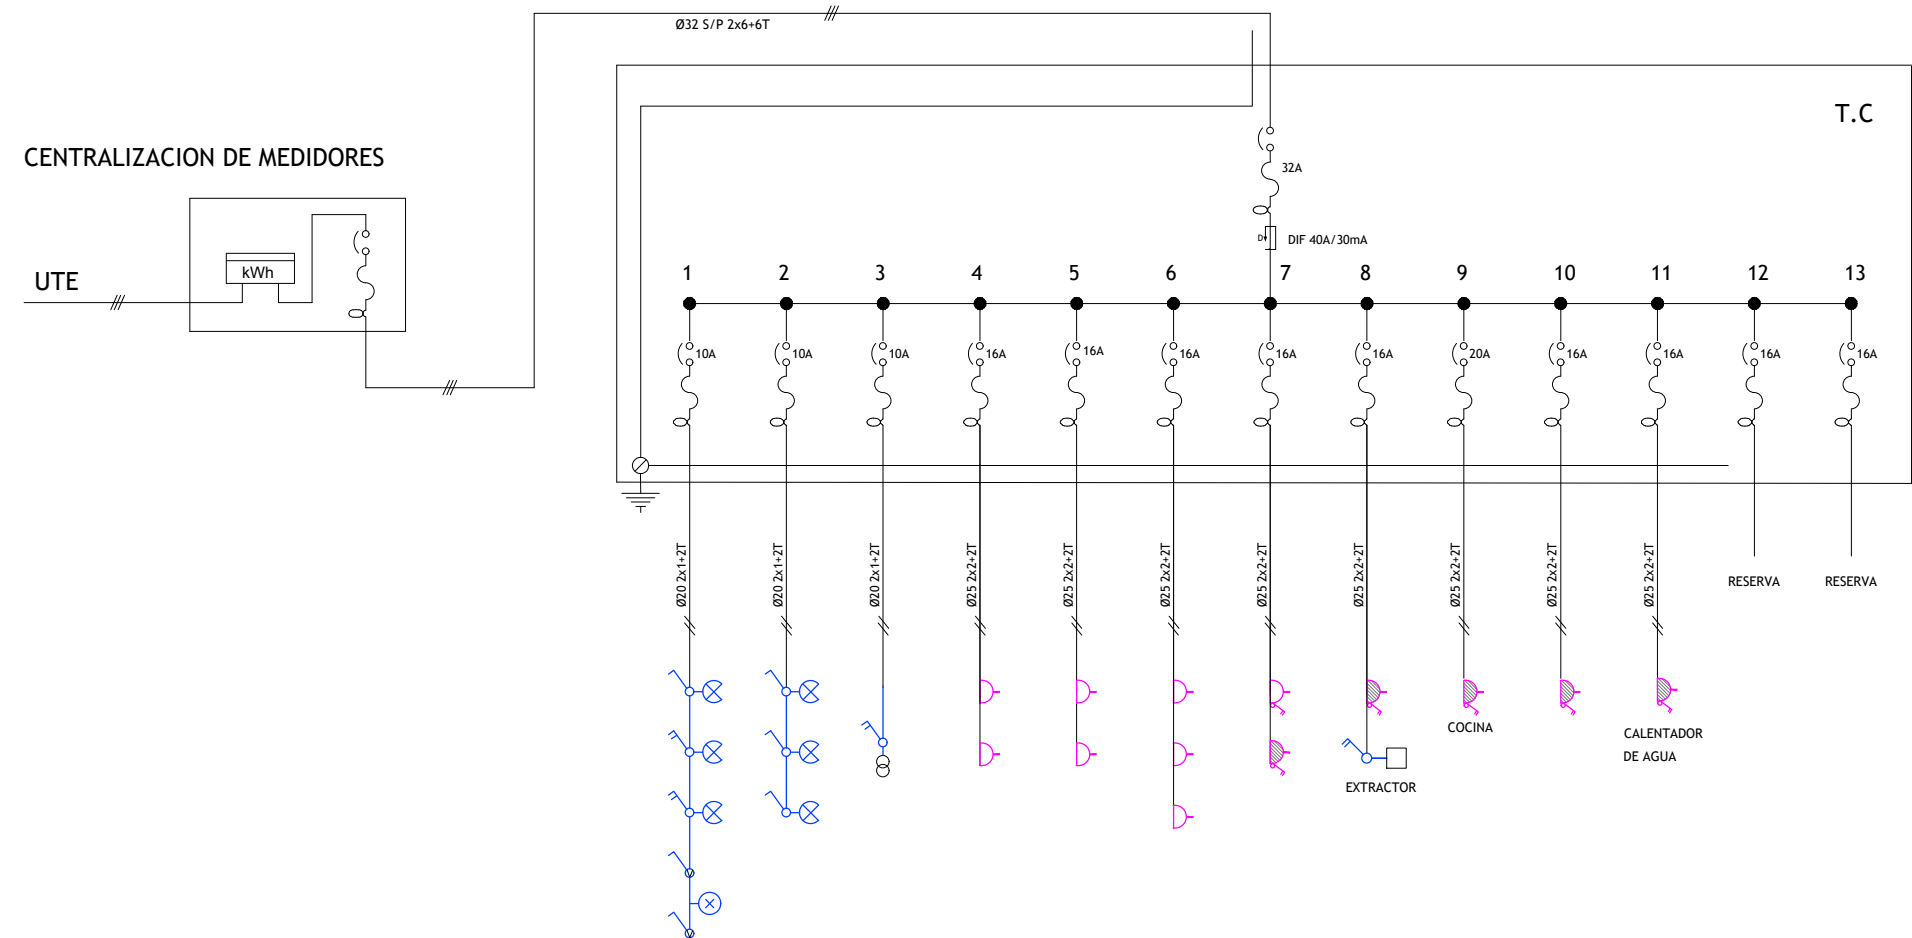

1D Unifilar-PLANTA BAJA

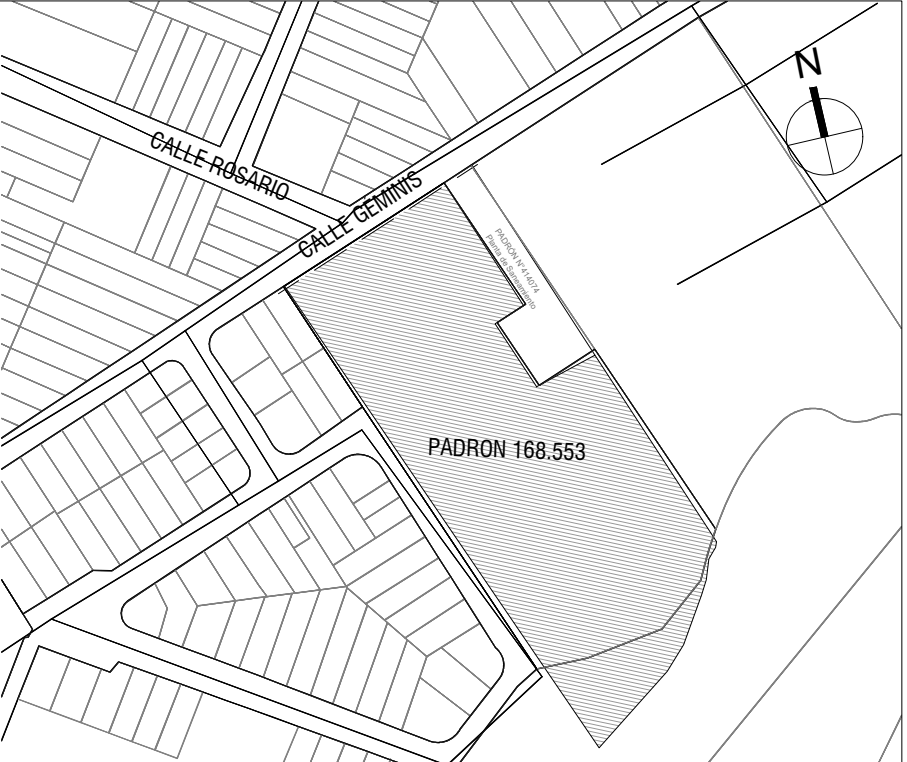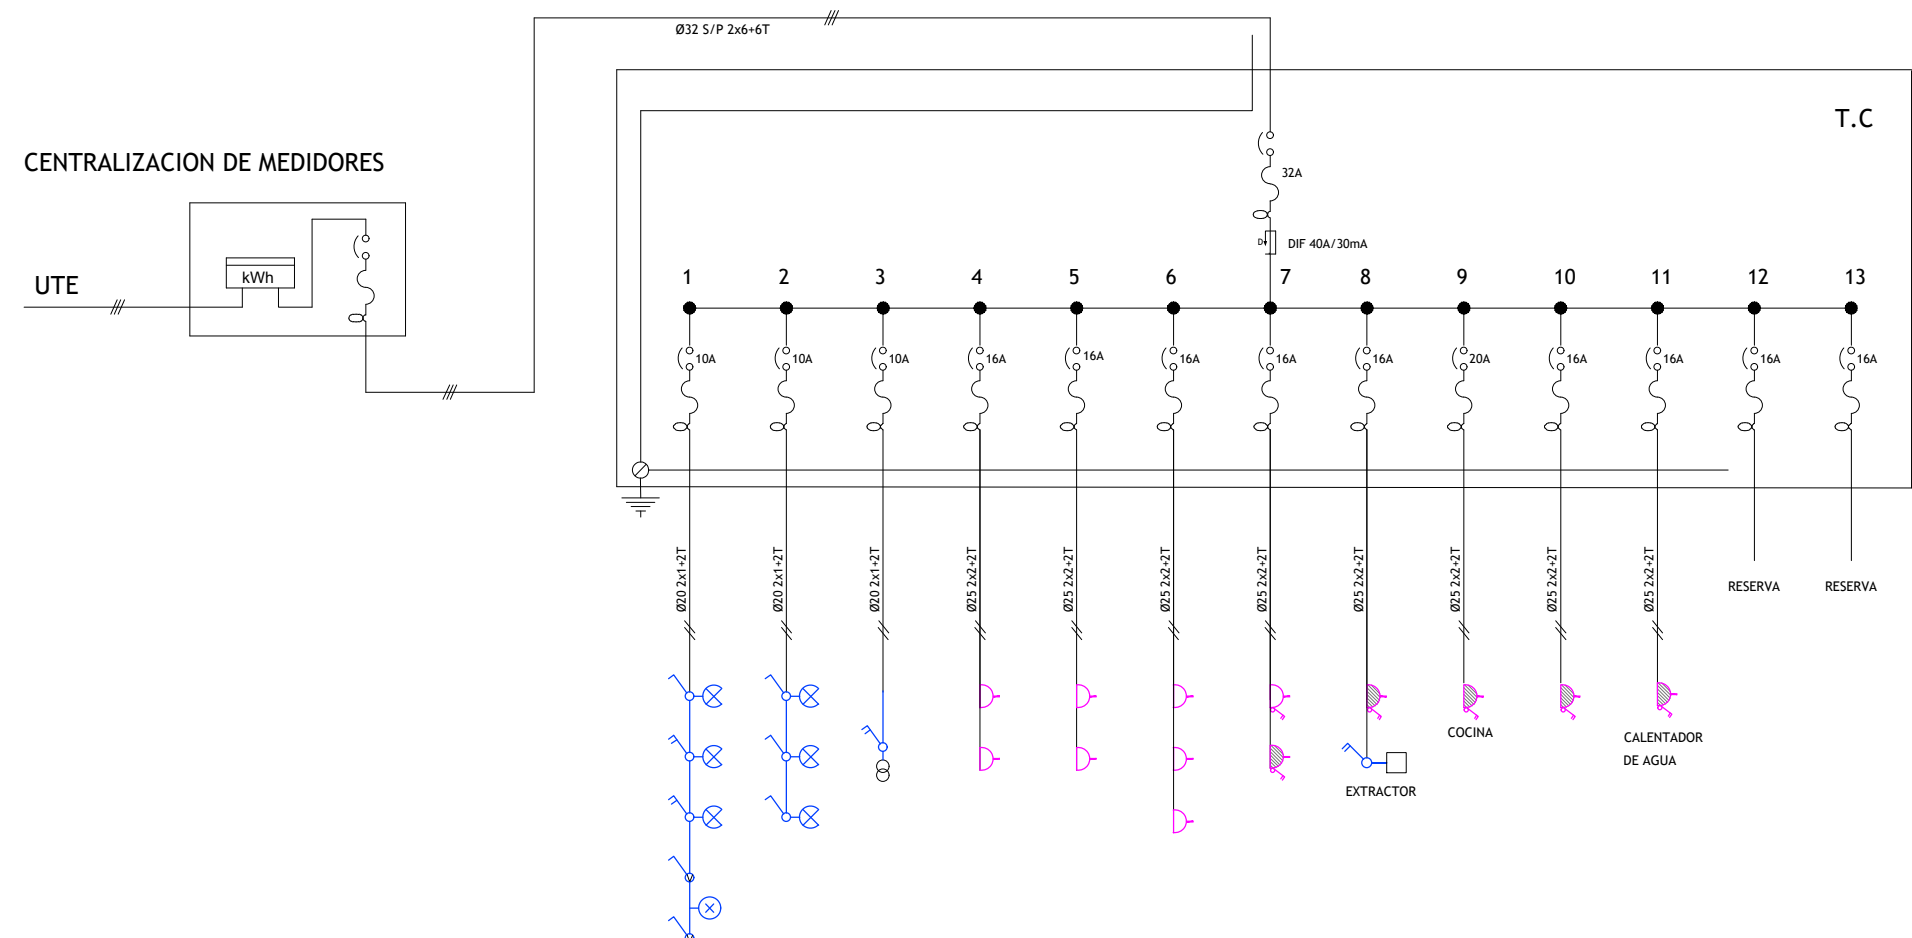

PLANO DE UBICACIÓN
escala 1/4000

REFERENCIAS	
	CENTRO
	BRAZO
	INTERRUPTOR UNIPOLAR
	INTERRUPTOR BIPOLAR
	INTERRUPTOR 2 SECCIONES
	INTERRUPTOR DE COMBINACIÓN
	TOMACORRIENTE
	TOMACORRIENTE CON INTERRUPTOR BIPOLAR
	CALENTADOR DE AGUA
	REGISTRO EXTRACTOR
	PULSADOR TIMBRE
	CAMPANILLA
	TABLERO
	MEDIDOR
	PUESTA A TIERRA
	Caja de telefono

Intendencia de Montevideo Departamento de Desarrollo Urbano Division Tierras y Habitat Servicio de Tierras y Vivienda	
PROGRAMA: Relocalización Chacarita de los Padres	PADRÓN Nº: 168.553
BARRIO:	CONCEPTO: Obra Nueva
UBICACIÓN: calle Gémis y Rosario	REGIMEN: P.Horizontal
PROPIETARIO: Intendencia de Montevideo	FECHA: 03/2023
PLANO: ELECTRICA TIPOLOGIA 1-2DORMITORIOS	ESCALA: 1/50
PROPIETARIO:	LÁMINA:
TÉCNICO:	E02