


ELECTRICA TIPOLOGIA 4
PLANTA ALTA
ESCALA 1/50

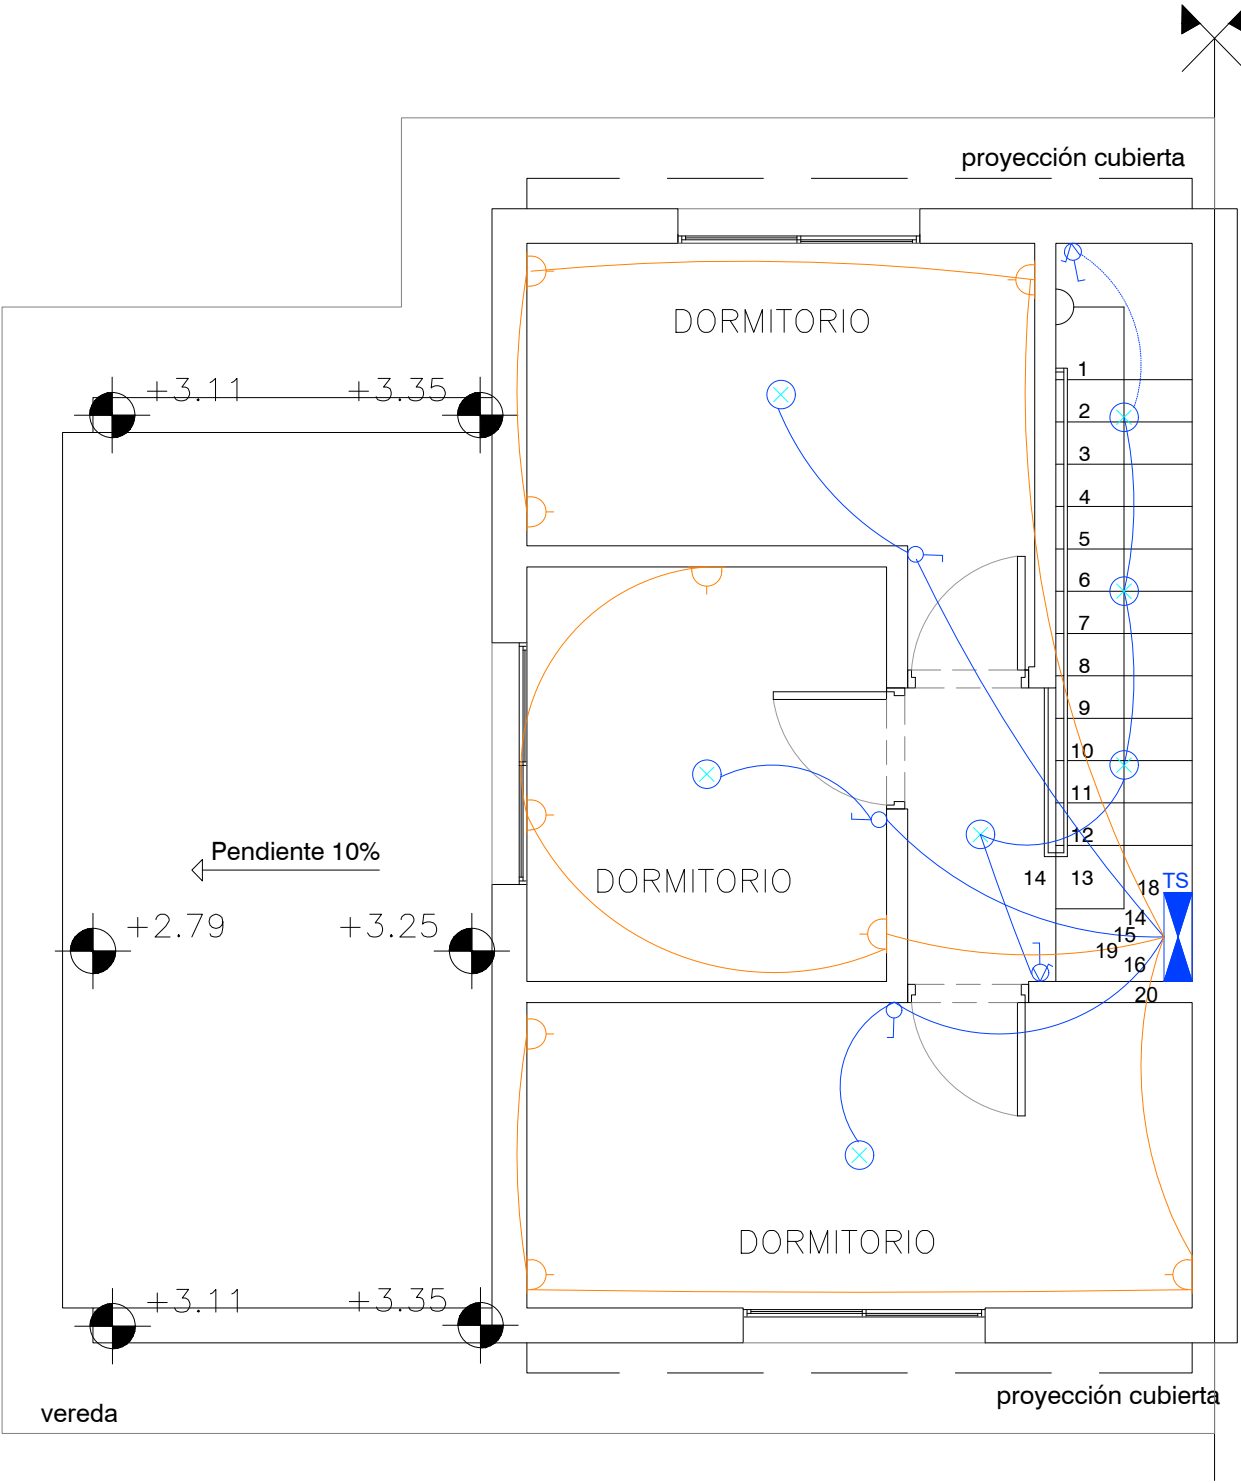

REFERENCIAS

| | |
|--|--|
| | CAJA DE CENTRO EMBUTIDA EN LOSA o SOBRE CR. |
| | CAJA DE BRAZO EMBUTIDA EN MURO EN GENERAL h=1.80m SOBRE N.P.T. / EN CENEFAS h=1.40m Aprox. SOBRE N.P.T. |
| | LUMINARIA PARA ILUMINACION DE SEGURIDAD CAJA DE BRAZO h=2.00m SOBRE N.P.T. |
| | INTERRUPTOR UNIPOLAR CAJA HONDA h=1.10m SOBRE N.P.T. |
| | INTERRUPTOR BIPOLAR CAJA HONDA h=1.10m SOBRE N.P.T. |
| | INTERRUPTOR DE COMBINACION CAJA HONDA h=1.10m SOBRE N.P.T. |
| | SENSOR DE PRESENCIA CAJA HONDA h=1.10m SOBRE N.P.T. / EN GARAGES - CAJA HONDA EN LOSA |
| | COMANDO CORTINA CAJA HONDA h=1.20m SOBRE N.P.T. CON TAPA CIEGA |
| | EXTRACTOR h=1.60m LLAVE = 1.10m SOBRE N.P.T. |
| | TOMACORRIENTE COMUN 3 EN LINEA CAJA HONDA h=0.35m SOBRE N.P.T. |
| | TOMACORRIENTE SCHUKO CAJA HONDA h=0.35m SOBRE N.P.T. |
| | TOMACORRIENTE CON LLAVE CAJA HONDA, EN GENERAL h=0.35m / EN BANOS y COCINAS h=1.10m SOBRE N.P.T. |
| | TOMACORRIENTE SCHUKO CON LLAVE CAJA HONDA, EN GENERAL h=0.35m / EN BANOS y COCINAS h=1.10m SOBRE N.P.T. |
| | CONEXION CALEFON CAJA HONDA h=1.80m / LLAVE h=1.10m SOBRE N.P.T. |
| | REGISTRO o CAJA DE CONEXION DE 220V EN GENERAL h=2.00m (en muro) o SEGUN INDICACION EN PLANO |
| | CAJA DE CONEXION ALIM. CORTINA CAJA h=2.20m / PARA CORTINAS DE ENROLLAR, CAJA DENTRO DE CAJON |
| | CAJA DE CONEXION AIRE ACONDICIONADO CAJA HONDA h=2.20m SOBRE N.P.T. |
| | CAJA DE CONEXION TERMOSTATO CAJA HONDA h=1.20m SOBRE N.P.T. |
| | TABLERO DE DISTRIBUCION |
| | REGISTRO DE CORRIENTES DEBILES EN GENERAL h=2.00m (en muro) o SEGUN INDICACION EN PLANO |
| | CONEXION PARA TV, TELEFONO o DATOS CAJA HONDA h=0.35m (o SEGUN INDICACION) SOBRE N.P.T. |
| | PULSADOR DE TIMBRE CAJA DE BRAZO h=1.10m SOBRE N.P.T. |
| | CAMPANILLA TIMBRE REGISTRO 10x10cm h=1.90m SOBRE N.P.T. |
| | CANALIZACION POR MURO o LOSA |
| | CANALIZACION POR PISO |

NOTAS

| REVISIÓN | FECHA | DESCRIPCIÓN |
|---------------------------|------------|------------------------------------|
| 1 | 28/04/2023 | EMISIÓN PARA APROBACIÓN |
| 2 | 19/05/2023 | EMISIÓN PARA APROBACIÓN. EJECUTIVO |
| TÉCNICOS | | |
| ARQ. FABIÁN SILVA | | |
| ARQ. CATHERINE ARISTEGUI | | |
| ARQ. JIMENA CABRERA | | |
| DIBUJANTE | | |
| - | | |
| PROYECTO | | REALOJO EL TANQUE |
| UBICACIÓN | | SAN JOSÉ / CIUDAD DEL PLATA |
| TÍTULO | | ESCALA 1/50 |
| PLANO ELÉCTRICA ESC. 1/50 | | FOR. PLANO N° |
| A3 | | REV. 1 |
| | | VEL01-T4 |