


PLANTA BAJA

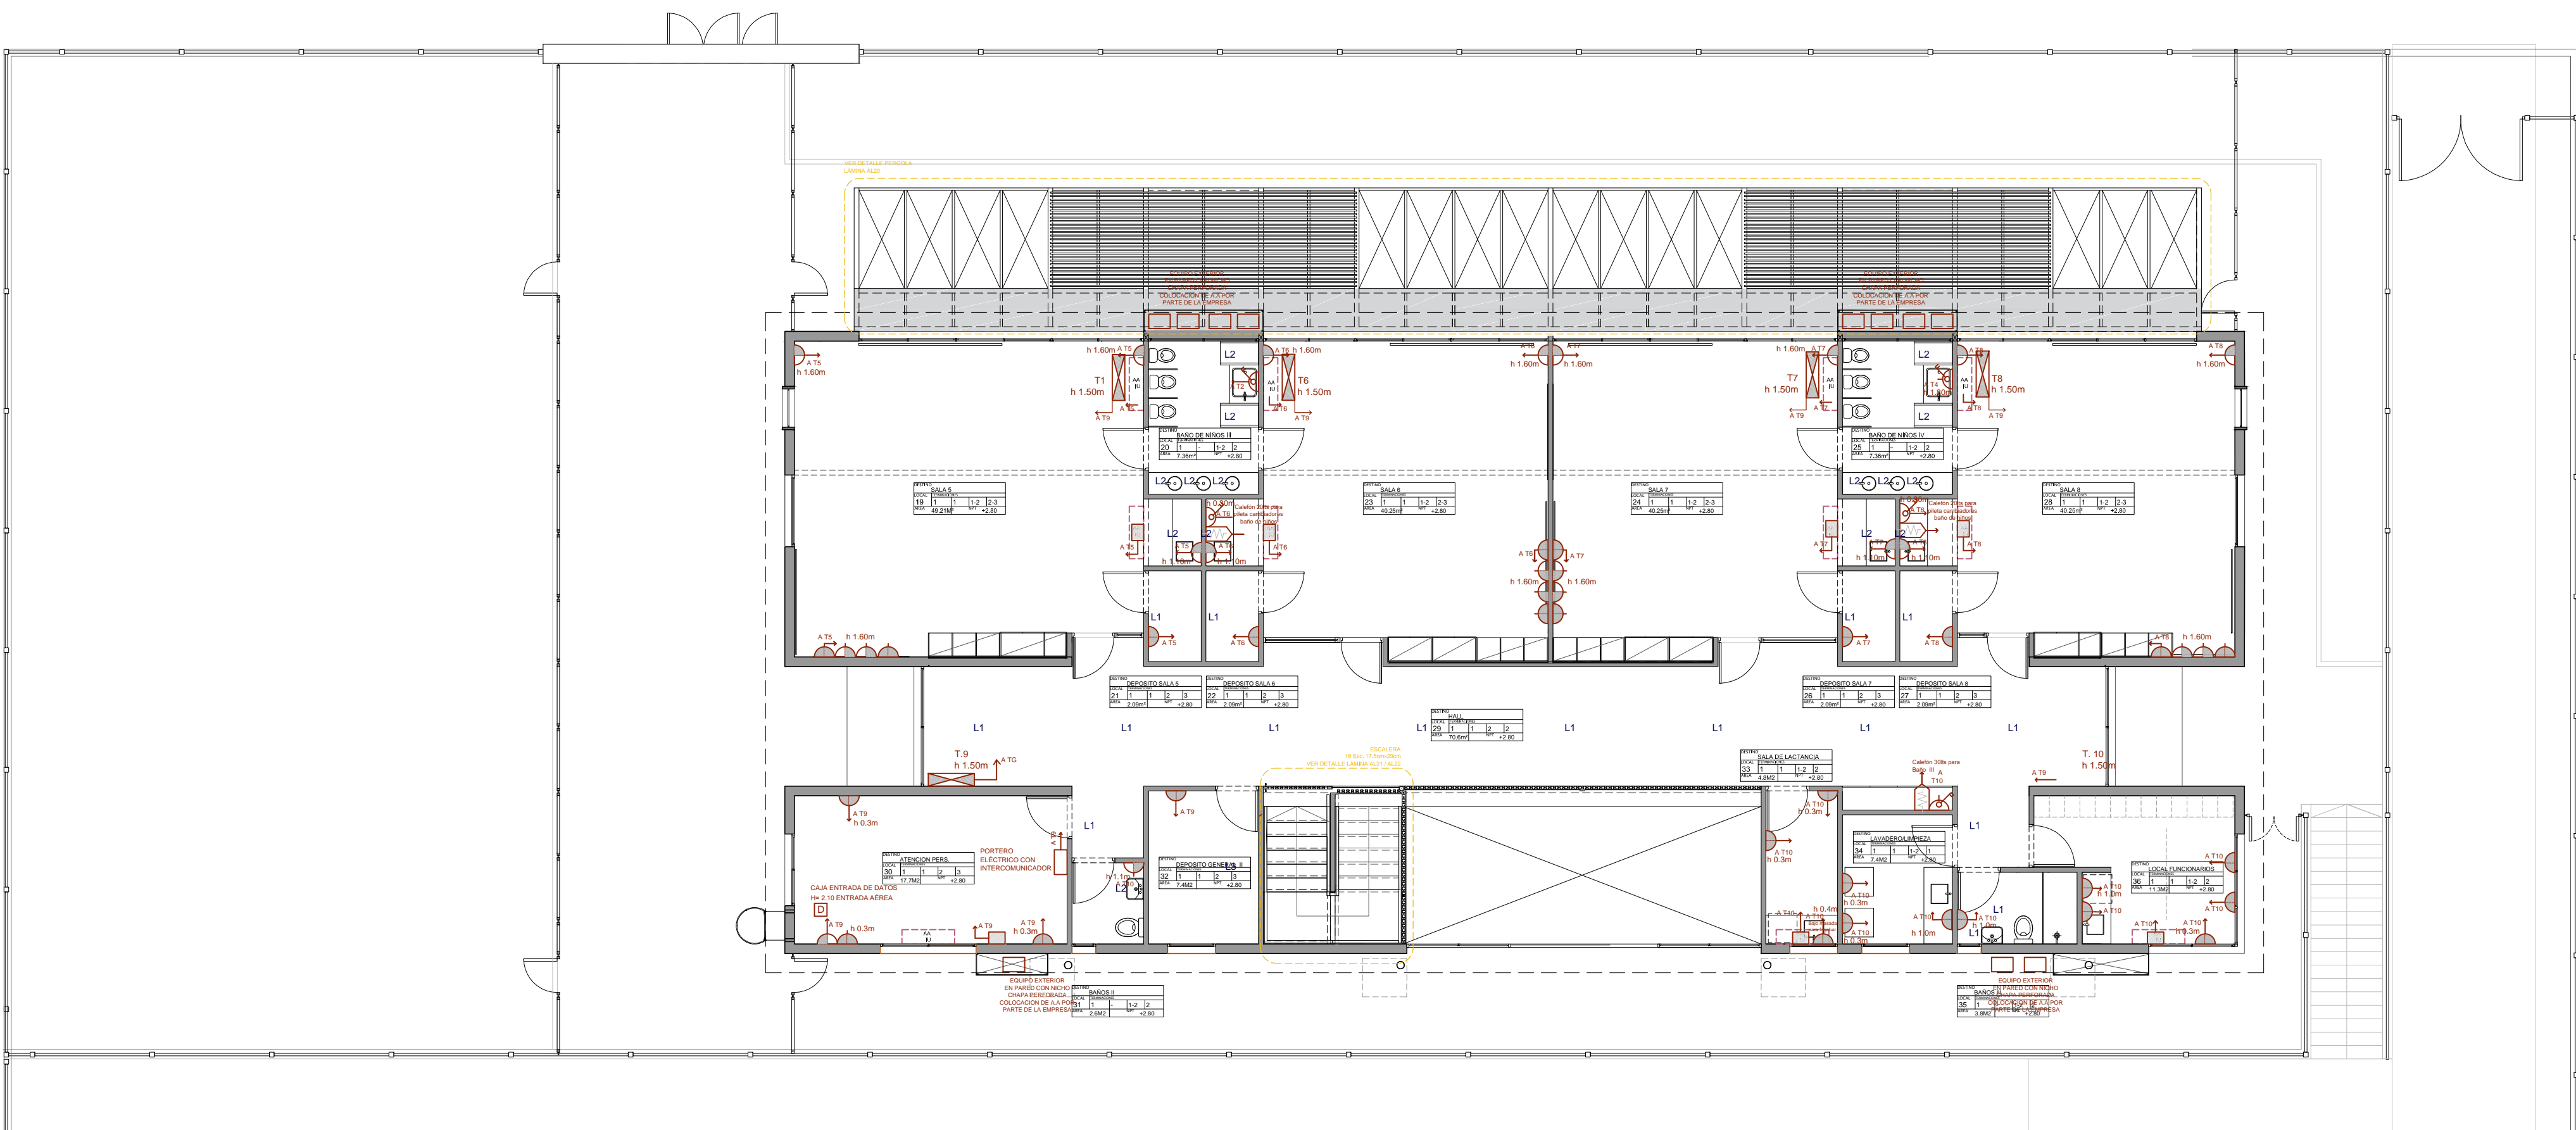


PLANTA ALTA

SIMBOLOGÍA

- TABLERO
- INTERRUPTOR UNIPOLAR
- INTERRUPTOR BIPOLAR
- INTERRUPTOR COMBINACIÓN
- INTERRUPTOR BIPOLAR 2 SECCIONES
- CANALIZACIÓN
- CANALIZACIÓN EMBUTIDA
- ENLACE ANTEL
- TOMA TELEFÓNICO
- TIMBRE CALLE
- TERMOTANQUE
- CÁMARA 20 X 20
- CÁMARA 40 X 40
- CÁMARA 60 X 60
- CAJA DE CONEXION APARENTE
- REGISTRO APARENTE
- CONEXIÓN AIRE ACONDICIONADO
- DATOS
- EXTRACTOR
- BANADOR DE SUELO
- PROYECTOR
- LUMINARIA DE PISO
- PUNTO DE LUZ (CENTRO)
- PUNTO DE LUZ (BRAZO)
- LUMINARIA DE EMBUTIR
- BANADOR DE PARED
- COLUMNA EXTERIOR
- TOMACORRIENTE 3 EN LINEA
- TOMACORRIENTE SCHUKO
- TOMACORRIENTE 3 EN LINEA CON INTERRUPTOR BIPOLAR
- TOMACORRIENTE SCHUKO CON INTERRUPTOR BIPOLAR

LUMINARIAS EXRERIORES SE PRENDERAN CON CELULA FOTOELÉCTRICA

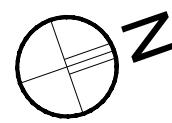

Anteproyecto		RESPONSABLE TÉCNICO	
CAIF SAN MIGUEL-ARTIGAS		NOMBRE	
DIRECCIÓN: SAN VICENTE		Mail: MAIL	
PADRÓN: 12109-12110-12111-12112-12113-12114		Tel: TEL_CEL	
LLAMADO:		CÓDIGO DE OBRA: 111 FI TP AR	
FECHA REALIZACIÓN:		NOMBRE	
REVISIÓN 1		Mail: XIB.COM	
2		Tel: TEL_CEL	
3			
4			
5			
Rubro			
ELECTRICO			
ESCALA: 1:100		ARCHIVO: CAIF_SAN MIGUEL ARTIGAS_Electrico	
Lámina			
PLANTA DE POTENCIA 1:100			