

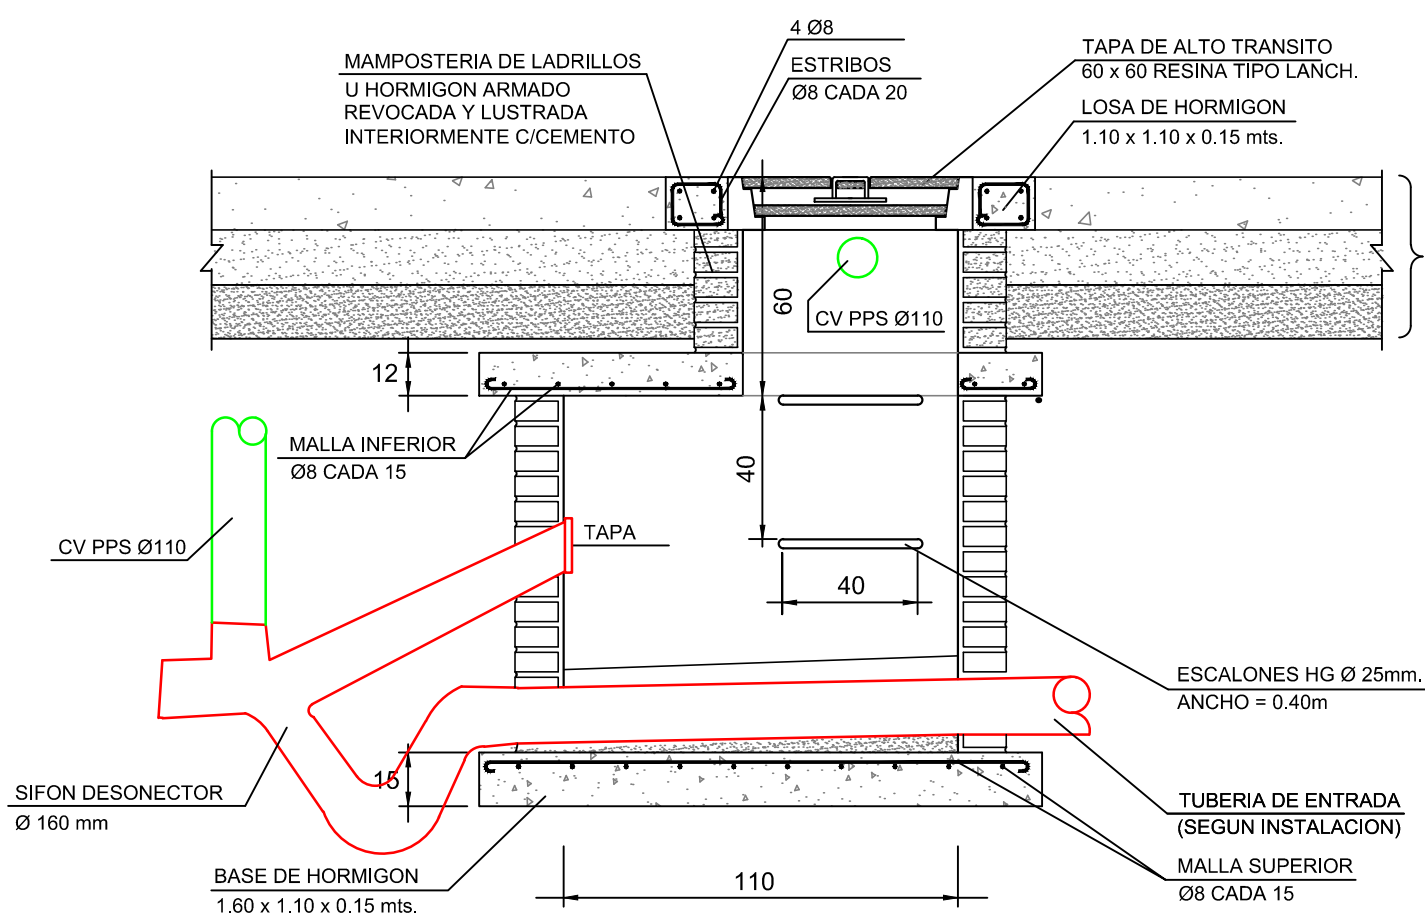
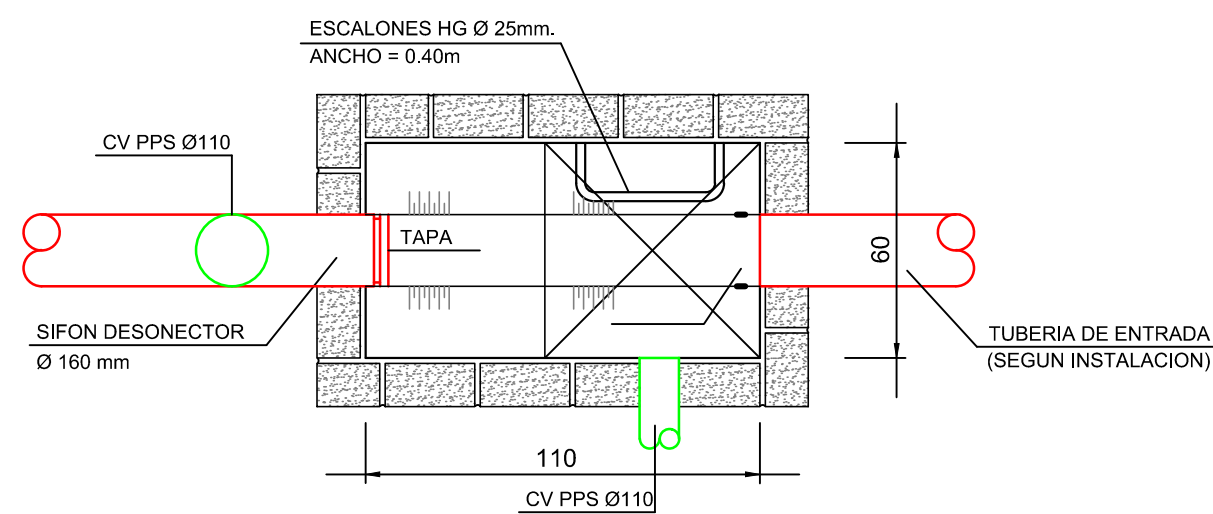



DETALLE DE CAMARA 60X110 CON SALTO
ESCALA 1/20

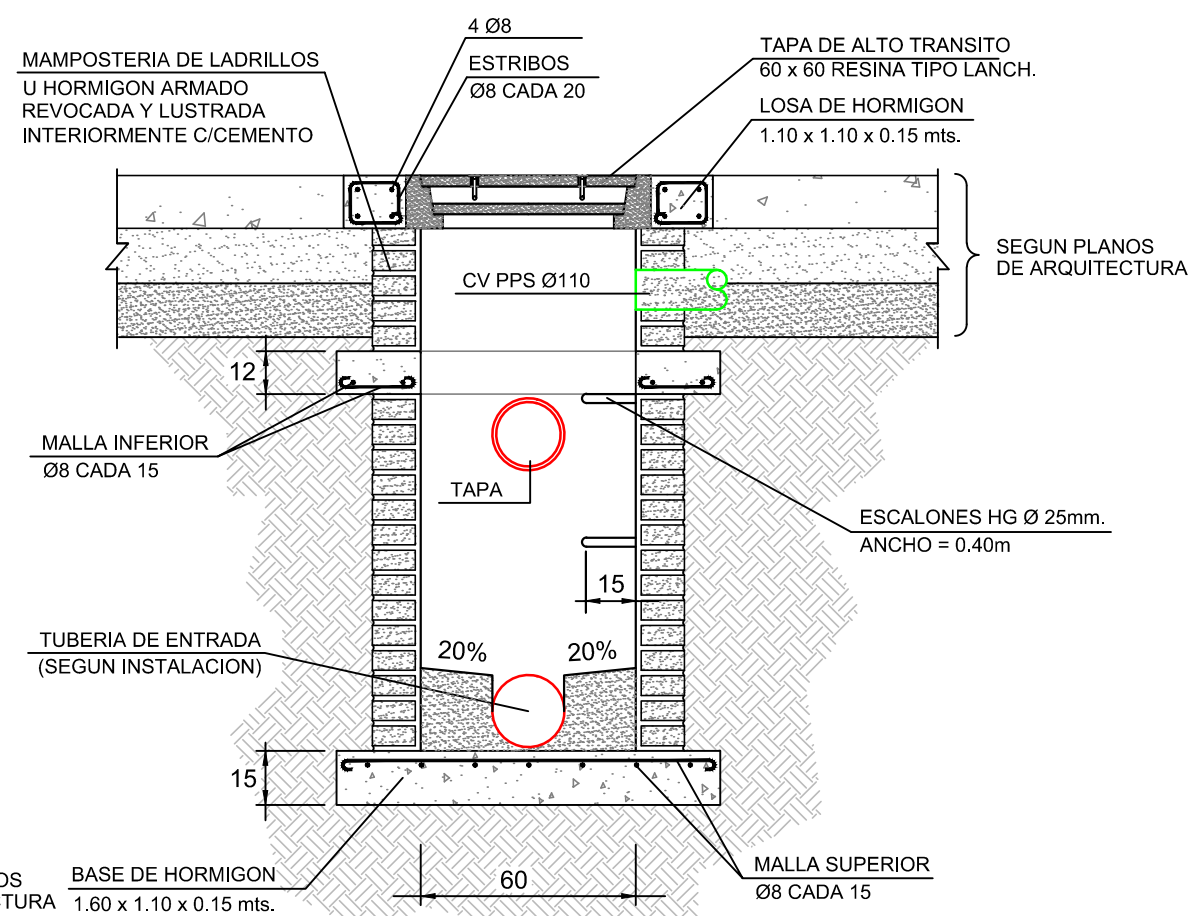

DETALLE GENERICO DESAGUES A-A ESC.1/20

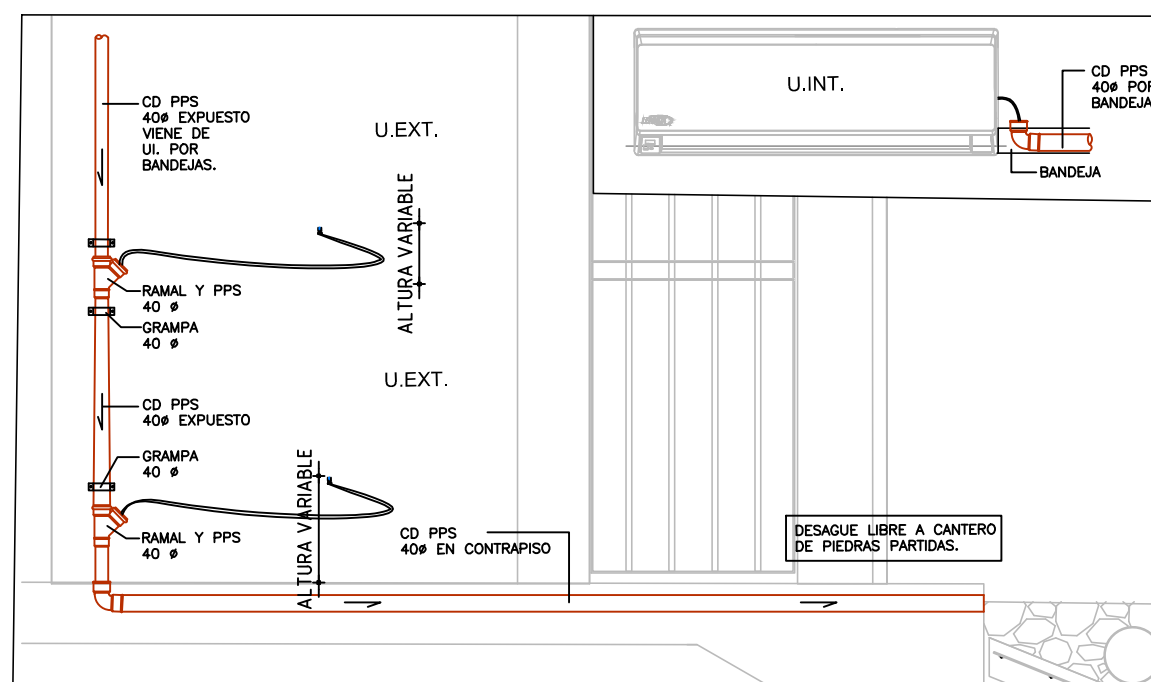


DETALLE GENERICO DE DRENAJE
PERIMETRAL ESC. 1 / 20

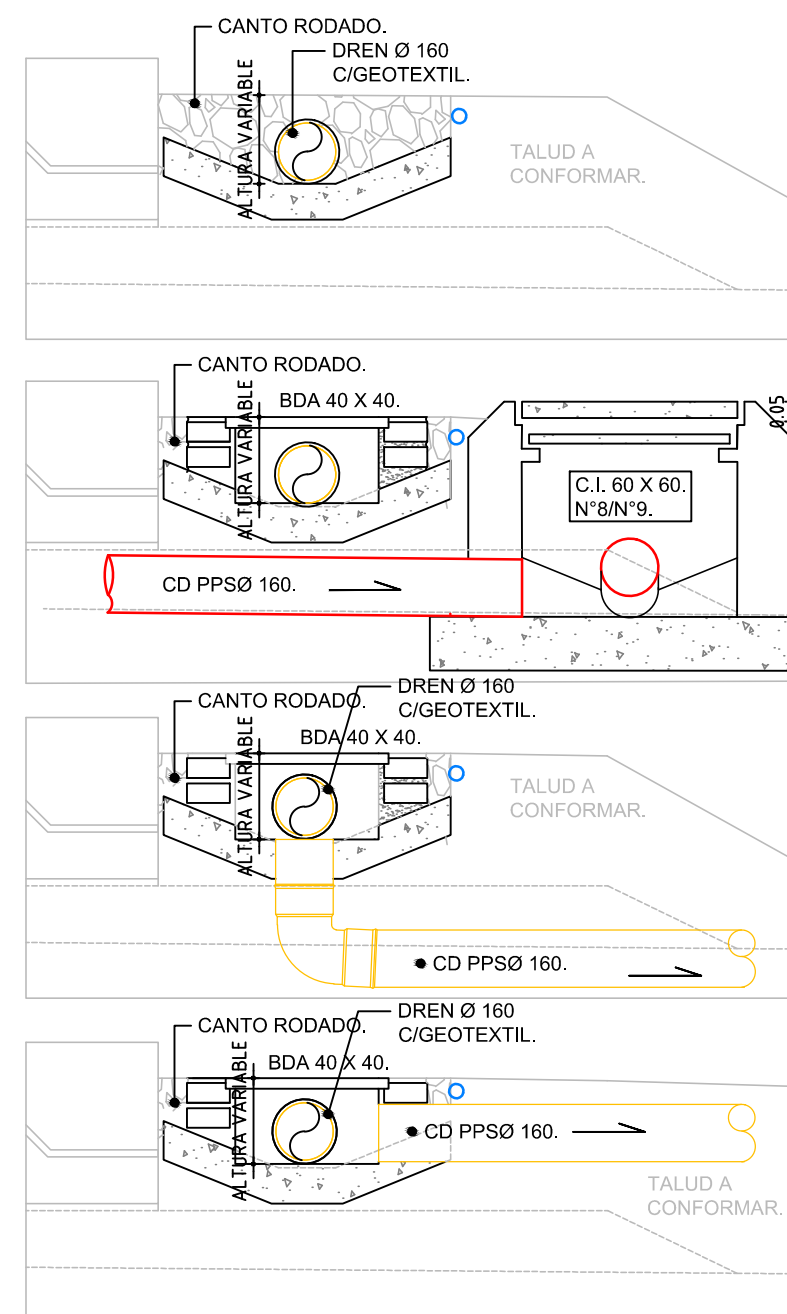


LOS DETALLES NO
ABARCAN LA TOTALIDAD
DE LOS CASOS.
SON GENERICOS A LOS
EFECTOS DE DAR LOS
DELINEAMIENTOS PARA
LA
EJECUCION DE LOS
DESAGUES. (VER LIS01)


DETALLE ESC.1/50 DEPOSITOS SUPERIORES DE AGUA PARA
ABASTECIMIETNO (4 TANQUES UNIT N°559 DE 2.000 Ltrs.C/U).
RESERVA TOTAL 8.000Ltrs.TIPO NUEVA ERA C/BASE
METALICA.

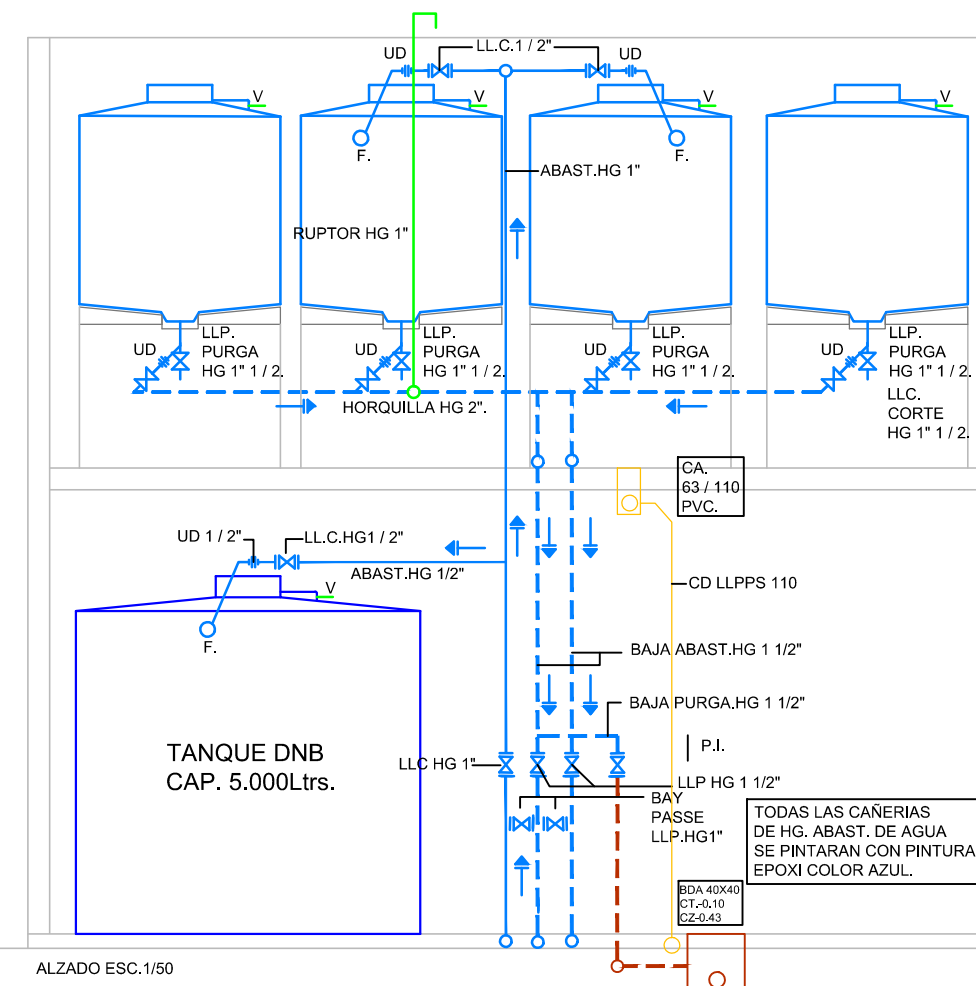


ALZADO ESC.1/50

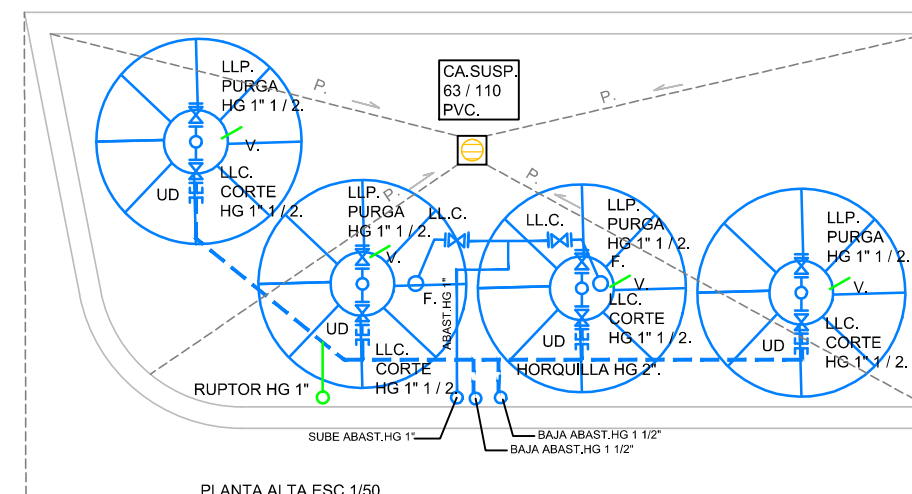

PLANTA ALTA ESC.1/50

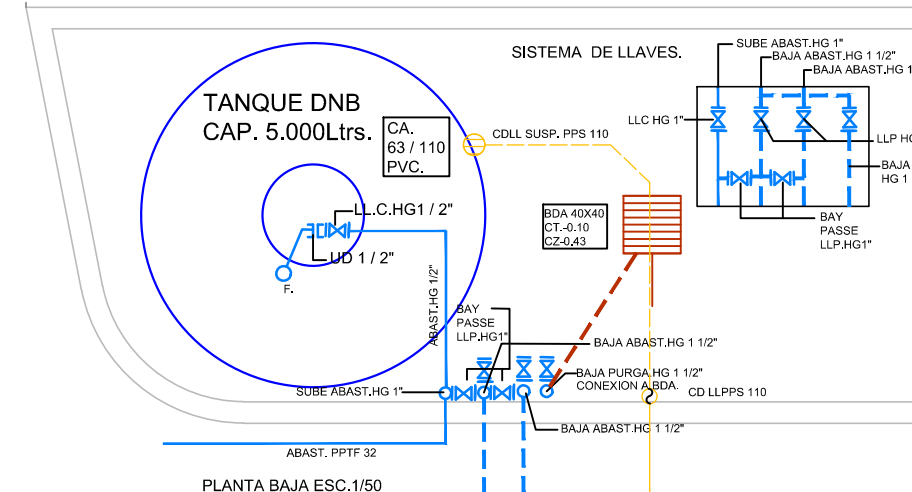

PLANTA BAJA ESC.1/50

	ÁREA DE PROYECTOS	
	DIRECCIÓN SECTORIAL DE INFRAESTRUCTURA	
CONSEJO DIRECTIVO CENTRAL		
OBRA: LICEO N°2 de PASO CARRASCO CALLÉ: Av.A la Playa esq. Camino Carrasco	LOCALIDAD: PASO CARRASCO DEPARTAMENTO: CANELONES	FECHA: ABRIL 2023 ESCALA: 1:50-1:20
PLANO DE: <div style="font-size: 2em; margin: 10px 0;">INSTAL. SANITARIAS</div> DETALLES GENERALES	LÁMINA Nro: <div style="font-size: 3em; margin: 10px 0;">L058</div>	
ARQUITECTO: JUAN CADORSI	FIRMA:	
AYTE. de ARQTO.:		
TECNICO: RAUL BERRUETA	FIRMA:	
DIBUJANTE:		