




VIVIENDA DUPLEX - 3 DORMITORIOS  
PLANTA BAJA  
ESCALA 1:50

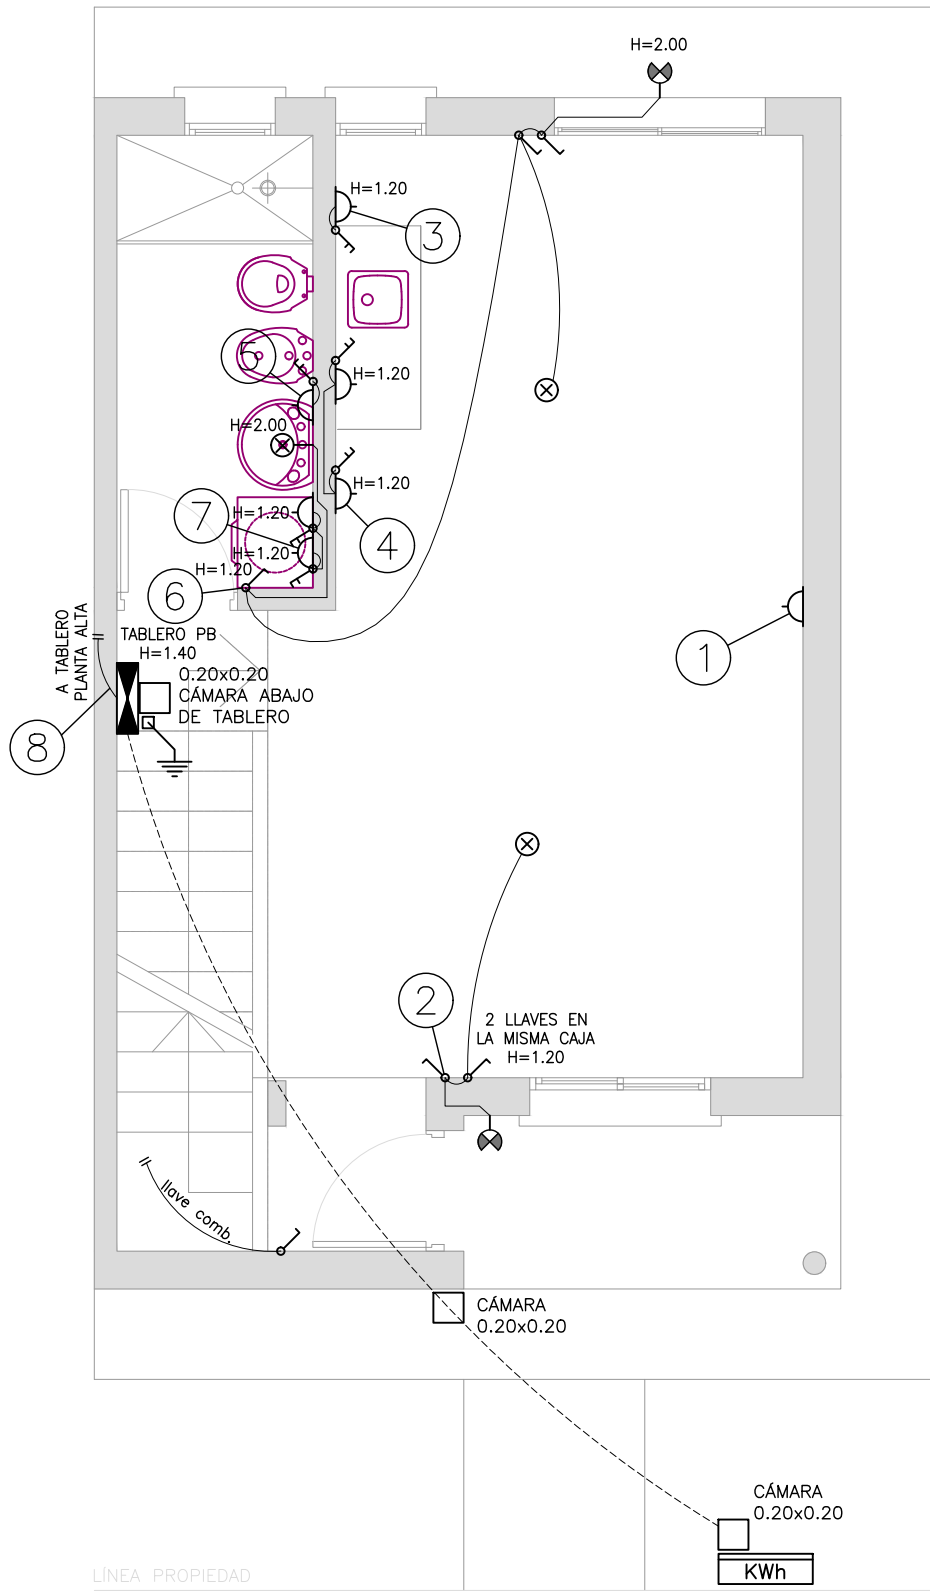


VIVIENDA DUPLEX - 3 DORMITORIOS  
PLANTA ALTA  
ESCALA 1:50

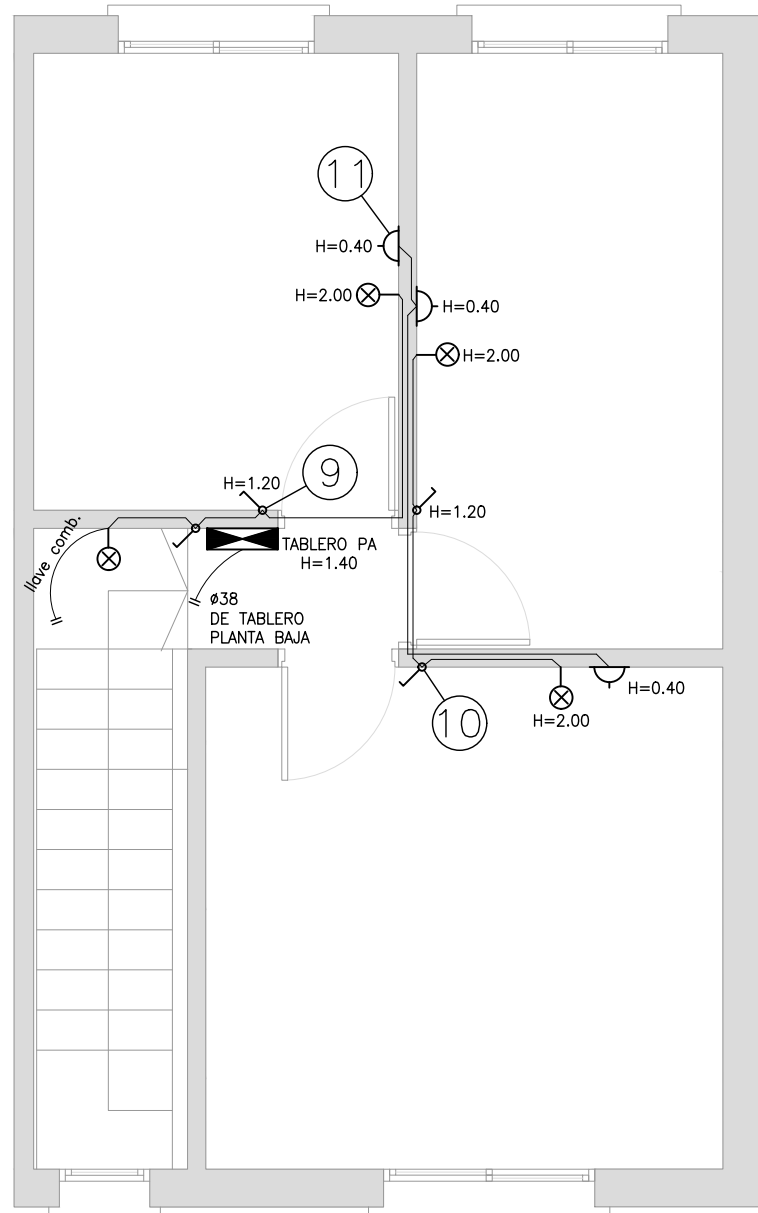


VIVIENDA DE 3 DORMITORIOS:  
DIAGRAMA UNIFILAR

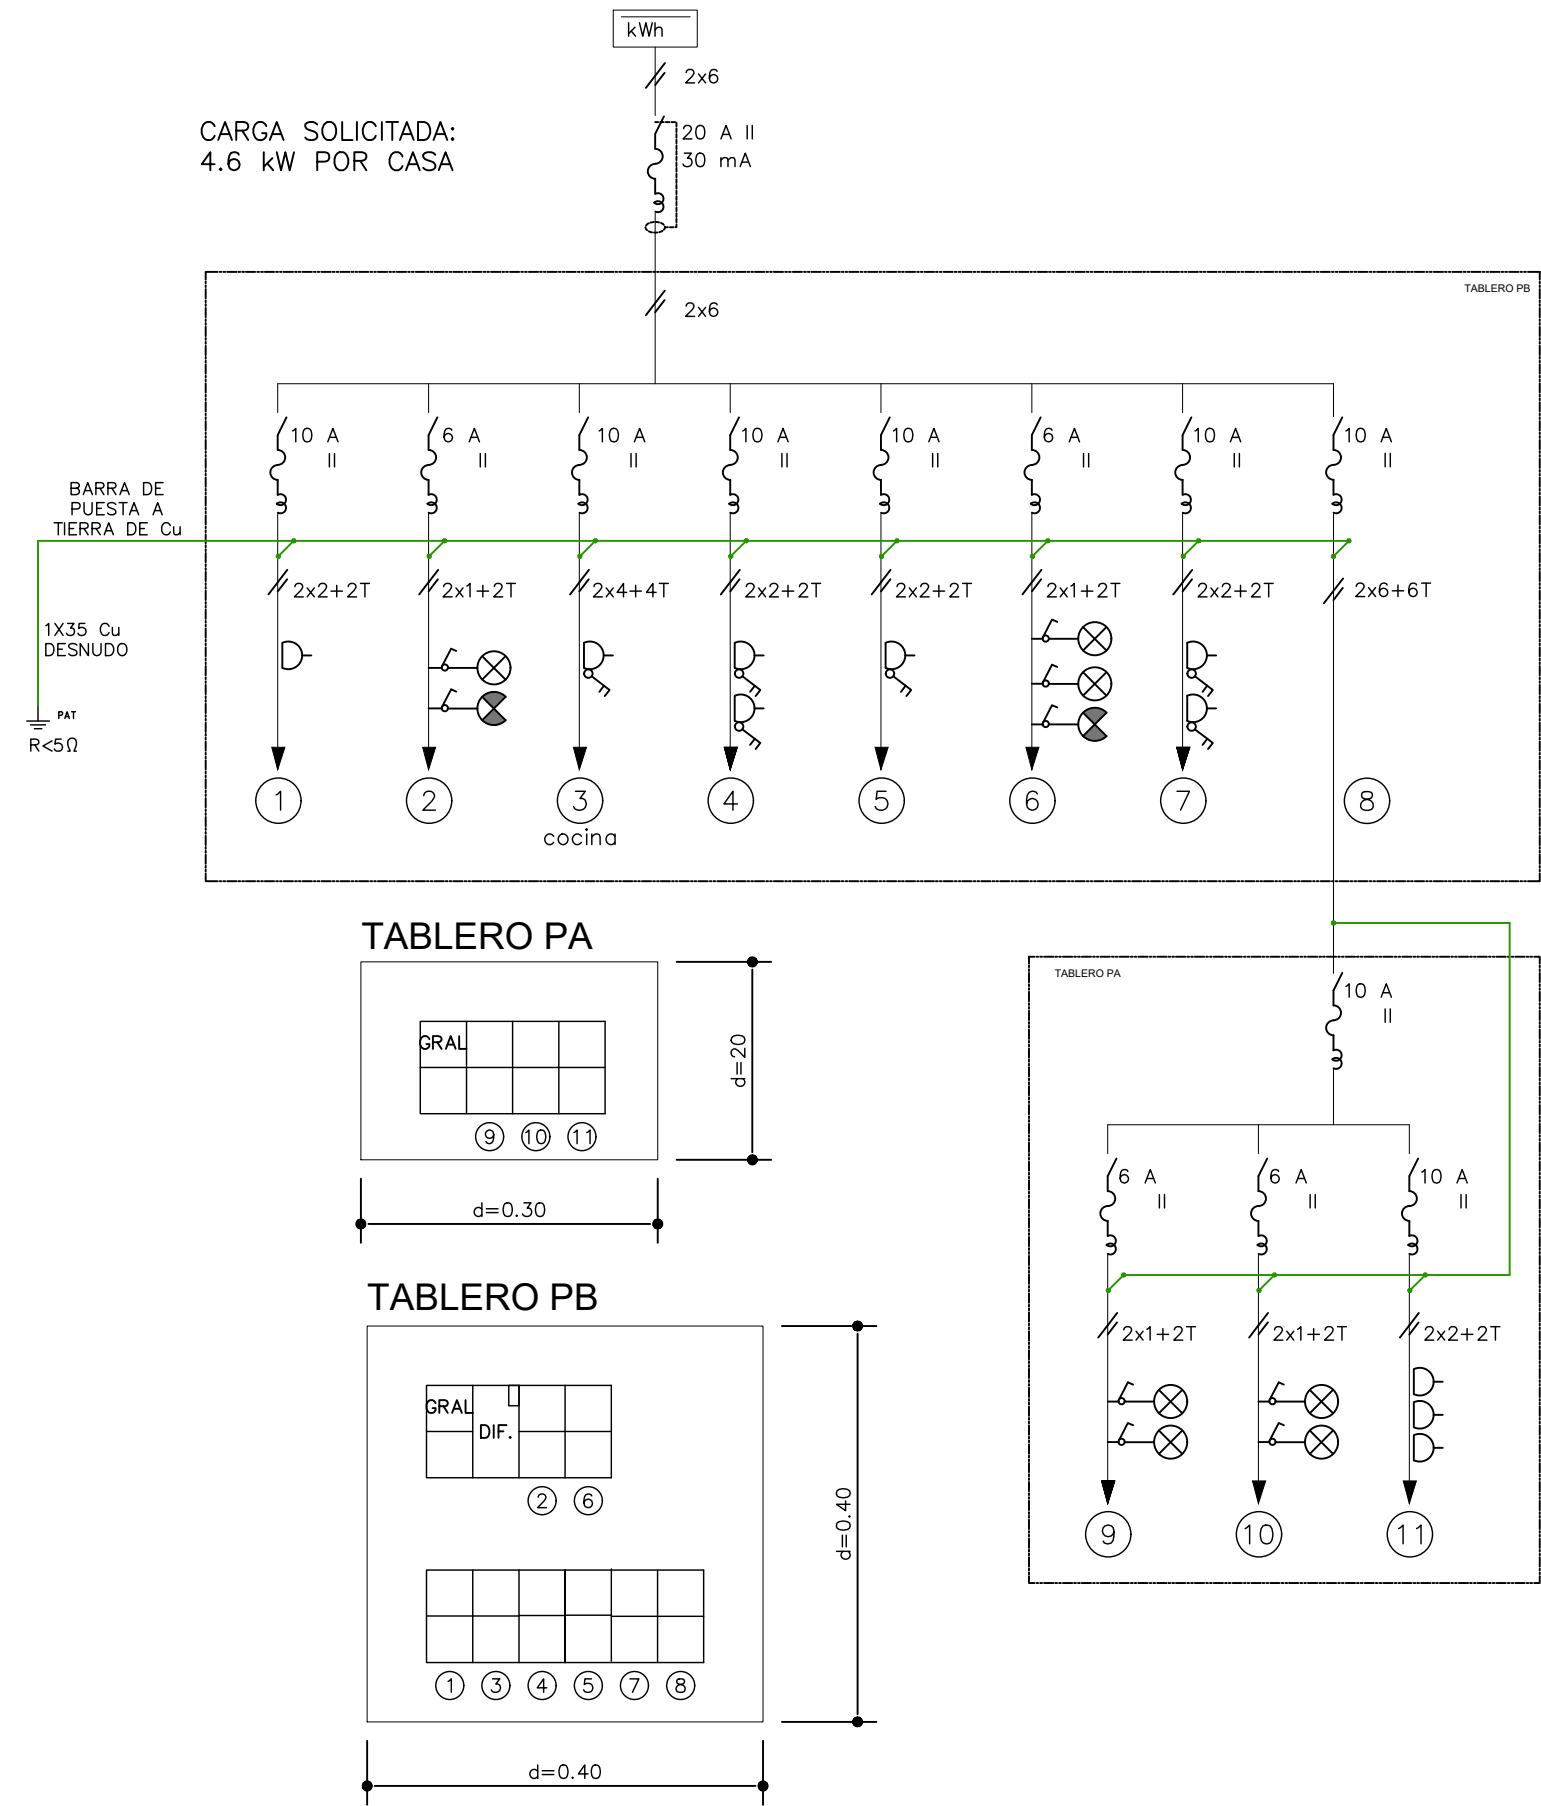


VIVIENDA DUPLEX - 4 DORMITORIOS  
PLANTA BAJA  
ESCALA 1:50

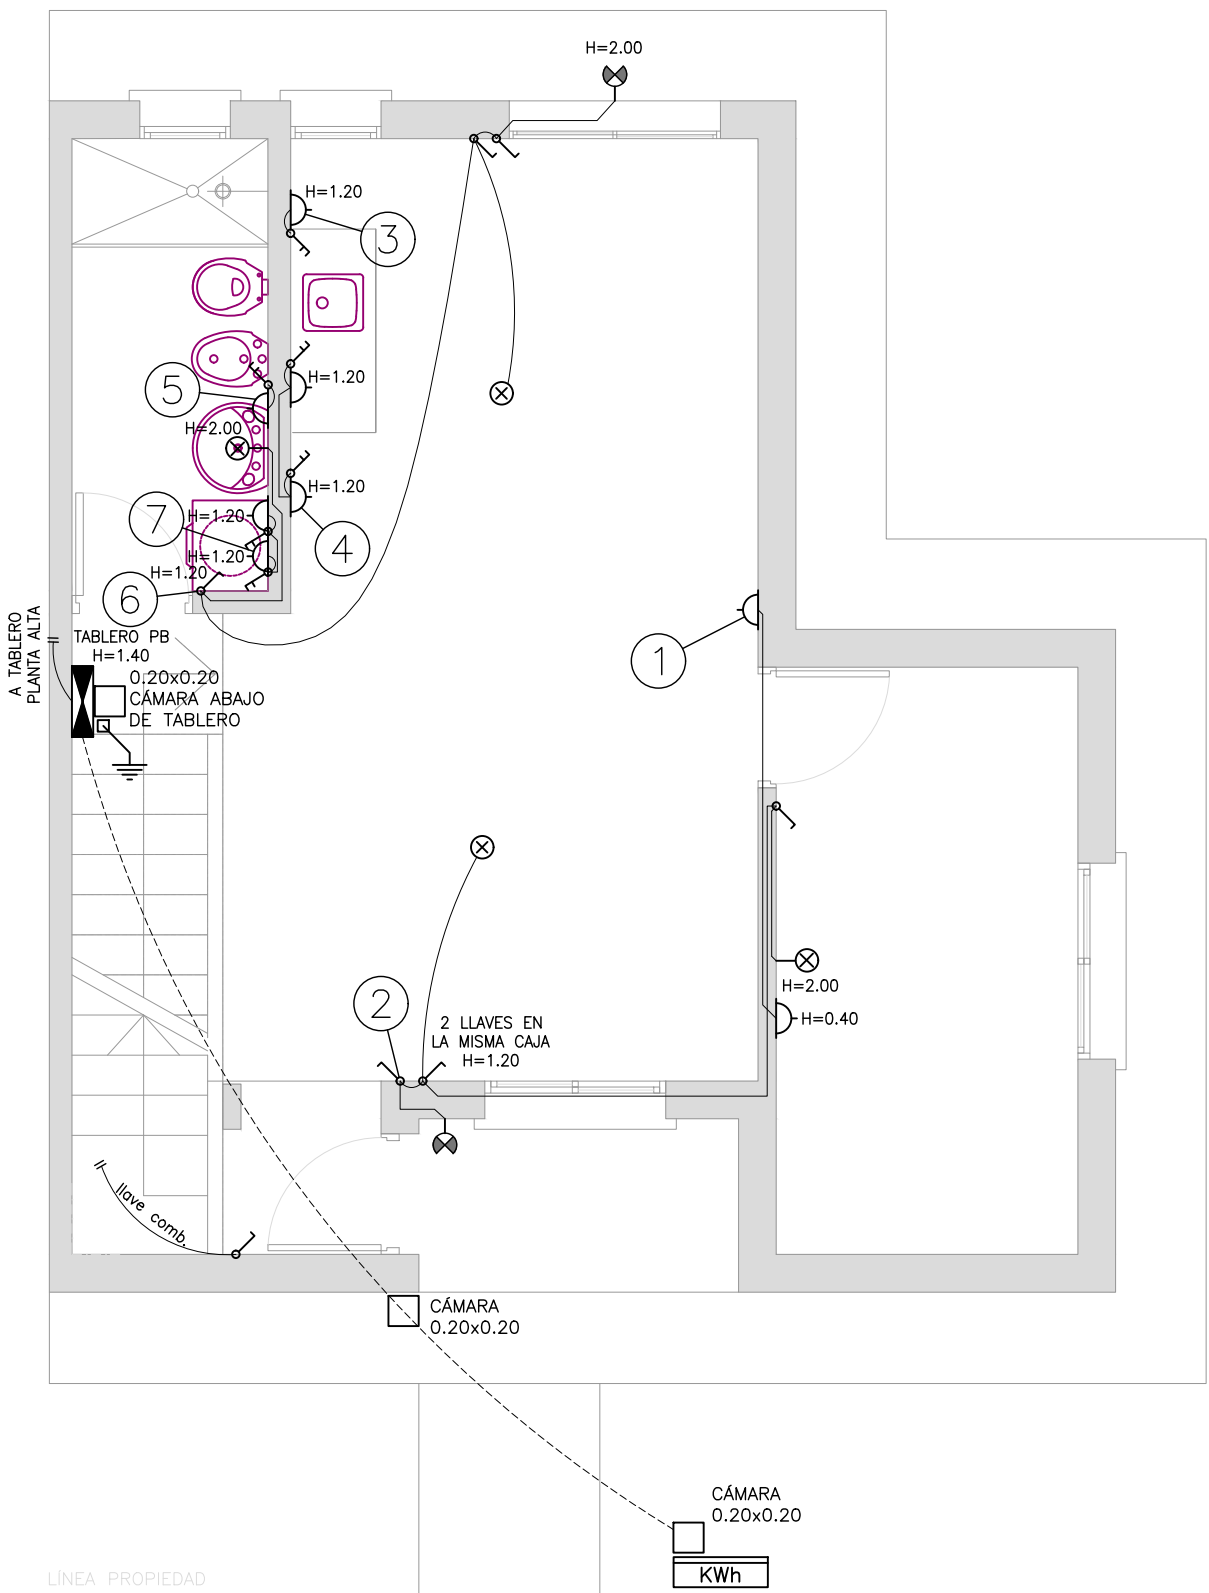

VIVIENDA DUPLEX - 4 DORMITORIOS  
PLANTA ALTA  
ESCALA 1:50

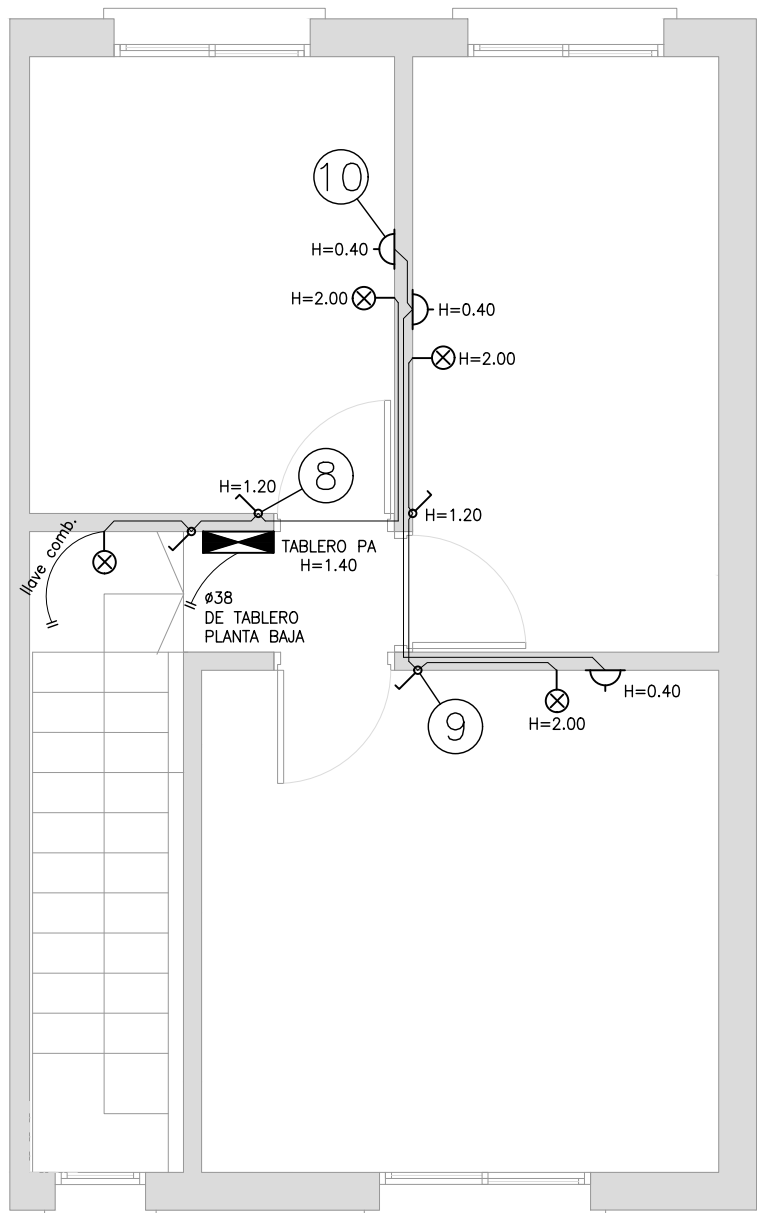

VIVIENDA DE 4 DORMITORIOS:  
DIAGRAMA UNIFILAR

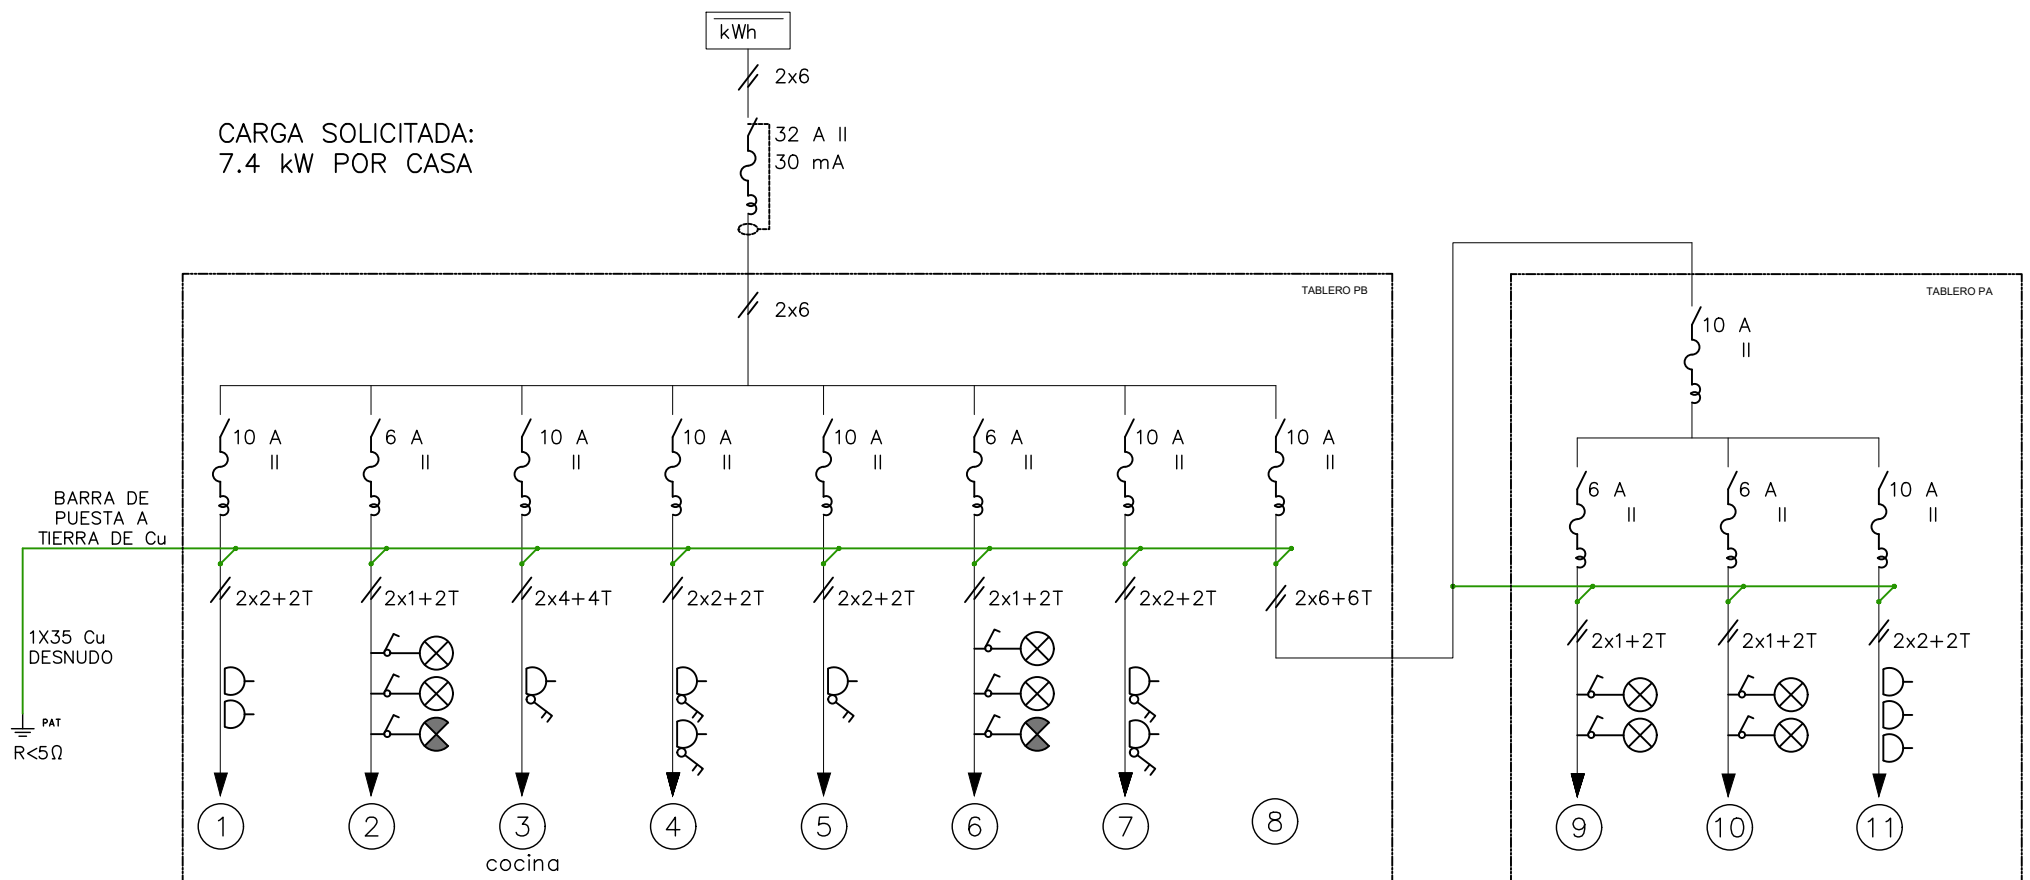


PLANILLA TPB

No.	CONDUCTOR CAÑO	INT. MONO	OBSERVACIONES
01	2x2+2T ø19	10 A	toma
02	2x1+2T ø19	6 A	luces
03	2x4+4T ø25	10 A	toma shuko con llave
04	2x2+2T ø19	10 A	tomas con llave, uno shuko
05	2x2+2T ø19	10 A	tomas con llave
06	2x1+2T ø19	6 A	luces
07	2x2+2T ø19	10 A	tomas con llave
08	2x6 ø19	10 A	tablero PA
GRAL.	2x6 ø63	16 A	diferencial 30 mA 32 A


PLANILLA TPA

No.	CONDUCTOR CAÑO	INT. MONO	OBSERVACIONES
9	2x1+2T ø19	6 A	luces
10	2x1+2T ø19	6 A	luces
11	2x2+2T ø19	10 A	tomas
GRAL.	2x6 ø63	16 A	diferencial 30 mA 16 A

TABLERO PB

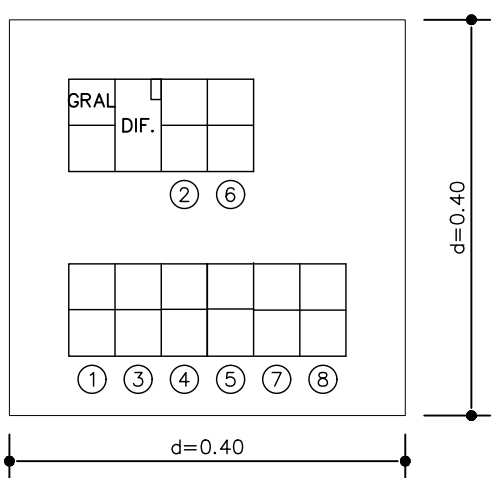

TABLERO PA

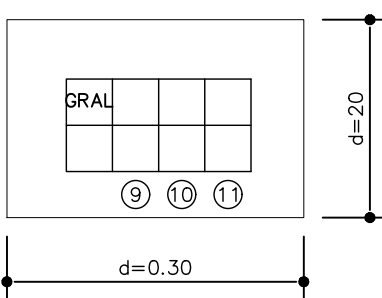



**CERRO LARGO**  
INTENDENCIA  
Oficina de Regularización de Tierras y Propiedades



Ministerio de Vivienda y  
Ordenamiento Territorial



Dirección Nacional  
de Integración  
Social y Urbana



avanzar  
CAMBIANDO REALIDADES

REVISIÓN	FECHA	DESCRIPCIÓN
x	16/06/2023	TIPOLOGIA DINSU
x	27/06/2023	observaciones DINSU 16/06

TÉCNICO	PROYECTO
ARQ. DANIEL MARTÍNEZ BALBUENA	AVANZAR MELO
	UBICACIÓN
	MELO / CERRO LARGO

TÍTULO	ESCALA	1/50
ELÉCTRICA	FOR.	PLANO N°
TIPOLOGÍAS 3 y 4 DORMITORIOS	A2	000-000-06-0024
PLANTAS, UNIFILARES y DETALLES		REV. 0