



PLANTA BAJA  
Esc 1/100

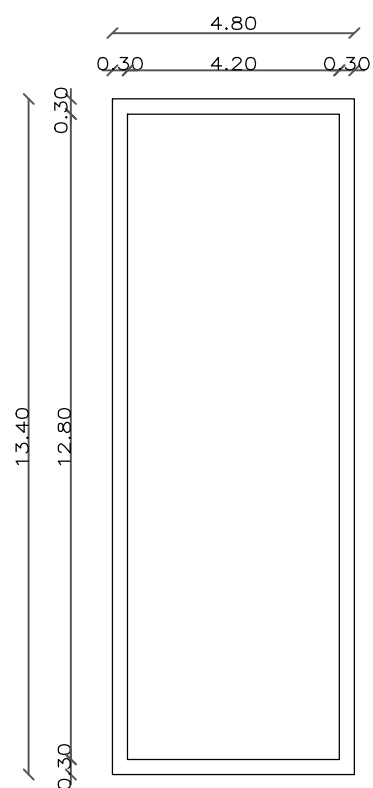

Caja de escaleras  
refleja humedades  
interiores.  
Se deberá reparar  
origen de las mismas y  
bajada de pluviales  
Impermeabilizar

PLANTA TECHOS CAJA ESCALERA  
Esc 1/150

		CONSEJO DIRECTIVO CENTRAL DIRECCIÓN SECTORIAL DE INFRAESTRUCTURA COMISIÓN DESCENTRALIZADA DE LAVALLEJA	
OBRA:	LOCALIDAD: JOSÉ P.VARELA		FECHA: 05/2023
ESCUELA N°6—MANTENIMIENTO		DEPARTAMENTO: LAVALLEJA	ESCALA: 1/150
PLANO DE: PLANTA BAJA — TECHOS CAJA ESCALERA			
AYTE. de ARQTO.:			
ARQUITECTO: CLAUDIA NUÑEZ		FIRMA:	
TECNICO ELECTRICISTA:		FIRMA:	
		LAMINA Nro: L2	
		A1	