
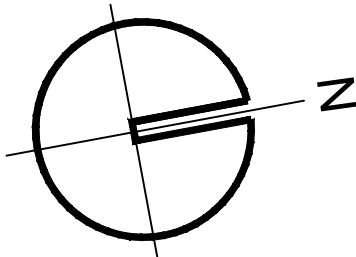


PLANTA ALTA

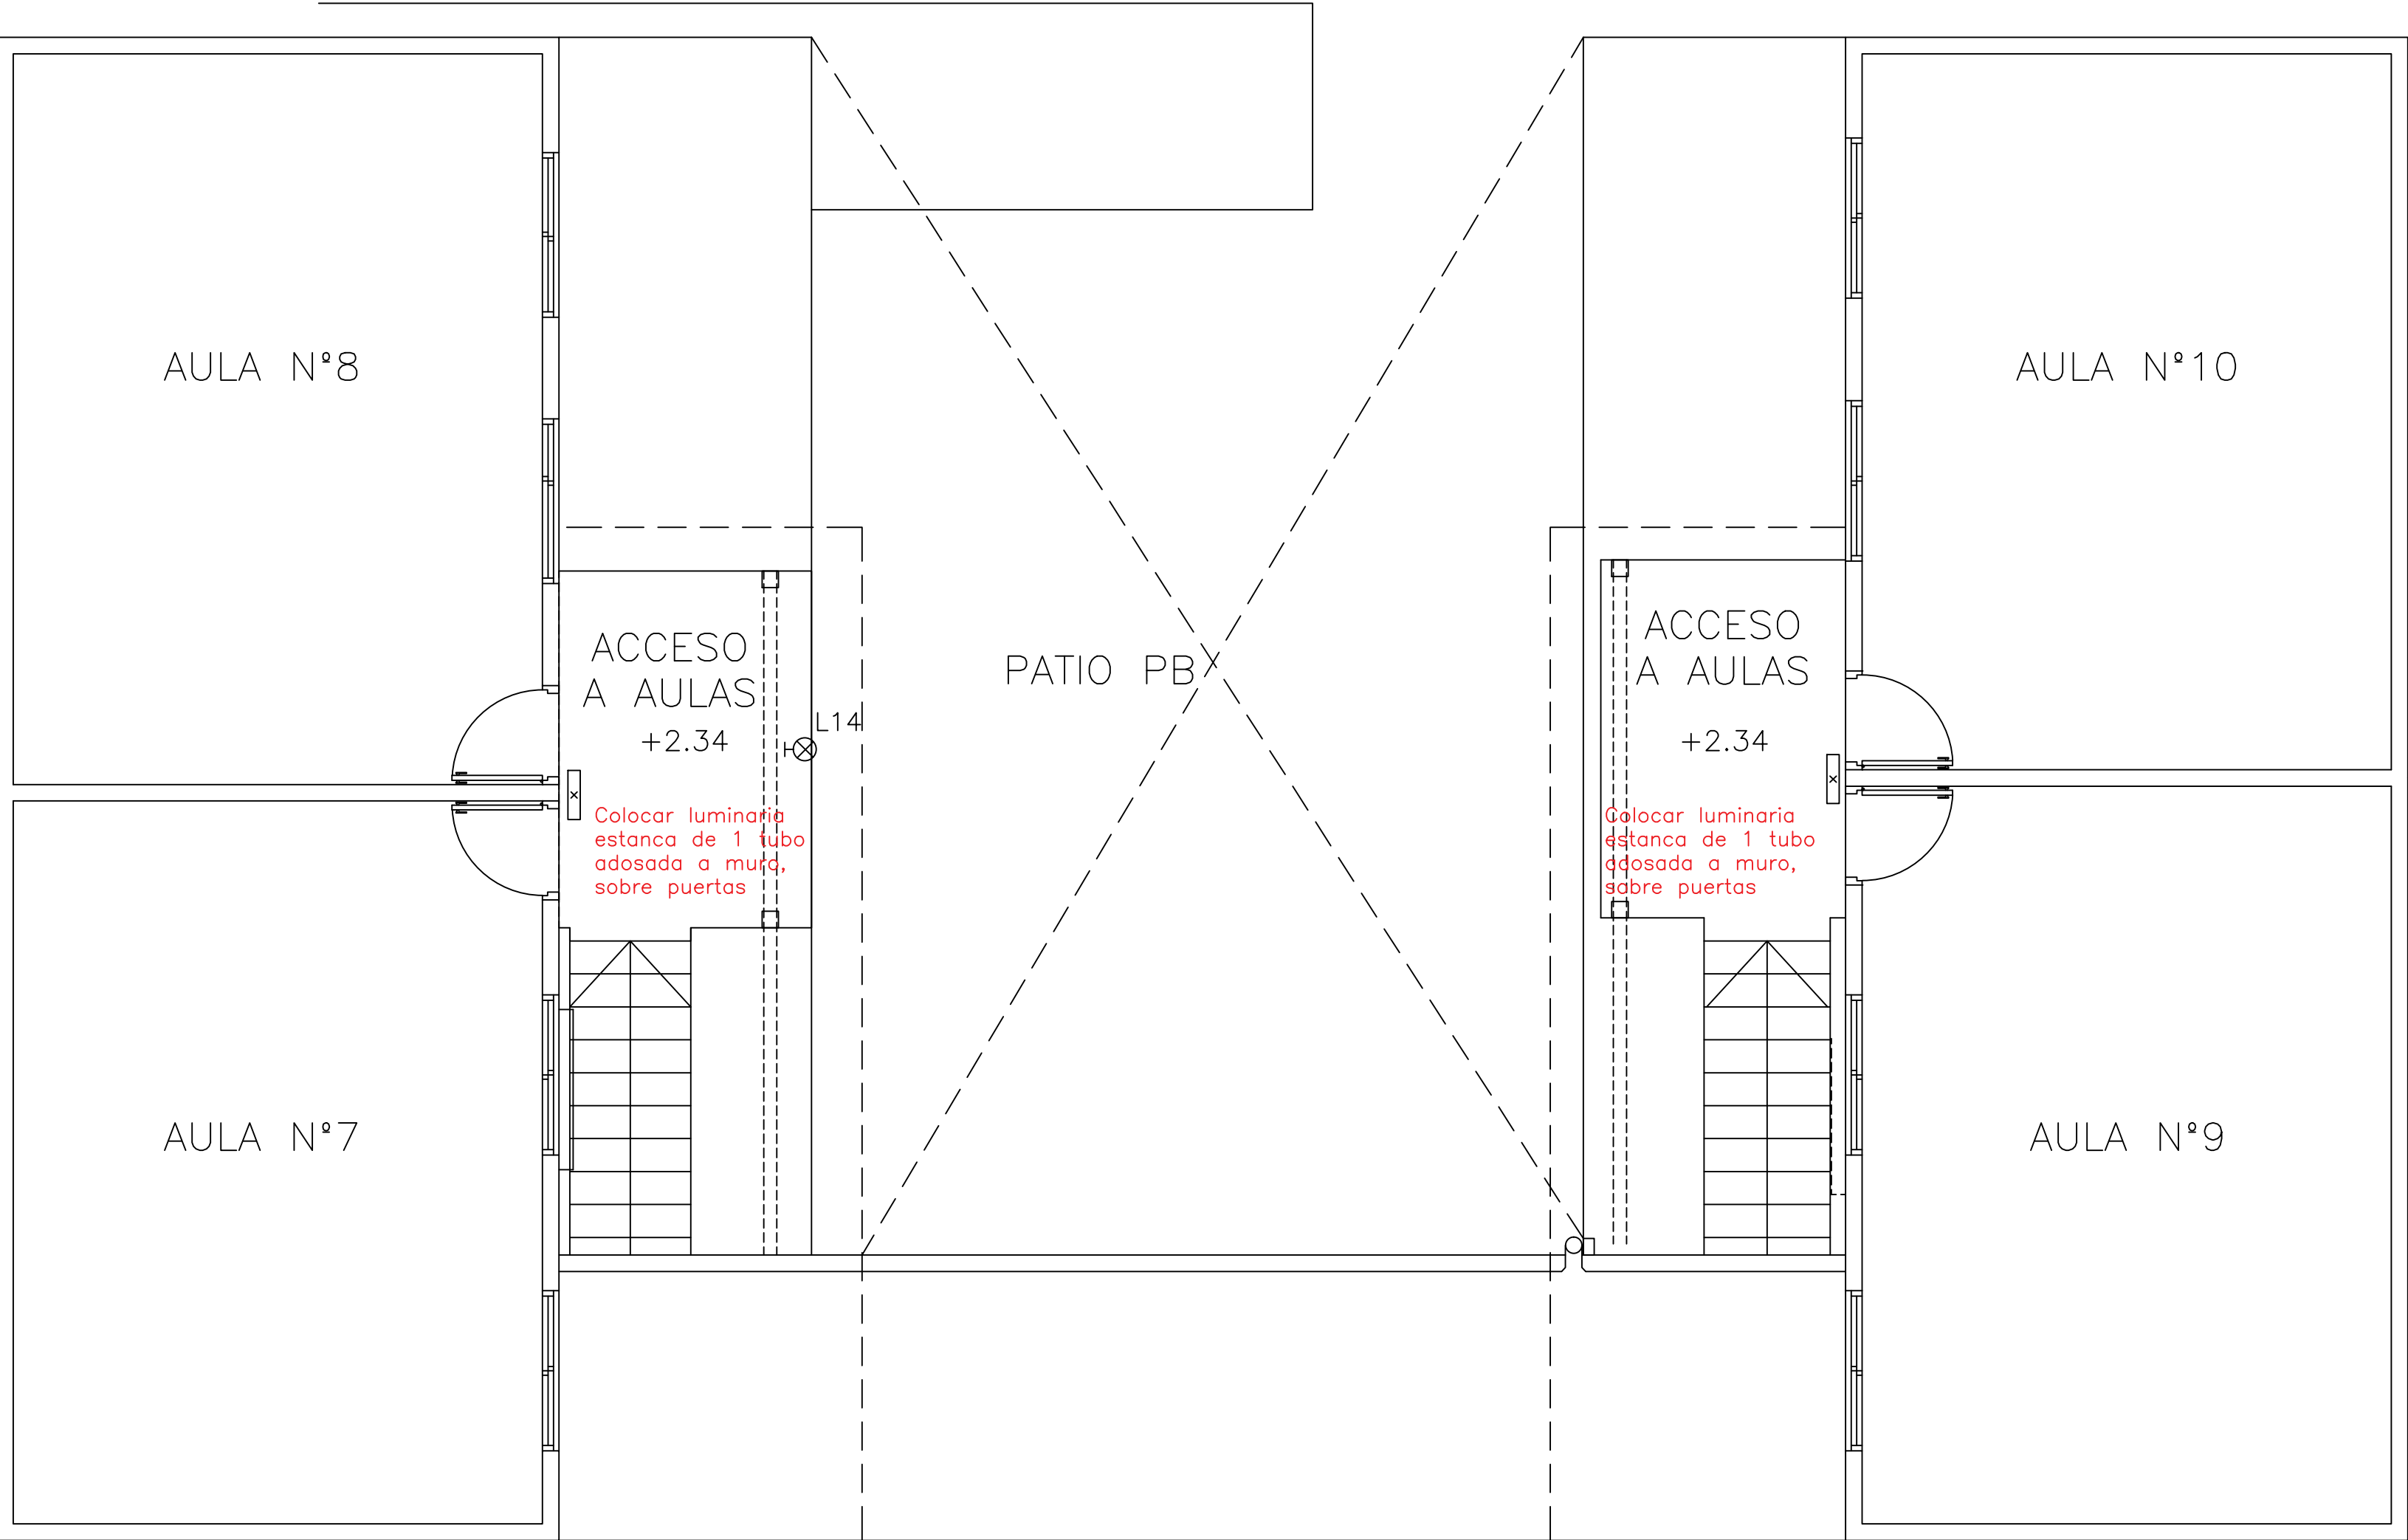

REFERENCIAS	
	TABLERO GENERAL
	INTERRUPTOR
	INTERRUPTOR BIPOLAR
	INTER. DE COMBINACION
	LUMINARIA LED 40W 60x60
	L1 TUBO LUZ 1xKw
	CENTRO
	BRAZO
	TOMACORRIENTE 3 EN LÍNEA
	n TOMACORRIENTE 3 EN LÍNEA
	TOMA C/ SCHUKO
	TOMA C/LLAVE BIPOLAR
	LLAVE TERMOMAGNÉTICA BIPOLAR, 20A EN CAJA PVC EMBUTIDA
	PULSADOR TIMBRE
	CAMPANA TIMBRE
	CALEFON
	ANTENA TV
	AIRE ACONDICIONADO
	EXTRACTOR DE AIRE CENTRIFUGO 1/2HP 900RPM
	SENSOR INFRARROJO DE MOVIMIENTO 360°
	AUDIO
	INTERCOMUNICADOR
	TELEFONO
	ANTENA TV
	MEDIDOR
	REGISTRO 20 X 20
	REGISTRO 20 X 20
	TIERRA
	FOTOCELULA
	SENSOR DE MOVIMIENTO

OBRA: REFORMA Y MANTENIMIENTO	LOCALIDAD: ROSARIO	FECHA: 25.06.2024
DIRECCION: SARANDI 473/479	DEPARTAMENTO: COLONIA	ESCALA: 1/75
PLANO DE: ELIMINACION_ACCESO_AULAS_PA		LAMINA Nro:
ESCUELA TÉCNICA DE ROSARIO		
ARQUITECTO: LETICIA_BALAD	FIRMA:	
AYTE. de ARQTO:		
TECNICO:	FIRMA:	

IE4