


PLANOS DE REFERENCIA	
PLANO	DESCRIPCIÓN

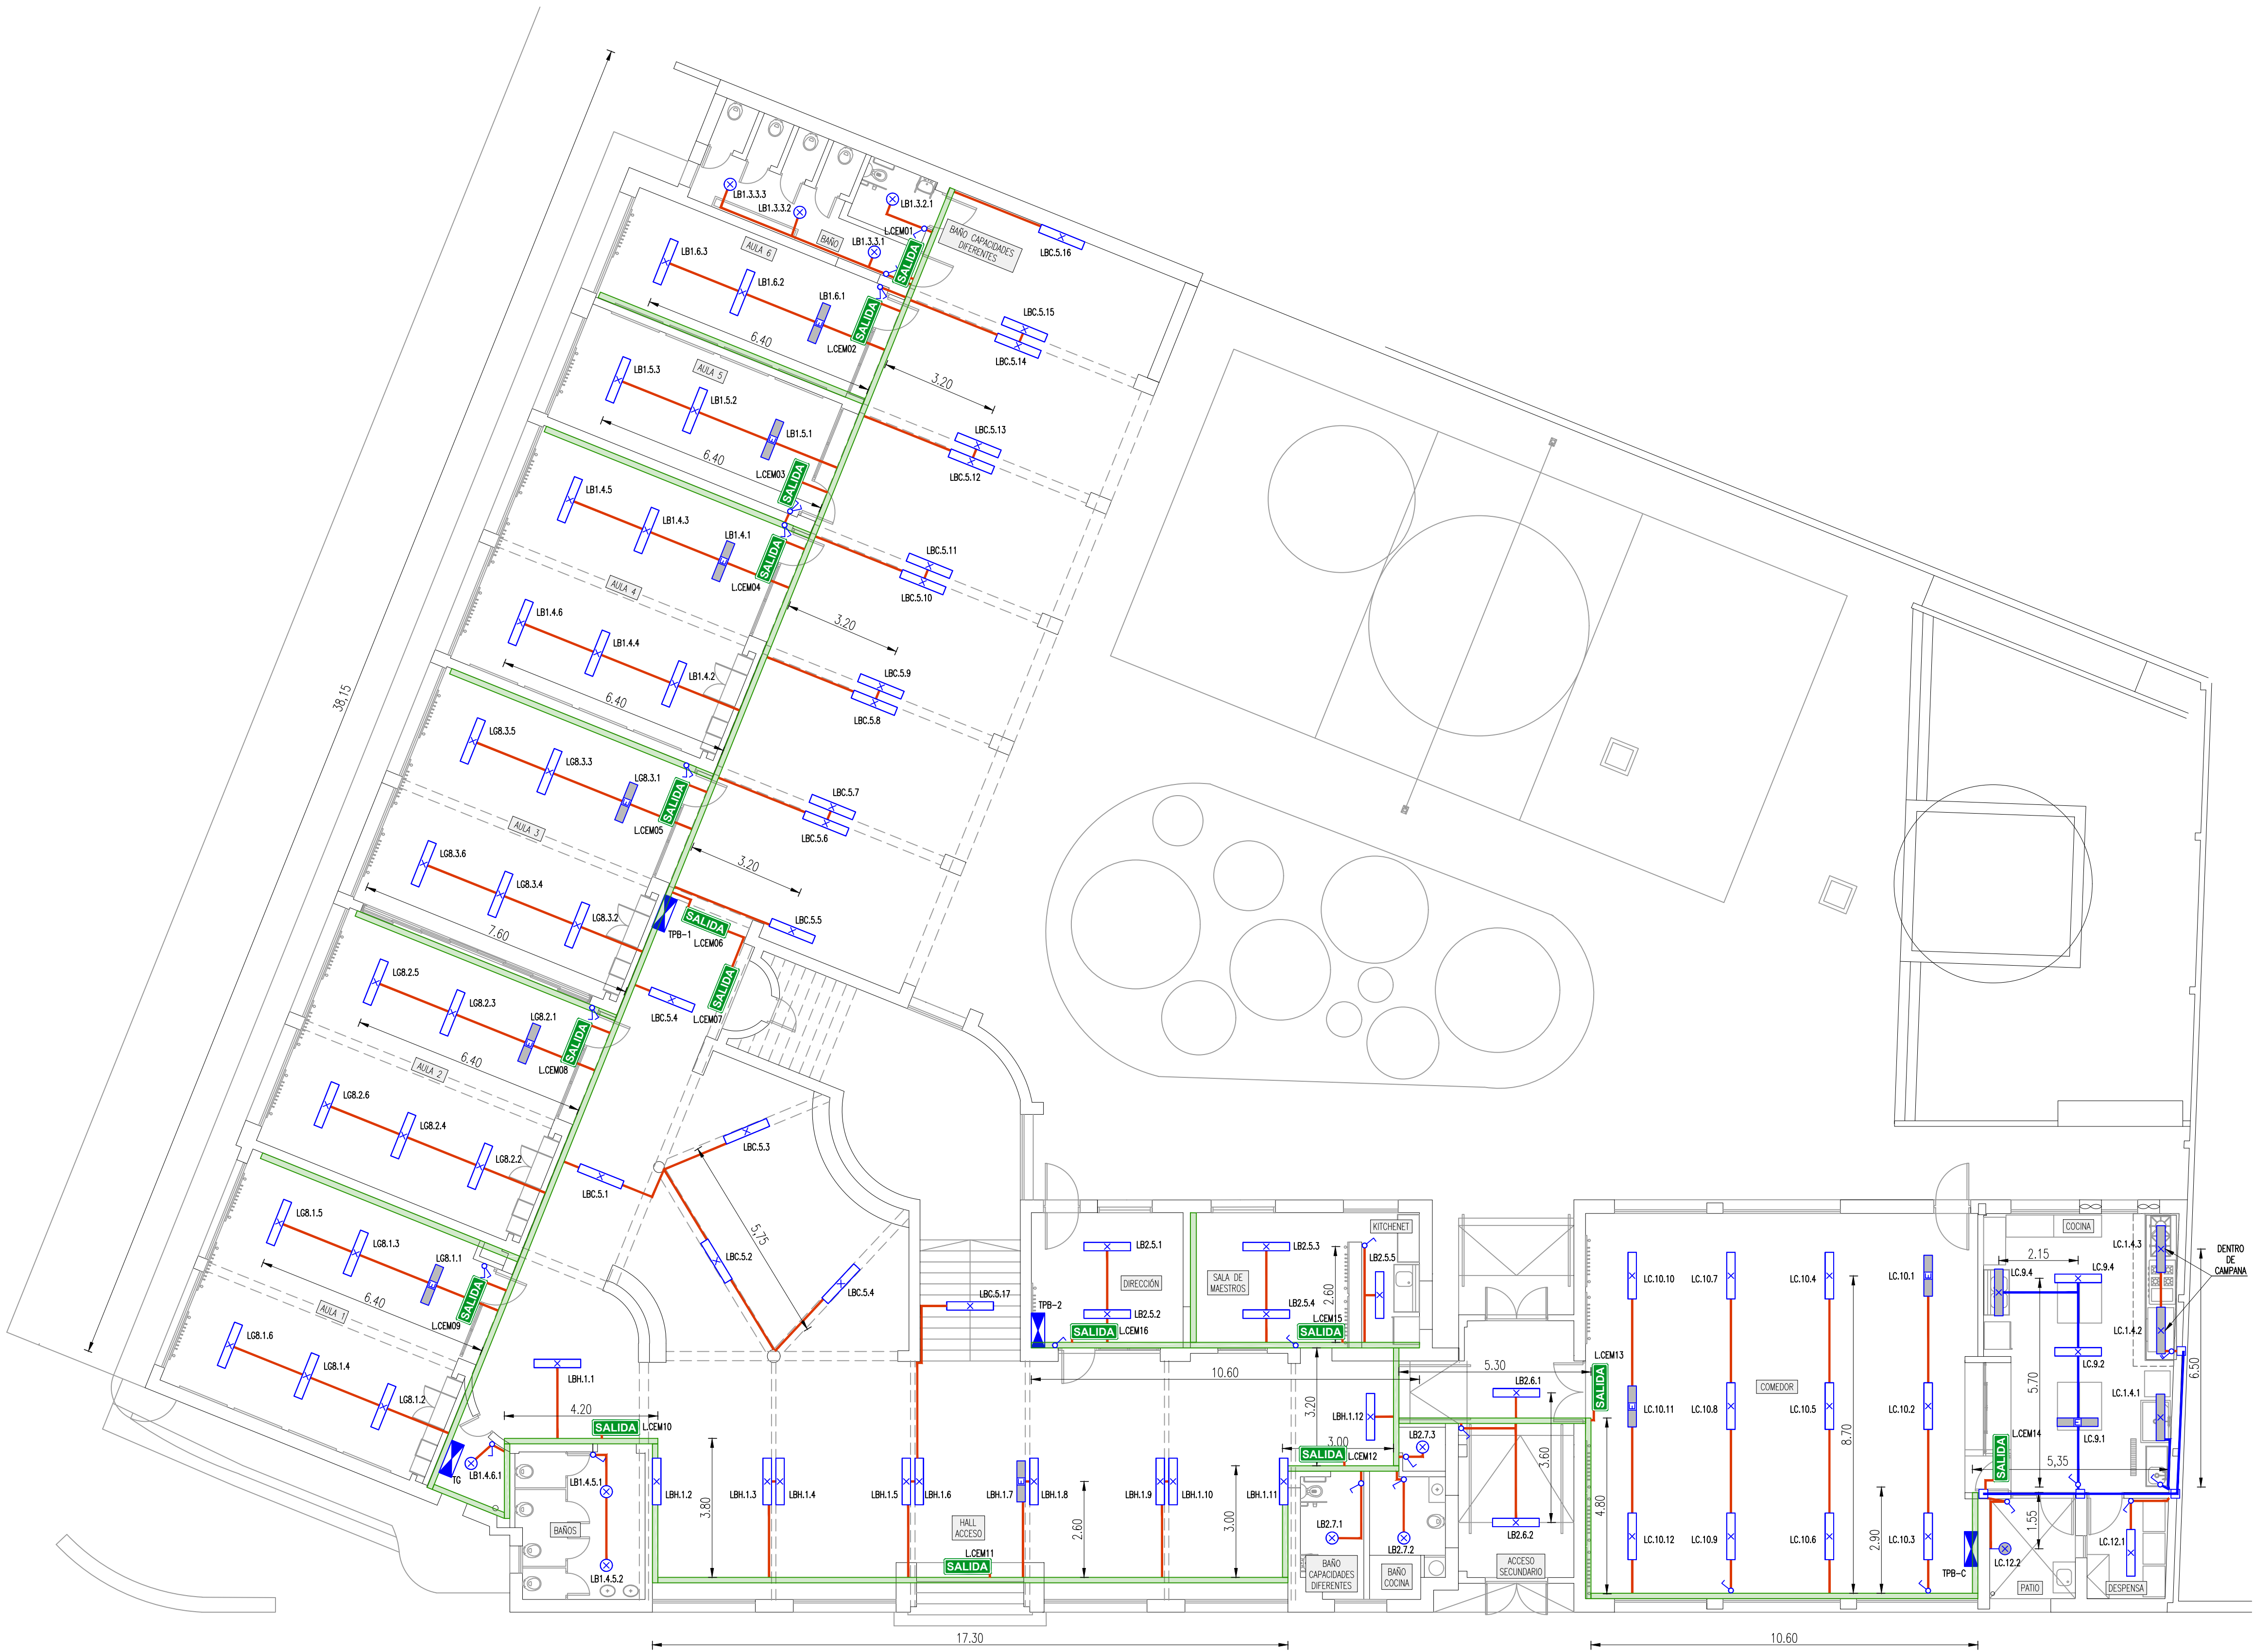

SÍMBOLO	DESCRIPCIÓN
	TABLERO
	BANDEJA DE 150x60 GALVANIZADA h= 3,20 m
	CAÑO Ø 2" (DASA/DIRTIRIMENT O SIMILAR) (VER ANEXO L Y M)
	CAÑO FLEXIBLE Ø 2" (DASA/DIRTIRIMENT O SIMILAR) (VER ANEXO L Y M)
	CAÑO Ø 1" (DASA/DIRTIRIMENT O SIMILAR) (VER ANEXO L Y M)
	CAÑO CORRUGADO FLEXIBLE Ø 1"
	LLAVE UNIPOLAR
	TOMACORRIENTE MONOFÁSICO TIPO SCHUKO 3
	TOMACORRIENTE MONOFÁSICO TIPO 3 EN LÍNEA
	TOMACORRIENTE MONOFÁSICO TIPO 3 EN LÍNEA PARA CEBALITA (VER ANEXO A)
	PLACÓN LED TIPO LE-02 (VER ANEXO B)
	LUMINARIA DE 2 TUBOS LED TIPO LT-05 (VER ANEXO C)
	LUMINARIA DE EMERGENCIA TIPO AUTÓNOMA LT-05e (VER ANEXO D)
	LUMINARIA DE 1 TUBO LED TIPO LT-06 (VER ANEXO E)
	LUMINARIA EXTERIOR DE FACHADA TIPO LT-07 (VER ANEXO F)
	REFLECTOR LED LE-03 (SEGÚN ANEXO G)
	COLUMNA DE HORMIGÓN DE 90m DE ACUERDO A ANEXO O
	REGISTRO
	CARTEL CON PICTOGRAMA DE SALIDA DE EMERGENCIA DE ACUERDO A ANEXO N

NOTAS  
TG: TABLERO GENERAL  
TPB-1: TABLERO PLANTA BAJA 1  
TPB-2: TABLERO PLANTA BAJA 2  
TPB-C: TABLERO DE COCINA Y COMEDOR  
TPA-1: TABLERO PLANTA ALTA 1  
TPA-2: TABLERO PLANTA ALTA 2

Asesor eléctrico: Ing. Martín Brindisi  
E-mail: martinbrindisi@gmail.com Cel.: 094 789 701

A.N.E.P

P.A.E.P.U

COMPONENTE PLANTA FÍSICA

AREA DE PROYECTOS

OBRA

ESCUELA N° 129 – HIPÓDROMO

DESCRIPCIÓN

ELÉCTRICA – ILUMINACIÓN

PLANTA BAJA

ARCHIVO

COORD. PLANTA FÍSICA

ARQ. MERCEDES VAZQUEZ

COORD. PROYECTO

MG. ARQ. PEDRO BARRAN

PROYECTISTA

ARQ. RODRIGO MEDIZA

COLABORADORES

ROSA MAZZIOTTI

LAMINA

EL05

TIPOS

--

FECHA

04/2020

ESCALA

1/100