


PLANOS DE REFERENCIA	
PLANO	DESCRIPCIÓN

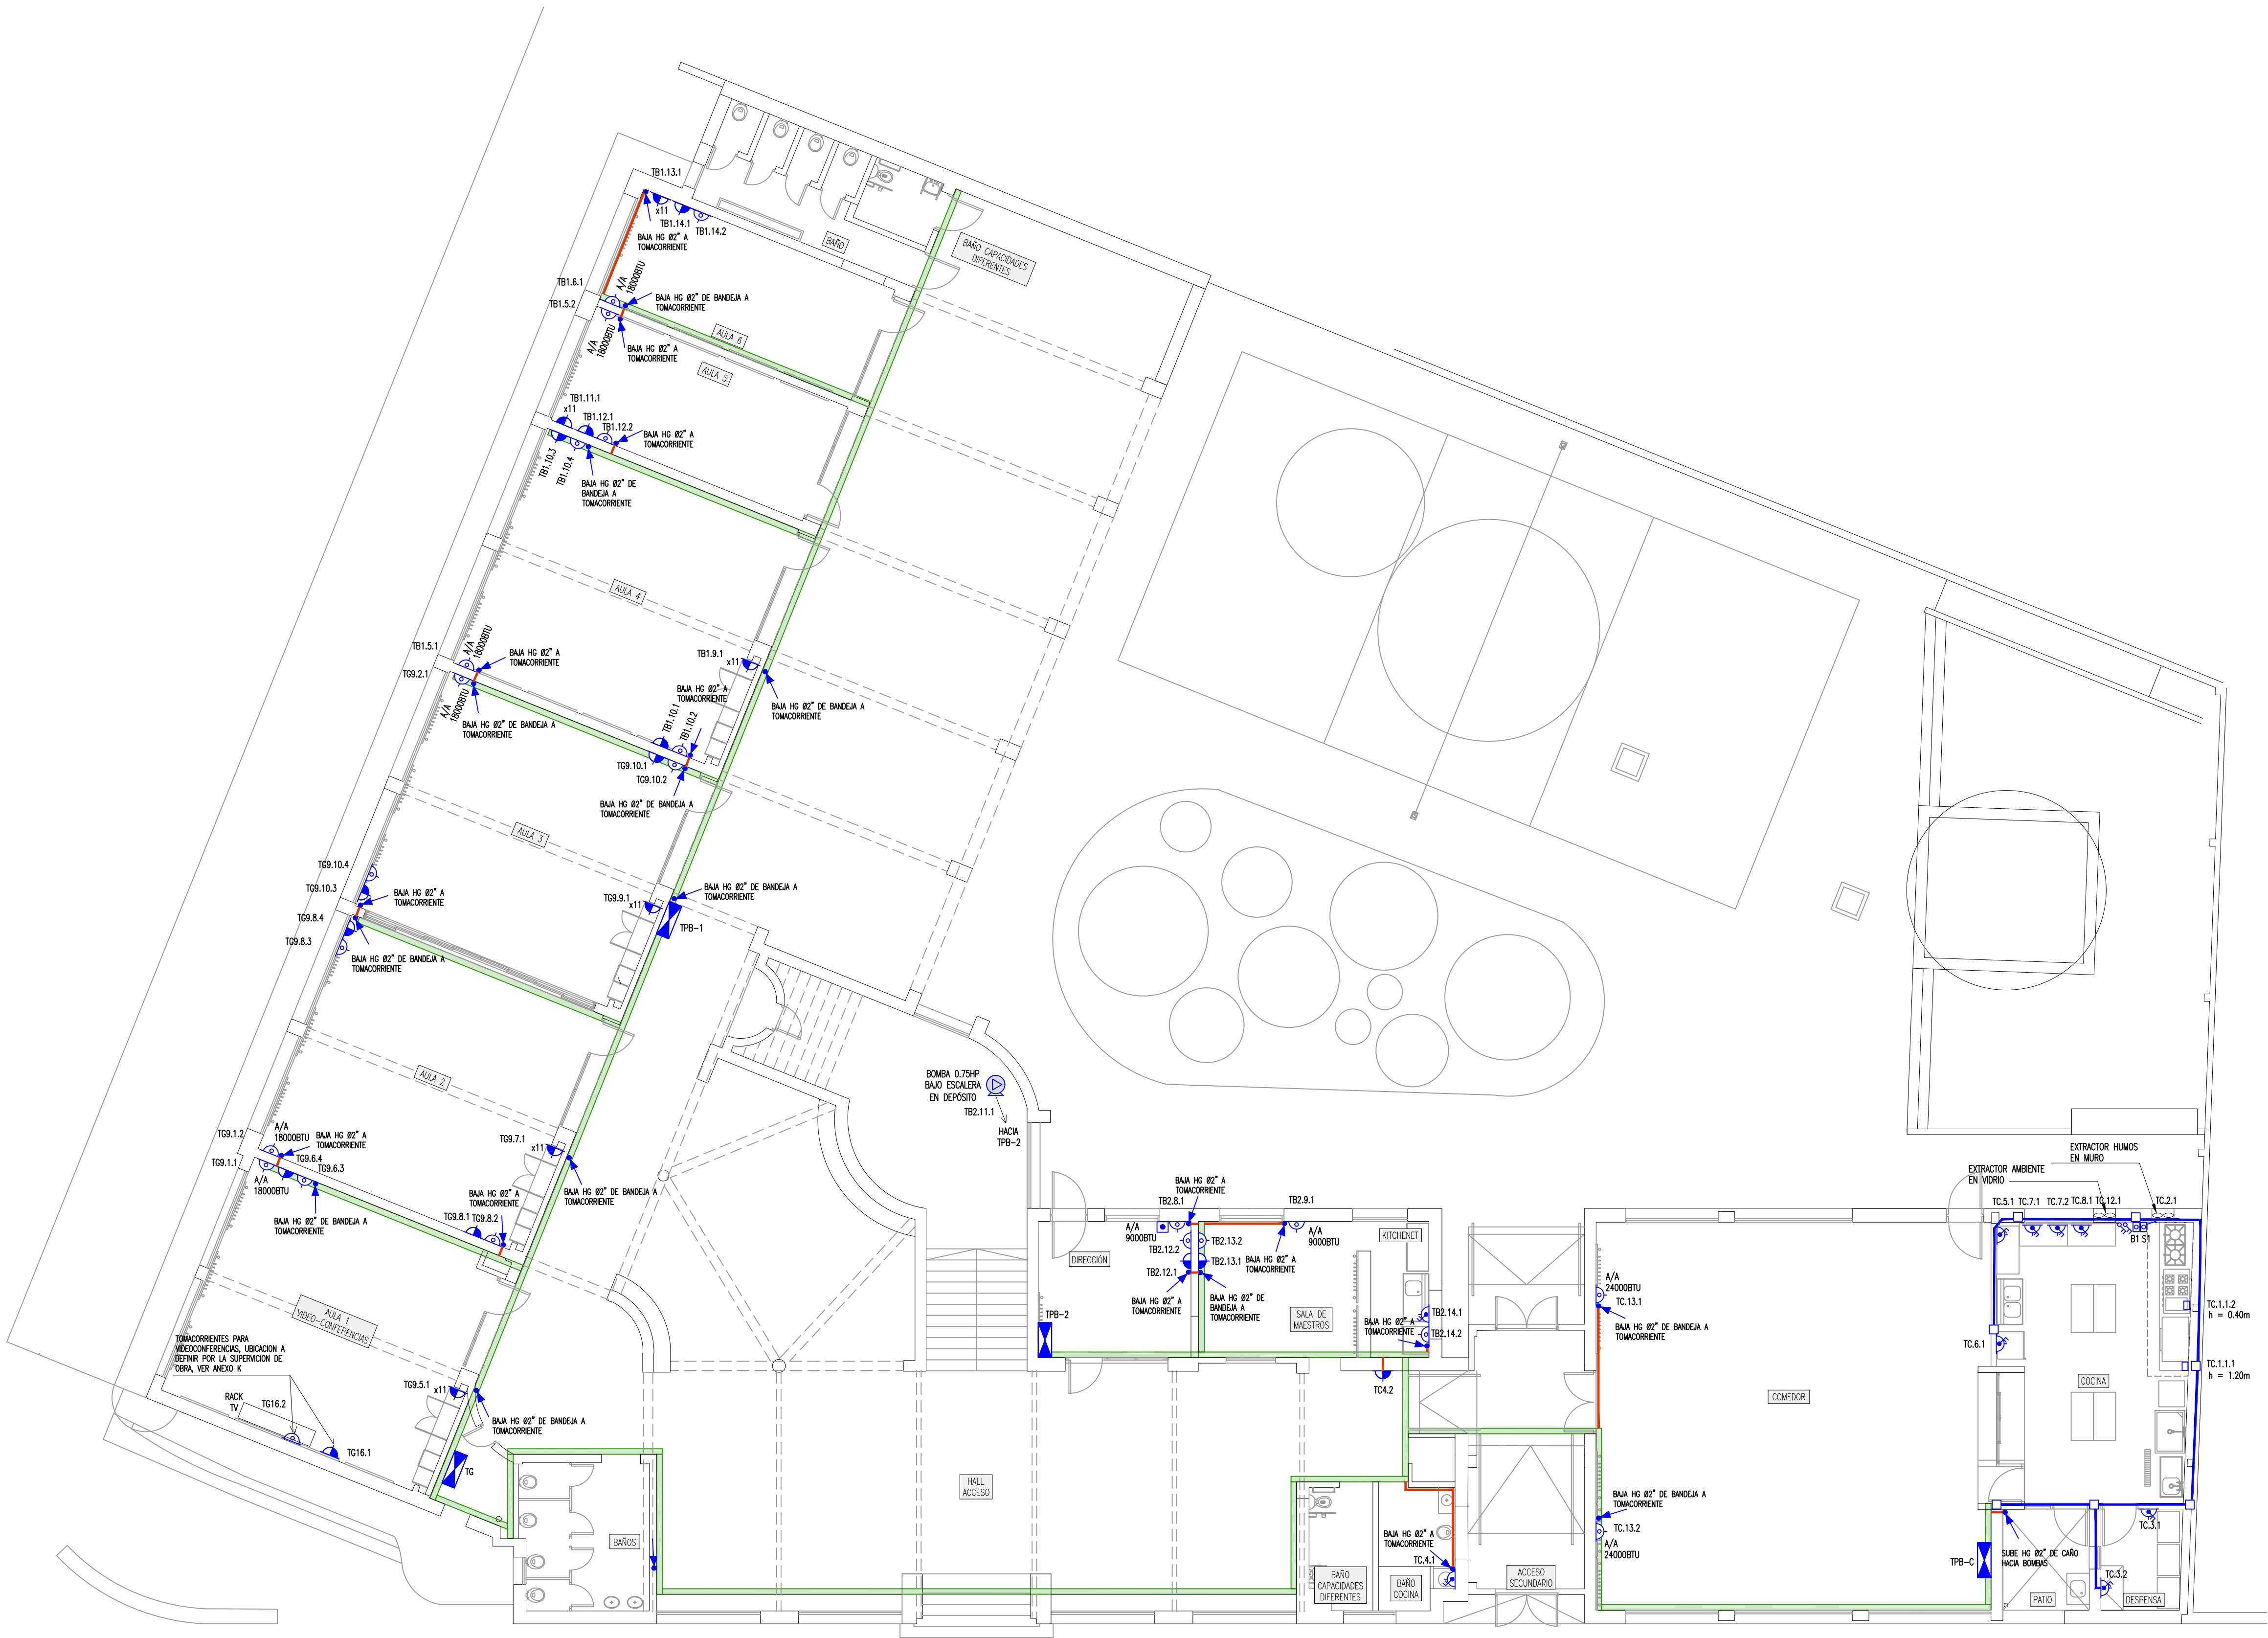

SÍMBOLO	DESCRIPCIÓN
	TABLERO
	BANDEJA DE 150x60 GALVANIZADA h= 3.20 m
	CAÑO Ø 2" (DASA/DSRTRIMENT O SIMILAR) (VER ANEXO L Y M)
	CAÑO FLEXIBLE Ø 2" (DASA/DSRTRIMENT O SIMILAR) (VER ANEXO L Y M)
	CAÑO Ø 1" (DASA/DSRTRIMENT O SIMILAR) (VER ANEXO L Y M)
	CAÑO CORRUGADO FLEXIBLE Ø 1"
	LLAVE, BIPOLAR, ALTURA MINIMA 1.20m
	TOMACORRIENTE MONOFÁSICO TIPO SCHUKO, ALTURA MINIMA 1.20m
	TOMACORRIENTE CON LLAVE BIPOLAR, ALTURA MINIMA 1.20m
	TOMACORRIENTE MONOFÁSICO TIPO 3 EN LÍNEA, ALTURA MINIMA 1.20m
	TOMACORRIENTE MONOFÁSICO TIPO 3 EN LÍNEA PARA CEBALITA (VER ANEXO A)
	PLAÓN LED TIPO LE-02 (VER ANEXO B)
	LUMINARIA DE 2 TUBOS LED TIPO LT-05 (VER ANEXO C)
	LUMINARIA DE EMERGENCIA TIPO AUTÓNOMA LT-05a (VER ANEXO D)
	LUMINARIA DE 1 TUBO LED TIPO LT-06 (VER ANEXO E)
	LUMINARIA EXTERIOR DE PACHADA TIPO LT-07 (VER ANEXO F)
	REFLECTOR LED LE-03 (SEGÚN ANEXO G)
	COLUMNA DE HORRIGÓN DE 9.0m DE ACUERDO A ANEXO O
	REGISTRO

NOTAS
TG: TABLERO GENERAL
TPB-1: TABLERO PLANTA BAJA 1
TPB-2: TABLERO PLANTA BAJA 2
TPB-C: TABLERO DE COCINA Y COMEDOR
TPA-1: TABLERO PLANTA ALTA 1
TPA-2: TABLERO PLANTA ALTA 2
A/A 9000, 18000 Y 24000 BTU/h; AIRE ACONDICIONADO A SUMINISTRAR DE ACUERDO A ANEXO J

Asesor eléctrico: Ing. Martín Brindisi
E-mail: martinbrindisi@gmail.com Cel.: 094 789 701

A.N.E.P

P.A.E.P.U

COMPONENTE PLANTA FISICA

AREA DE PROYECTOS

OBRA

ESCUELA N° 129 – HIPODROMO MONTEVIDEO

DESCRIPCIÓN

ELÉCTRICA – FUERZA MOTRIZ PLANTA BAJA

ARCHIVO

COORD. PLANTA FISICA

ARQ. MERCEDES VAZQUEZ

COORD. PROYECTO

MG. ARQ. PEDRO BARRAN

PROYECTISTA

ARQ. RODRIGO MEDIZA

COLABORADORES

ROSA MAZZIOTTI

LAMINA

EL07

TIPOS

--

FECHA

04/2020

ESCALA

1/100