



CORTE 1-1 esc. 1:100

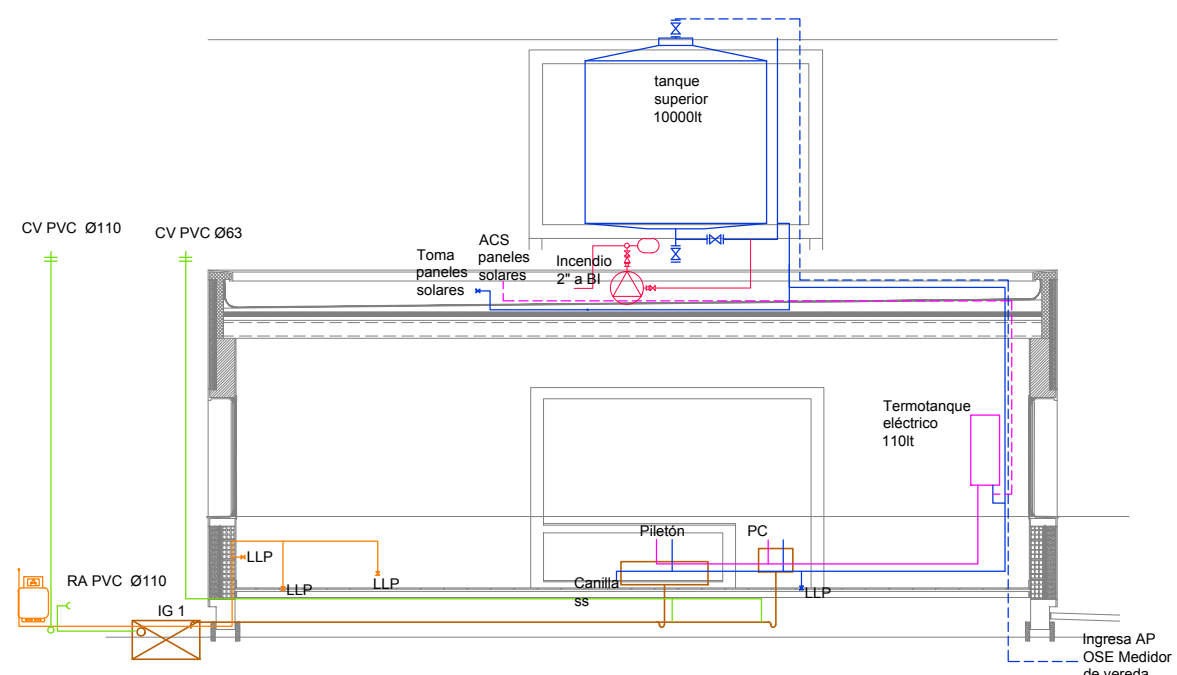


CORTE 2-2 esc. 1:100

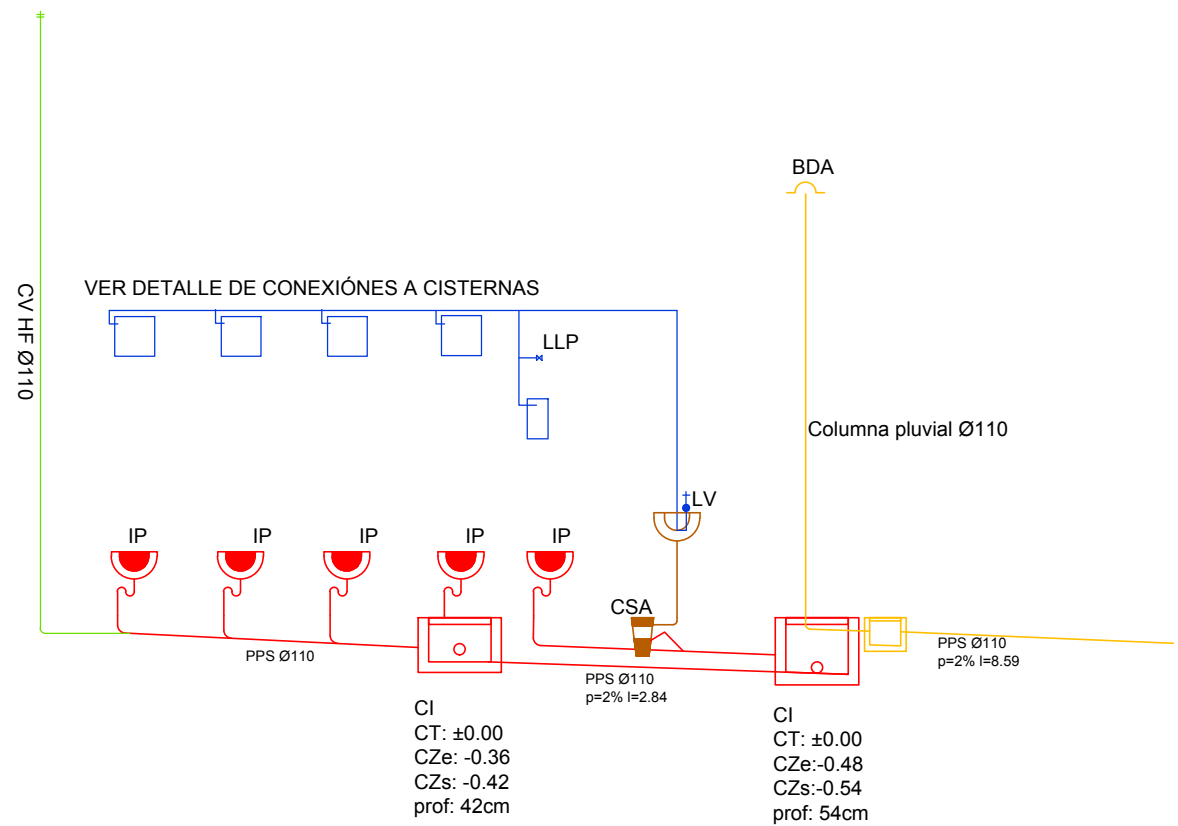


CORTE 3-3 esc. 1:100


DETALLE INTERCEPTOR DE GRASAS 1 CAPACIDAD 200 LITROS ESCALA 1:20

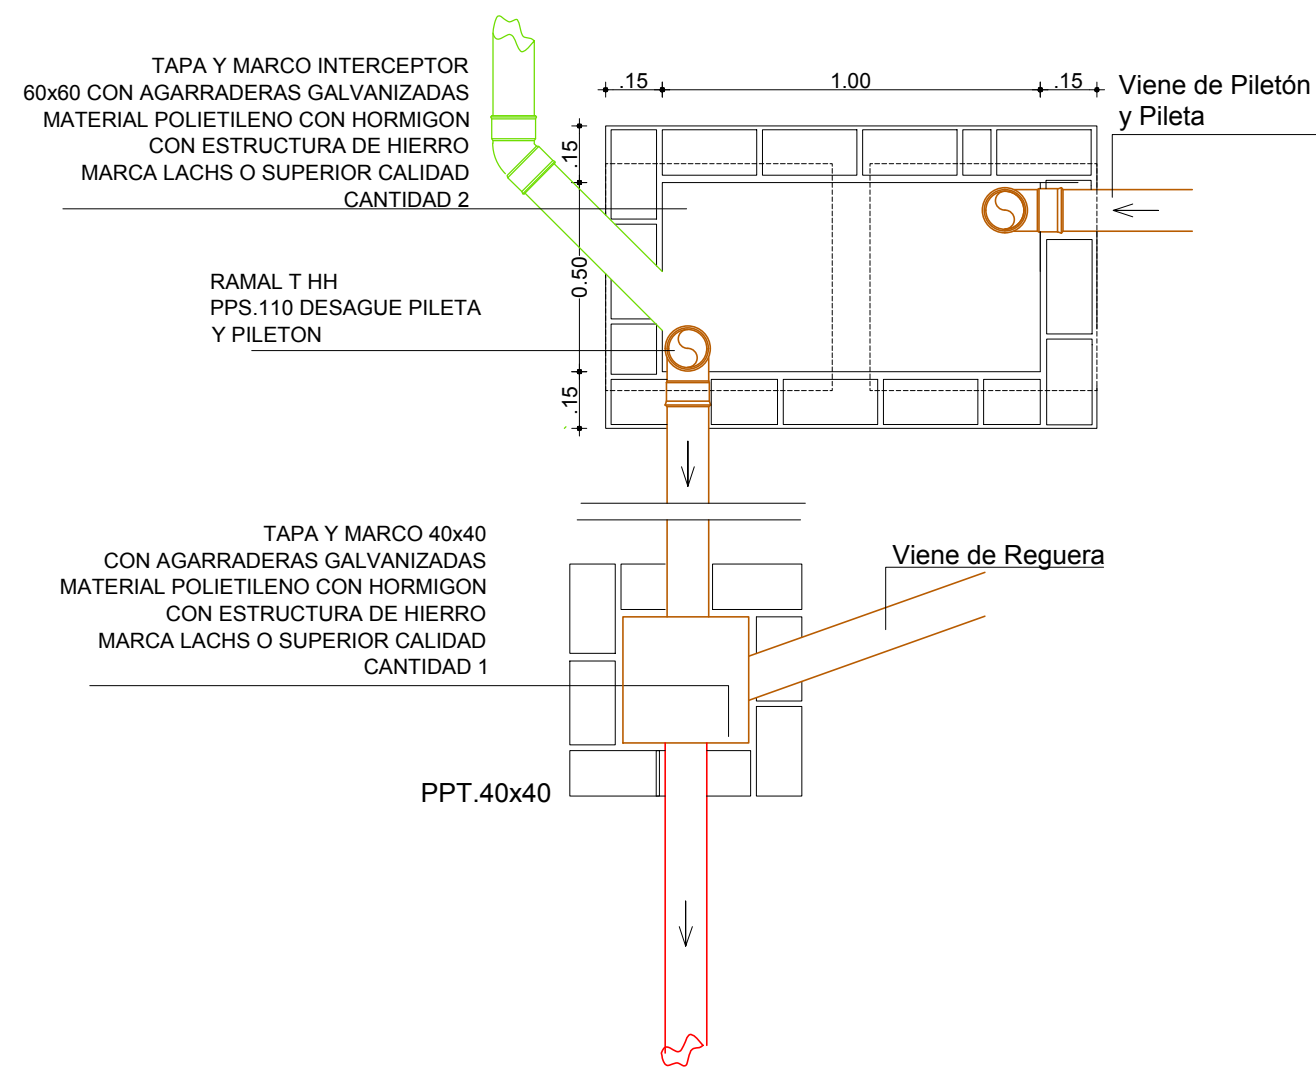

DETALLE INTERCEPTOR DE GRASAS 2 CAPACIDAD 200 LITROS ESCALA 1:20

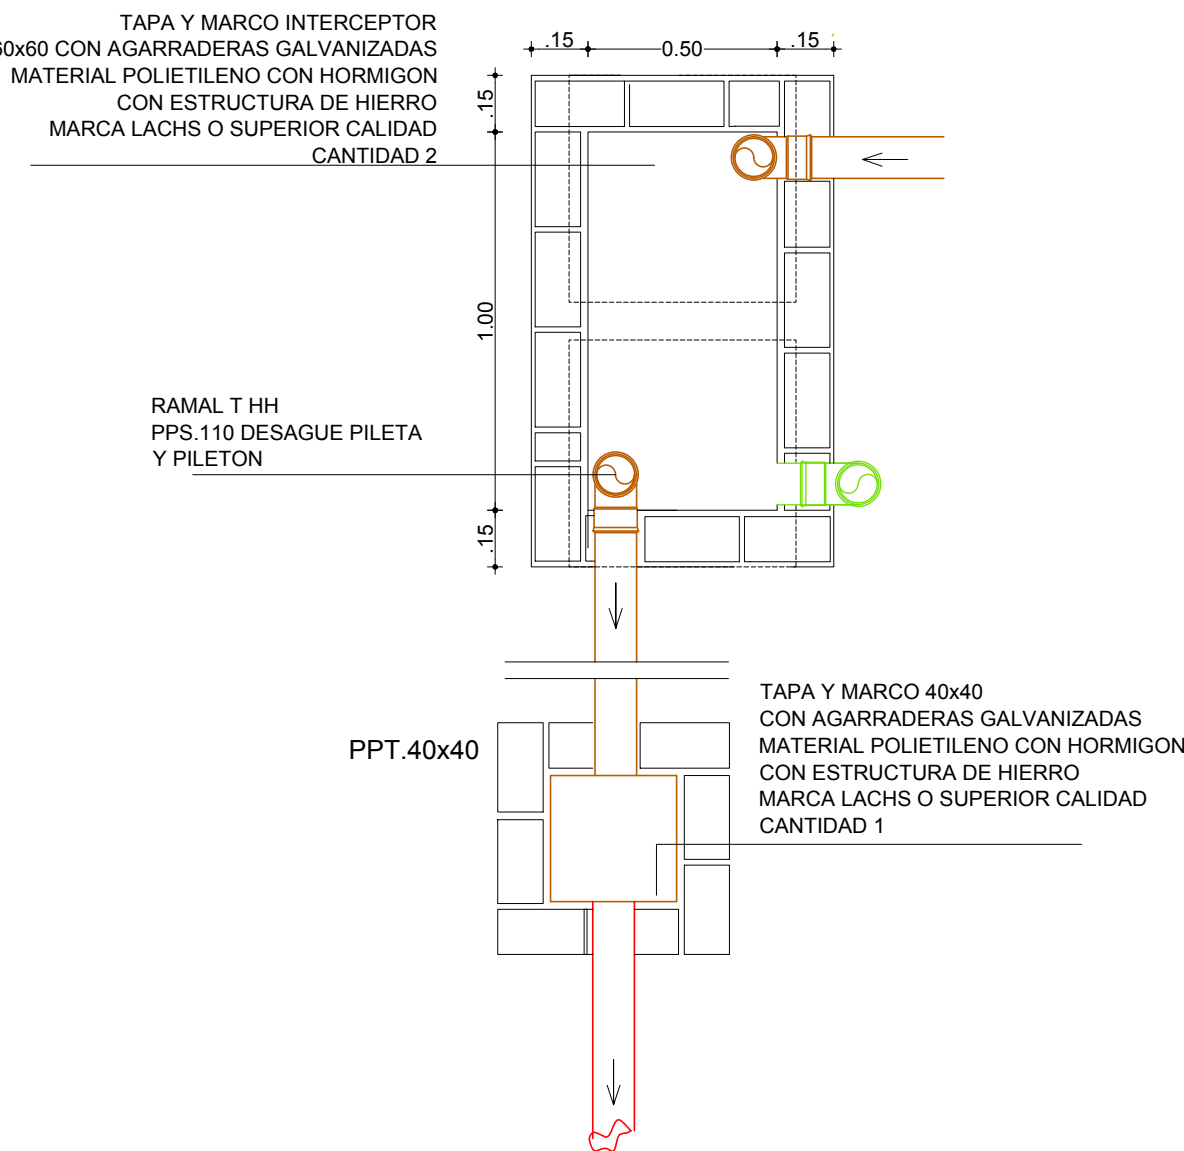

CORTE GENÉRICO VÁLIDO PARA AMBOS CASOS ESCALA 1:20

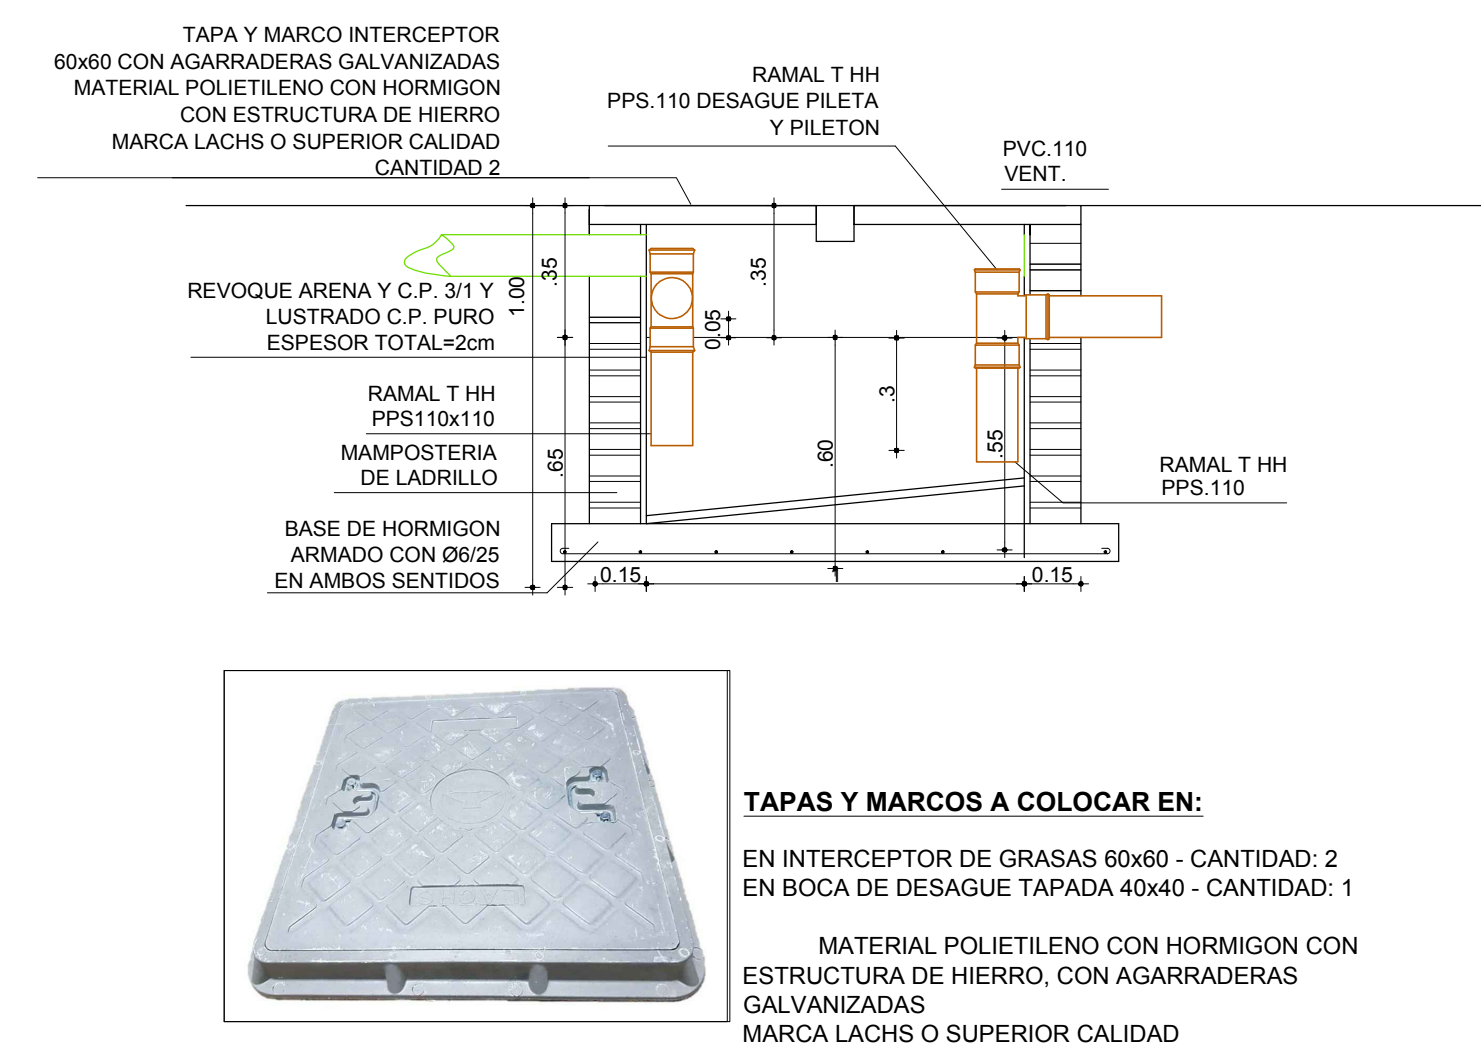

TAPAS Y MARCOS A COLOCAR EN:
EN INTERCEPTOR DE GRASAS 60x60 - CANTIDAD: 2
EN BOCA DE DESAGUE TAPADA 40x40 - CANTIDAD: 1
MATERIAL POLIETILENO CON HORMIGON CON ESTRUCTURA DE HIERRO, CON AGARRADERAS MARCA LACHS O SUPERIOR CALIDAD

REFERENCIAS

PRIMARIA	
SECUNDARIA	
PLUVIALES	
VENTILACIONES	
AGUA FRIA	
CAMARA INSPECCION 60x60	
CAMARA INSPECCION 110x60	
CAMARA DE CONEXION 110x60 CON SIFON DESCONECTOR	
PILETA DE PATIO TAPADA CAJA SIFONADA ABIERTA	
INODORO PEDESTAL	
LAVATORIO	
BIDET	
PILETA COCINA	
LAVARROPAS	
INTERCEPTOR DE GRASAS	
BOCA DE DESAGUE TAPADA	
MEDIDOR OSE	
LLAVE DE PASO	
VÁLVULA DE SEGURIDAD	
CARGA PARA FUEGO TIPO K 6 Kg.	
ALARMA VISUAL Y ACUSTICA 90cd 110db	
CENTRAL DE DETECCION DE INCENDIO	
CARGA DE POLVO ABC 4 Kg.	
ACCIONADOR MANUAL	

REFERENCIAS DISCAPACITADOS

- (A) -INODORO BIDE COMPLETO CON ACCESORIOS
(B) -AGARRADERA REBATIBLE EN ACERO INOXIDABLE
(C) -PASAMANOS EN ACERO INOXIDABLE
(D) -GRIFERIA CON MEZCLADORA Y DUCHA CON TELEFONO s/MCP
(E) -LAVABO DE CERAMICA
(F) -ESPEJO RECLINABLE

IMPORTANTE - AVISO AL INSTALADOR: LA INSTALACION SE AJUSTARA, EN EL REPLANTEO CON EL ASESOR INTERNO Y DIRECTOR DE OBRAS.

A.N.E.P		P.A.E.P.U	
COMPONENTE PLANTA FISICA			
AREA DE PROYECTOS			
OBRA	ESCUELA N°129 - HIPODROMO		LAMINA SA-0 TIPOS -
UBICACION	MONTEVIDEO		
Cortes y detalles		FECHA 04/2020	ESCALA 1/100
ARCHIVO			
COORD. PLANTA FISICA ARG. MERCEDES VAQUEZ		COORD. PROYECTO MS. ARG. PEDRO BARRAN	
PROYECTISTA ARG. CRISTIAN MONTES		COLABORADOR	