



PLANTA BAJA
Escala 1:125




PLANTA ALTA
Escala 1:125

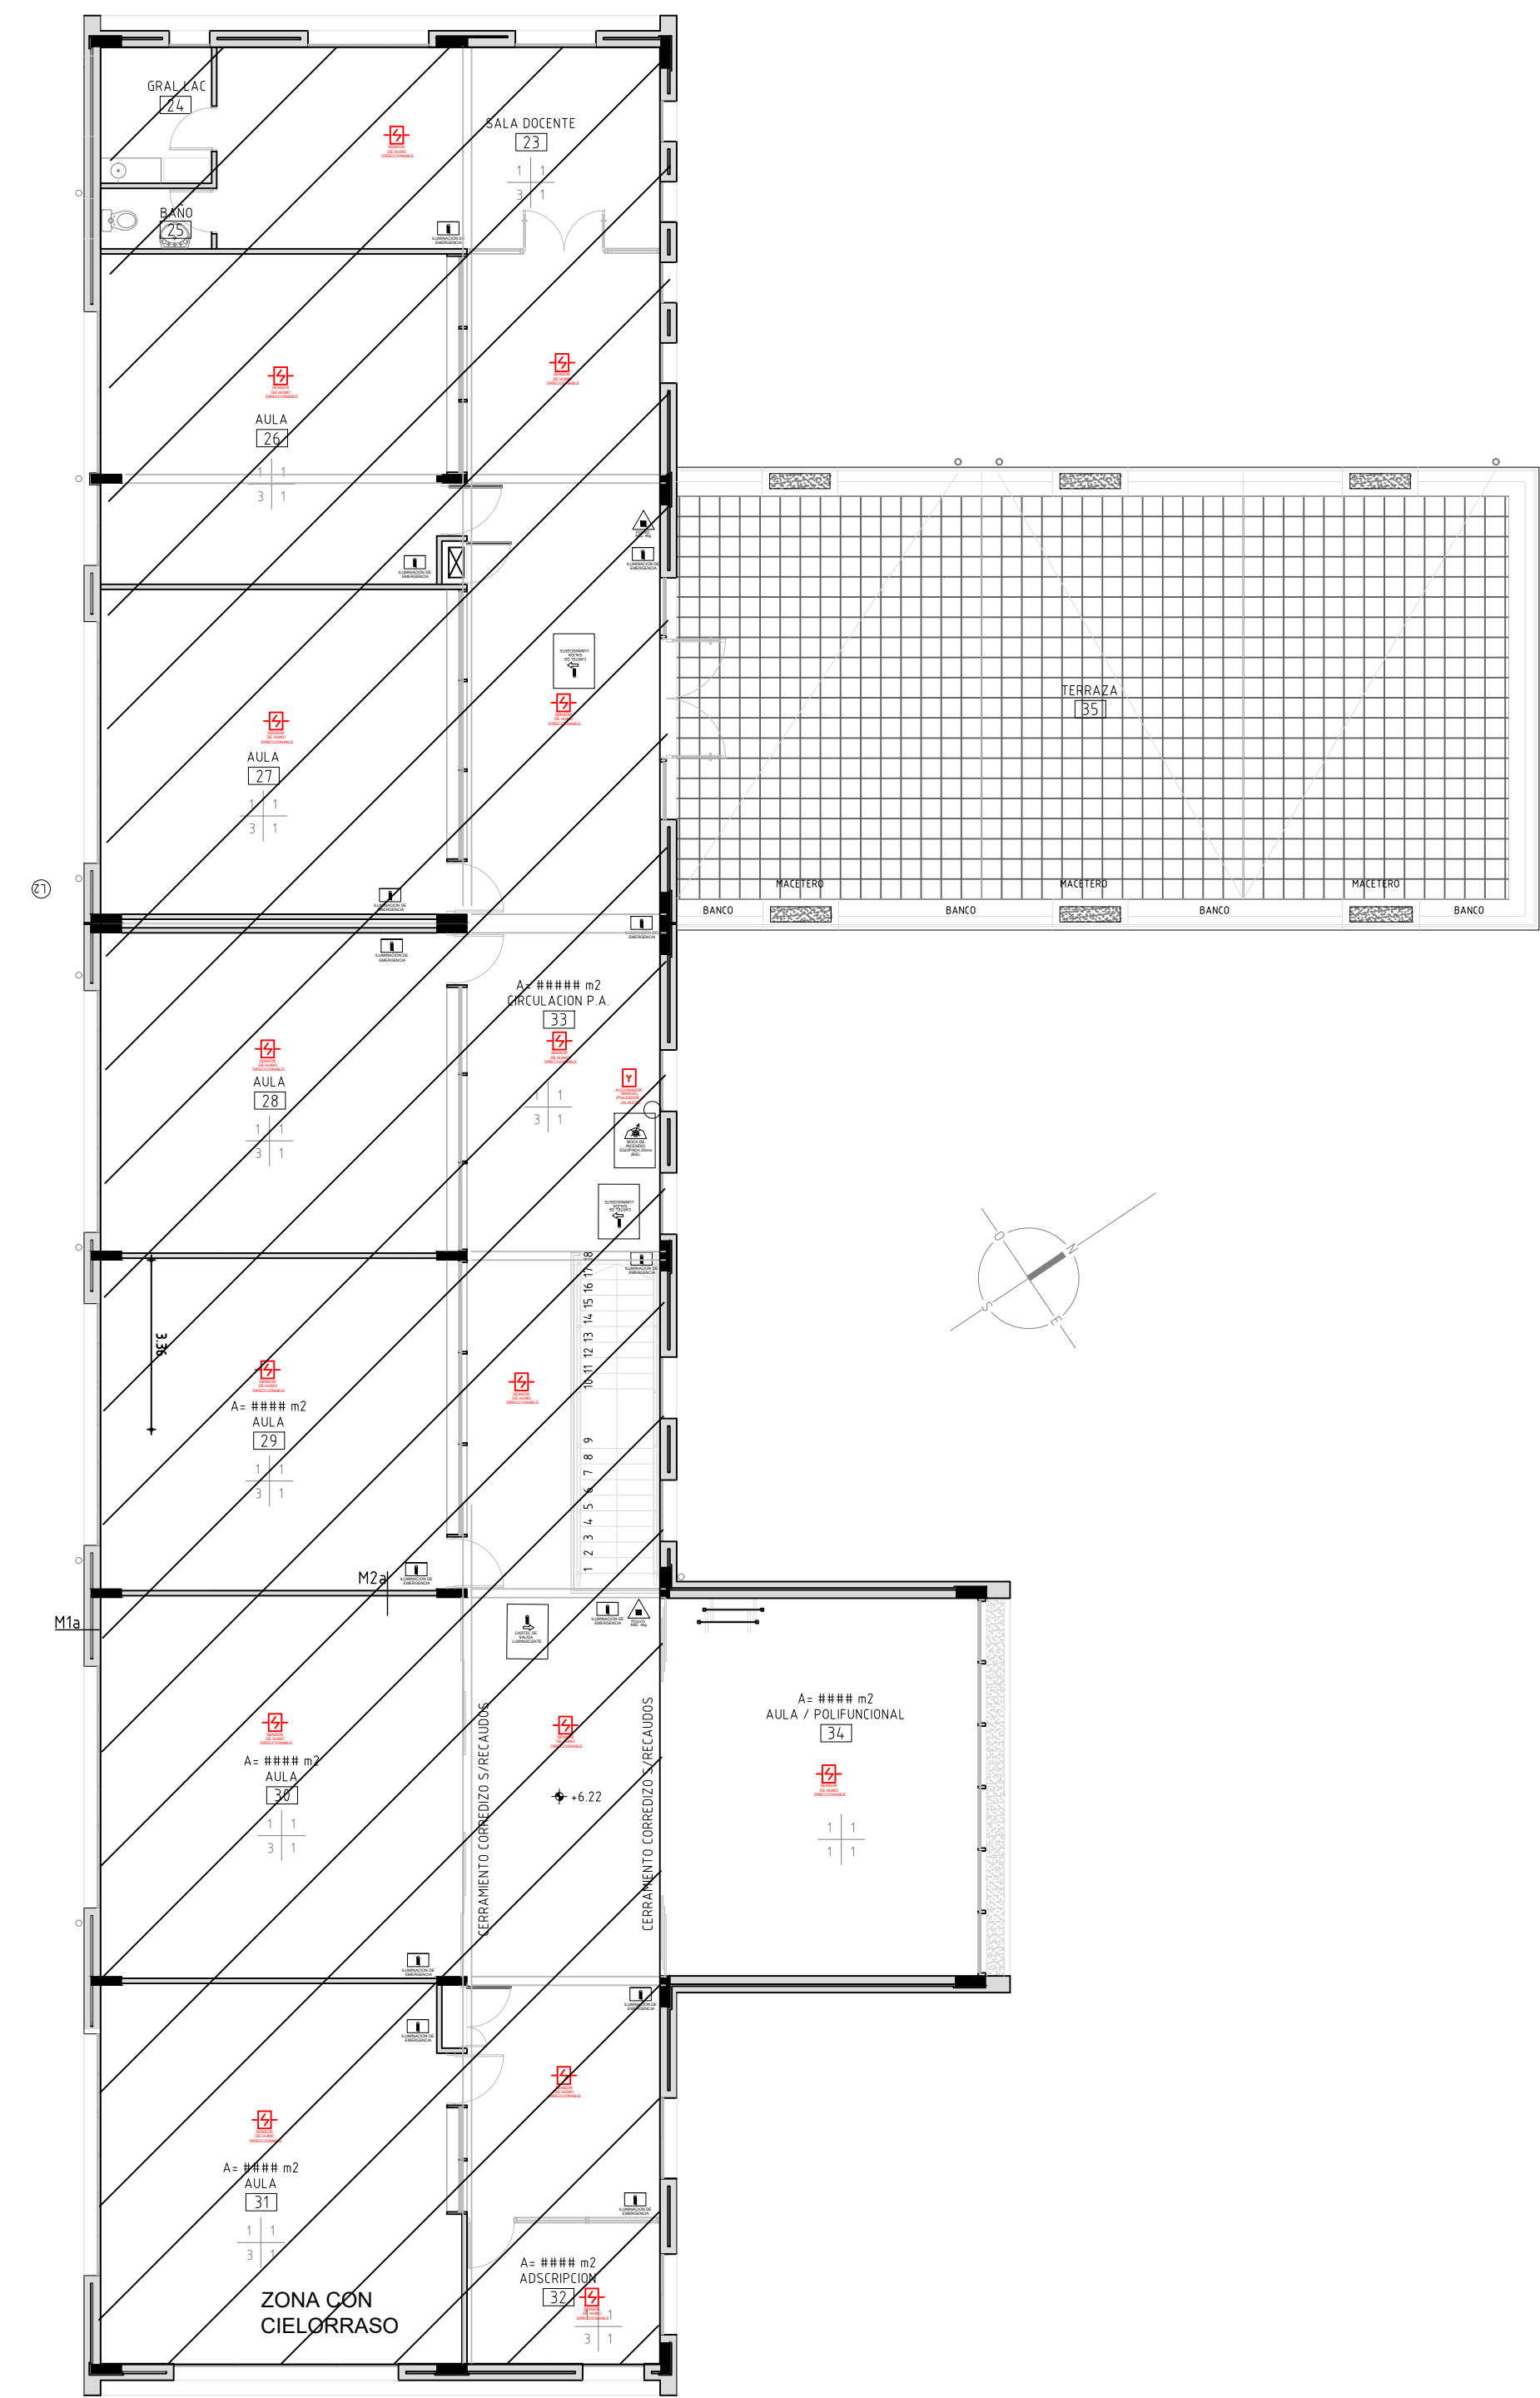

PLANTA FACHADA
Escala 1:200

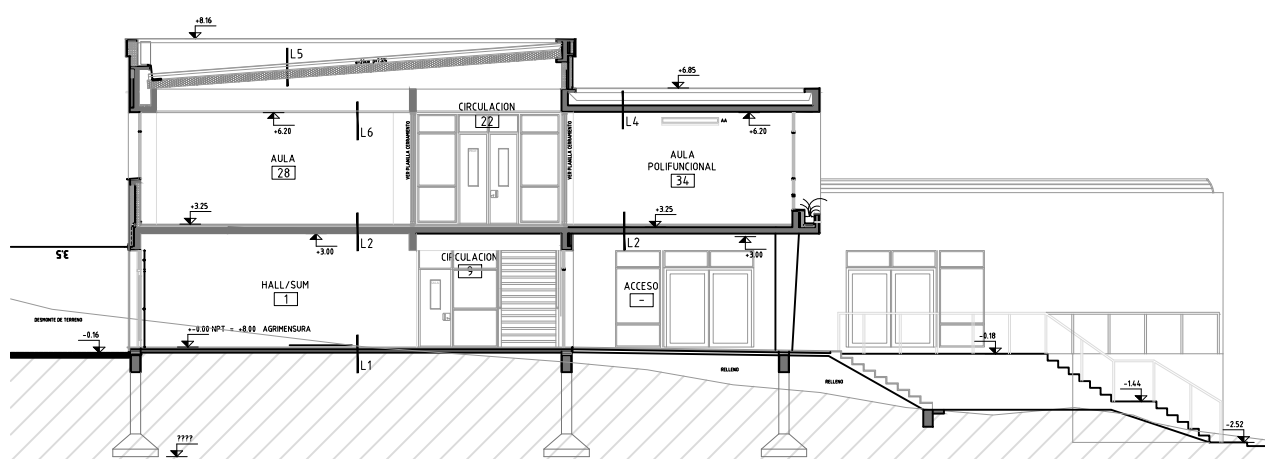

CORTE
Escala 1:200

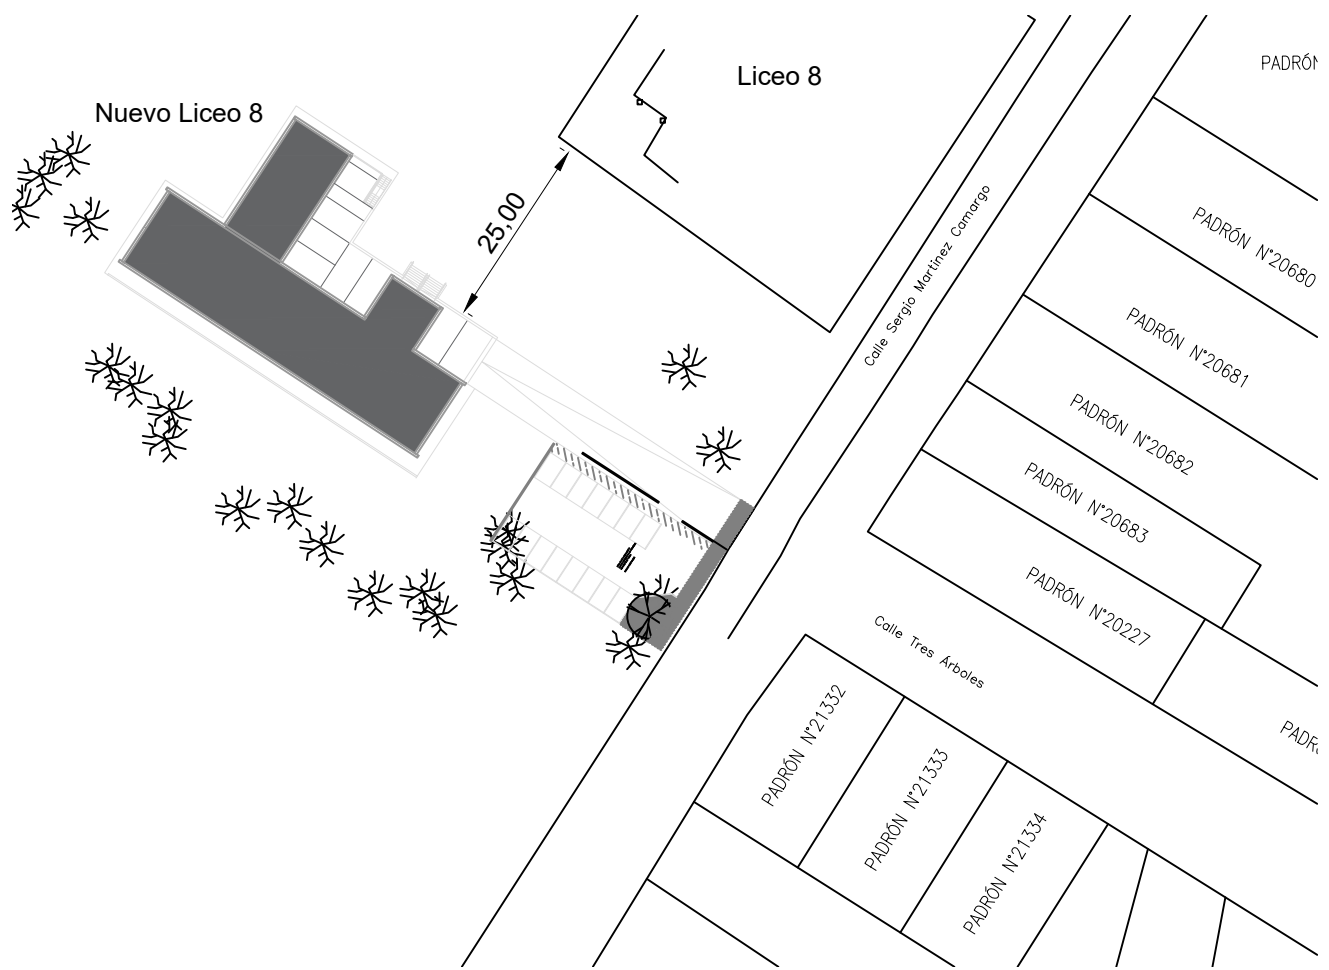

UBICACION GRAL
Escala 1:1000

SIMBOLOGÍA MATERIALES CONTRAINCENDIO			
	Extintor carga de polvo ABC		Salida de Emergencia
	Extintor sobre ruedas carga de polvo ABC 25KG		Boca de incendio
	Extintor CO2		Boca de incendio exterior
	Cartel de salida luminiscente		Detector de humo
	Iluminación de emergencia		Tanque reserva de agua

HABILITACIÓN DE BOMBEROS			
EMPRESA: ANEP - CODICEN			
UBICACION: Sergio Martinez s7n esq Serafin J. Garcia. Rivera		PADRÓN MANZANA 5022	
PROPIETARIO: LICEO N°8 - RIVERA		N° DE EXPEDIENTE: 11111111	
TÉCNICO D.N.B: Maricarmen Pazos		FECHA: MAYO 24	
LÁMINA: PLANTA			
m² EDIFICACIÓN: 1682 m²		m² TERRENO: 1111 m²	

ANEP AREA DE PROYECTOS			
DIRECCIÓN SECTORIAL DE INFRAESTRUCTURA			
CONSEJO DIRECTIVO CENTRAL			
OBRA: LICEO N°8		LOCALIDAD: RIVERA	
CALLE: SERGIO MARTINEZ S/N ESQ. TRES ARBOLES		DEPARTAMENTO: RIVERA	
PLANO DE: DETECCIÓN DE INCENDIOS		LÁMINA N°: 36	
CARTELERIA SENSORES Y PULSADORES		FECHA: 8/2024	
ARQUITECTO: GABRIEL COLOMBO - PABLO BARBACHAN - GUILLERMO SANCHEZ		ESCALA: VARIAS	
AYTE. DE ARQUITECTO: DIEGO DUHALDE		FIRMA: [Signature]	
TÉCNICO: MARICARMEN PAZOS		FIRMA: [Signature]	
DIBUJANTE:		FIRMA: [Signature]	