



ATERRAMIENTO SIST. ELÉCTRICO Y PARARRAYOS DE ESTACIÓN DE BOMBEO

Escala 1:75

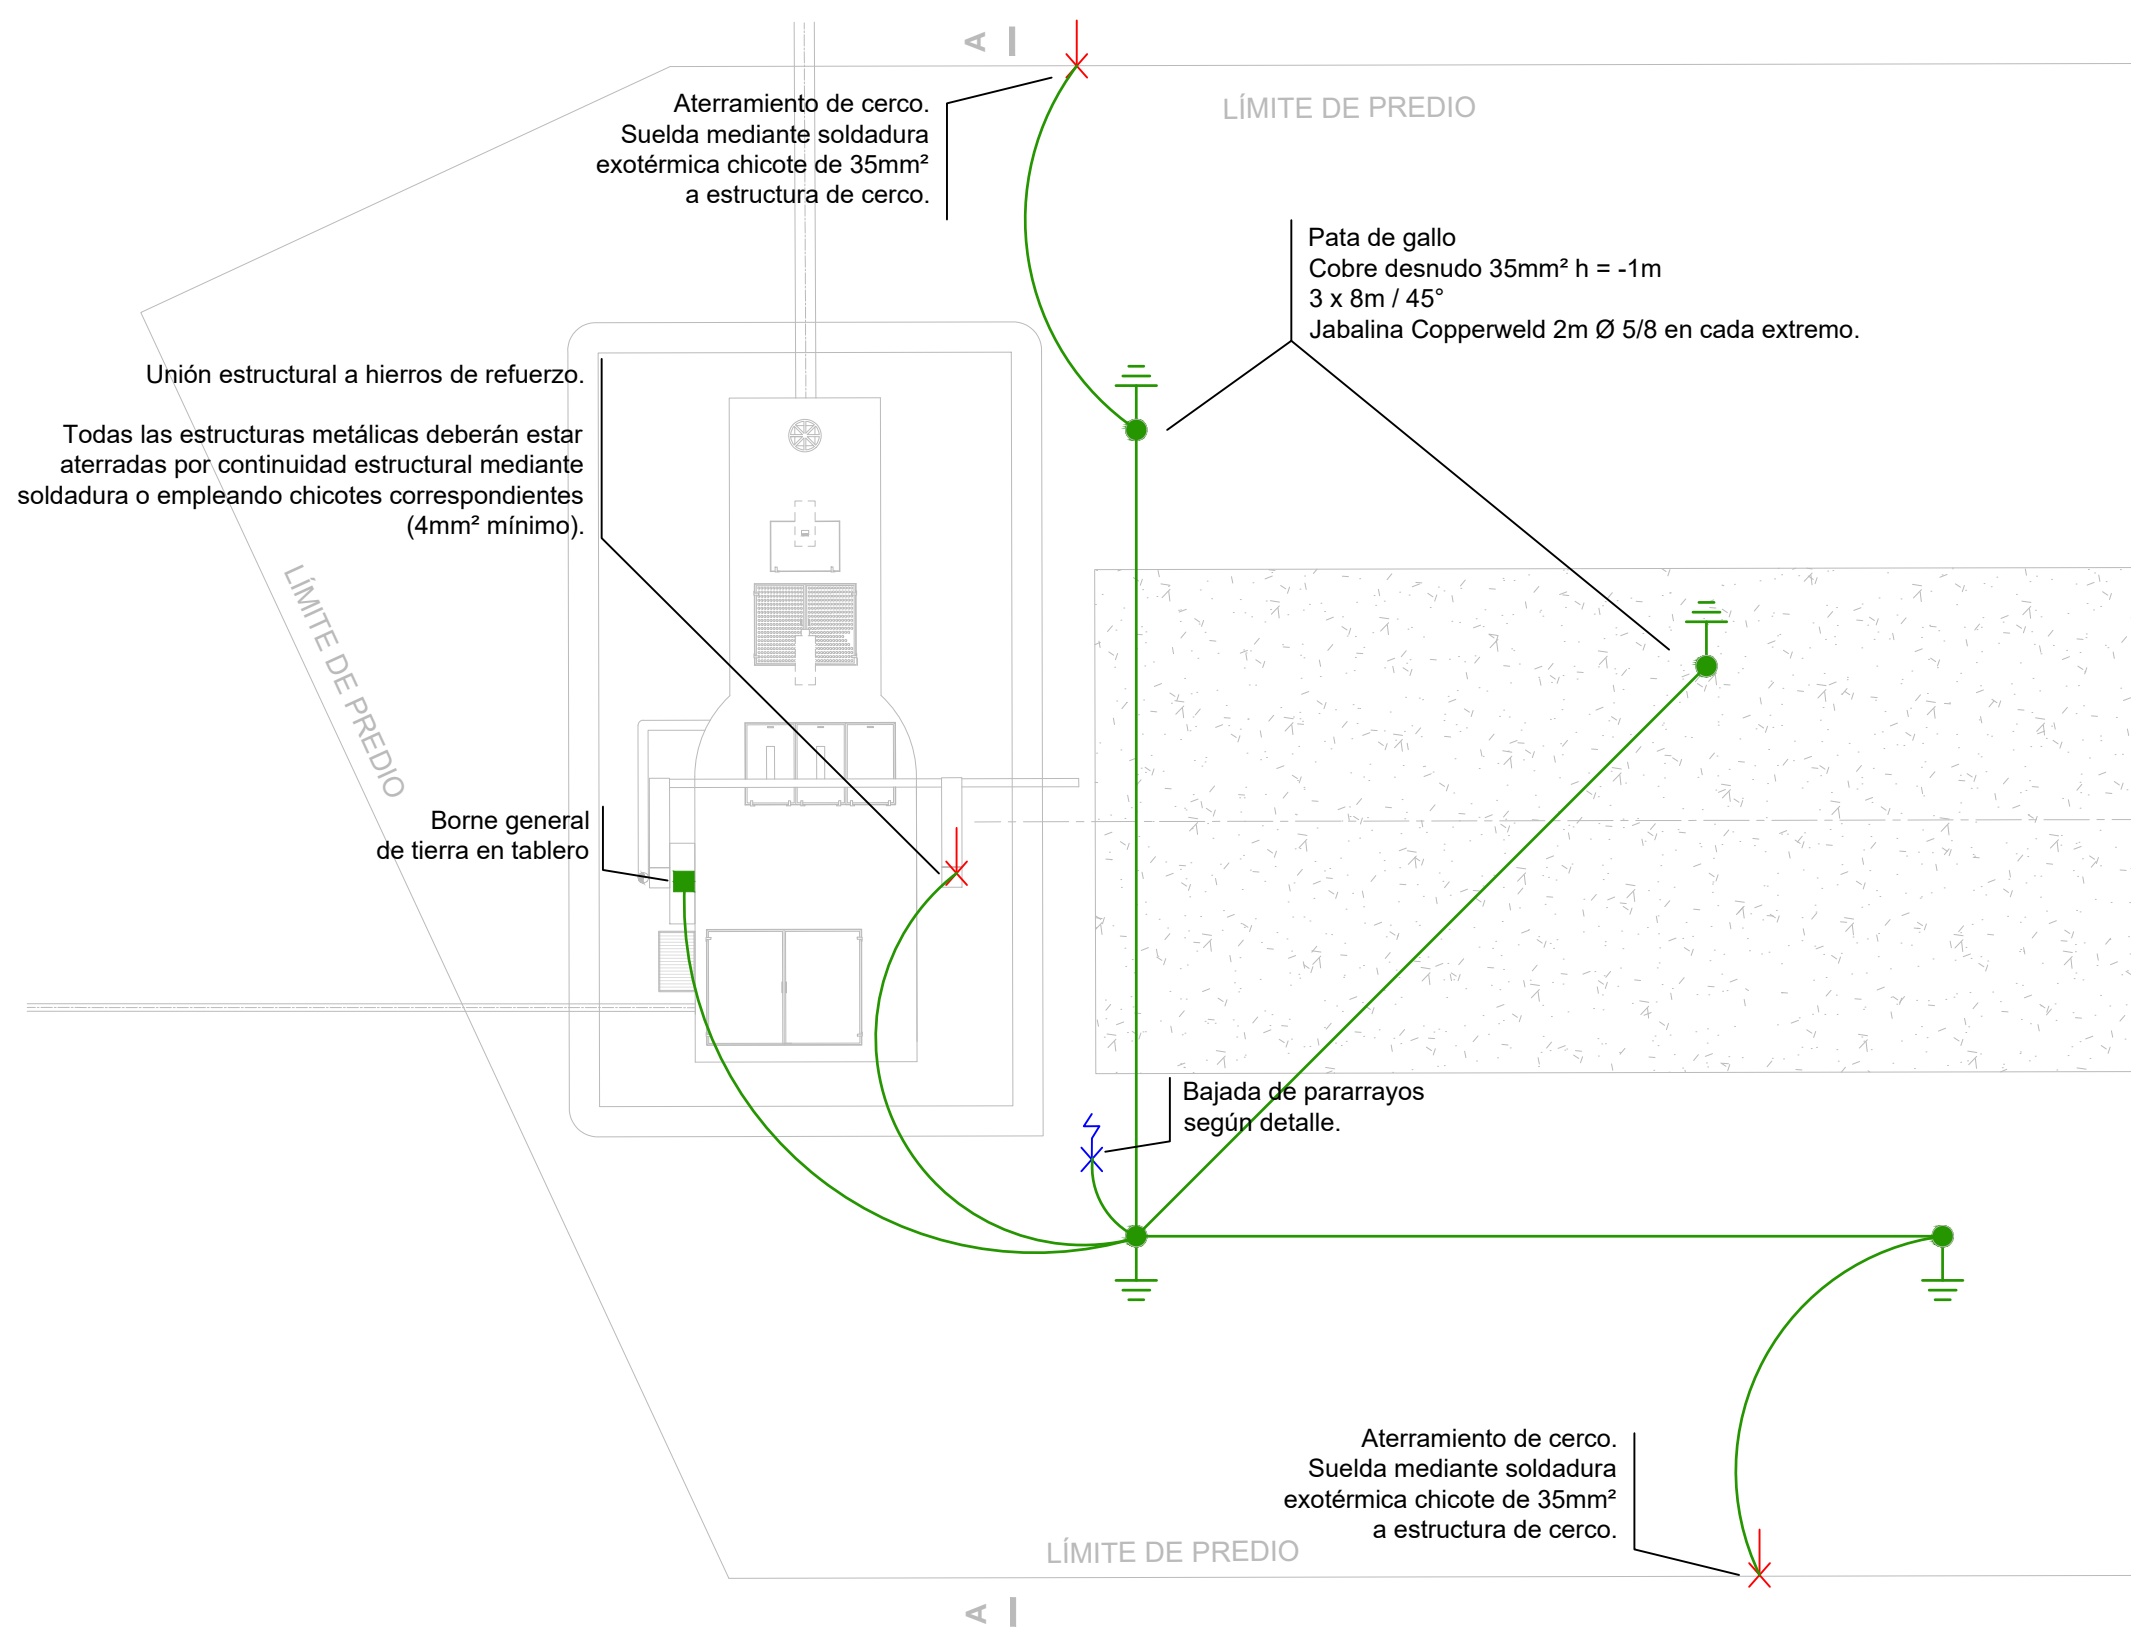


SIST. ELÉCTRICO DE ESTACIÓN DE BOMBEO

Escala 1:75

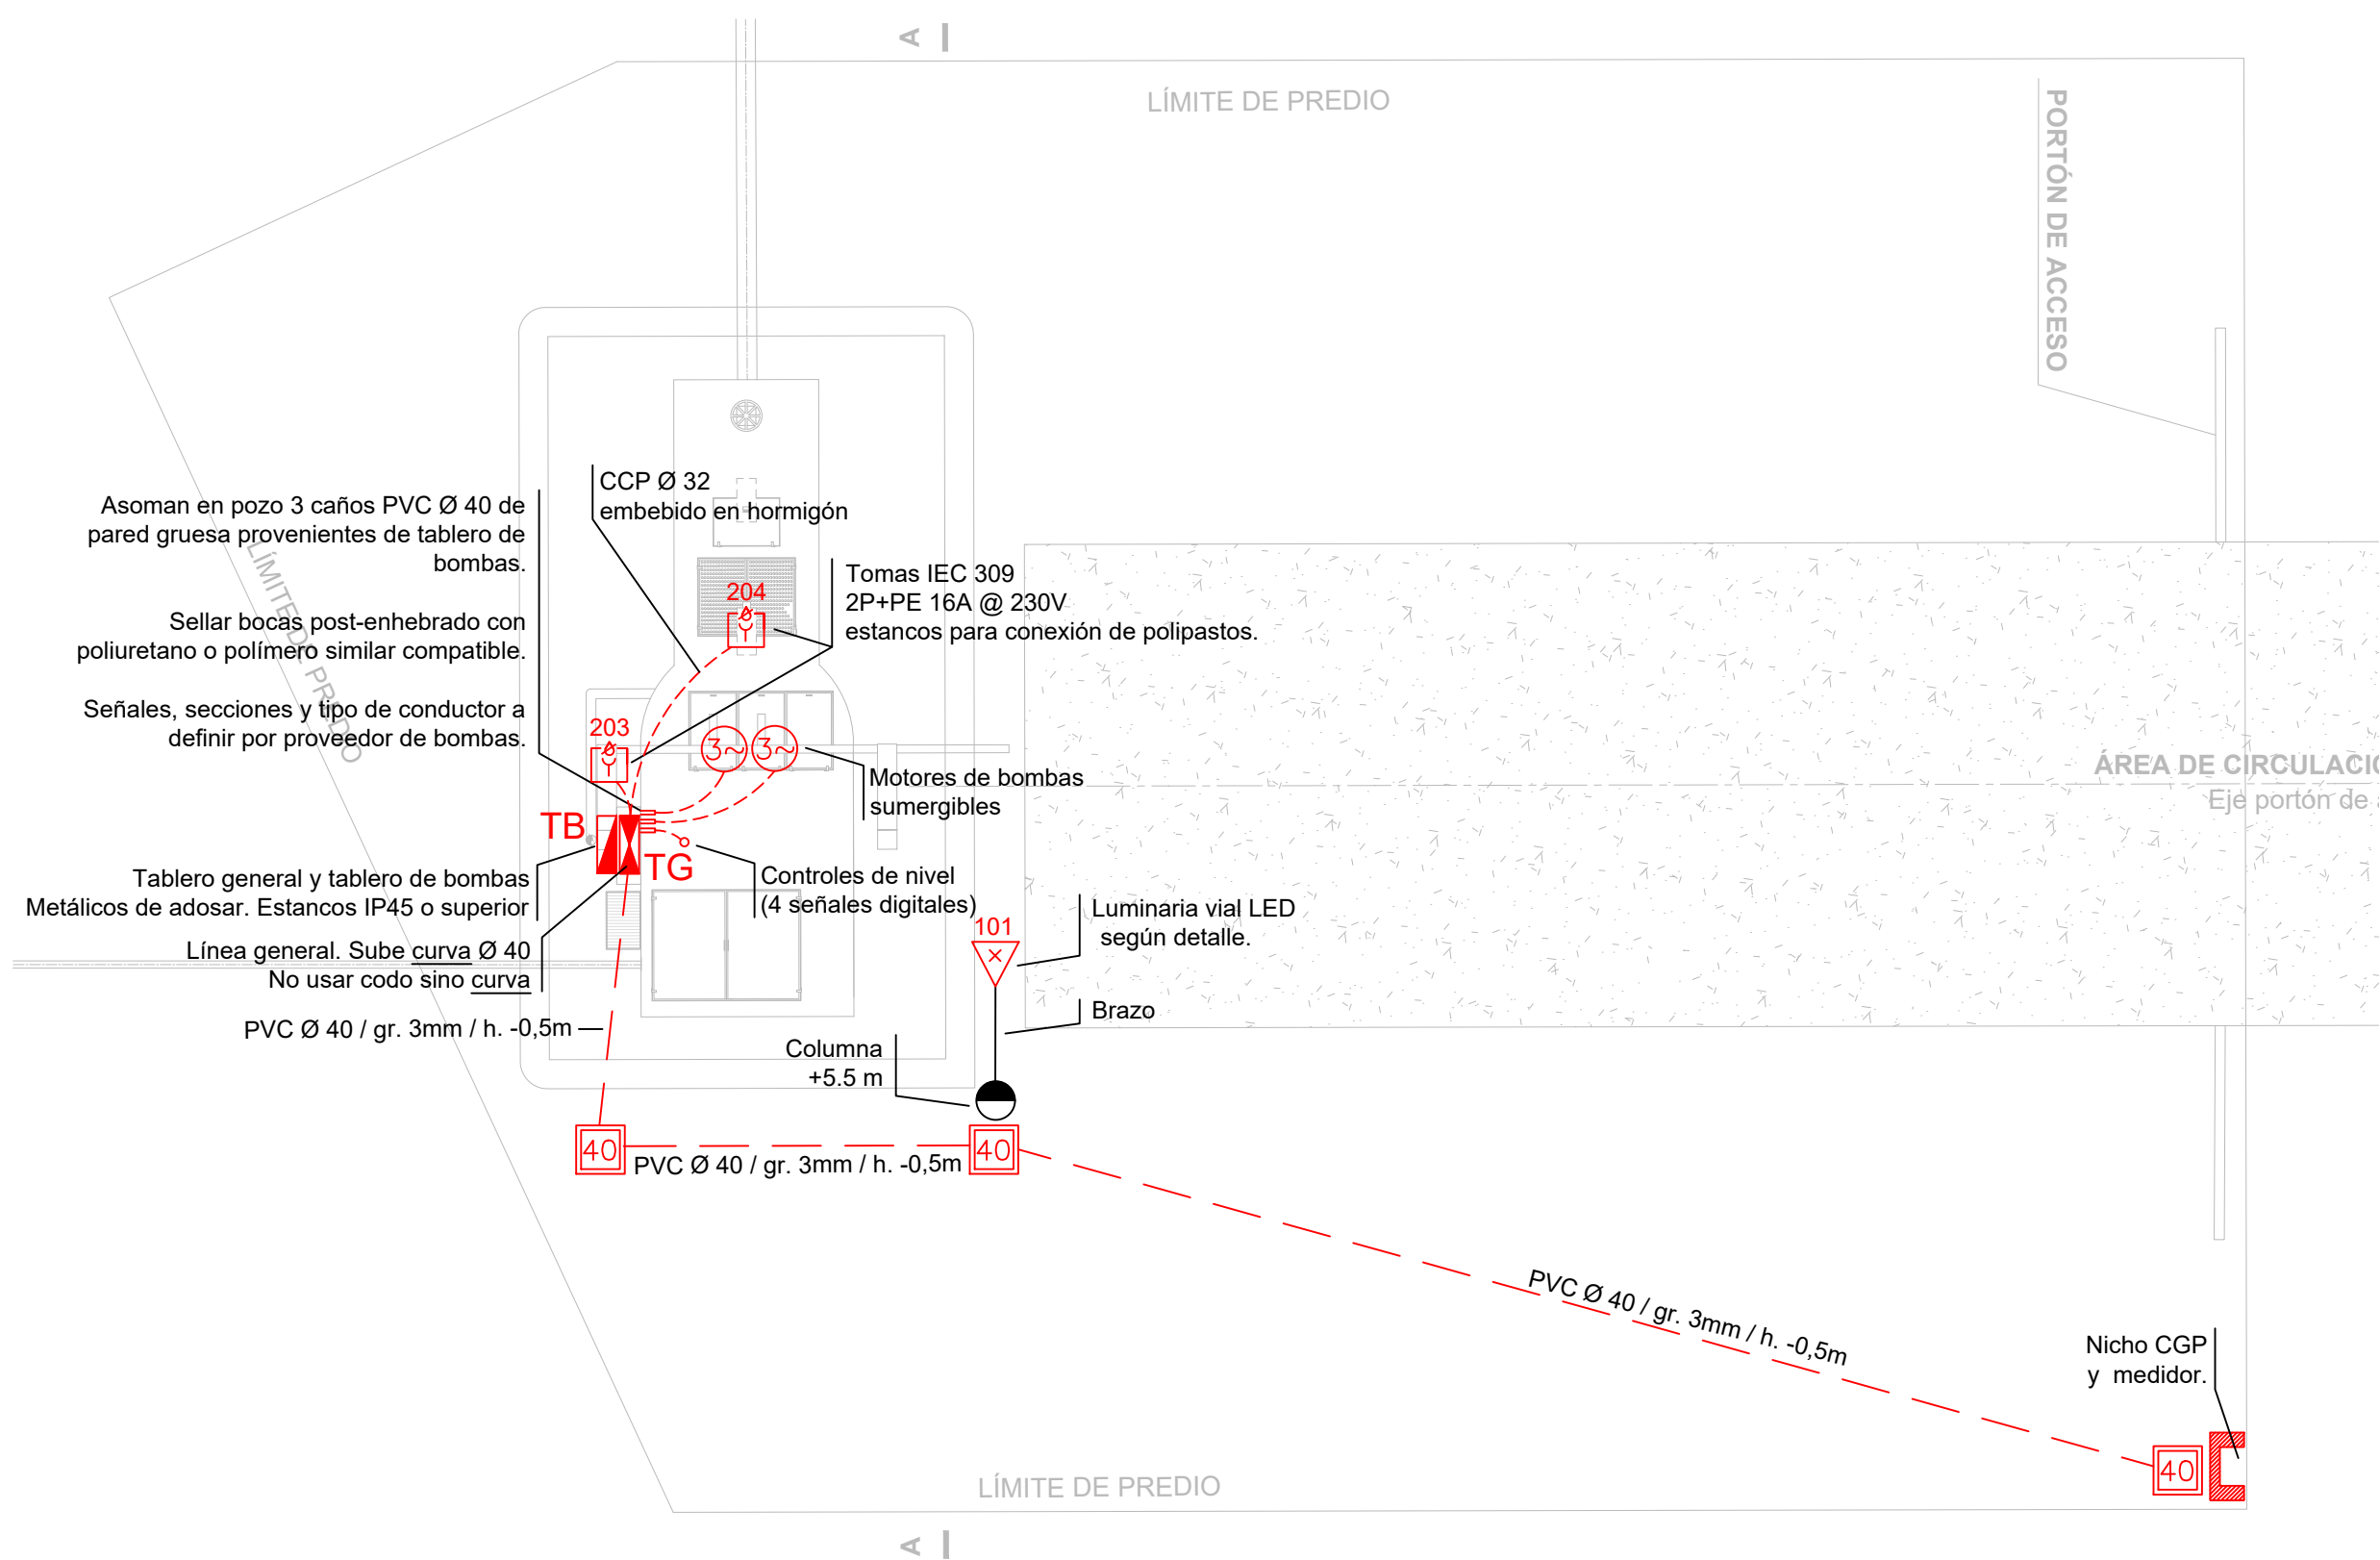


CORTE A-A

Escala 1:75

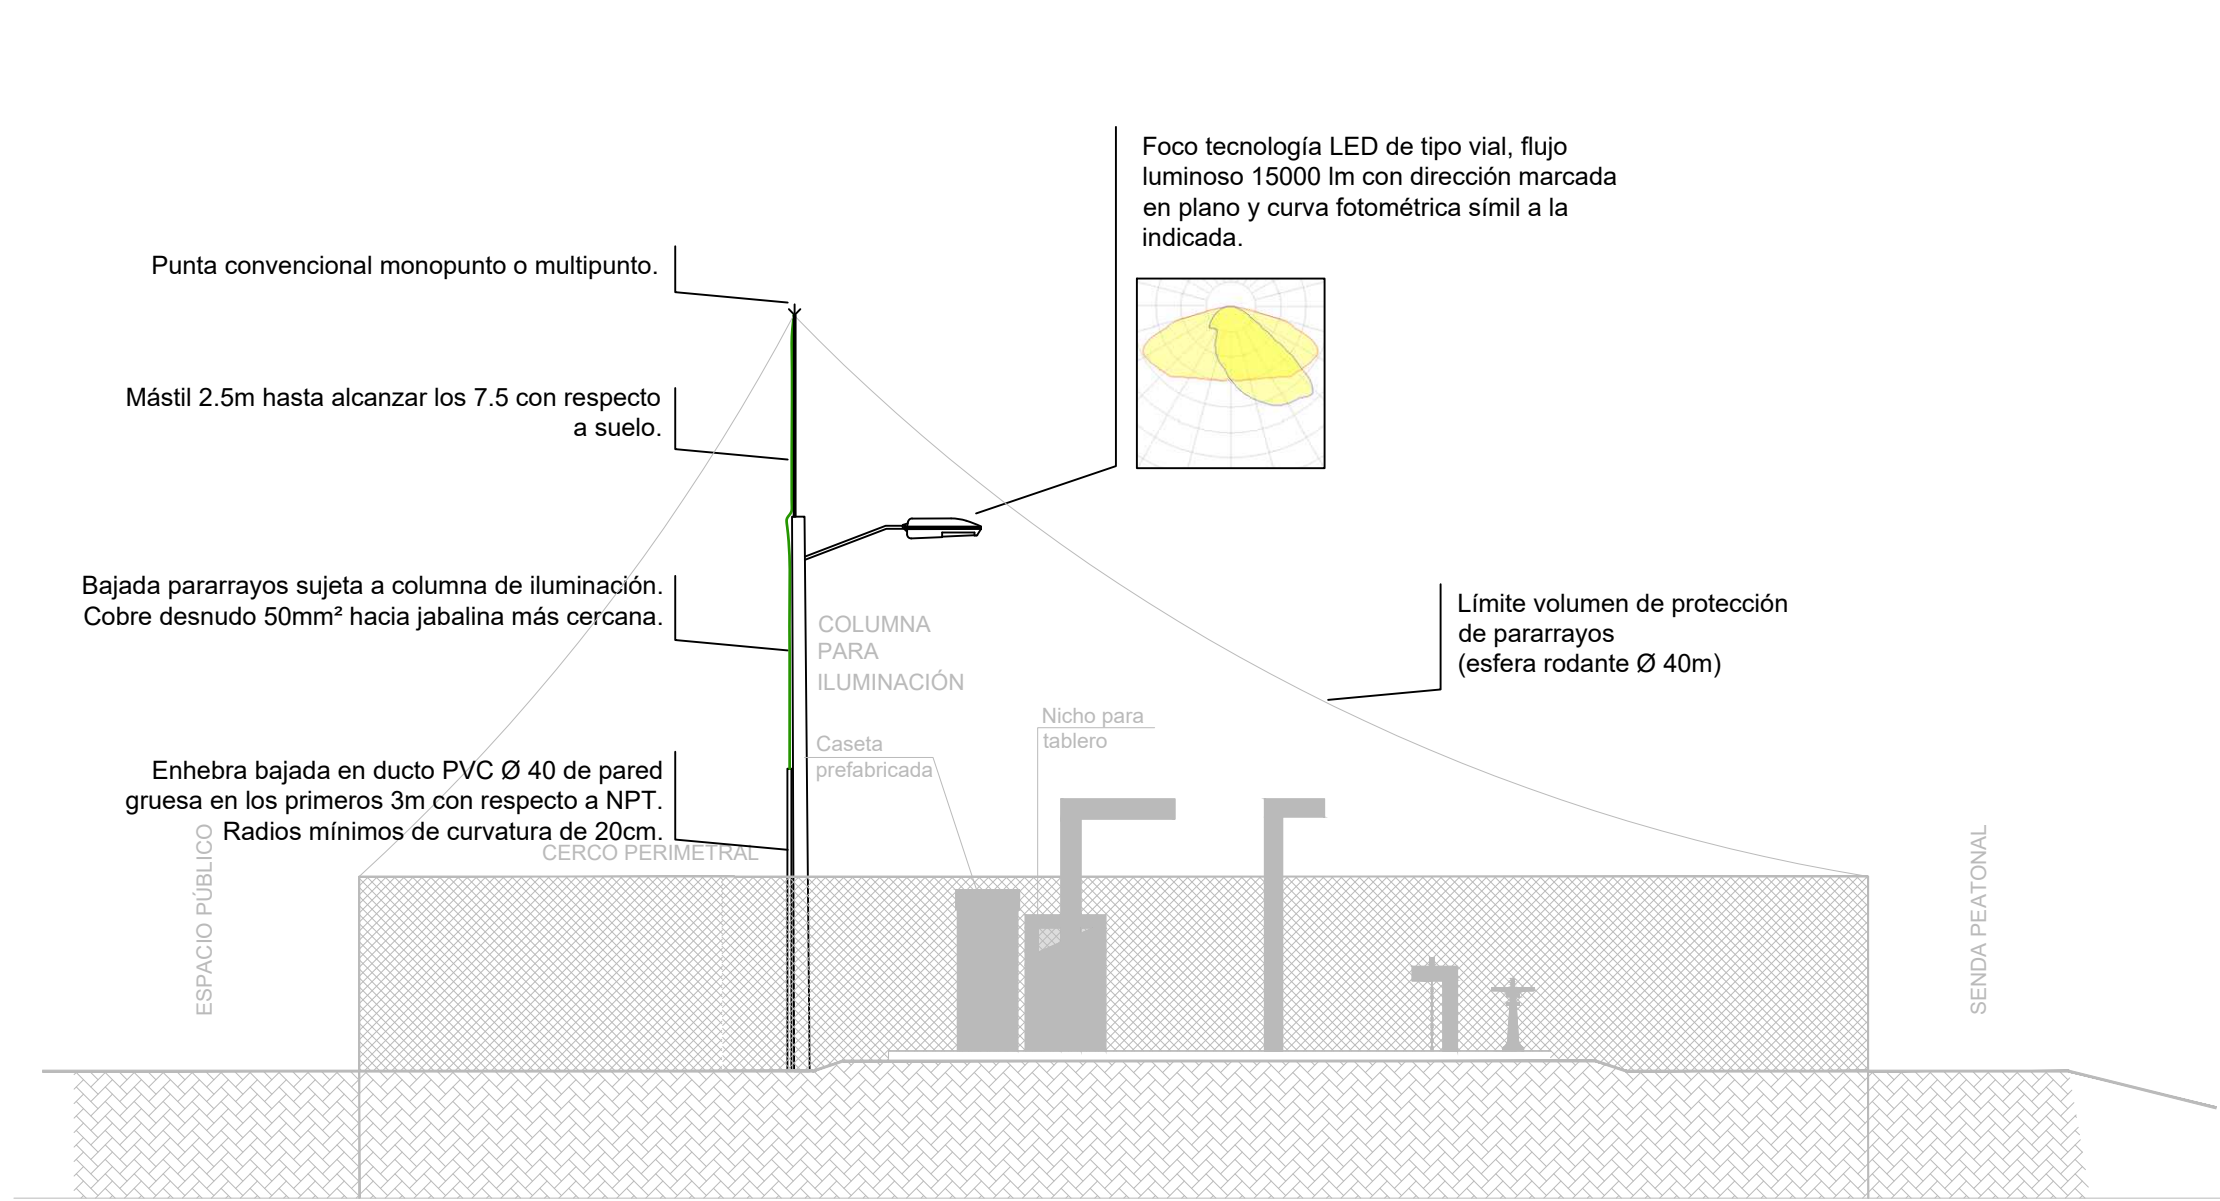

UNIFILAR

Escala N/A

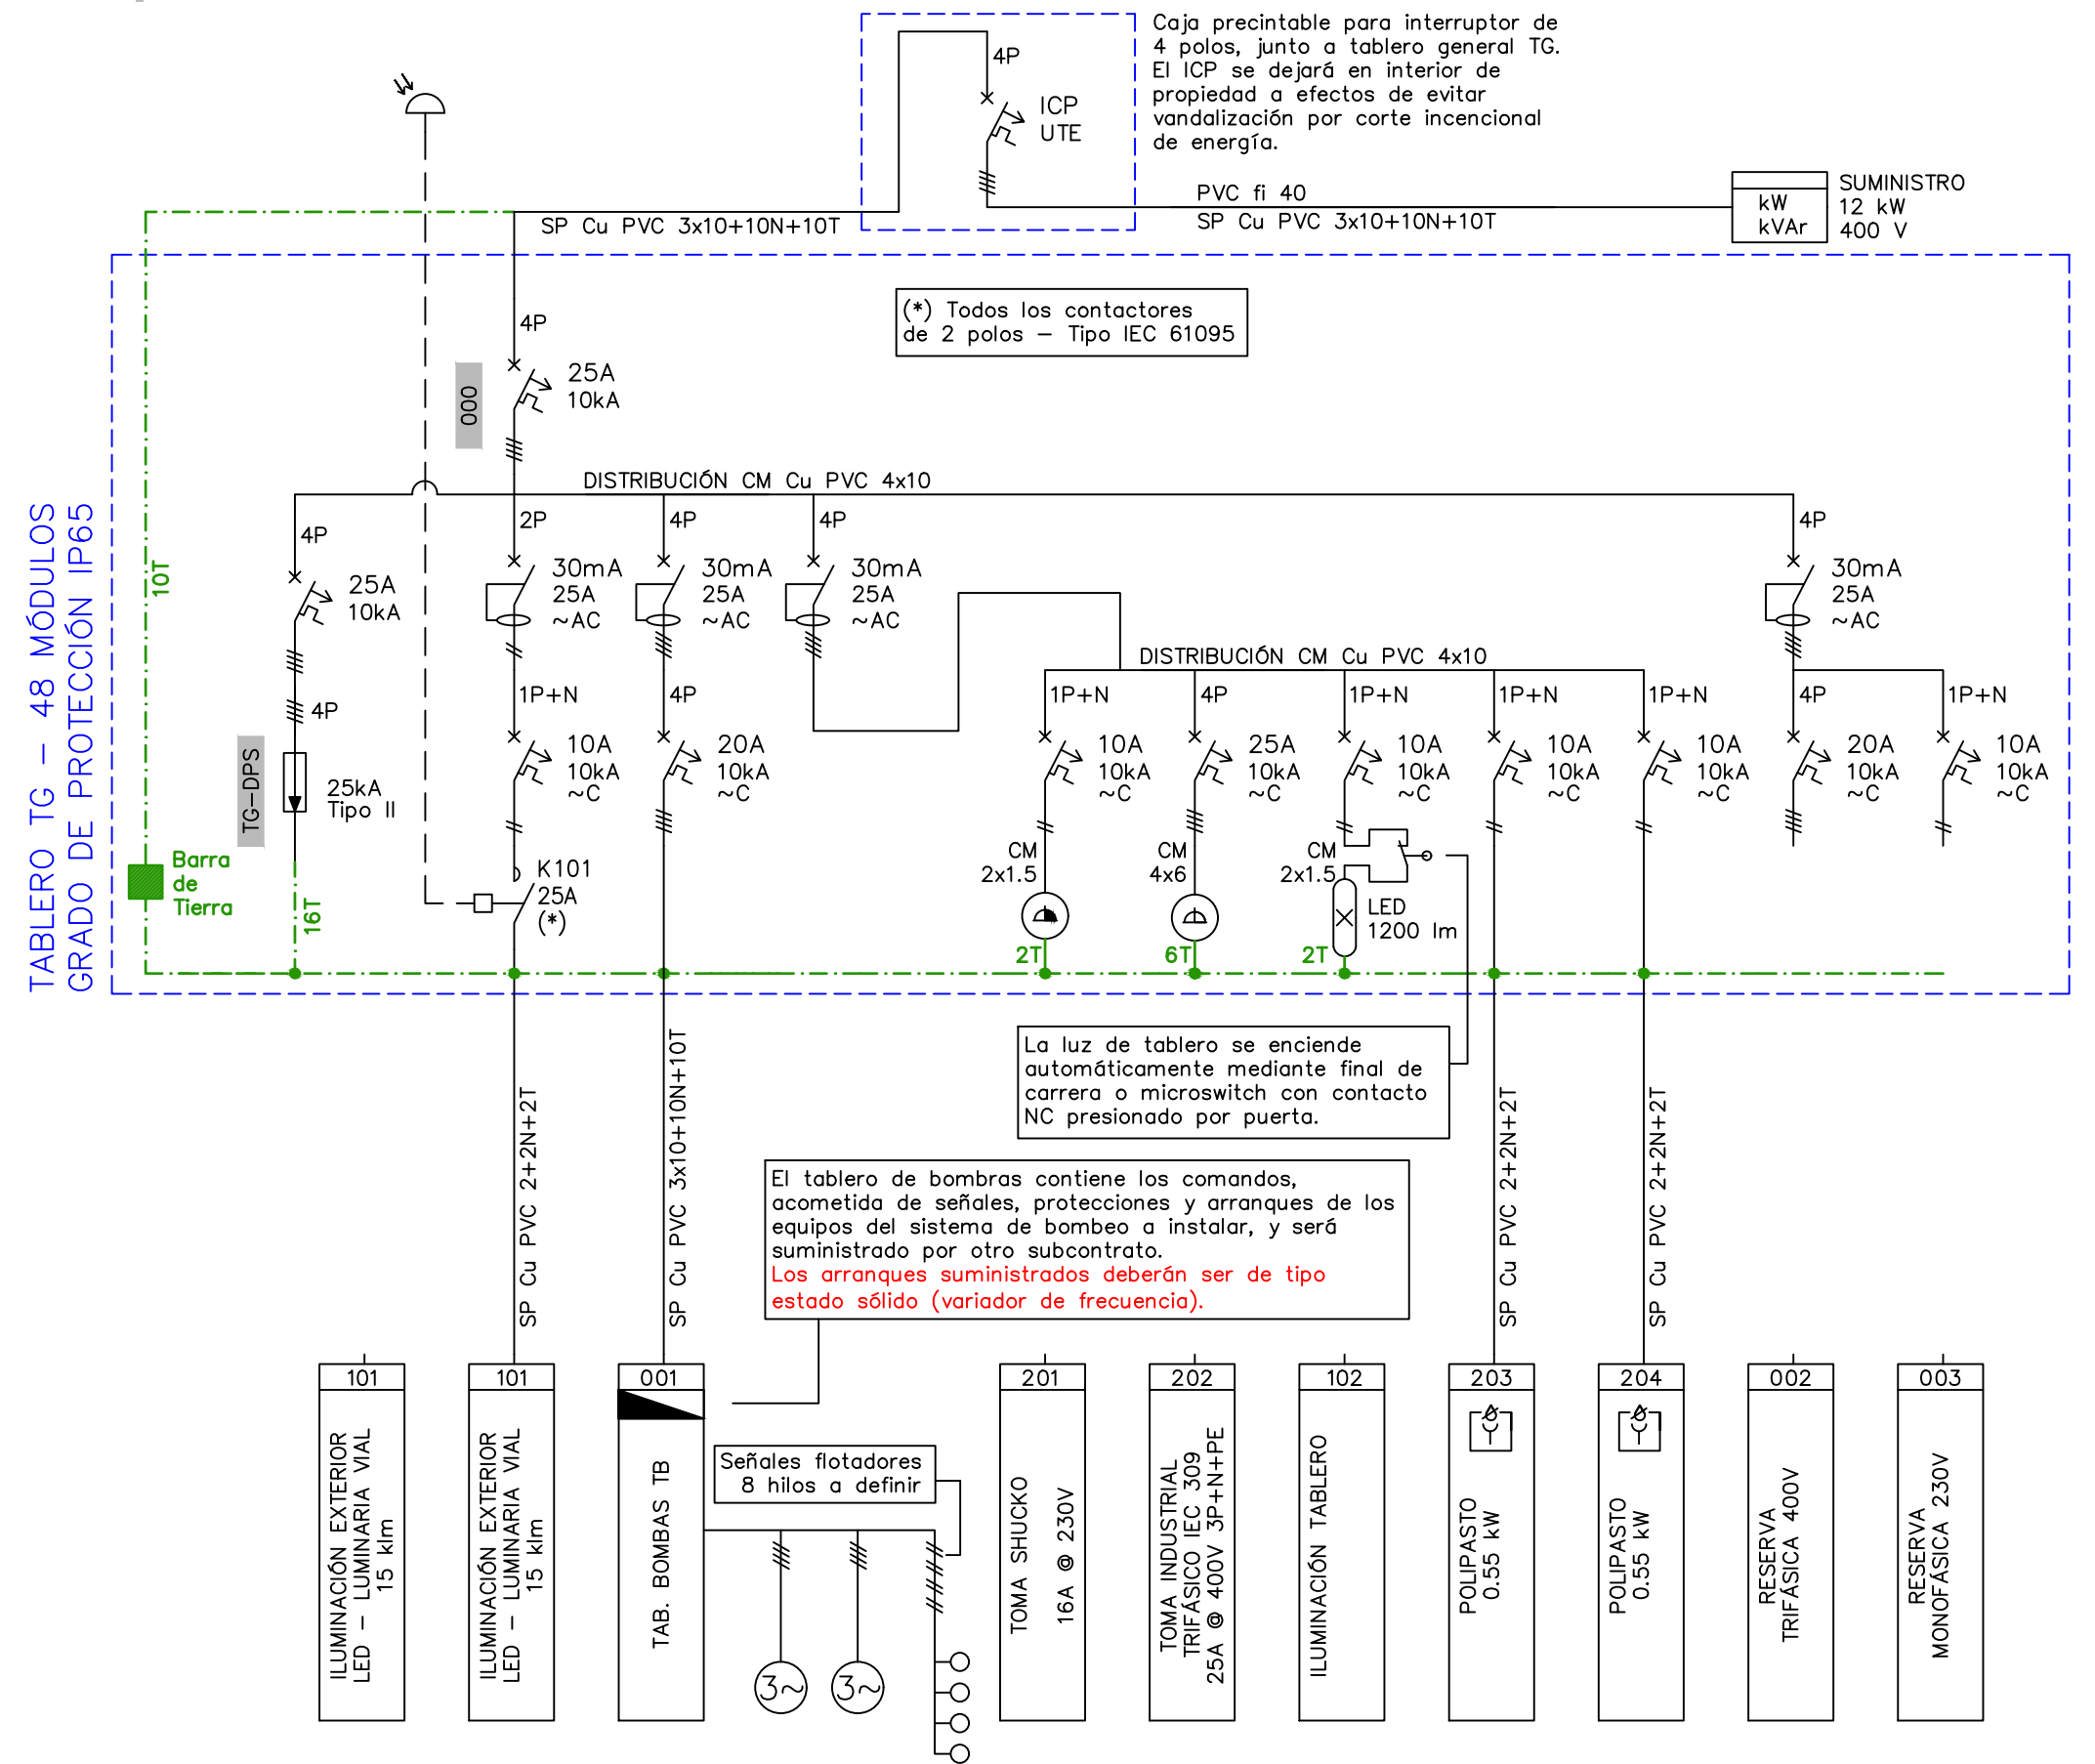

REFERENCIAS

	TABLERO PRIMARIO O REGISTRO PRIMARIO		JABALINA 5/8" - 2M Y UNIÓN EXOTÉRMICA
	TABLERO SECUNDARIO O REGISTRO SECUNDARIO		UNIÓN EXOTÉRMICA
	CANALIZACIÓN DE POTENCIA SOBRE CIELORRASO: -CCPA Ø25* POR PARED EMBUTIDO: -CCP Ø25*		BARRA DE TIERRA
	CANALIZACIÓN DE POTENCIA BAJO PISO: -PVC Ø25*		UNIÓN EQUIPOTENCIAL A HIERRO ESTRUCTURAL (PILAR/VIGA), MEDIANTE SOLDADURA EXOTÉRMICA
	1 tc schucko** industrial 1P+N+T In: 16A / 230V		BAJADA DE PARARRAYOS EMBEBIDA A LA ESTRUCTURA. VARILLA DE REFUERZO DE ACERO DULCE DESDE AZOTEA.
	1 IEC 309 3P+N+T In: 32A / 400V		COLUMNA HORMIGÓN 6.5m
	1 IEC 309 1P+N+T In: 16A / 230V ESTANCO		CÁMARA MAMPOST. 40x40
	MOTOR TRIFÁSICO	* SALVO ESPECIF. EN CONTRARIO ** SHUCKO CON TIERRA CENTRAL	
	LUMINARIA LED INT. TABLERO	ABREVIACIONES DE CANALIZACIONES	
	LUMINARIA VIAL	PVC	Caño rígido de PVC
	PEQUEÑO INTERRUPTOR AUTOMÁTICO RIEL DIN	CCP	Caño corrugado PVC común naranja
	DIFERENCIAL RIEL DIN		
	CONTACTOR		
	FOTOCÉLULA		

ESTE PLANO CONSTA DE 8 PLANCHAS

Rev.	Fecha	Proy.	Aprob.	Cambios

HISTORIAL DE GESTIÓN DE CAMBIOS

		N° PROYECTO: CA.009.PC	
Ministerio de Vivienda y Ordenamiento Territorial		FECHA: 05/03/2025	
Proyecto: Plan de Realojo Asentamiento Paso Carrasco		ESCALA: Indicadas	
Saneamiento Pozo de Bombeo - Eléctrica		HOJA: 1/1	
PLANO: Saneamiento Pozo de Bombeo - Eléctrica		REVISIÓN: 1	
PROYECTISTA: DICA		N° PLANO: E01-04	
TÉCNICO RESPONSABLE: Ing. Andrés Crovetto		NOMBRE DE ARCHIVO: E01-04_Saneamiento PC	

		ADMINISTRACION DE LAS OBRAS SANITARIAS DEL ESTADO	
GERENCIA SANEAMIENTO		LOCALIDAD CIUDAD DE LA COSTA DEPARTAMENTO CANELONES	
Ing. Gabriela de Freitas		APROBACIÓN PROYECTO DE SANEAMIENTO POZO DE BOMBEO - ELÉCTRICA	
SISTEMAS DE SANEAMIENTO		Fraccionamiento padrón 2320	
Ing. Sebastián Viapiana		REALOJOS "PASO CARRASCO" - Plan Avanzar	
JEFE		REVISIÓN: Ing. Martín Lazo	FECHA: MARZO 2025
		REVISIÓN:	ESCALA: INDICADAS
		N° 48939/8	