



ABASTECIMIENTO BAÑOS PLANTA
BAJA Y PLANTA ALTA
Esc: 1/25

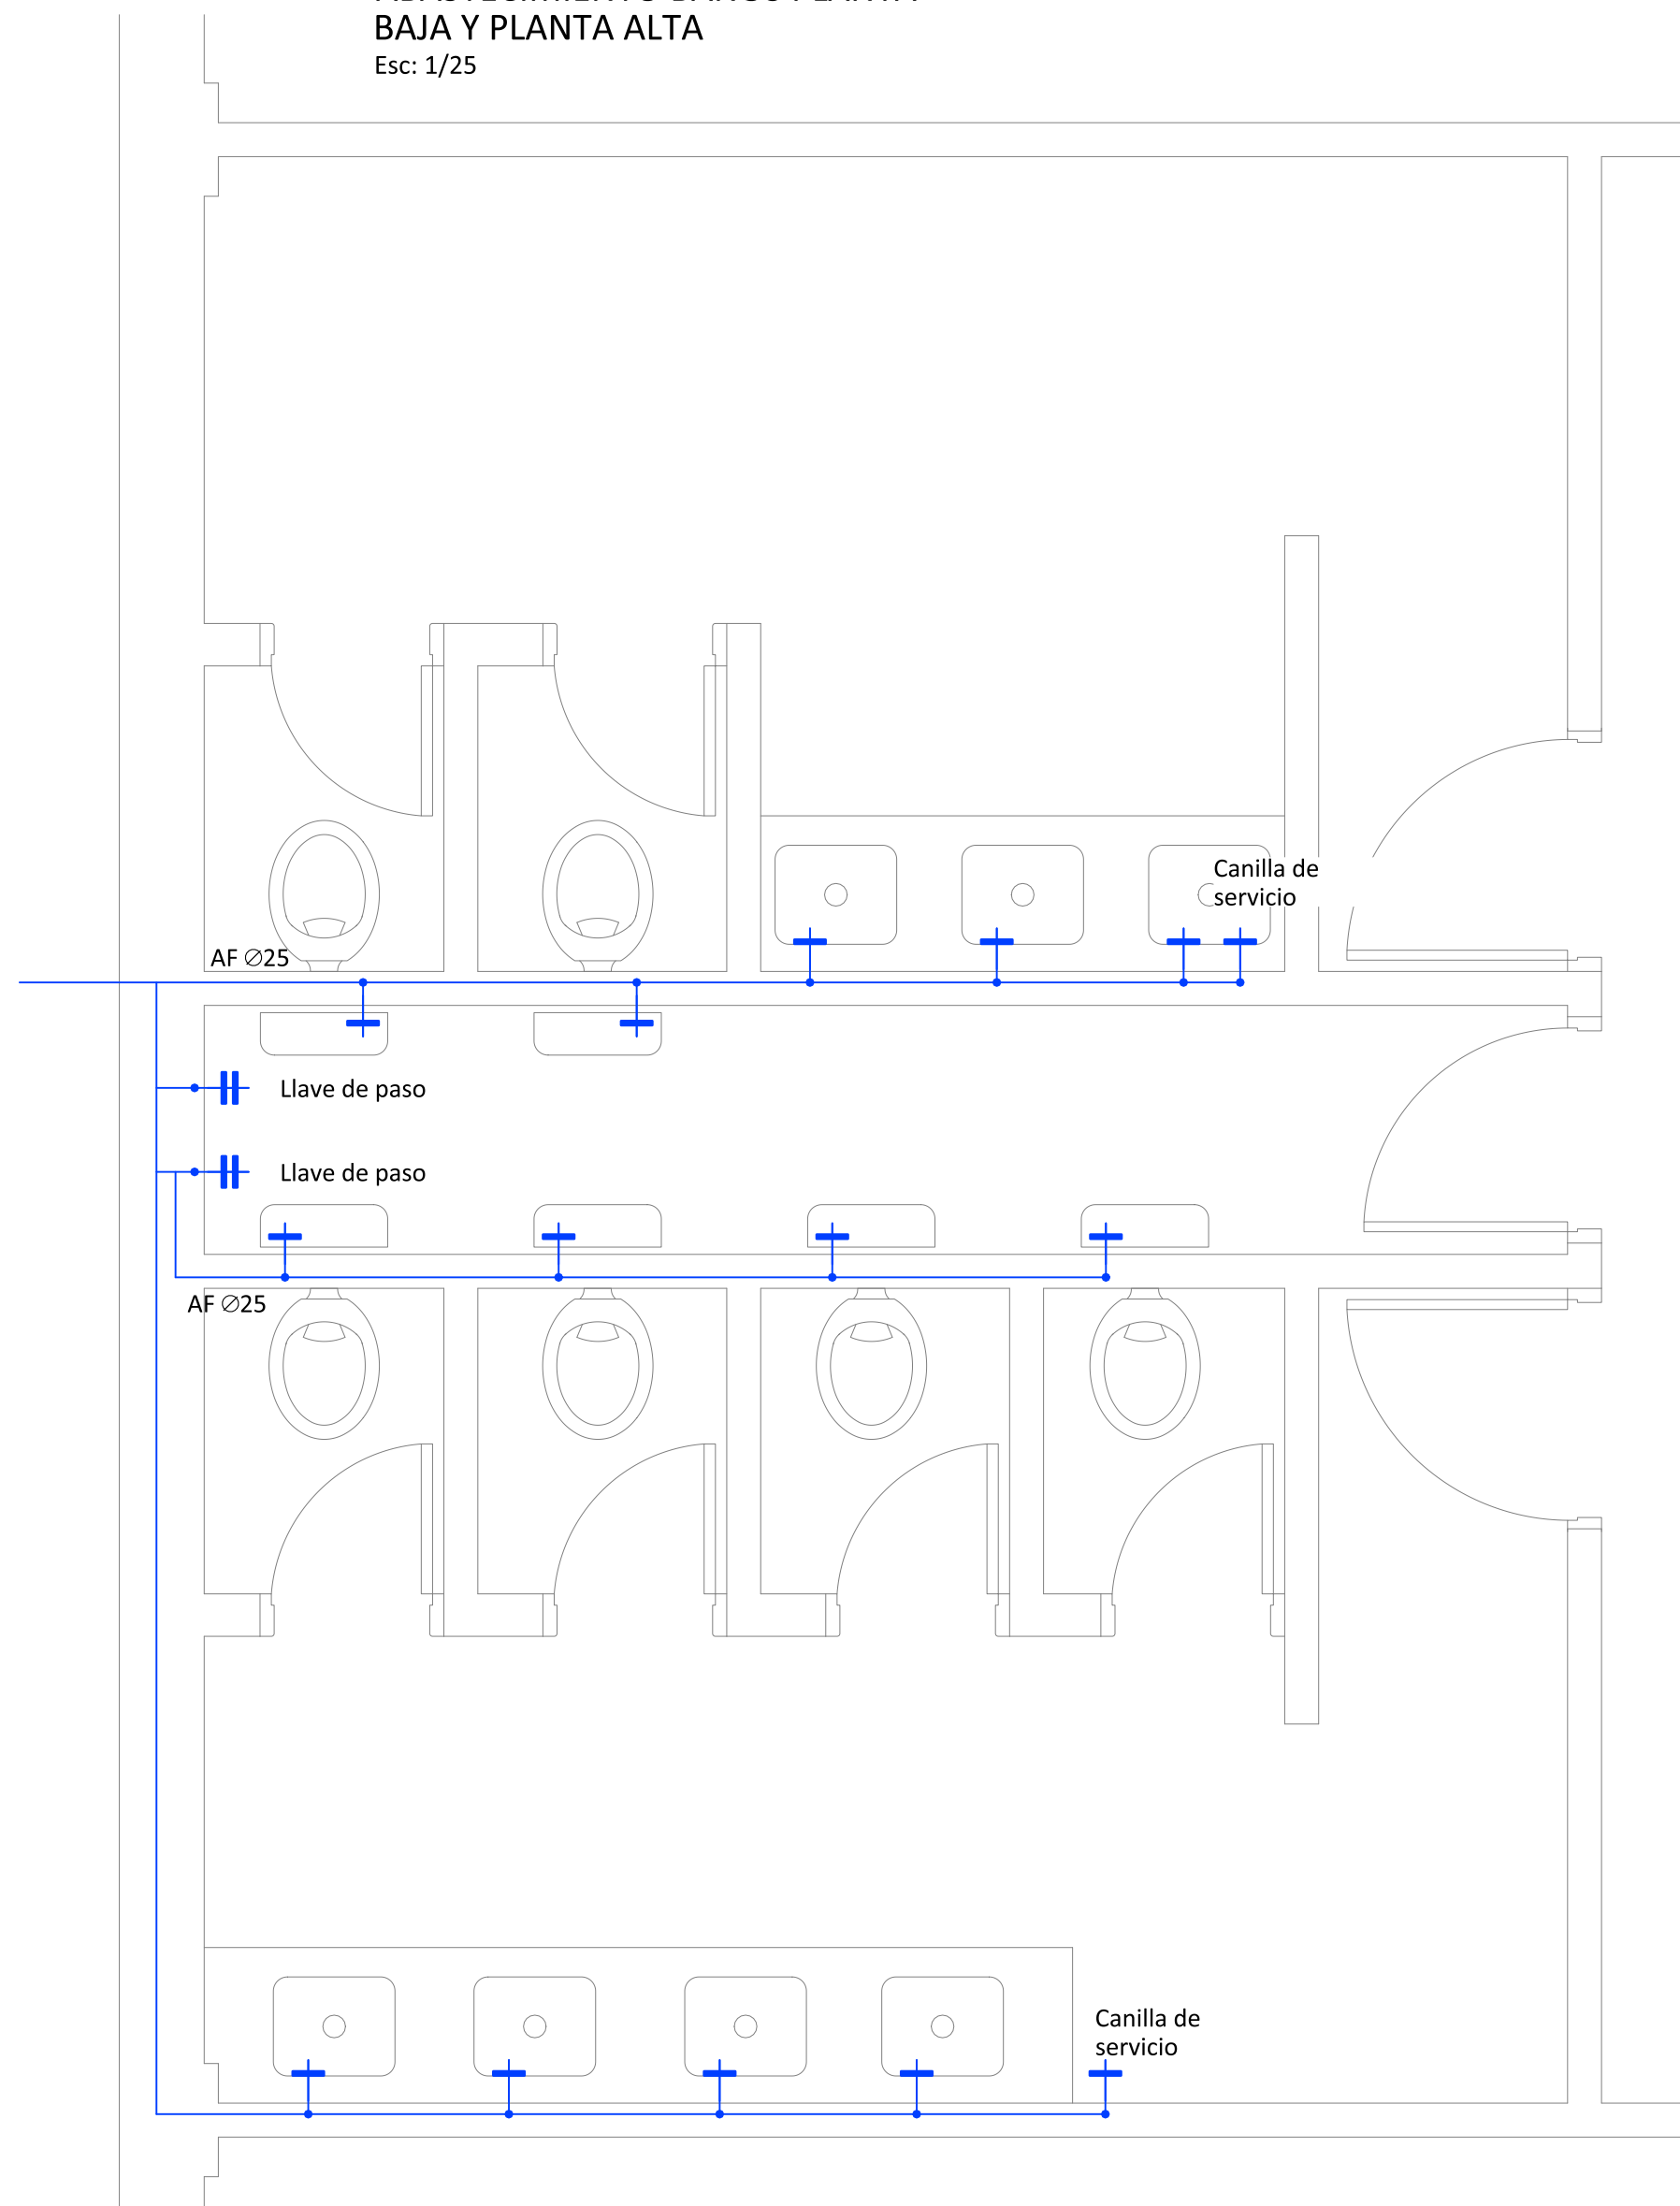

ABASTECIMIENTO BAÑOS PLANTA ALTA
Esc: 1/25

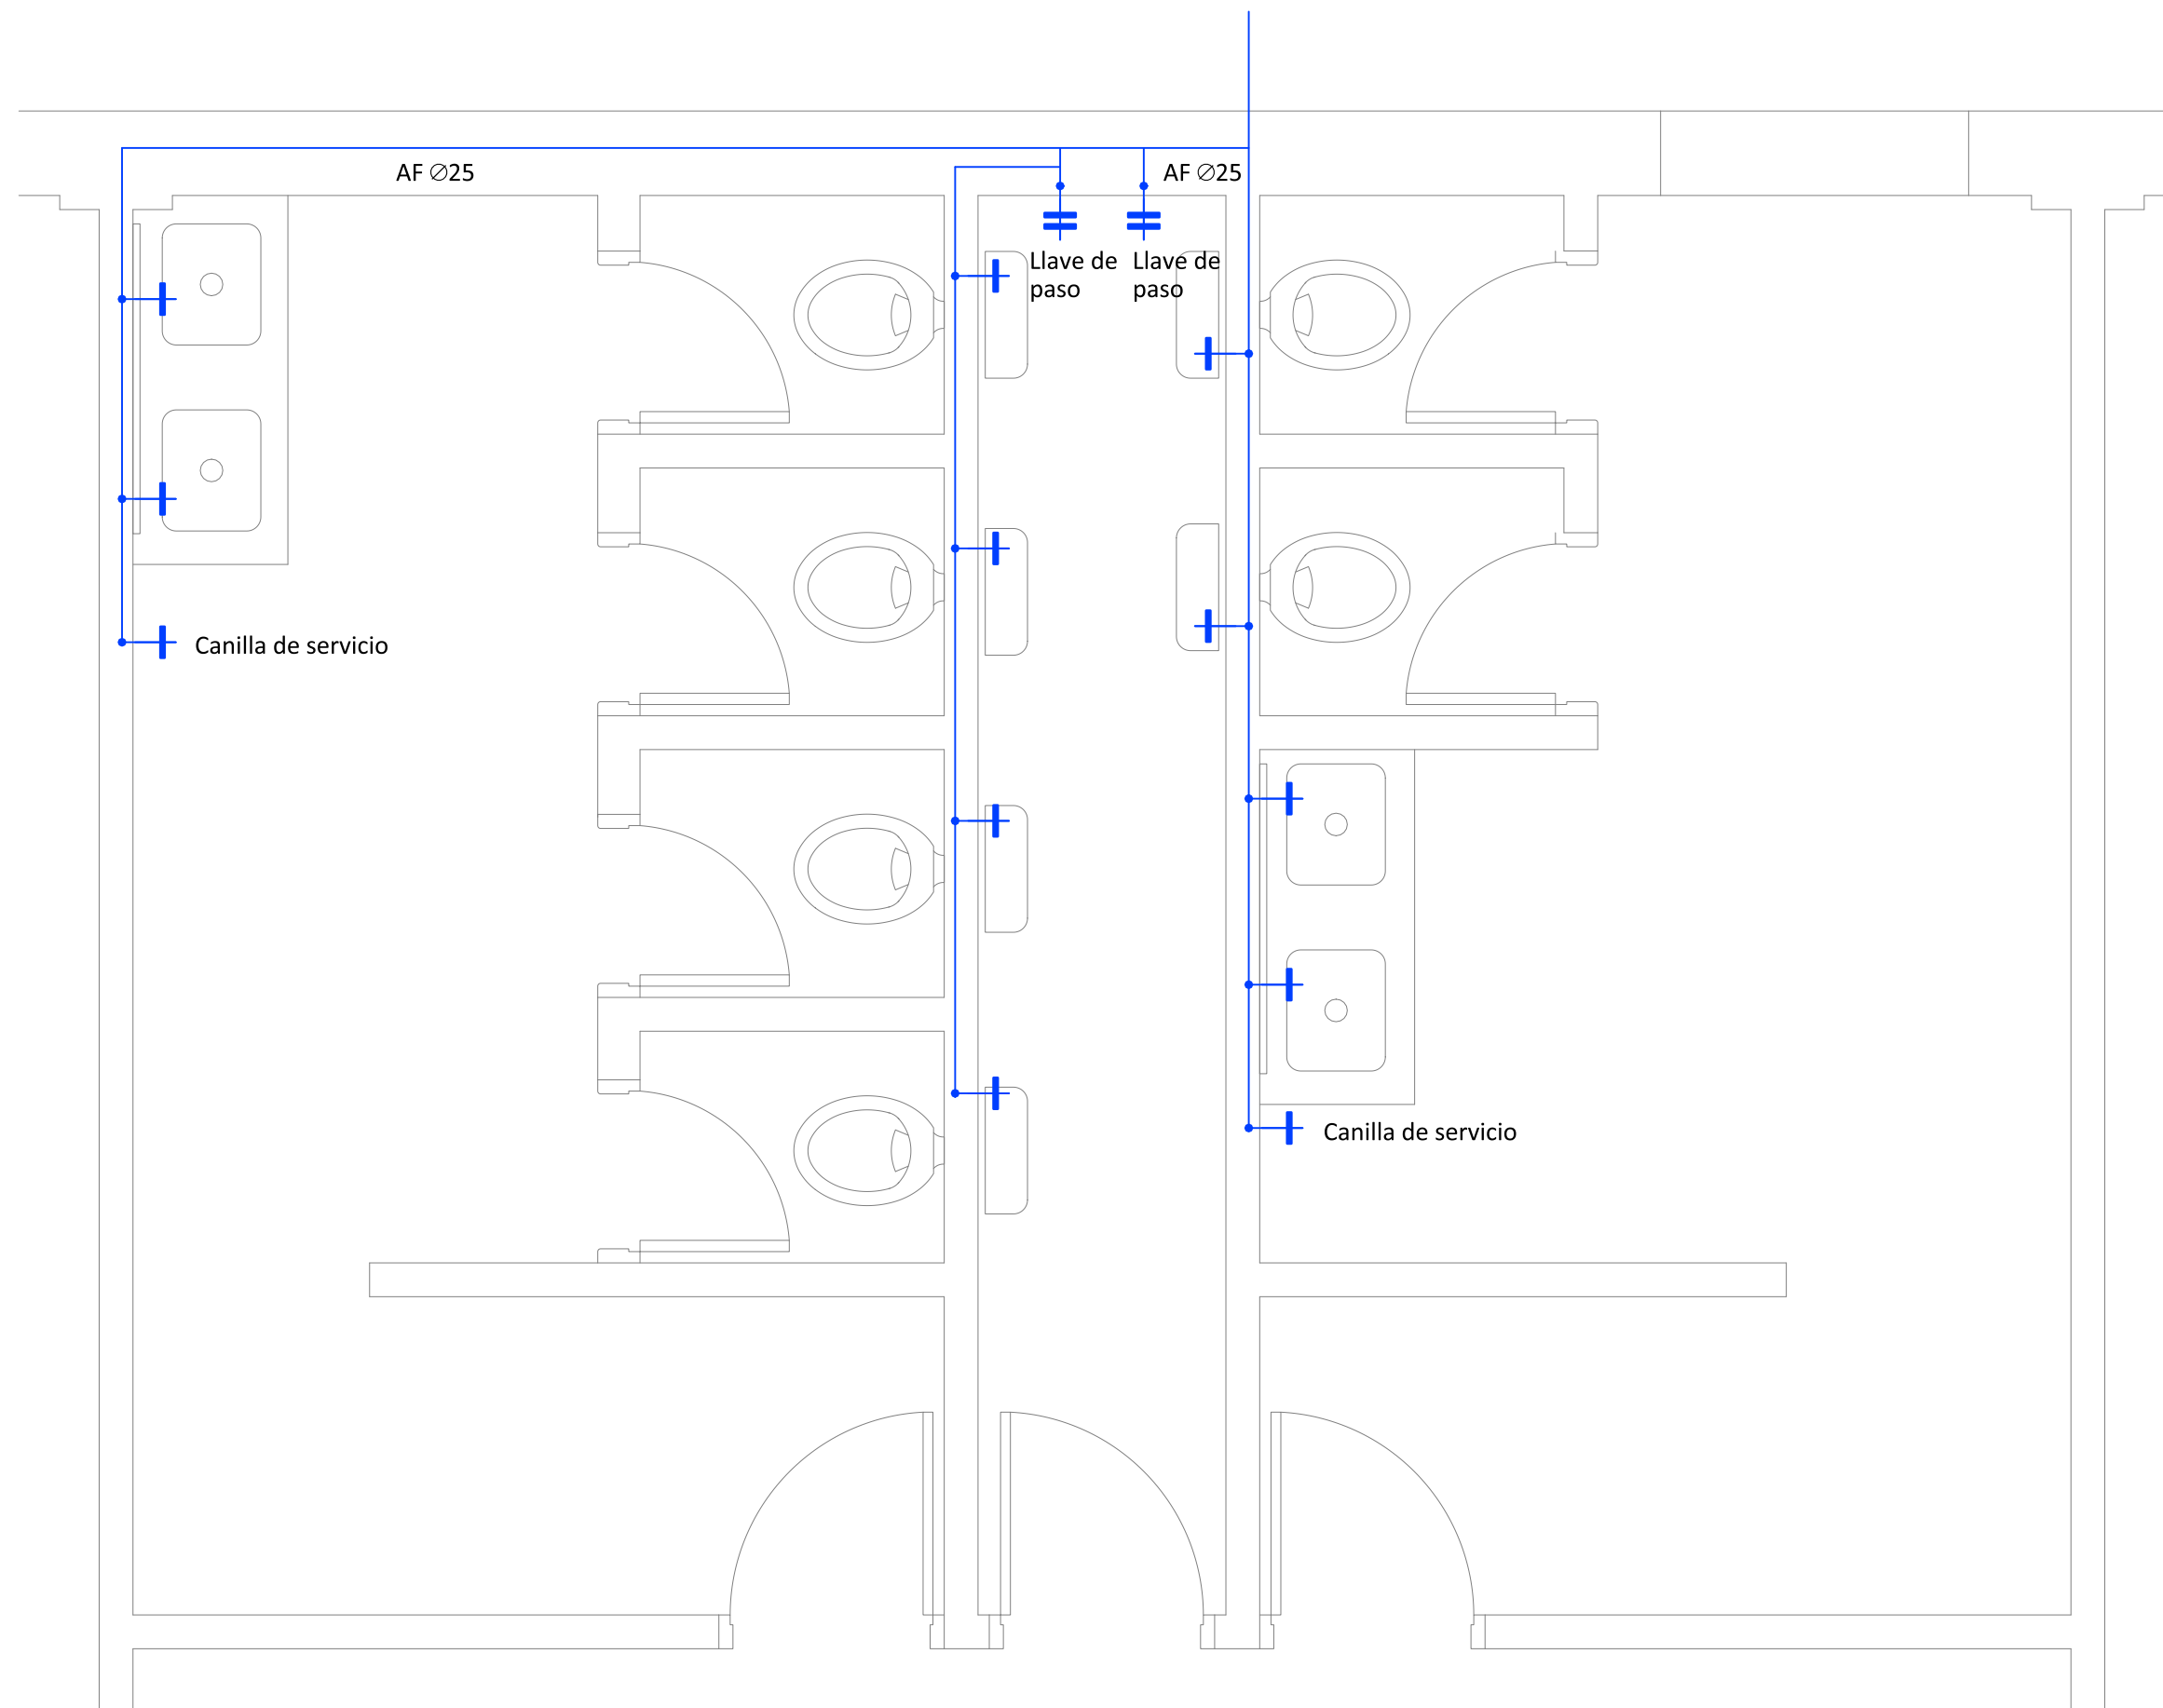

OBRA: LICEO N°2	LOCALIDAD: PAYSANDU	FECHA: 03/2026
DEPARTAMENTO: PAYSANDU	DEPARTAMENTO: PAYSANDU	ESCALA: 1/25
PLANO DE: INSTALACIÓN SANITARIA	LAMINA Nro: L7	
ABASTECIMIENTO BAÑOS P. ALTA Y P. BAJA	S 01	
ARQUITECTO: FERNANDA ALVES	FIRMA:	
TÉCNICO ELECTRICISTA:	FIRMA:	
TÉCNICO SANITARIO: MARCELO MARISTAN	FIRMA:	