


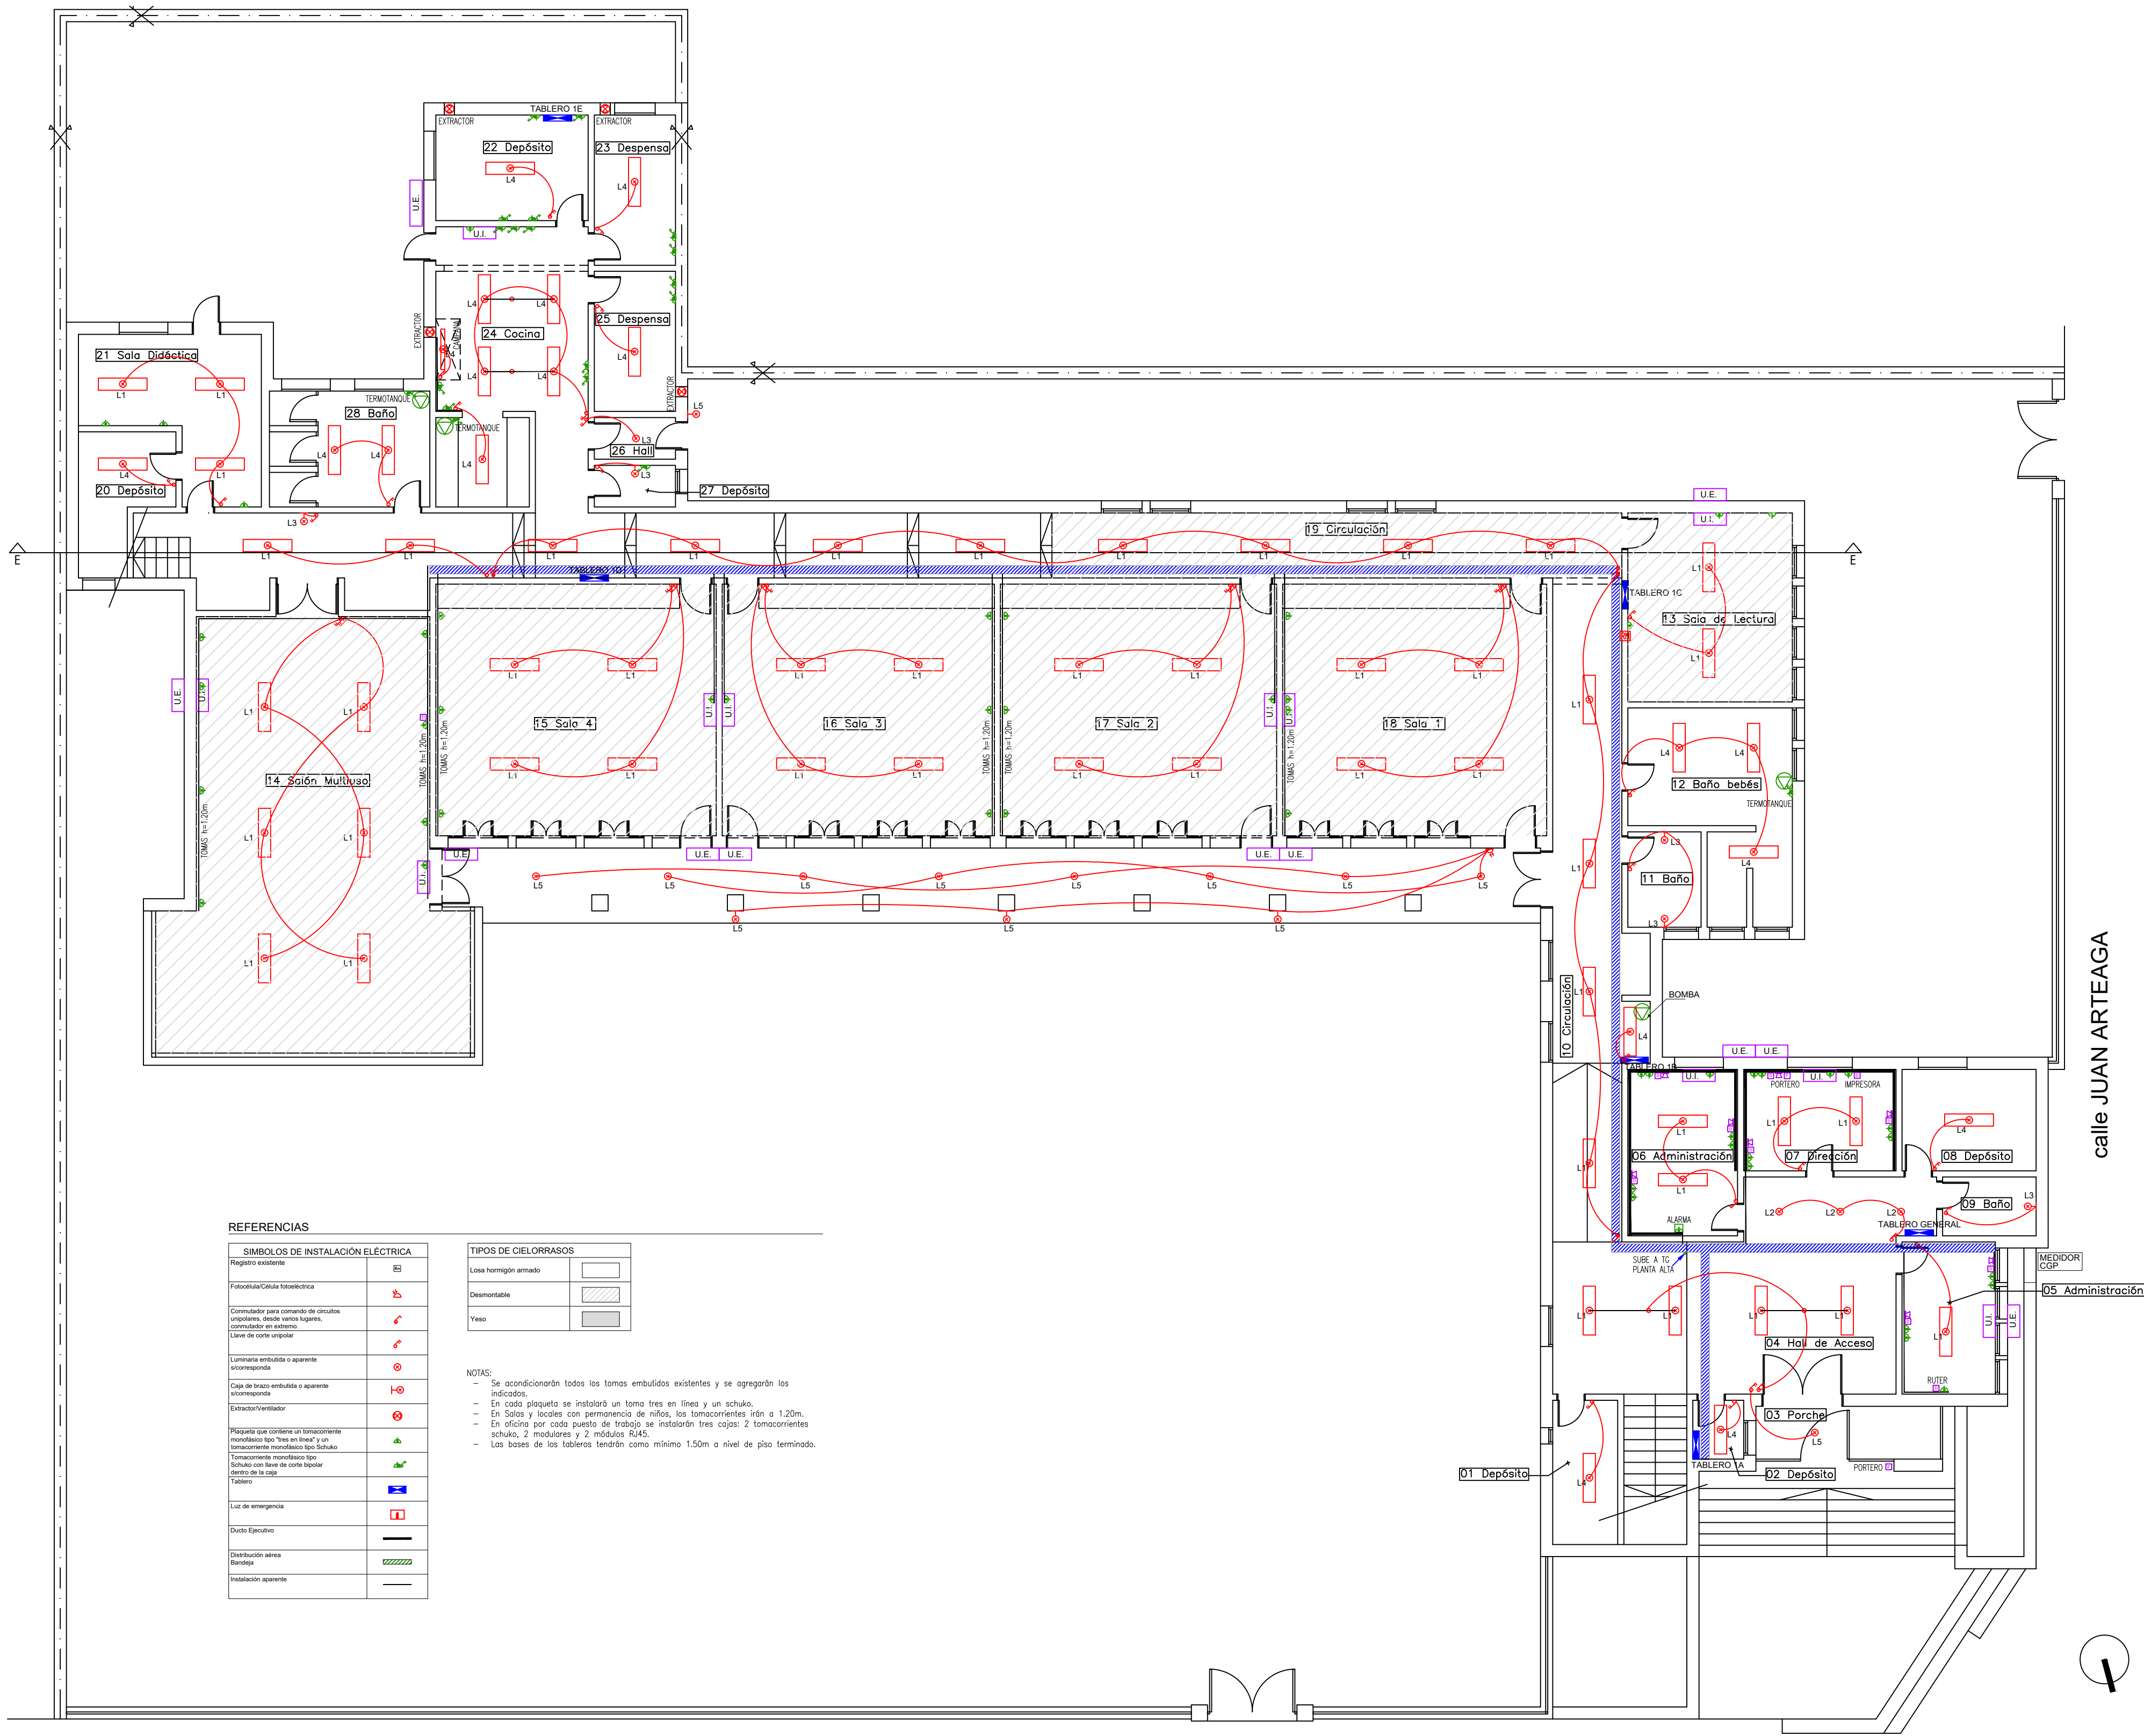

REFERENCIAS	
SIMBOLOS DE INSTALACIÓN ELÉCTRICA	
Registro existente	Ⓜ
Fotocélula/Célula fotoeléctrica	☀
Commutador para comando de circuitos unipolares, desde varios lugares, conmutador en extremo	⏏
Llave de corte unipolar	⏏
Luminaria embudida o aparente	Ⓛ
Luminaria embudida o aparente	Ⓛ
Caja de brazo embudido o aparente	Ⓛ
Extrator/Ventilador	Ⓛ
Plaqueta que contiene un tomacorriente monofásico tipo "tres en línea" y un tomacorriente monofásico tipo Schuko	Ⓛ
Tomacorriente monofásico tipo Schuko con llave de corte tipo "tres en línea"	Ⓛ
Tablero	Ⓛ
Luz de emergencia	Ⓛ
Ducto Ejecutivo	Ⓛ
Distribución aérea	Ⓛ
Barrido	Ⓛ
Instalación aparente	Ⓛ

TIPOS DE CIELORRASOS	
Loseta hormigón armado	Ⓛ
Desmontable	Ⓛ
Yeso	Ⓛ

- NOTAS:
- Se acondicionarán todos los tomas embutidos existentes y se agregarán los indicados.
 - En cada plaqueta se instalará un toma tres en línea y un schuko.
 - En Salas y locales con permanencia de niños, los tomacorrientes irán a 1,20m.
 - En oficina por cada puesto de trabajo se instalarán tres cajas: 2 tomacorrientes schuko, 2 modulares y 2 módulos R45.
 - Las bases de los tableros tendrán como mínimo 1,50m a nivel de piso terminado.

calle GARCÍA DE ZUÑIGA

calle JUAN ARTEAGA



I. N. A. U.
Departamento de Arquitectura
SERVICIO:
CAPI YUMALAY
Departamento de Montevideo
DIRECCION: García de Zúñiga 3695

ARQUITECTO: G. PADILLA / G. VENOSA / F. URSIC / MILEGLEN AYTE. ARQ.: PABLO GEROLAMI	TEC. SANITARIO: TEC. ELECTRICISTA: PLANO DE: ESQUEMA ELÉCTRICO PLANTA BAJA ARCHIVO: OBSERVACIONES: NO ES PLANO DE OBRA	LAMINA Nº: E01 ESCALA: 1/100 FECHA: AGO -2026
---	--	---