


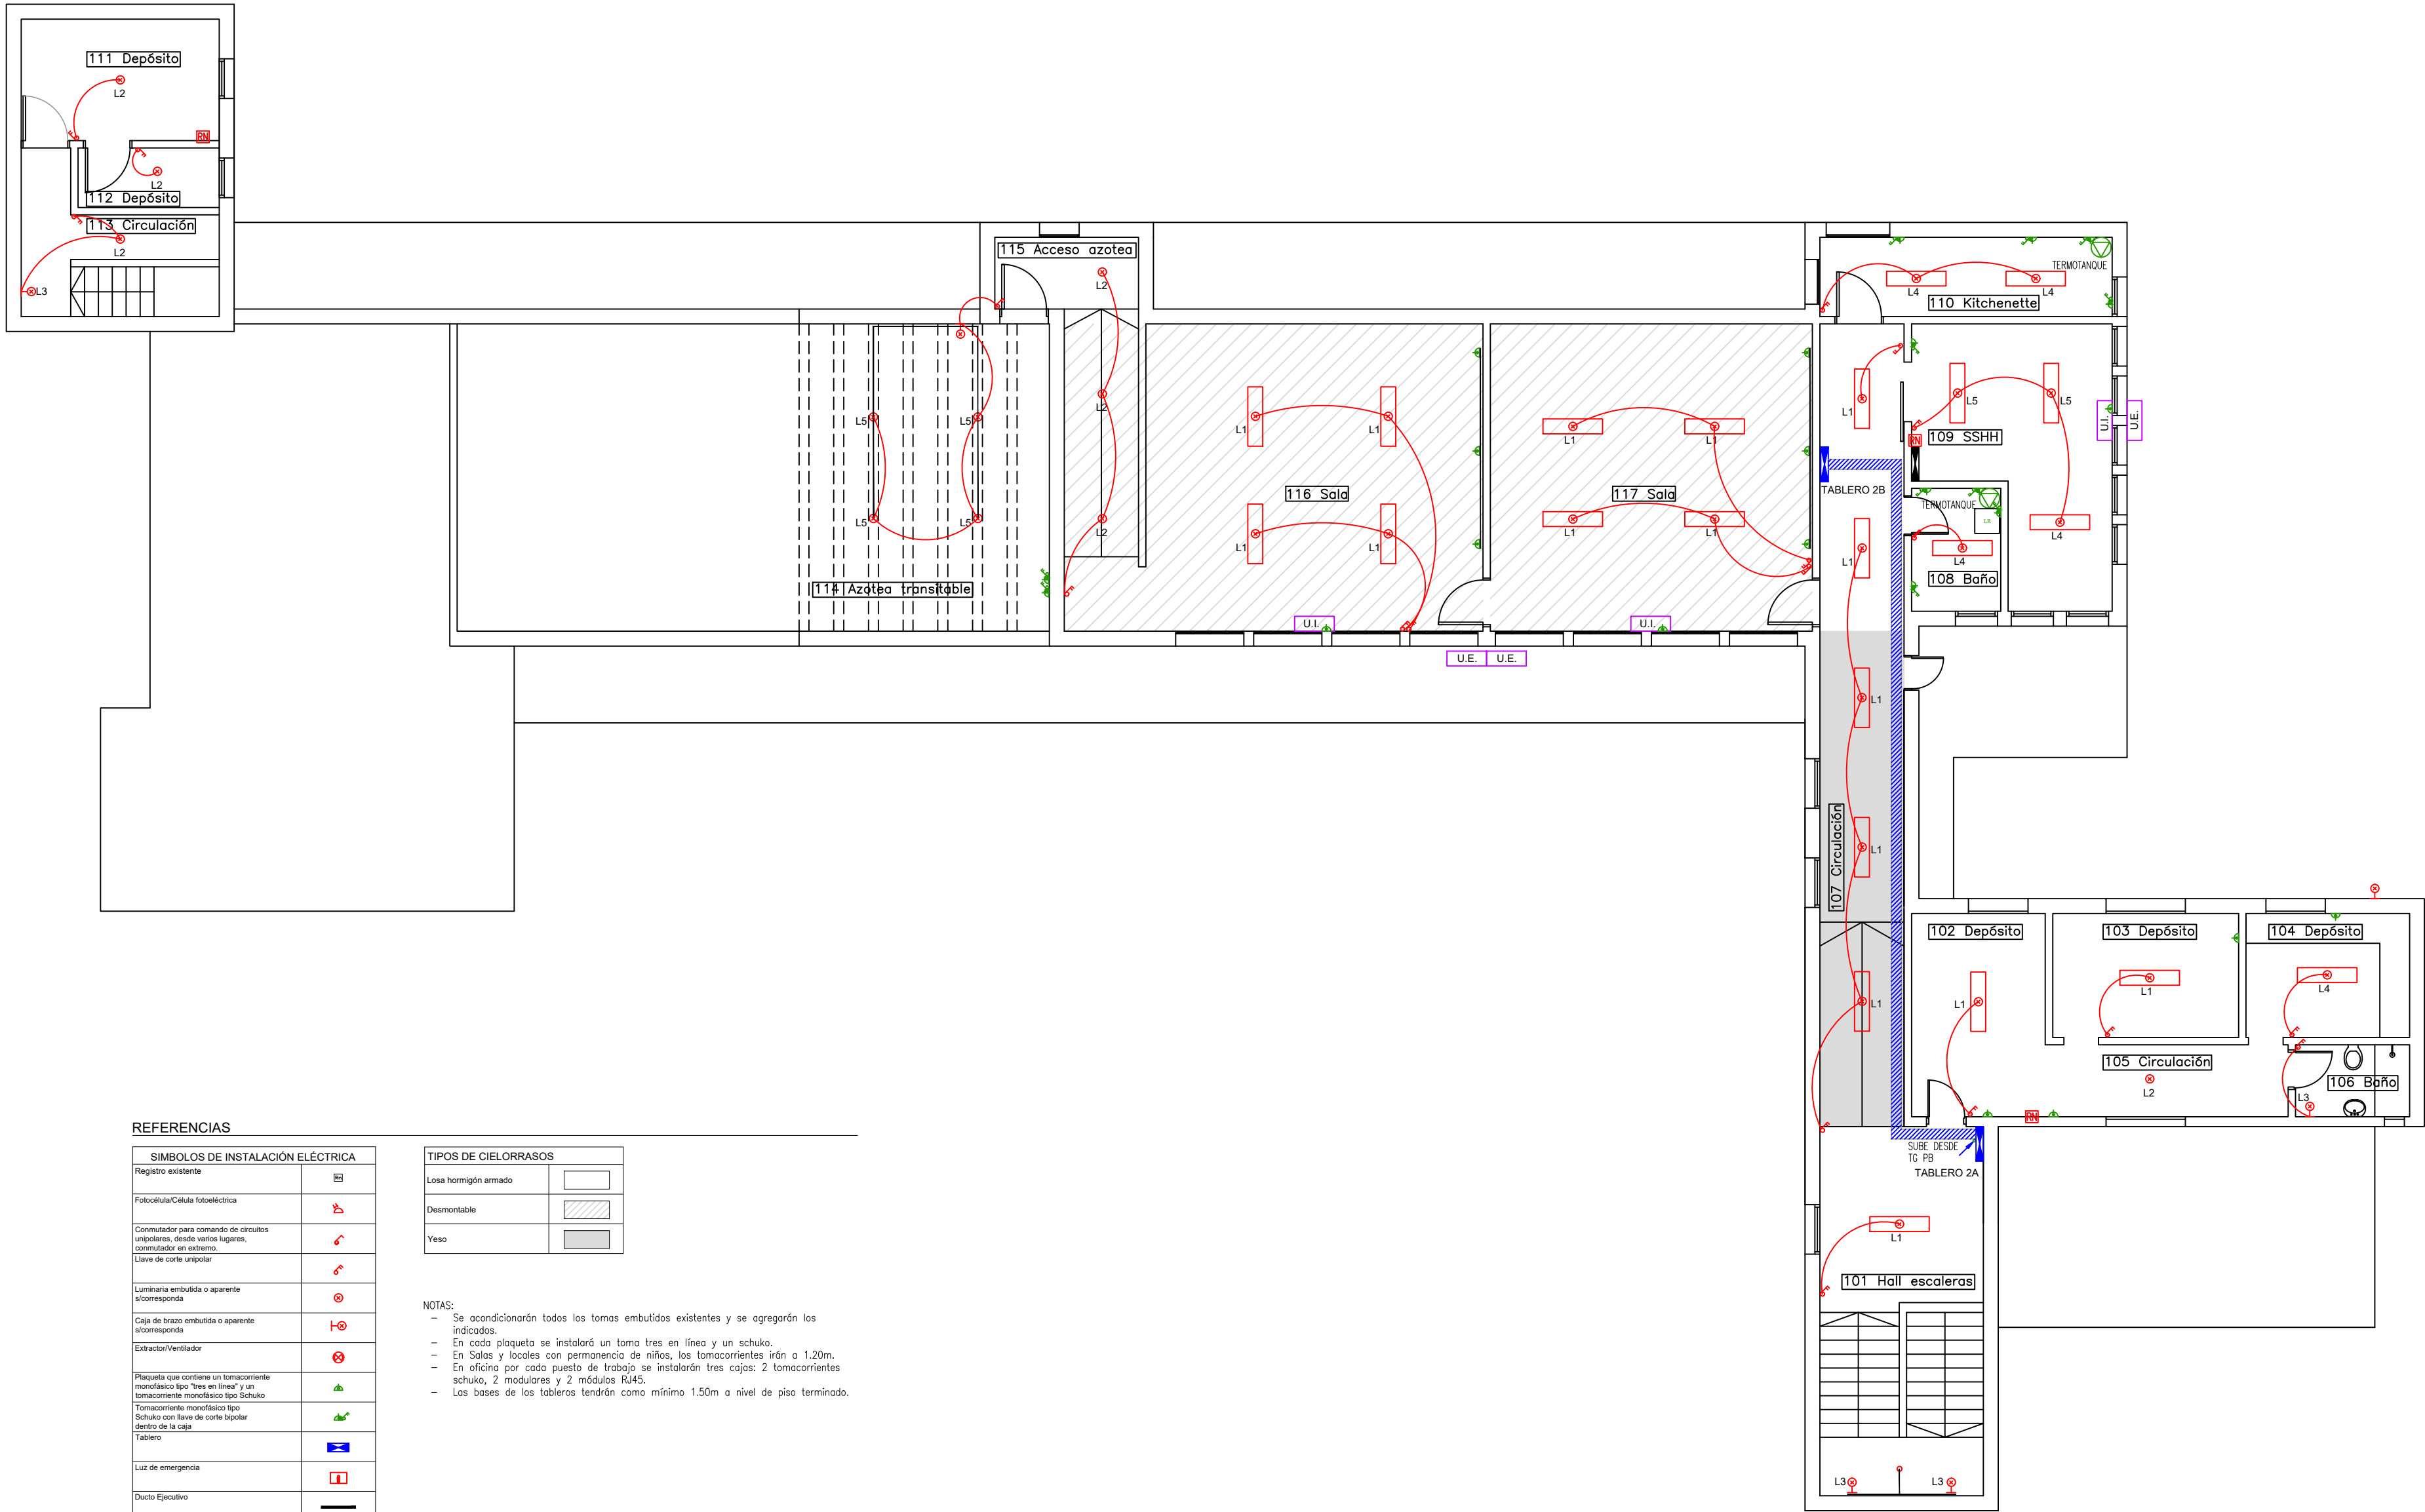

REFERENCIAS

SIMBOLOS DE INSTALACIÓN ELÉCTRICA	
Registro existente	
Fotocélula/Célula fotoeléctrica	
Commutador para comando de circuitos unipolares, desde varios lugares, commutador en extremo, llave de corte unipolar	
Luminaria embudida o aparente si corresponde	
Caja de braco embudida o aparente si corresponde	
Extractor/Ventilador	
Plaqueo que contiene un tomacorriente monofásico tipo "tres en línea" y un tomacorriente monofásico tipo Schuko	
Tomacorriente monofásico tipo Schuko con llave de corte bipolar dentro de la caja	
Tablero	
Luz de emergencia	
Ducto Epsulivo	
Distribución aérea	
Barroja	
Instalación aparente	

TIPOS DE CIELORRASOS	
Losa hormigón armado	
Desmontable	
Yeso	

- NOTAS:
- Se acondicionarán todos los tomas embudidos existentes y se agregarán los indicados.
 - En cada plaqueta se instalará un tomo tres en línea y un schuko.
 - En Salas y locales con permanencia de niños, los tomacorrientes irán a 1,20m.
 - En oficina por cada puesto de trabajo se instalarán tres cajas: 2 tomacorrientes schuko, 2 modulares y 2 módulos RJ45.
 - Las bases de los tableros tendrán como mínimo 1,50m a nivel de piso terminado.



I. N. A. U. Departamento de Arquitectura		ARQUITECTO: C.PABALLA / G.VENOSA / F.URSIC / M.LEGELEN	TEC. SANITARIO:	LAMINA Nº: E02
SERVICIO:	CAPÍ YUMALAY Departamento de Montevideo	AYTE. ARQ.: PABLO GEROLAMI	TEC. ELECTRICISTA:	
DIRECCION:	García de Zúñiga 3695	PLANO DE:	ESQUEMA ELÉCTRICO PLANTA ALTA	ESCALA: 1/100
		ARCHIVO:		FECHA: AGO -2026
		OBSERVACIONES:	NO ES PLANO DE OBRA	